


10-43-10 分流式(汚水)

和田川汚水線下水管布設工事

数量表		
管長 NO.0 MH	L= 249.31 (推進管)	δ= 246.86
BC.1	973.2431	998.4766
IP.1	940.0535	997.3729
EC.1	912.8079	1016.3584
BC.2	826.1941	1076.7914
IP.2	812.7914	1086.1154
EC.2	804.9107	1100.4145
NO.3 別添 立券	804.7317	1100.7436

測点	X	Y
管長 NO.0 MH	1020.2910	1000.0000
BC.1	973.2431	998.4766
IP.1	940.0535	997.3729
EC.1	912.8079	1016.3584
BC.2	826.1941	1076.7914
IP.2	812.7914	1086.1154
EC.2	804.9107	1100.4145
NO.3 別添 立券	804.7317	1100.7436

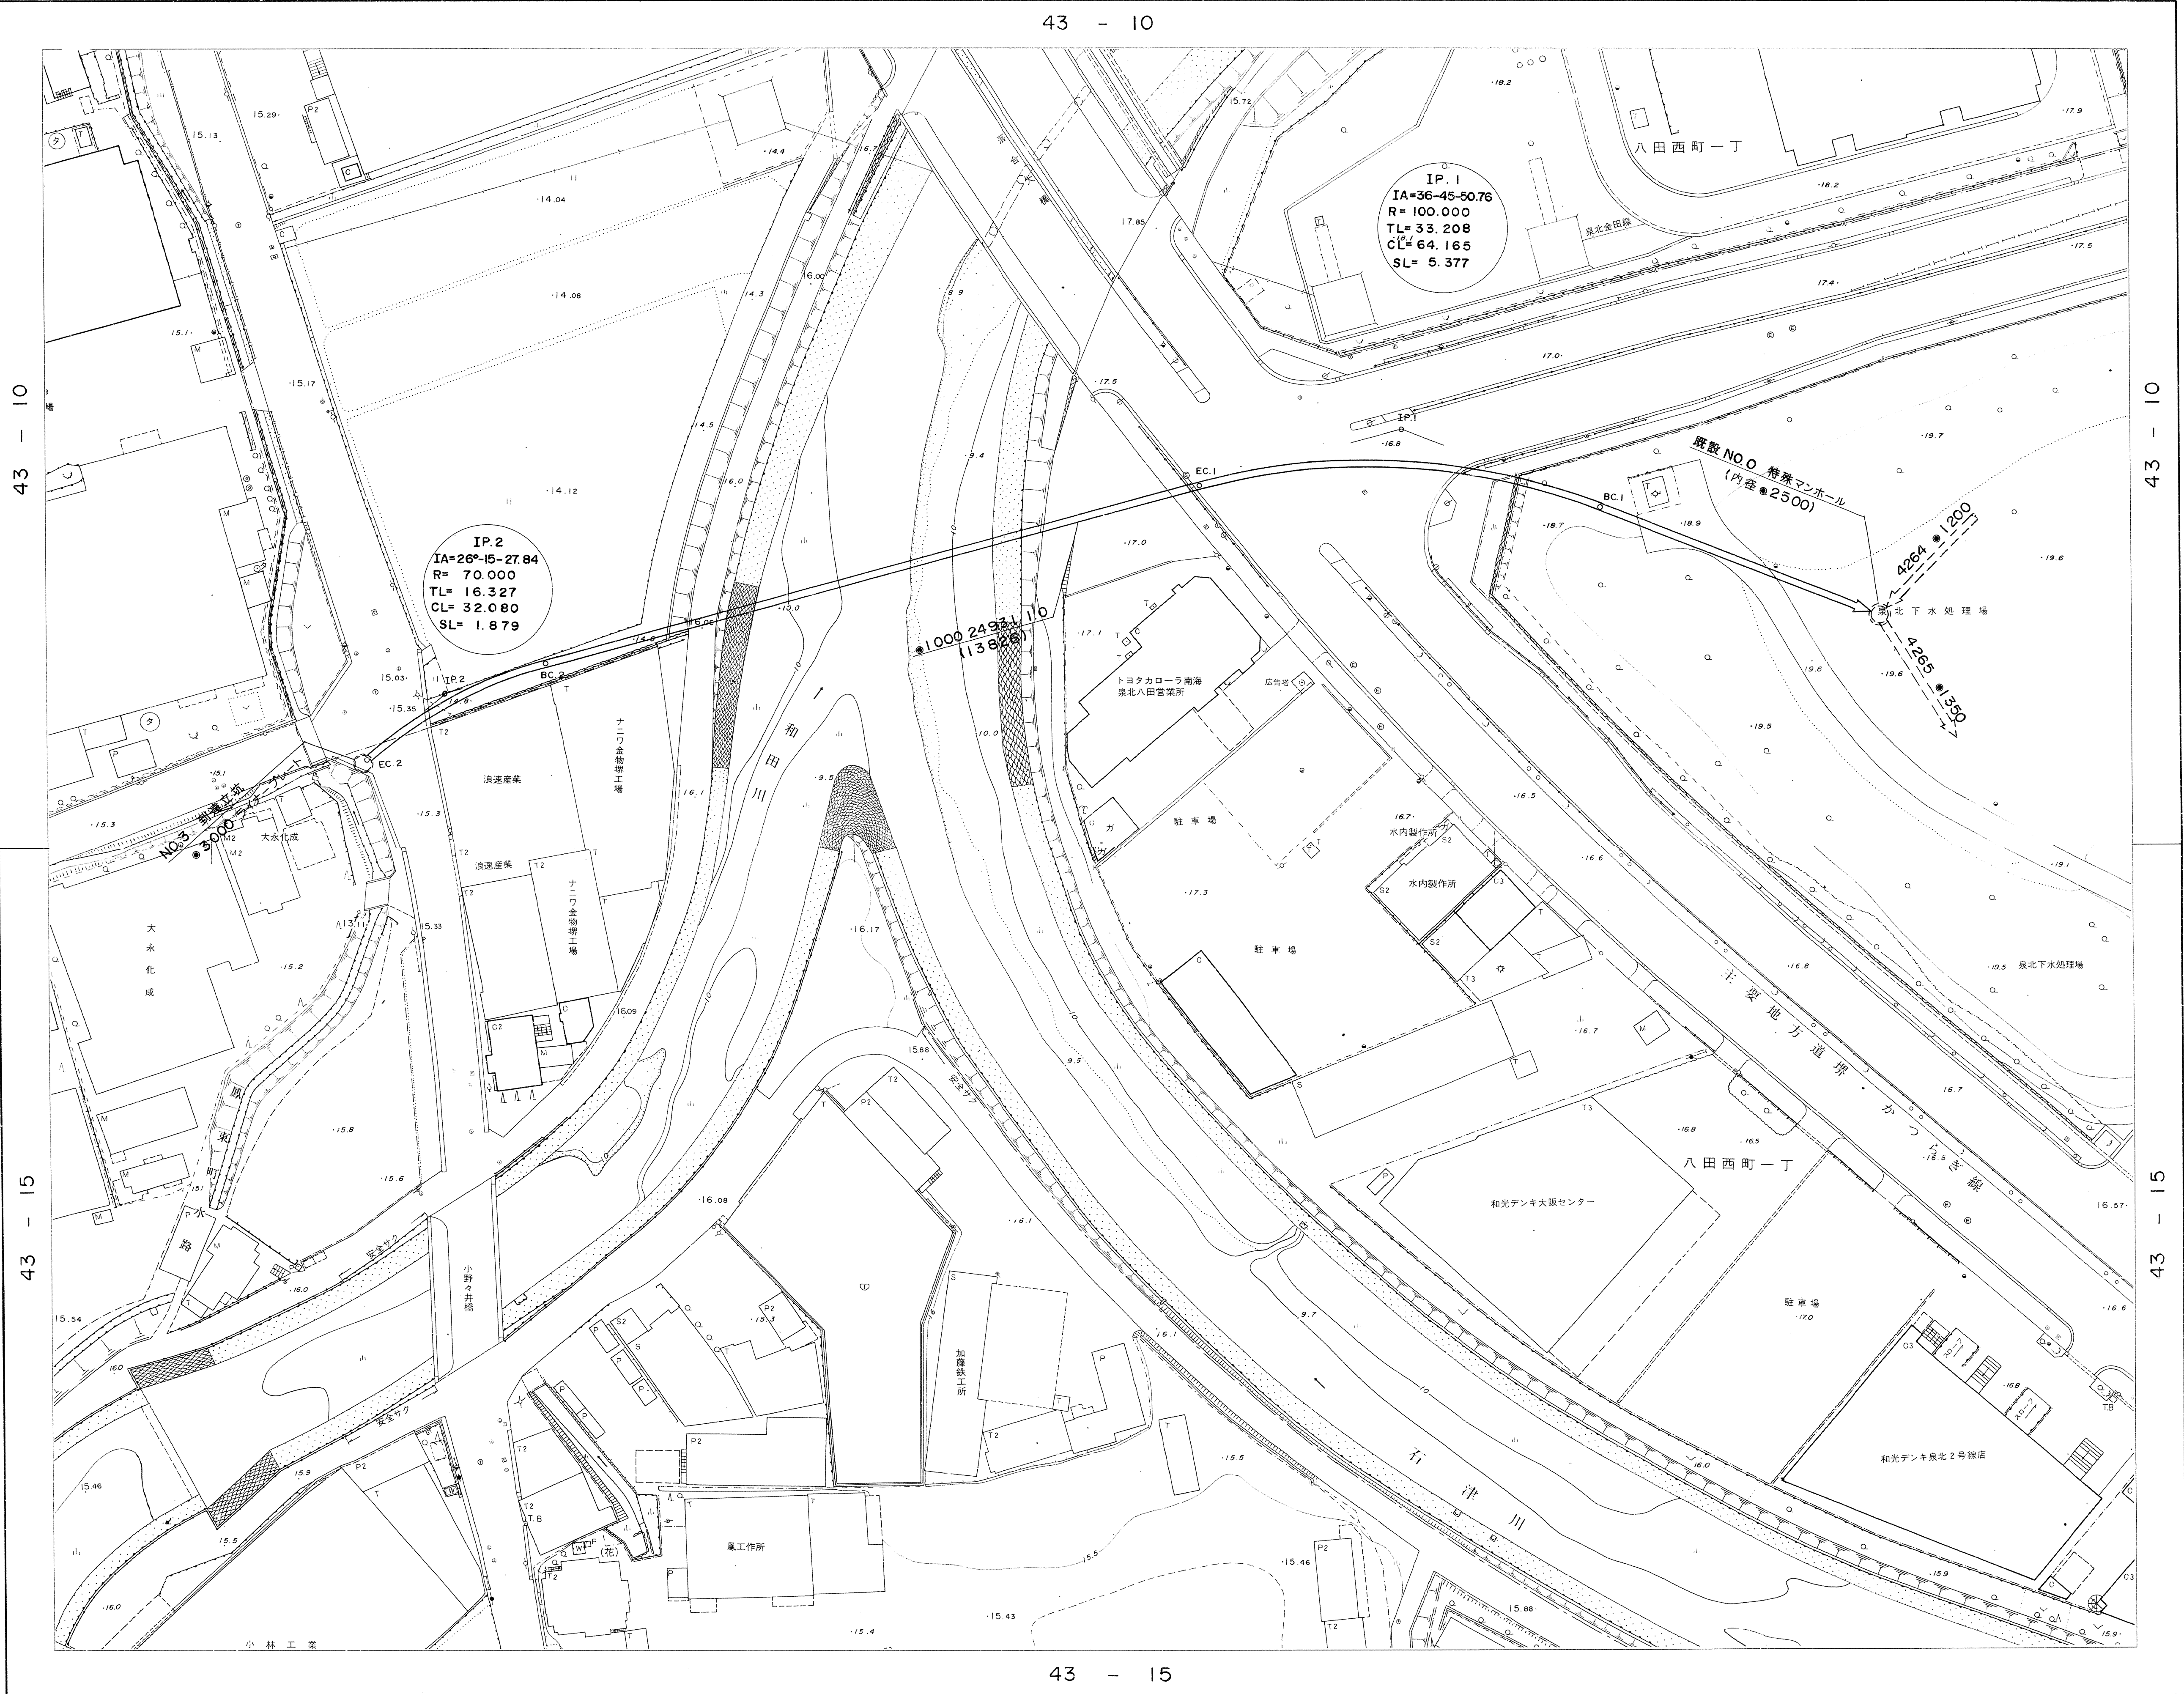

43	-	10
43	-	15

凡 例

管 渠

汚水管 ←

雨水管 —

形状 寸法(mm) 区間距離(m) 勾配(%)
●300 23.15 5.3 (S)

マンホール

A 型 ○

B型~G型 □~G

組立マンホール ①~④

ランプホール付 ⊗

副管付 →

トップ —●●○

No.3マンホール番号

形状 寸法(mm) 取付管距離(m) 追加距離(m)
●200 1.47 10.12


形状寸法の記入のないものは ●150mm

工事名	図面番号
和田川汚水線 下水管布設工事	1
図 種	縮 尺
平面図 (汚水)	1/500
課 長	課長代理 係 長 係 員
作成 平成11年3月 堺市下水道部	

10-43-10 分流式(汚水)

縮尺	縦	横
1/200	1/1000	

(内径●2500)
既設NO.0 特殊マンホール
4265●1350 OP+4.590へ流出

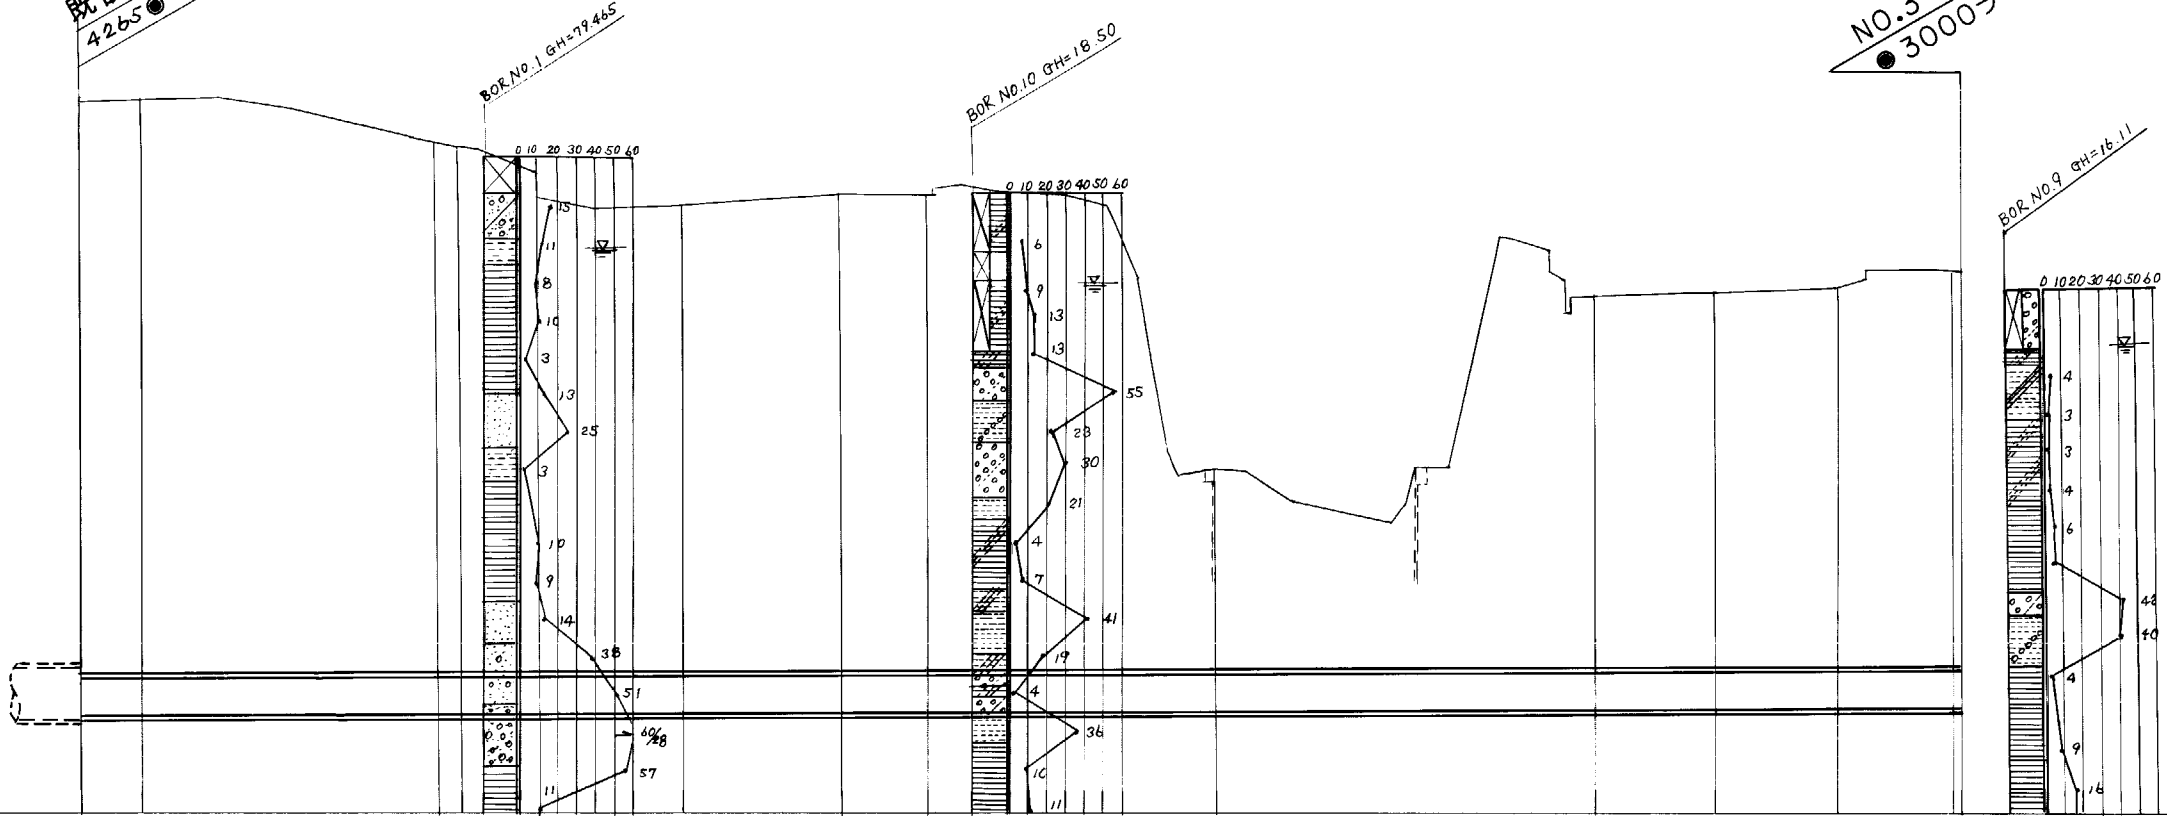

O.P.+1.000

管種断面 mm	●1000	t=100	(HP管 推進工)
管 番 号		13826	
流速 m/s		0.979	
流量 m³/s		0.7692	
勾配 ‰		1.0	
布設実長 m		246.86	

管 上 被	地 盤 高	管 底 高	管 底 深	追 加 距離	早 距
m	m	m	m	m	m
9.00 1.25	4.590 20.909 15.107	14.207 4.702	0.00 1.25	0.00 1.25	0.00 1.25
6.65	7.90 16.213 4.711 20.984 15.113	16.213 4.711	7.90 16.213	7.90 16.213	6.65
39.17 2.93	47.07 50.00 15.138 4.756 19.894 14.038 19.750 13.893	15.138 4.756	47.07 50.00	47.07 50.00	39.17 2.93
29.15	79.15 13.351 4.772 18.123 12.251	13.351 4.772	79.15 13.351	79.15 13.351	29.15
20.85	100.00 13.677 4.808 18.485 12.577	13.677 4.808	100.00 13.677	100.00 13.677	20.85
11.24	111.24 13.669 4.815 18.484 12.569	13.669 4.815	111.24 13.669	111.24 13.669	11.24
38.76	150.00 6.363 4.847 11.210 5.263	6.363 4.847	150.00 6.363	150.00 6.363	38.76
50.00	200.00 10.968 4.883 15.851 9.868	10.968 4.883	200.00 10.968	200.00 10.968	50.00
16.85	216.85 11.048 4.892 15.940 9.948	11.048 4.892	216.85 11.048	216.85 11.048	16.85
16.04	232.89 11.200 4.910 16.110 10.100	11.200 4.910	232.89 11.200	232.89 11.200	16.04
15.22 1.20	248.11 249.31 16.530 10.489 16.522	16.530 10.489	248.11 249.31	248.11 249.31	15.22 1.20

担当者	工事名
杉山重美	和田川汚水線下水管布設工事
11年3月 日	

使用BM
標石番号
NO.47(TB327)
市立八田寺町
市立八田荘小学校
OP+31.8811

課長	課長代理	係長	係員