



## システム・ネットワーク構成図

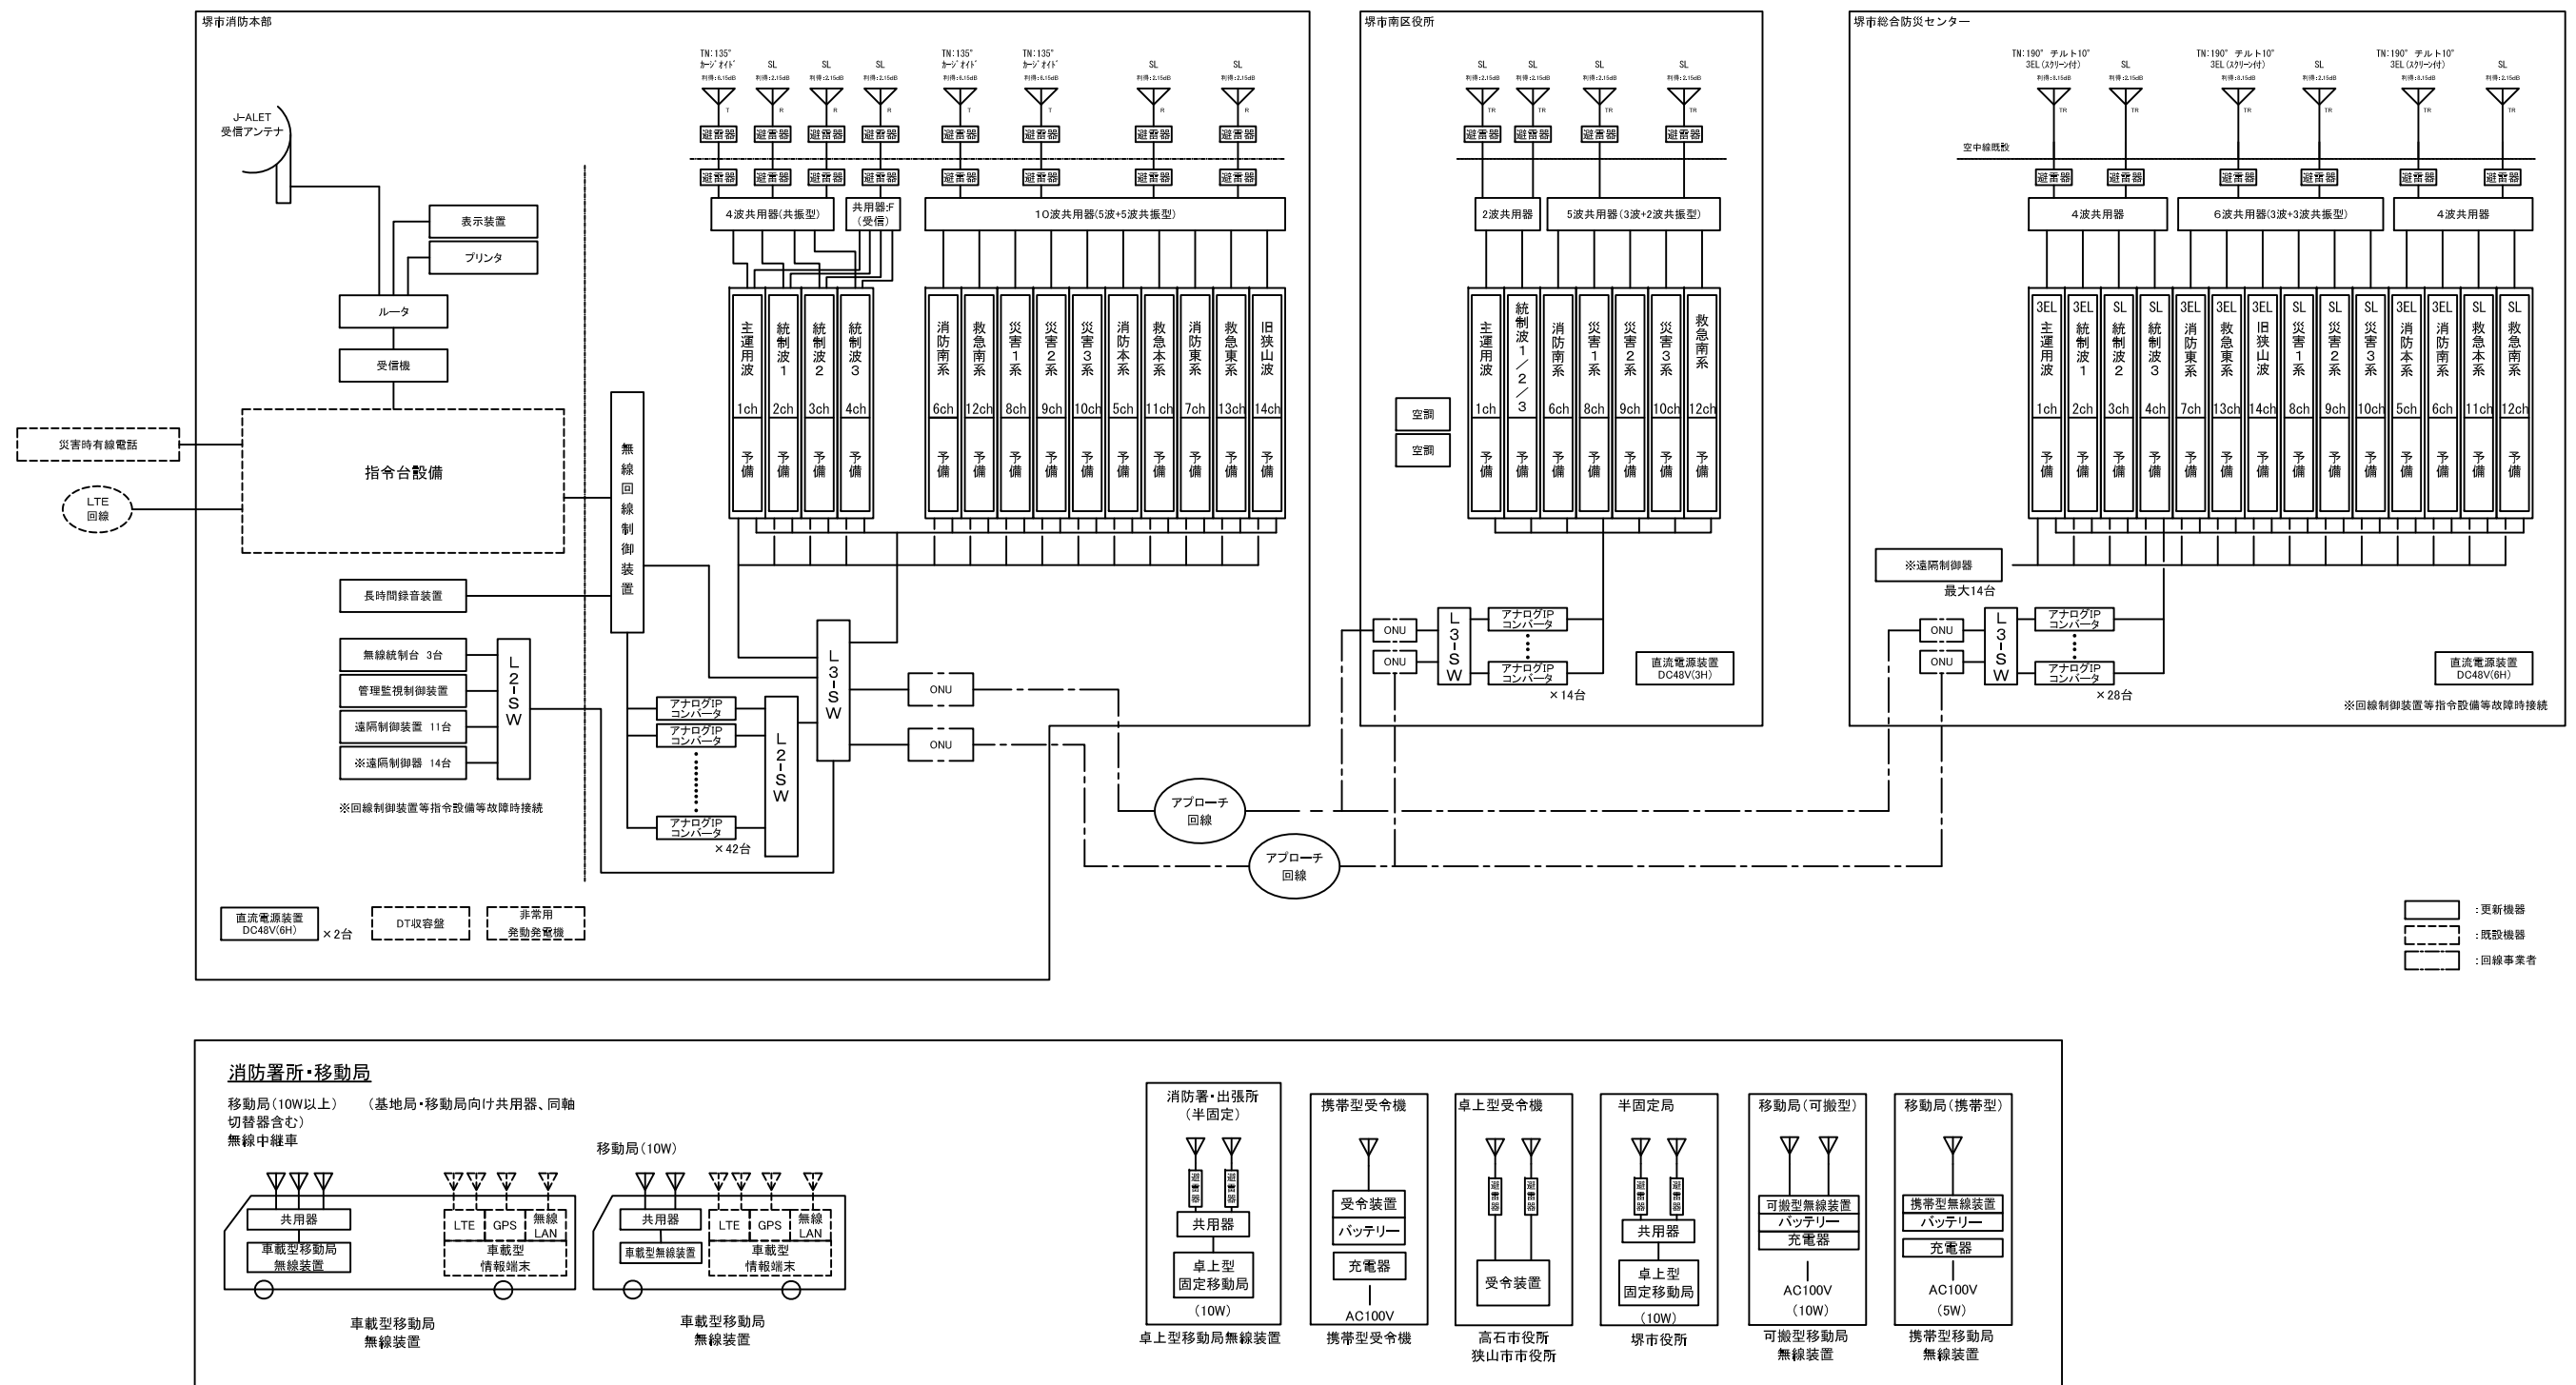

版	年月日	設変番号	変 更 事 項		承認	発注者 堺市消防局		名称 消防救急デジタル無線設備更新業務		 <b>ビーム計画設計株式会社</b> Beam Planning Corporation	設計	奥田	年月日	2025. 06
						担当係長 担当		図名 システム・ネットワーク系統図 縮尺 N. S			検図	山村	年月日	2025. 06
											承認	牛田	年月日	2025. 06
											図番		00-01	