




木板機器配置参考図


番号	機器名称	備考
①	19インチラック	流用
	回線伝送装置（東基地 現用1予備1）	撤去
	回線伝送装置（東基地 現用2予備2）	撤去
	回線伝送装置（東基地 現用3予備3）	撤去
	回線伝送装置（東基地 現用4予備4）	撤去
	光成端箱・ONU x2（回線事業者）	新設
	L3-SW	新設
	7+04 IPコンバ-タ x28	新設
	DC-ACインバータ（1kW）	新設
②	空中線共用器（4波）	更新
③	空中線共用器（6波）	更新
④	空中線共用器（狭山系）	撤去
⑤	同軸避雷器（狭山用x2 撤去）	更新
⑥	基地局無線装置（東基地統制波1）	更新
⑦	基地局無線装置（東基地統制波2）	更新
⑧	基地局無線装置（東基地統制波3）	更新
⑨	基地局無線装置（東基地主運用波）	更新
⑩	基地局無線装置（東基地大阪狭山系）	撤去
⑪	基地局無線装置（東基地災害1系）	更新
⑫	基地局無線装置（東基地災害2系）	更新
⑬	基地局無線装置（東基地災害3系）	更新
⑭	基地局無線装置（東基地旧狭山波）	新設
⑮	基地局無線装置（東基地消防東系）	更新
⑯	基地局無線装置（東基地救急東系）	更新
⑰	基地局無線装置（東基地消防本部系）	更新
⑱	基地局無線装置（東基地消防南系）	更新
⑲	基地局無線装置（東基地救急本部系）	更新
⑳	基地局無線装置（東基地救急南系）	更新
㉑	直流電源装置（整流部）	更新
㉒	直流電源装置（蓄電池部）	更新
㉓	直流分電盤	流用
㉔	中継端子盤	流用

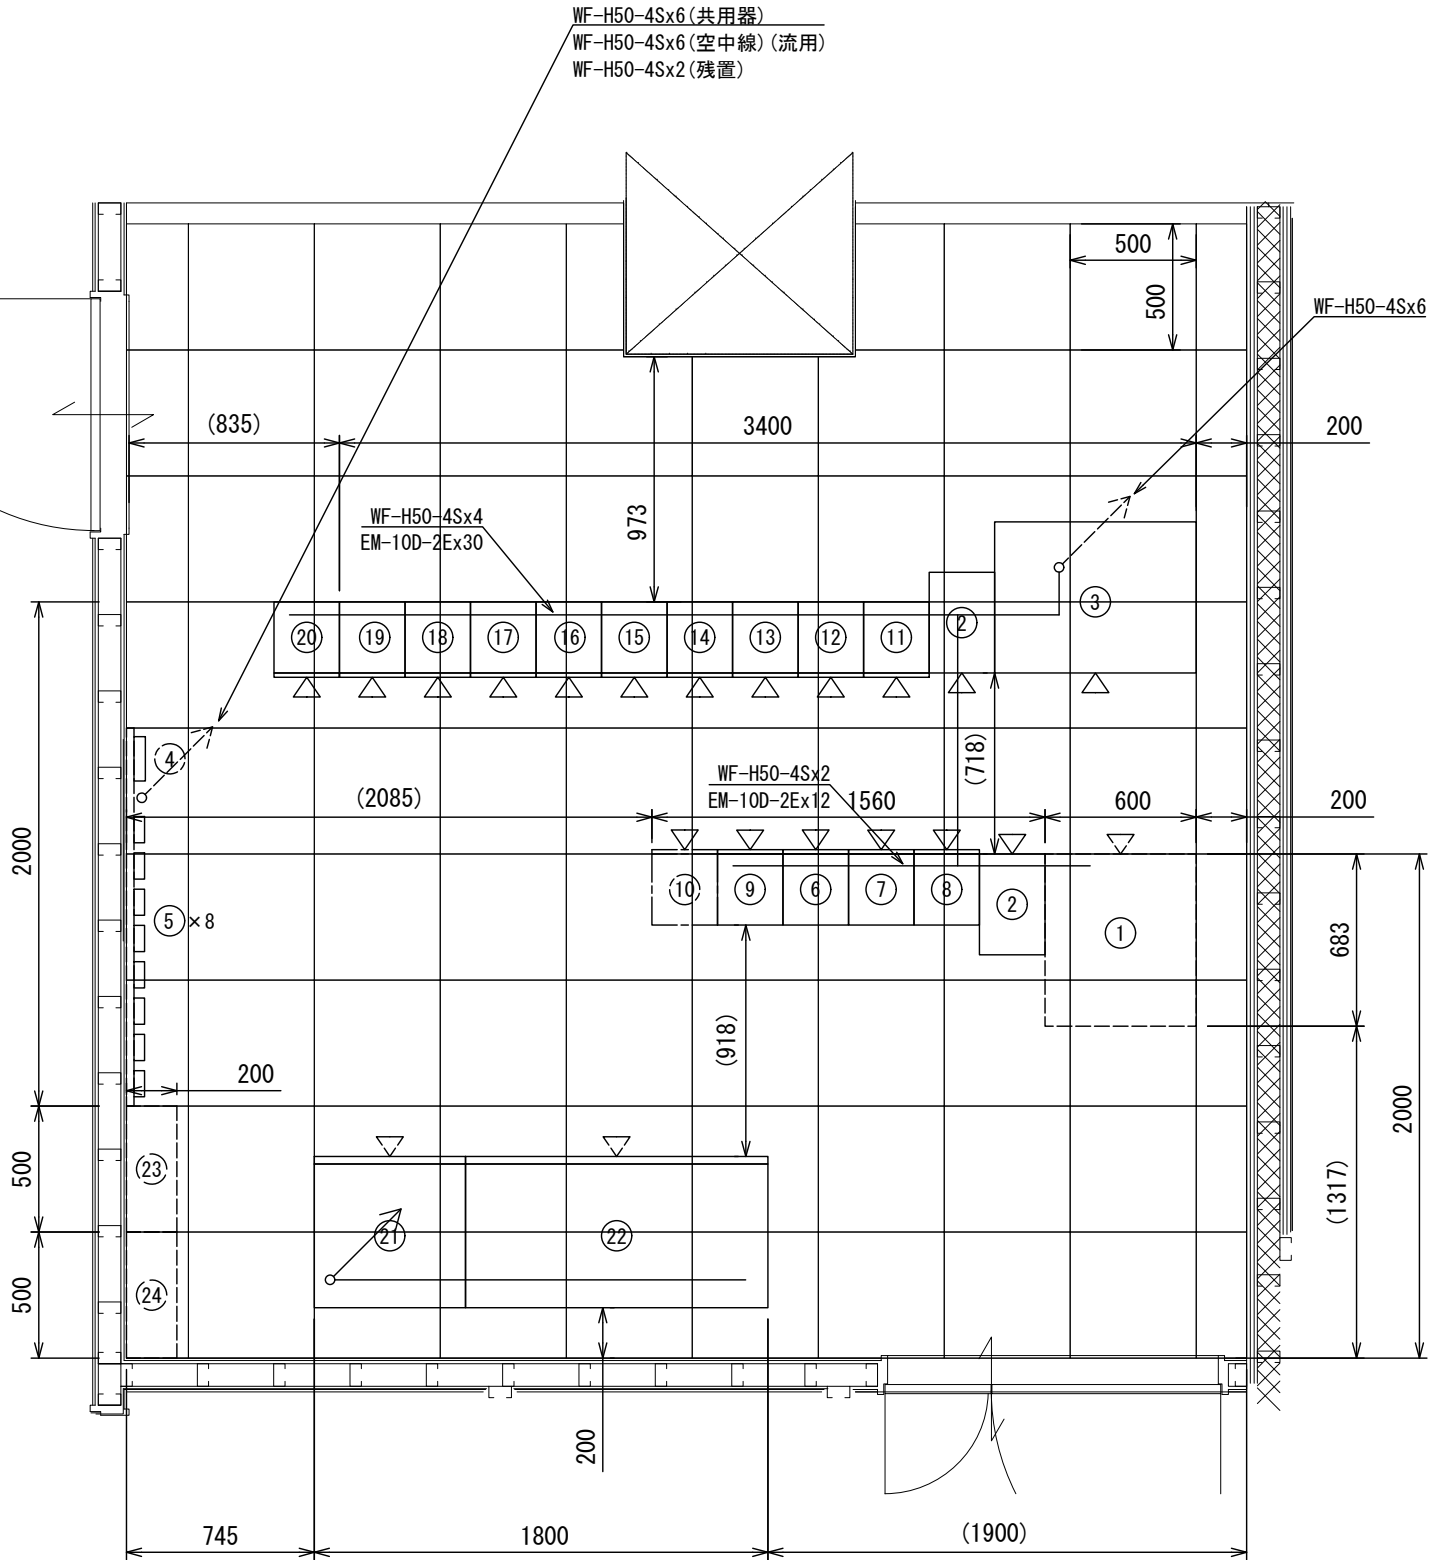

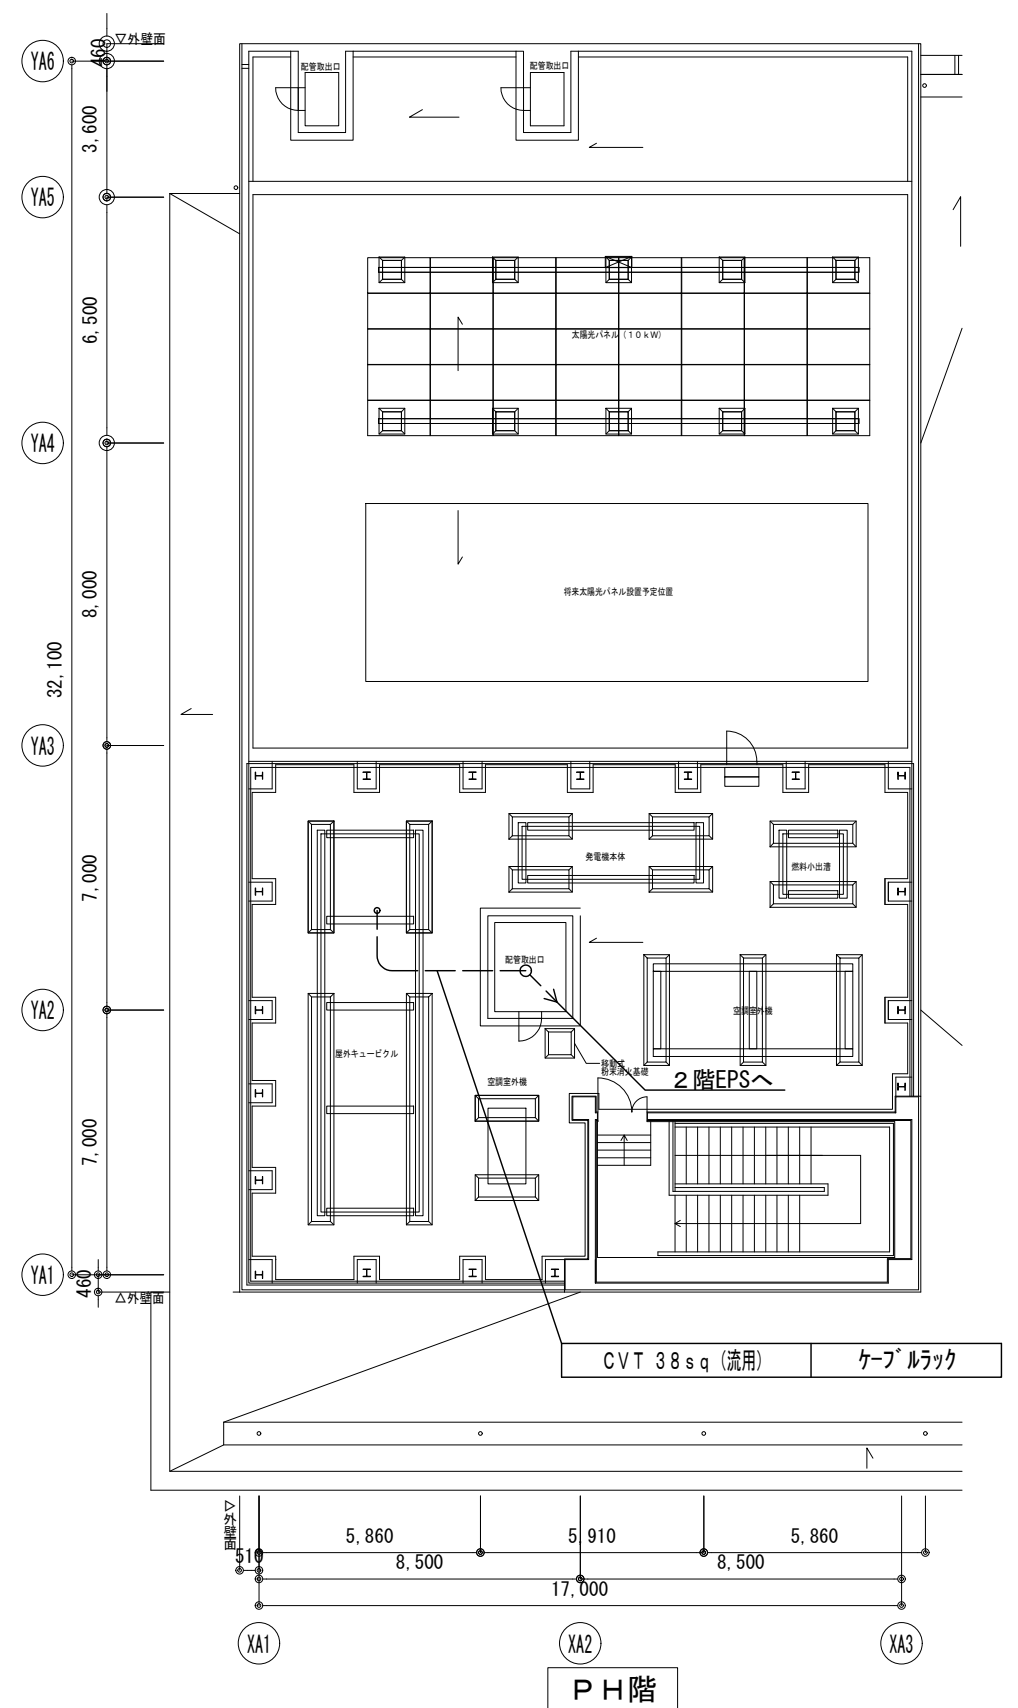

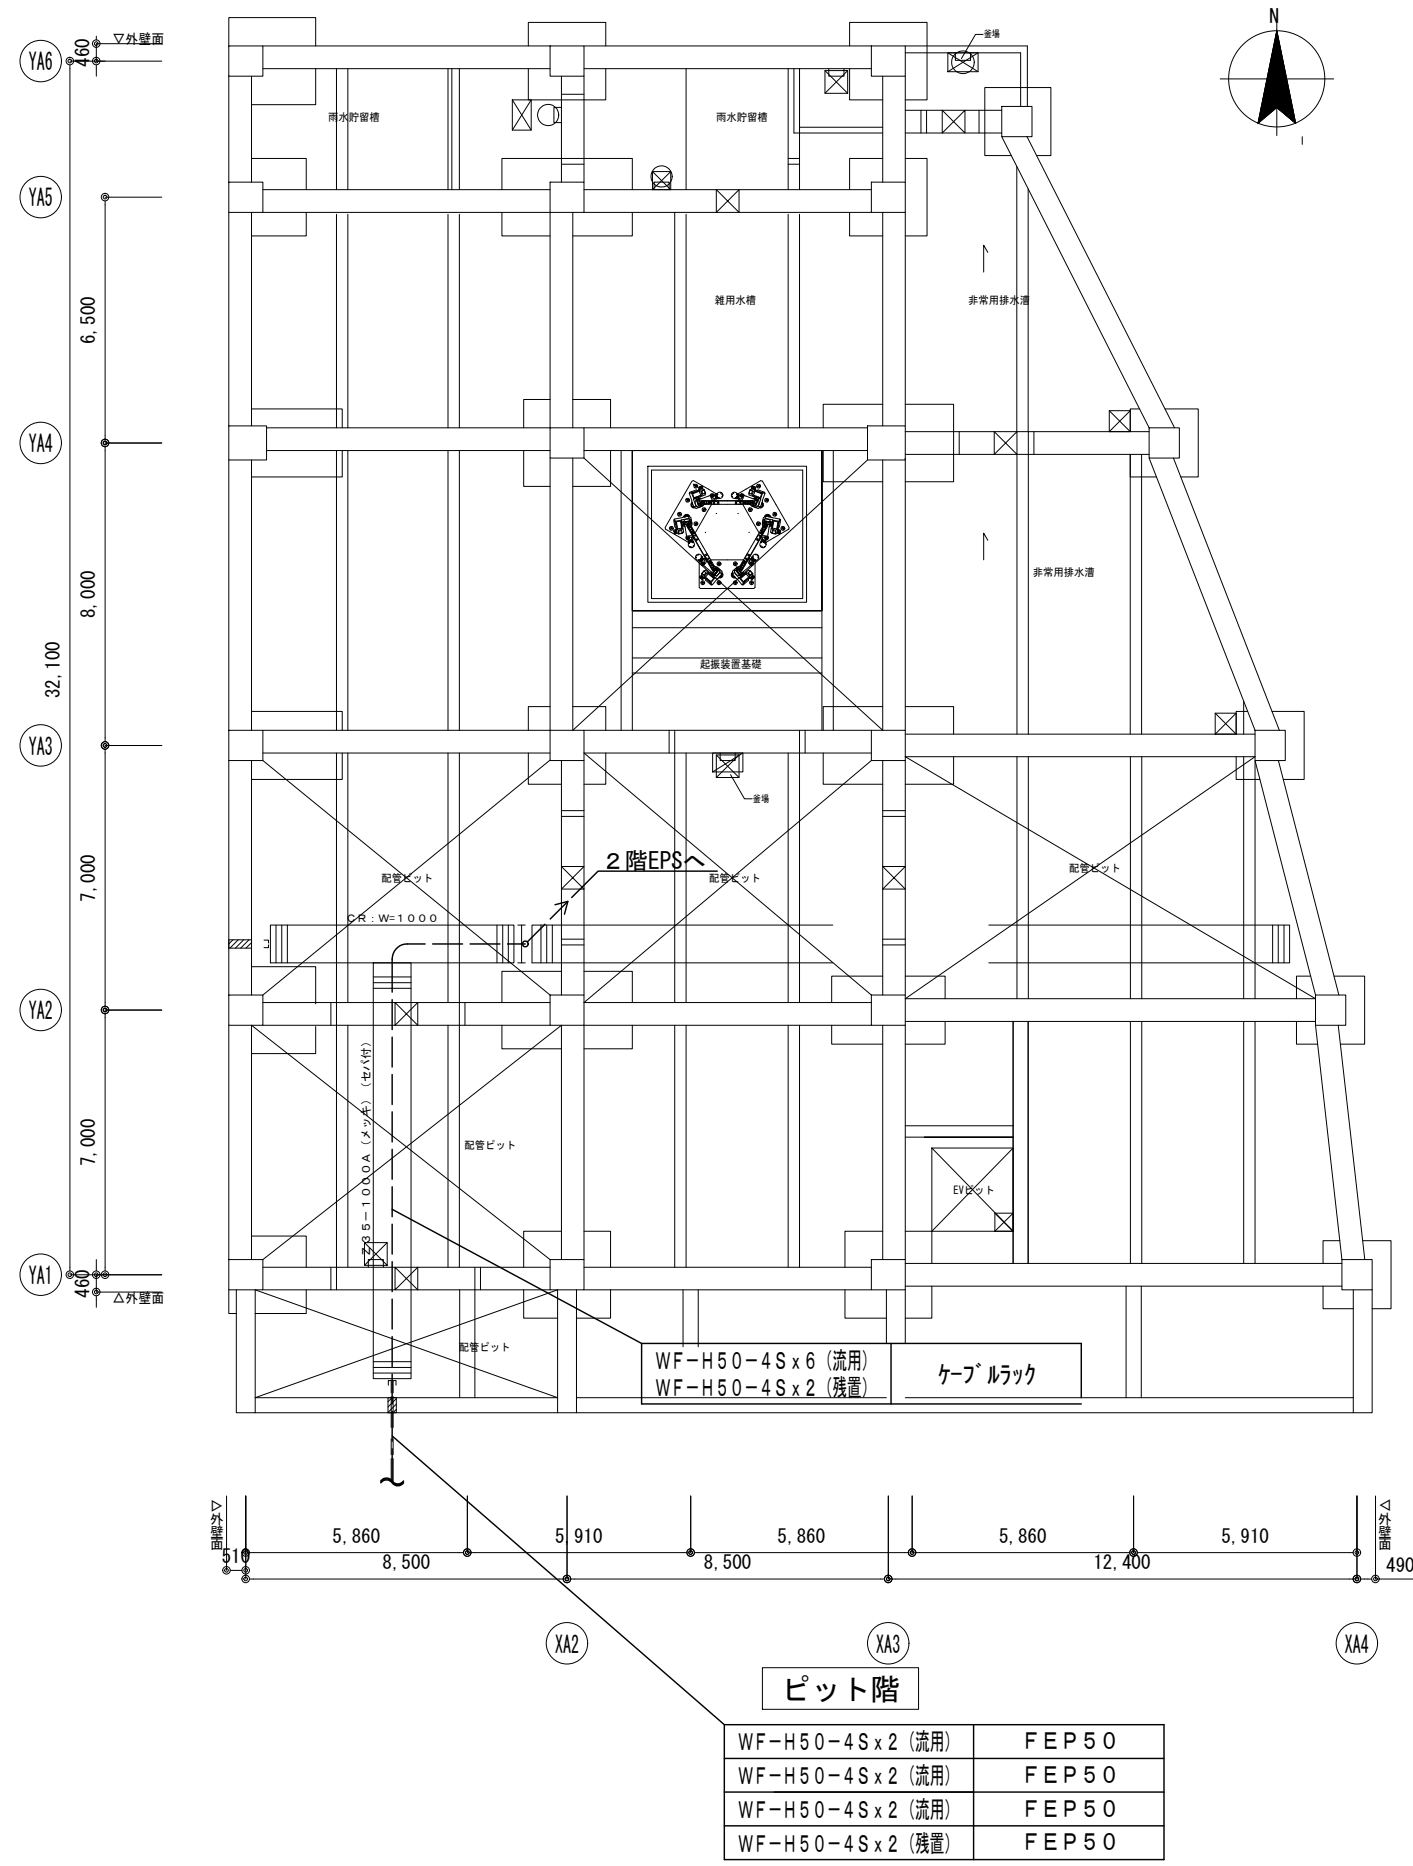

版	年月日	設変番号	変 更 事 項	承認	発注者	名称	図名	縮尺	設計	奥田	年月日	2025.06
					堺市消防局	消防救急デジタル無線設備更新業務	防災センター 管理棟ピット階平面図 PH階平面図	1/200	検図	山村	年月日	2025.06
					担当係長	担当			承認	牛田	年月日	2025.06
									図番			02-04

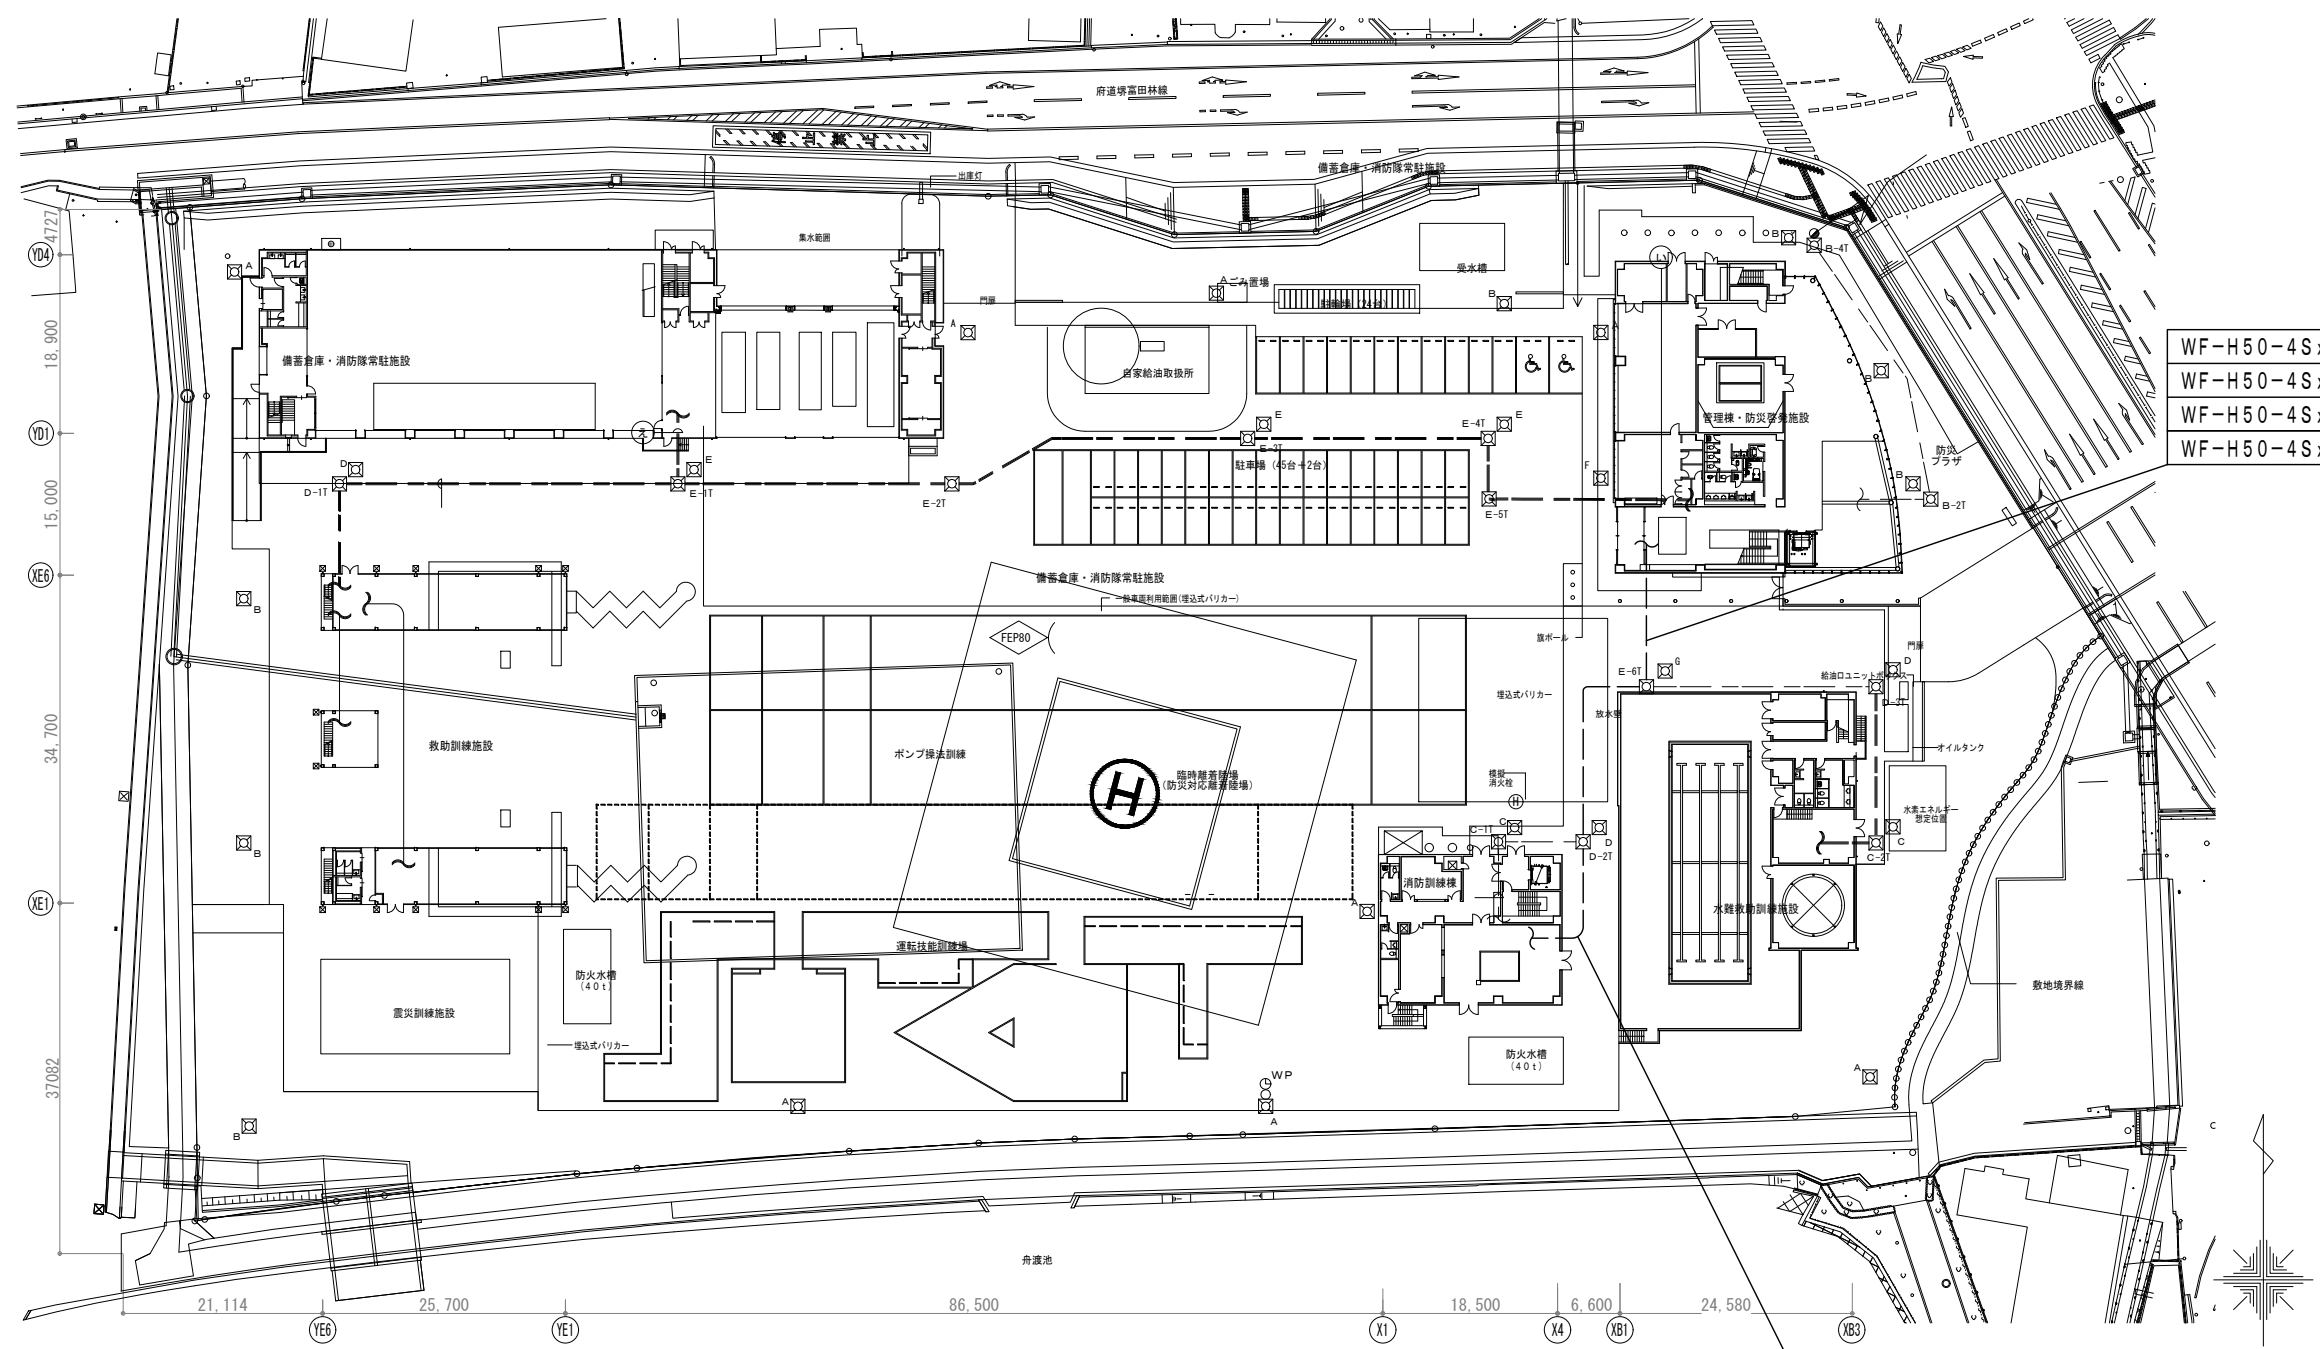




WF-H50-4Sx2 (流用)	FEP50
WF-H50-4Sx2 (流用)	FEP50
WF-H50-4Sx2 (流用)	FEP50
WF-H50-4Sx2 (残置)	FEP50


WF-H50-4Sx3 (流用)	FEP80
WF-H50-4Sx3 (流用)	FEP80
WF-H50-4Sx2 (残置)	FEP80


版	年月日	設変番号	変更事項	承認	発注者	名称	図名	縮尺	設計	奥田	年月日	2025.06
					堺市消防局	消防救急デジタル無線設備更新業務	図名	縮尺	検図	山村	年月日	2025.06
					担当係長	担当	防災センター 敷地平面図 埋設管路図	1/800	承認	牛田	年月日	2025.06
									図番			02-05



 
ビーム計画設計株式会社  
Beam Planning Corporation

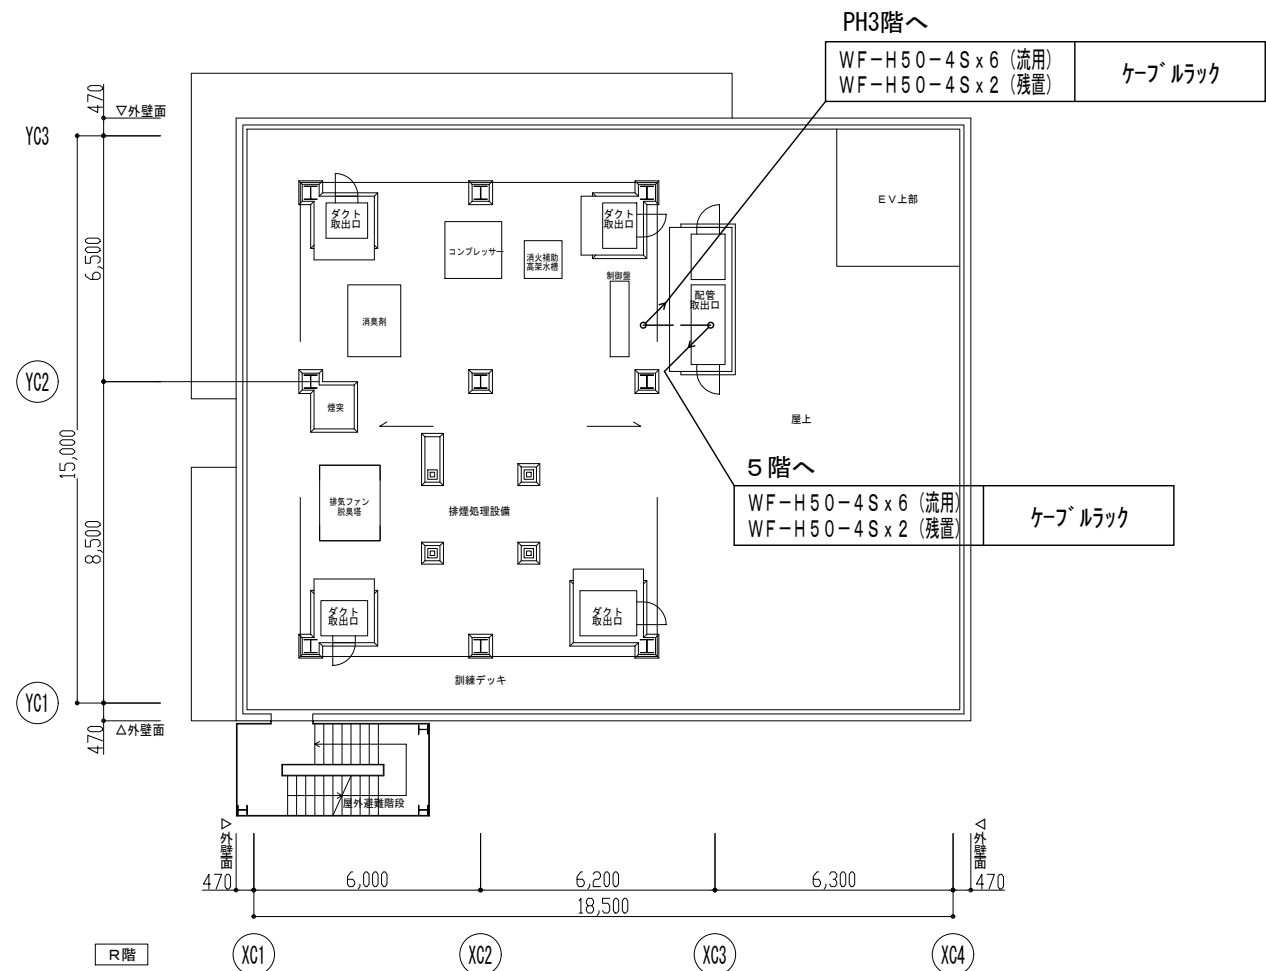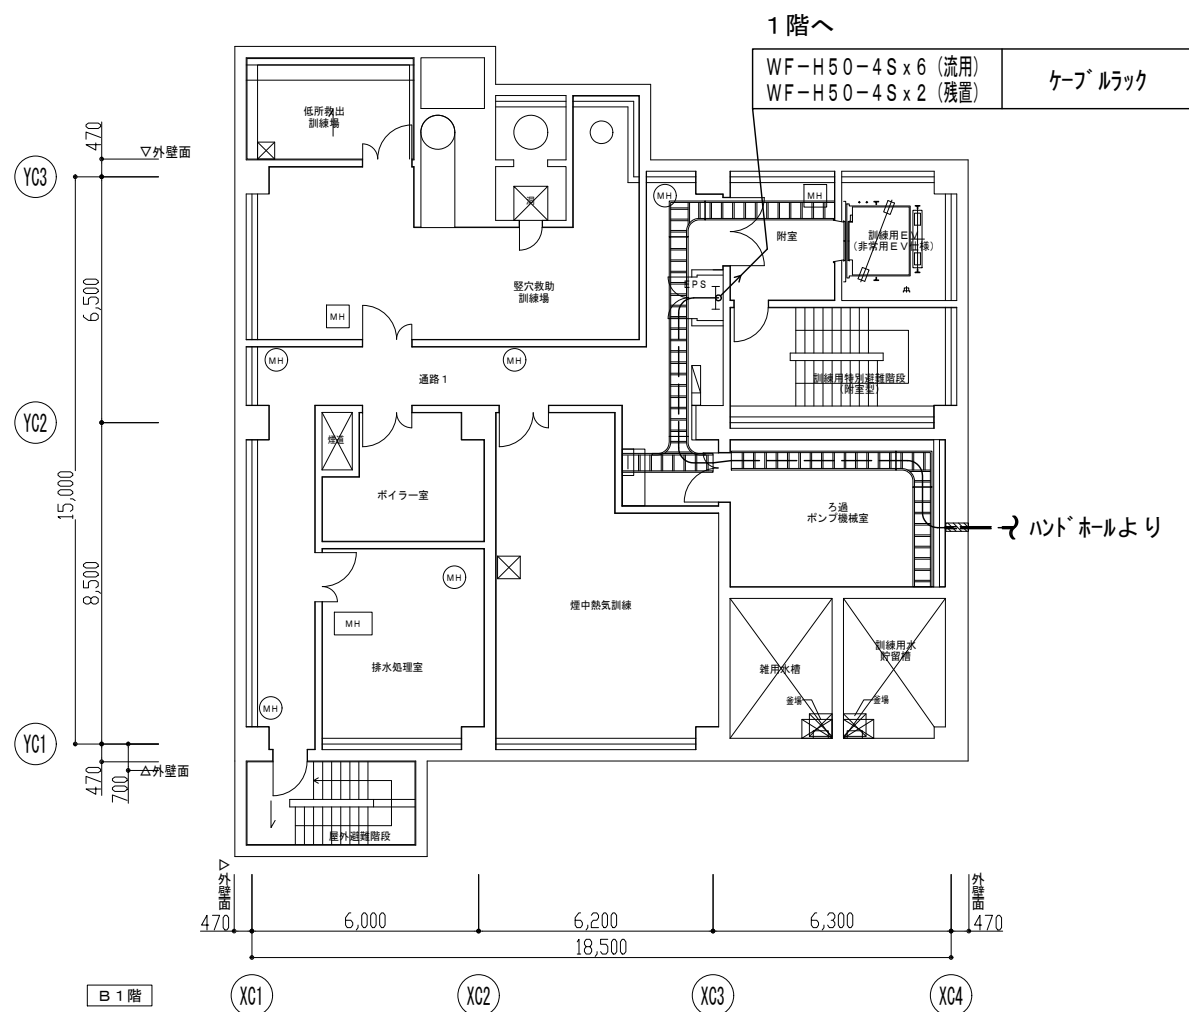


版	年月日	設変番号	変 更 事 項				承認	発注者 堺市消防局				名称 消防救急デジタル無線設備更新業務				 <b>ビーム計画設計株式会社</b> Beam Planning Corporation	設計	奥田	年月日	2025.06
								担当係長 担当				図名 防災センター 訓練棟 B 1 階・屋上階平面図		縮尺 1/200			検図	山村	年月日	2025.06
																	承認	牛田	年月日	2025.06
																	図番		02-06	

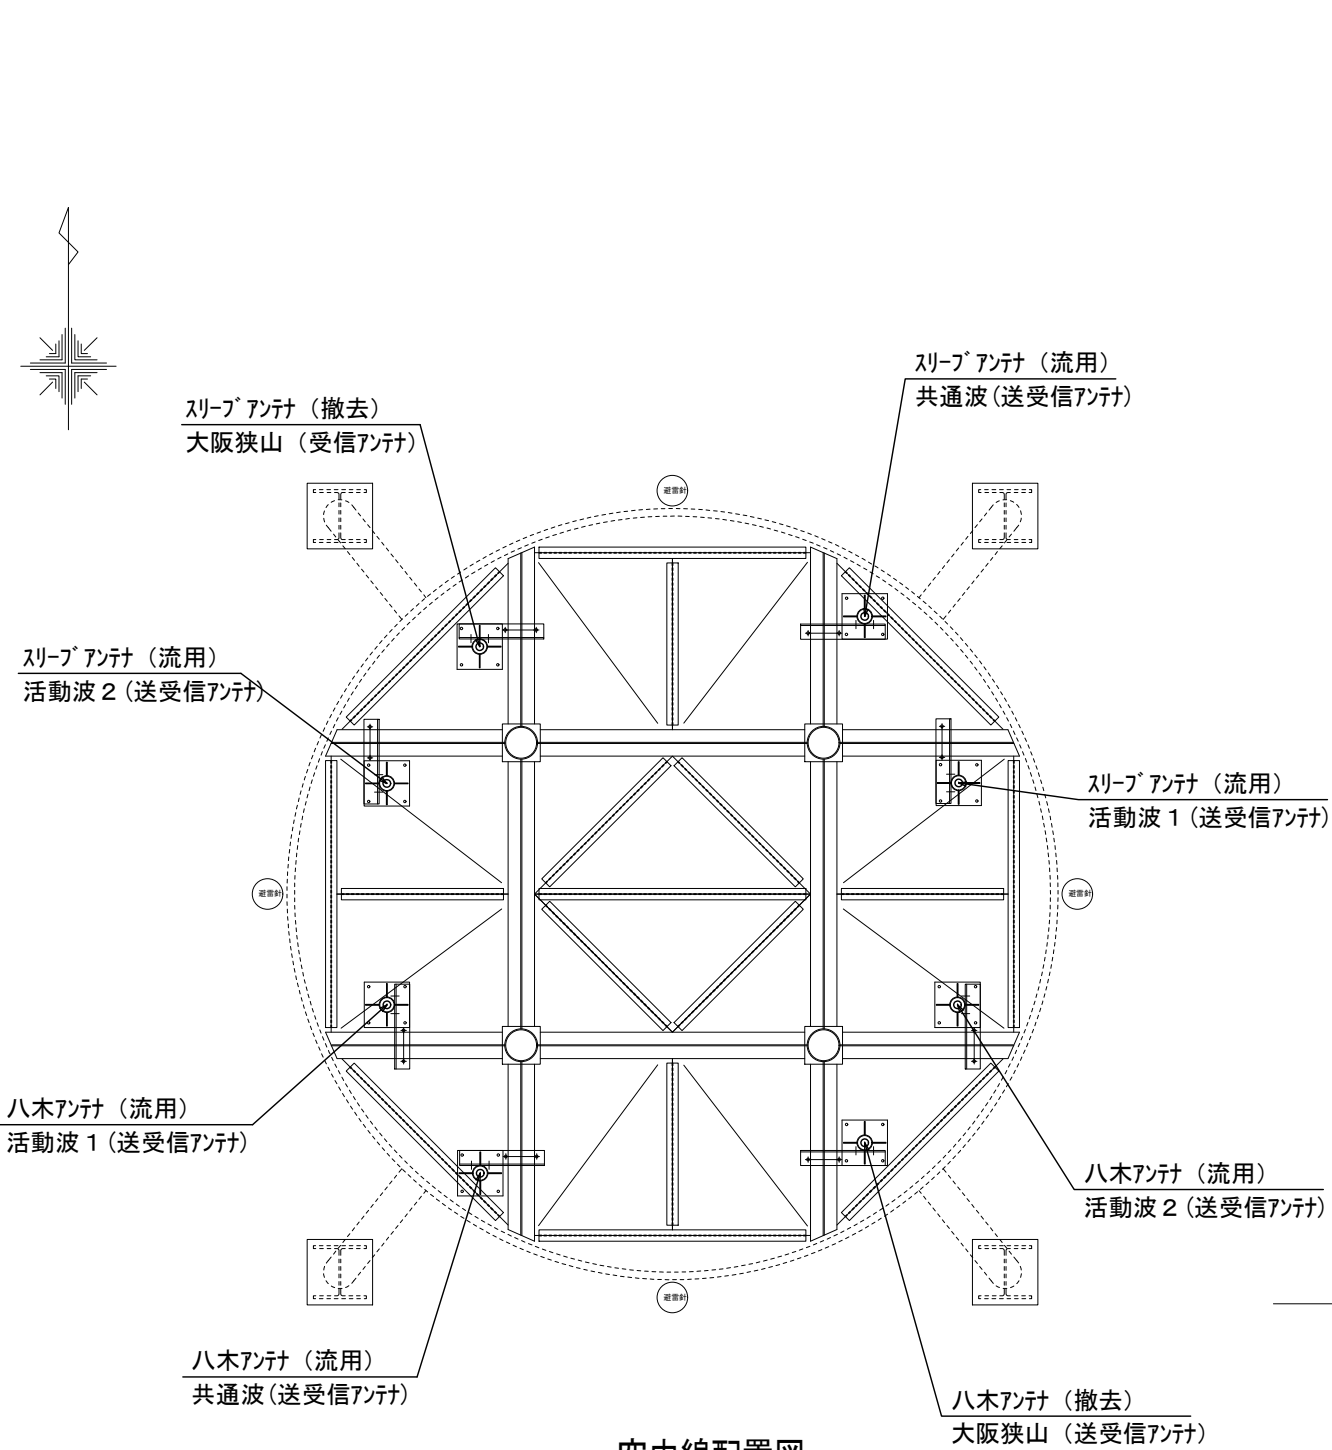


空中線配置図

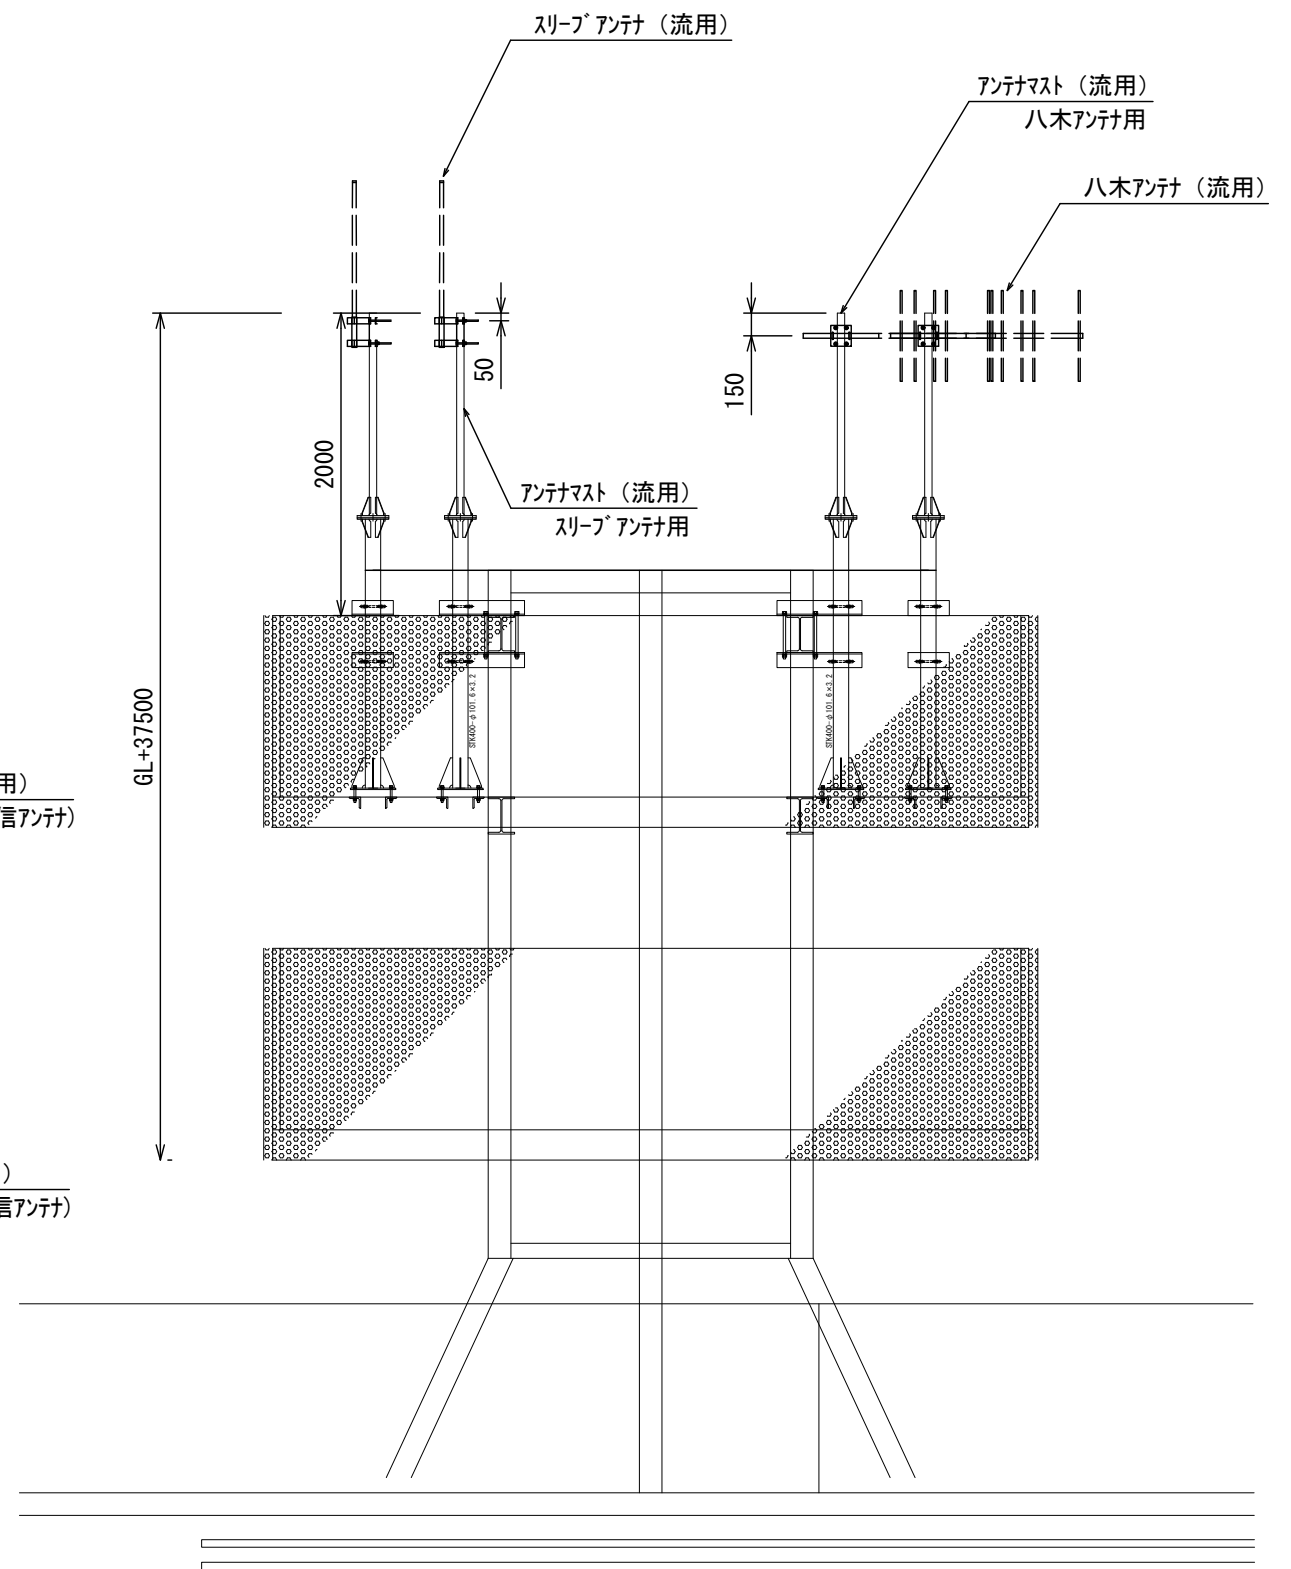

空中線取付 西立面図

版	年月日	設変番号	変 更 事 項				承認	発注者 堺市消防局				名称 消防救急デジタル無線設備更新業務				 <b>ビーム計画設計株式会社</b> Beam Planning Corporation	設計	奥田	年月日	2025.06
																	検図	山村	年月日	2025.06
								担当係長 担当				図名 防災センター 訓練棟空中線配置平面図・西立面図		縮尺 1/50			承認	牛田	年月日	2025.06
																	図番	02-07		

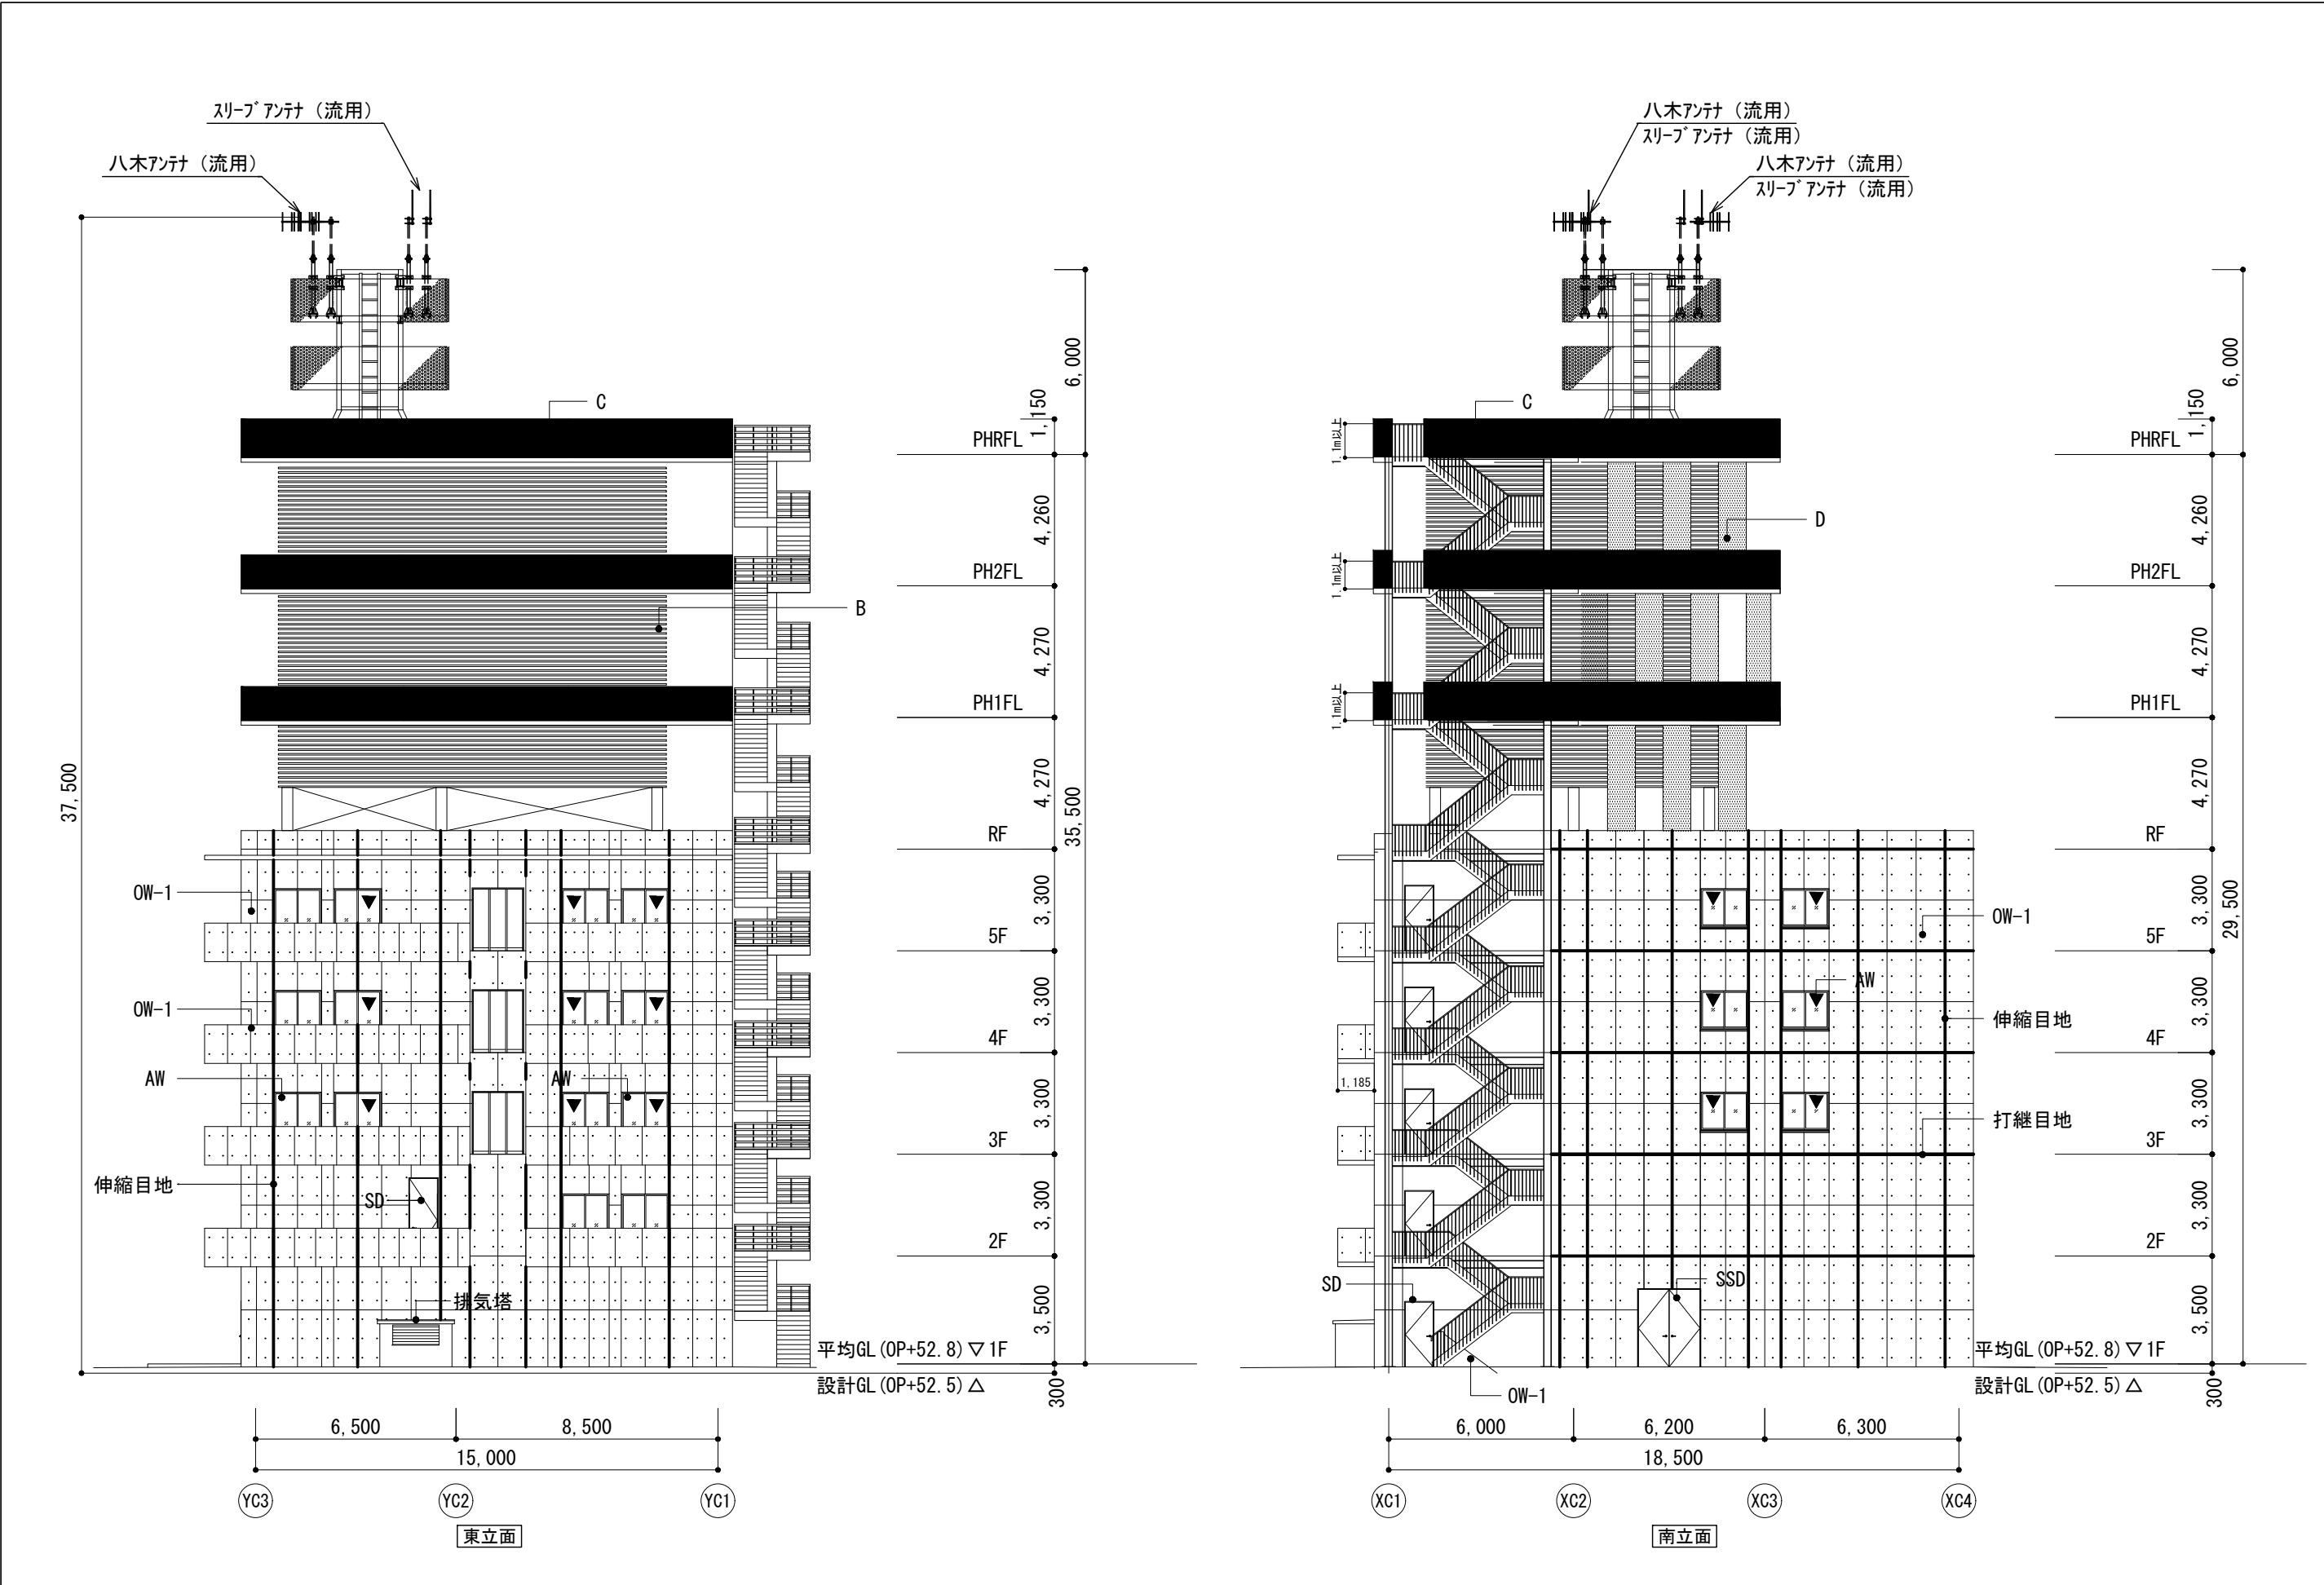

版	年月日	設変番号	変 更 事 項	承認	発注者	名称	設計	奥田	年月日	2025.06
					堺市消防局	消防救急デジタル無線設備更新業務	検図	山村	年月日	2025.06
					担当係長	担当	承認	牛田	年月日	2025.06
						図名	図番			02-08
						防災センター 訓練棟東側・南側立面図	縮尺			1/200



ビーム計画設計株式会社  
Beam Planning Corporation