


更新・新設

既設

撤去


対象外

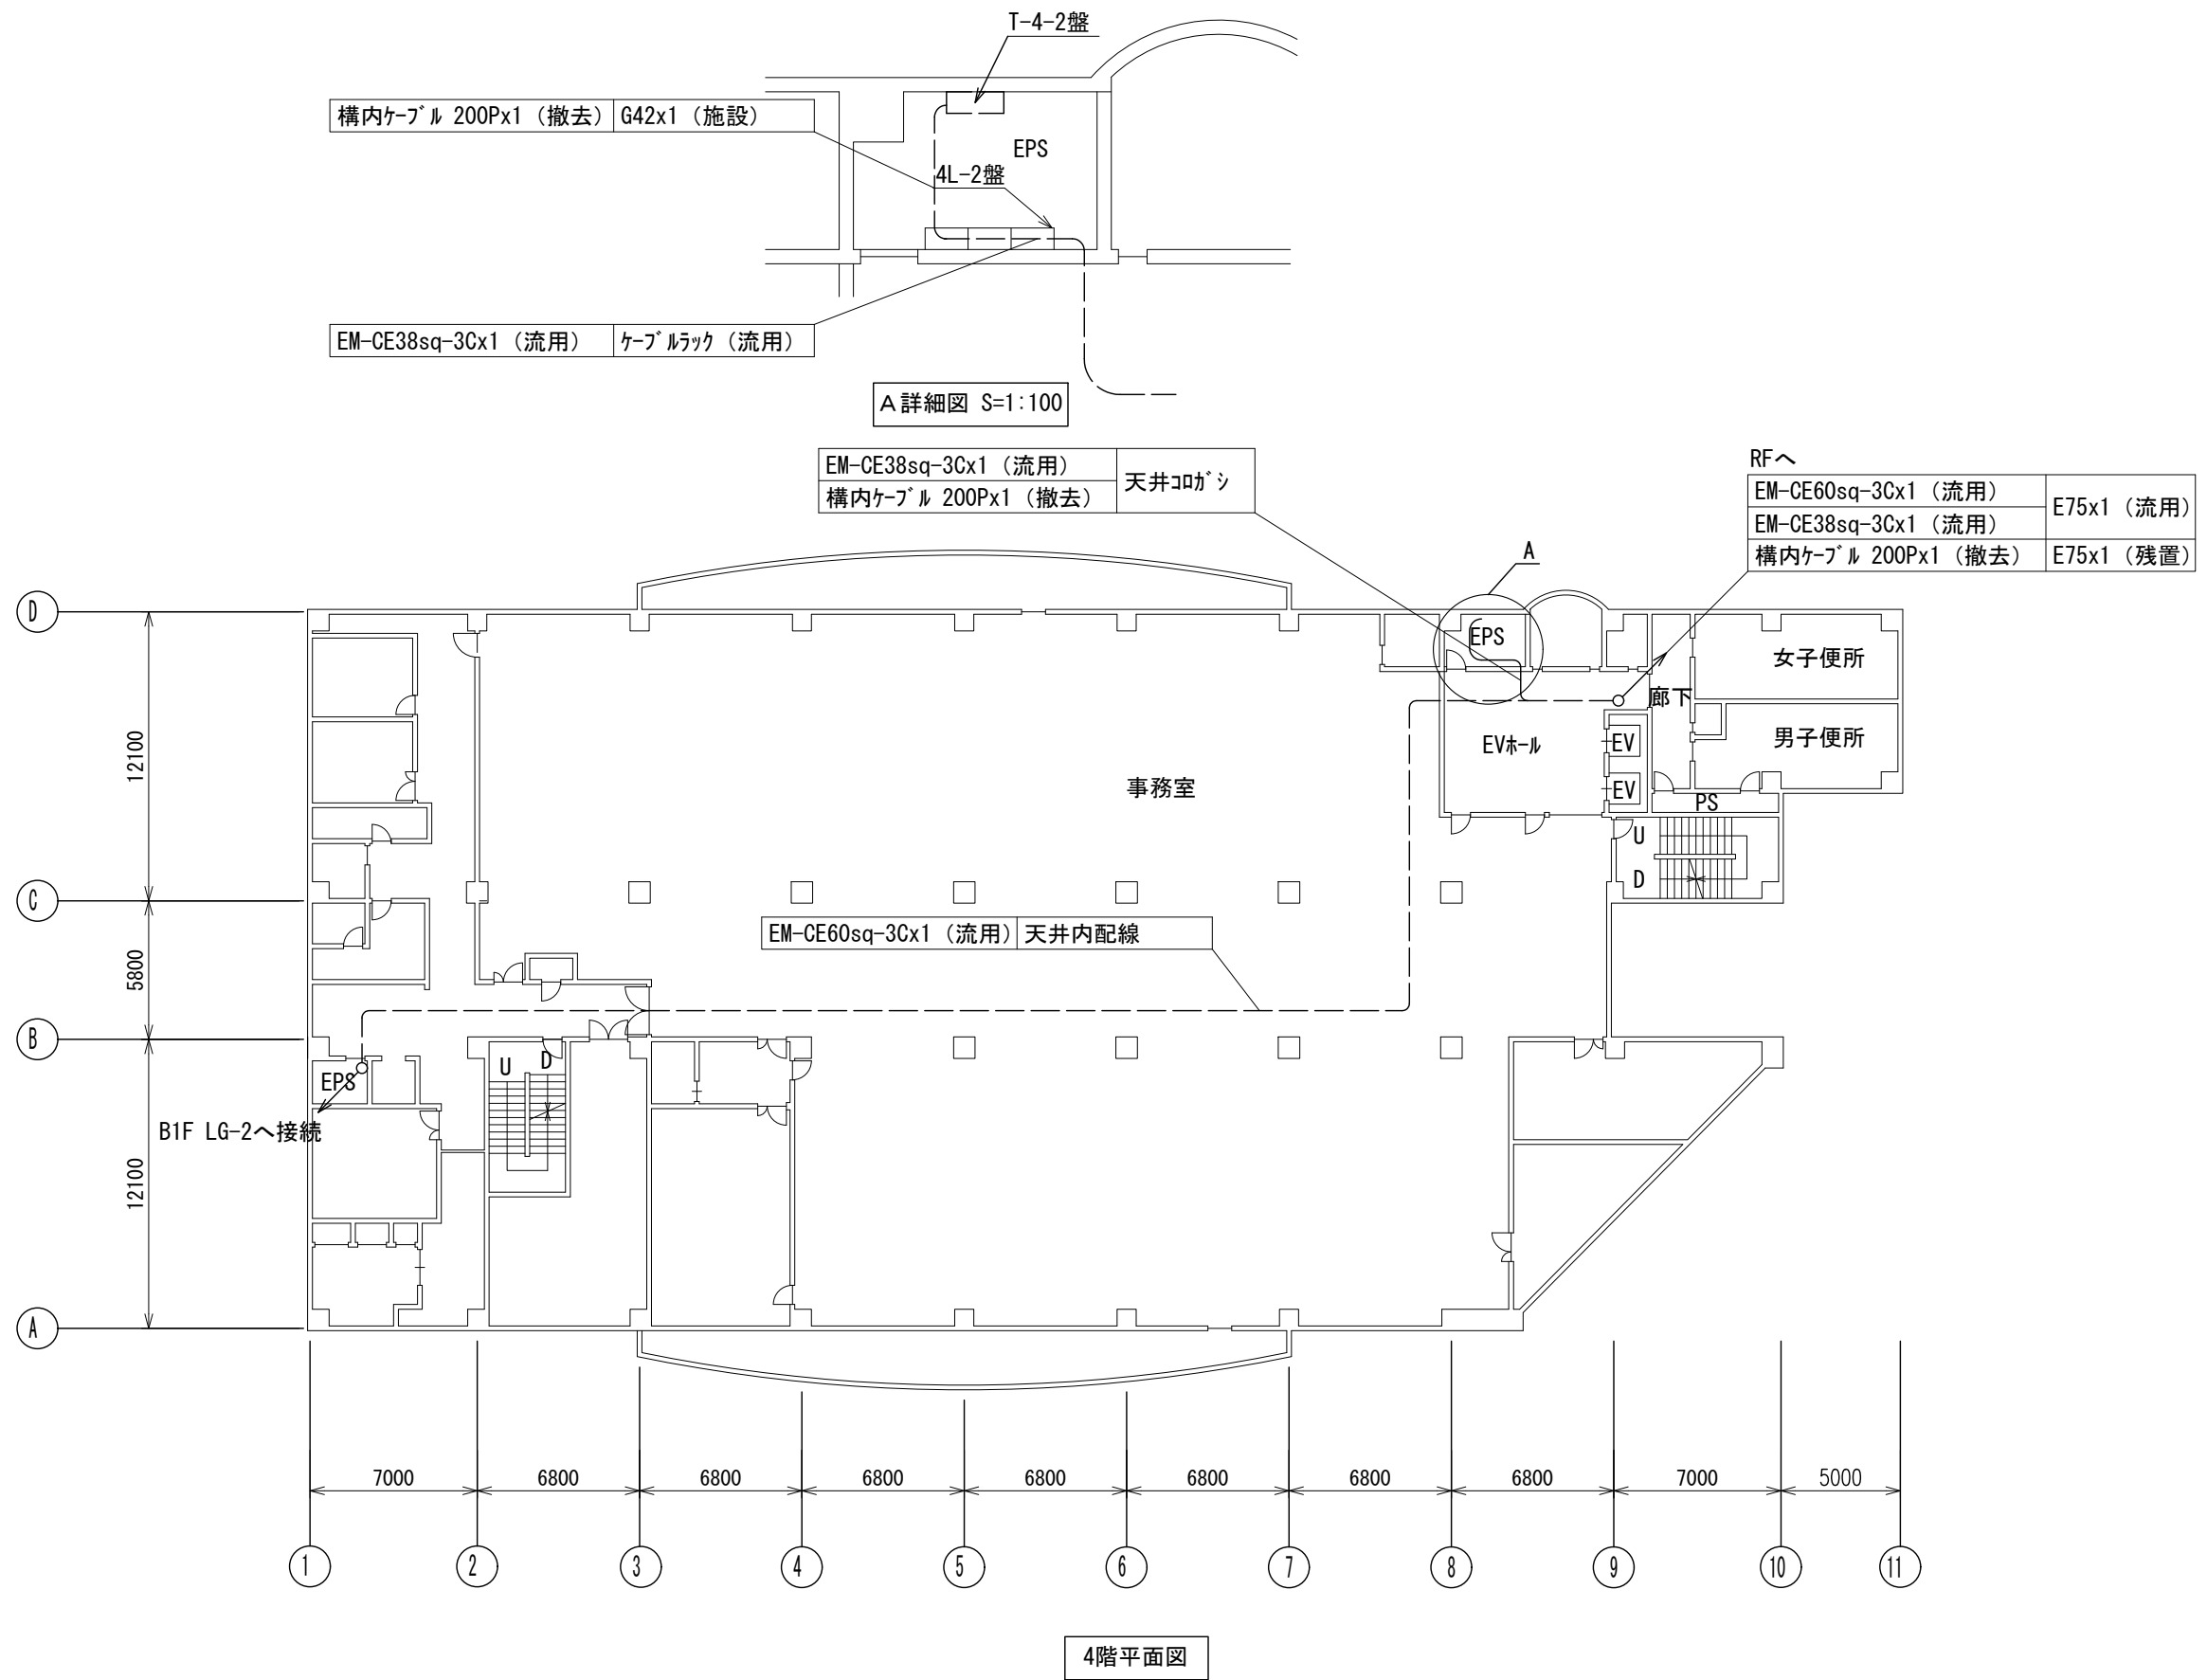


版	年月日	設変番号	変 更 事 項	承認	発注者	名称	図名	縮尺	設計	奥田	年月日	2025.06
					堺市消防局	消防救急デジタル無線設備更新業務	南区役所 4階平面図	1/300	検図	山村	年月日	2025.06
					担当係長	担当			承認	牛田	年月日	2025.06
									図番	03-02		



ビーム計画設計株式会社  
Beam Planning Corporation

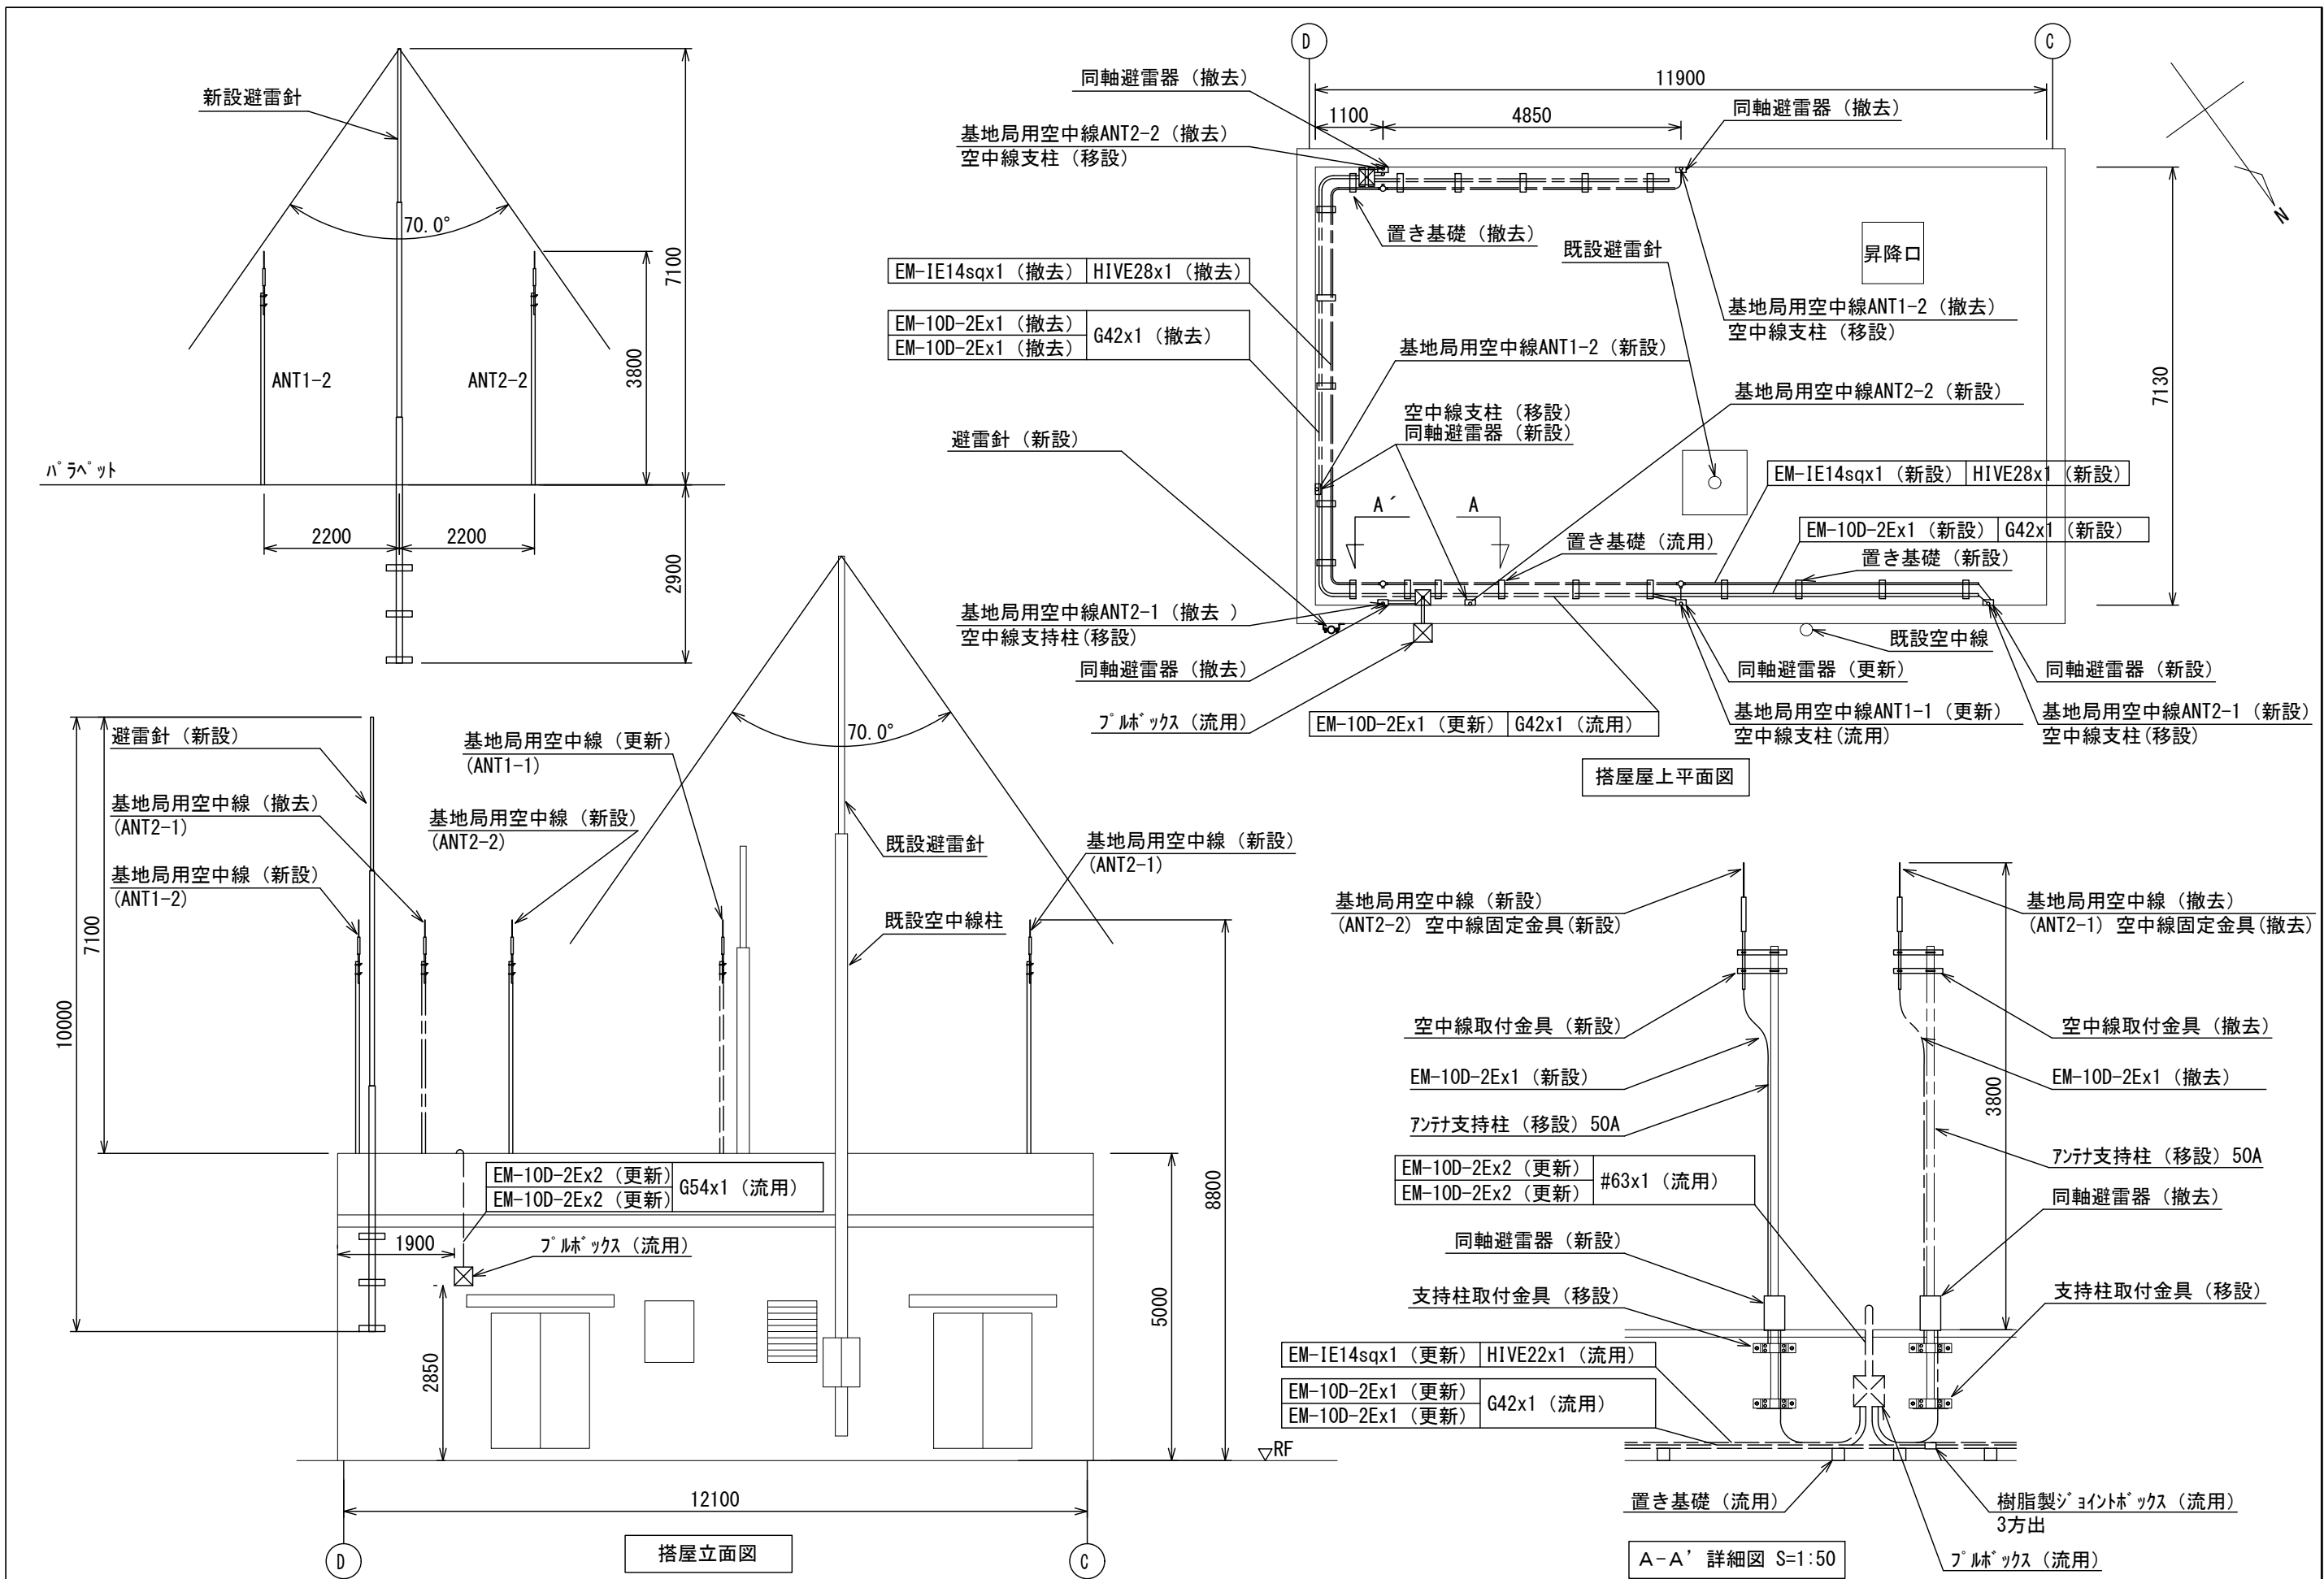


版	年月日	設定番号	変更事項			承認	発注者	名称					設計	奥田	年月日	2025.06
							堺市消防局	消防救急デジタル無線設備更新業務					検図	山村	年月日	2025.06
							担当係長	担当					承認	牛田	年月日	2025.06
								図名	南区役所 塔屋平面・立面図	縮尺	1/100		図番	03-03		

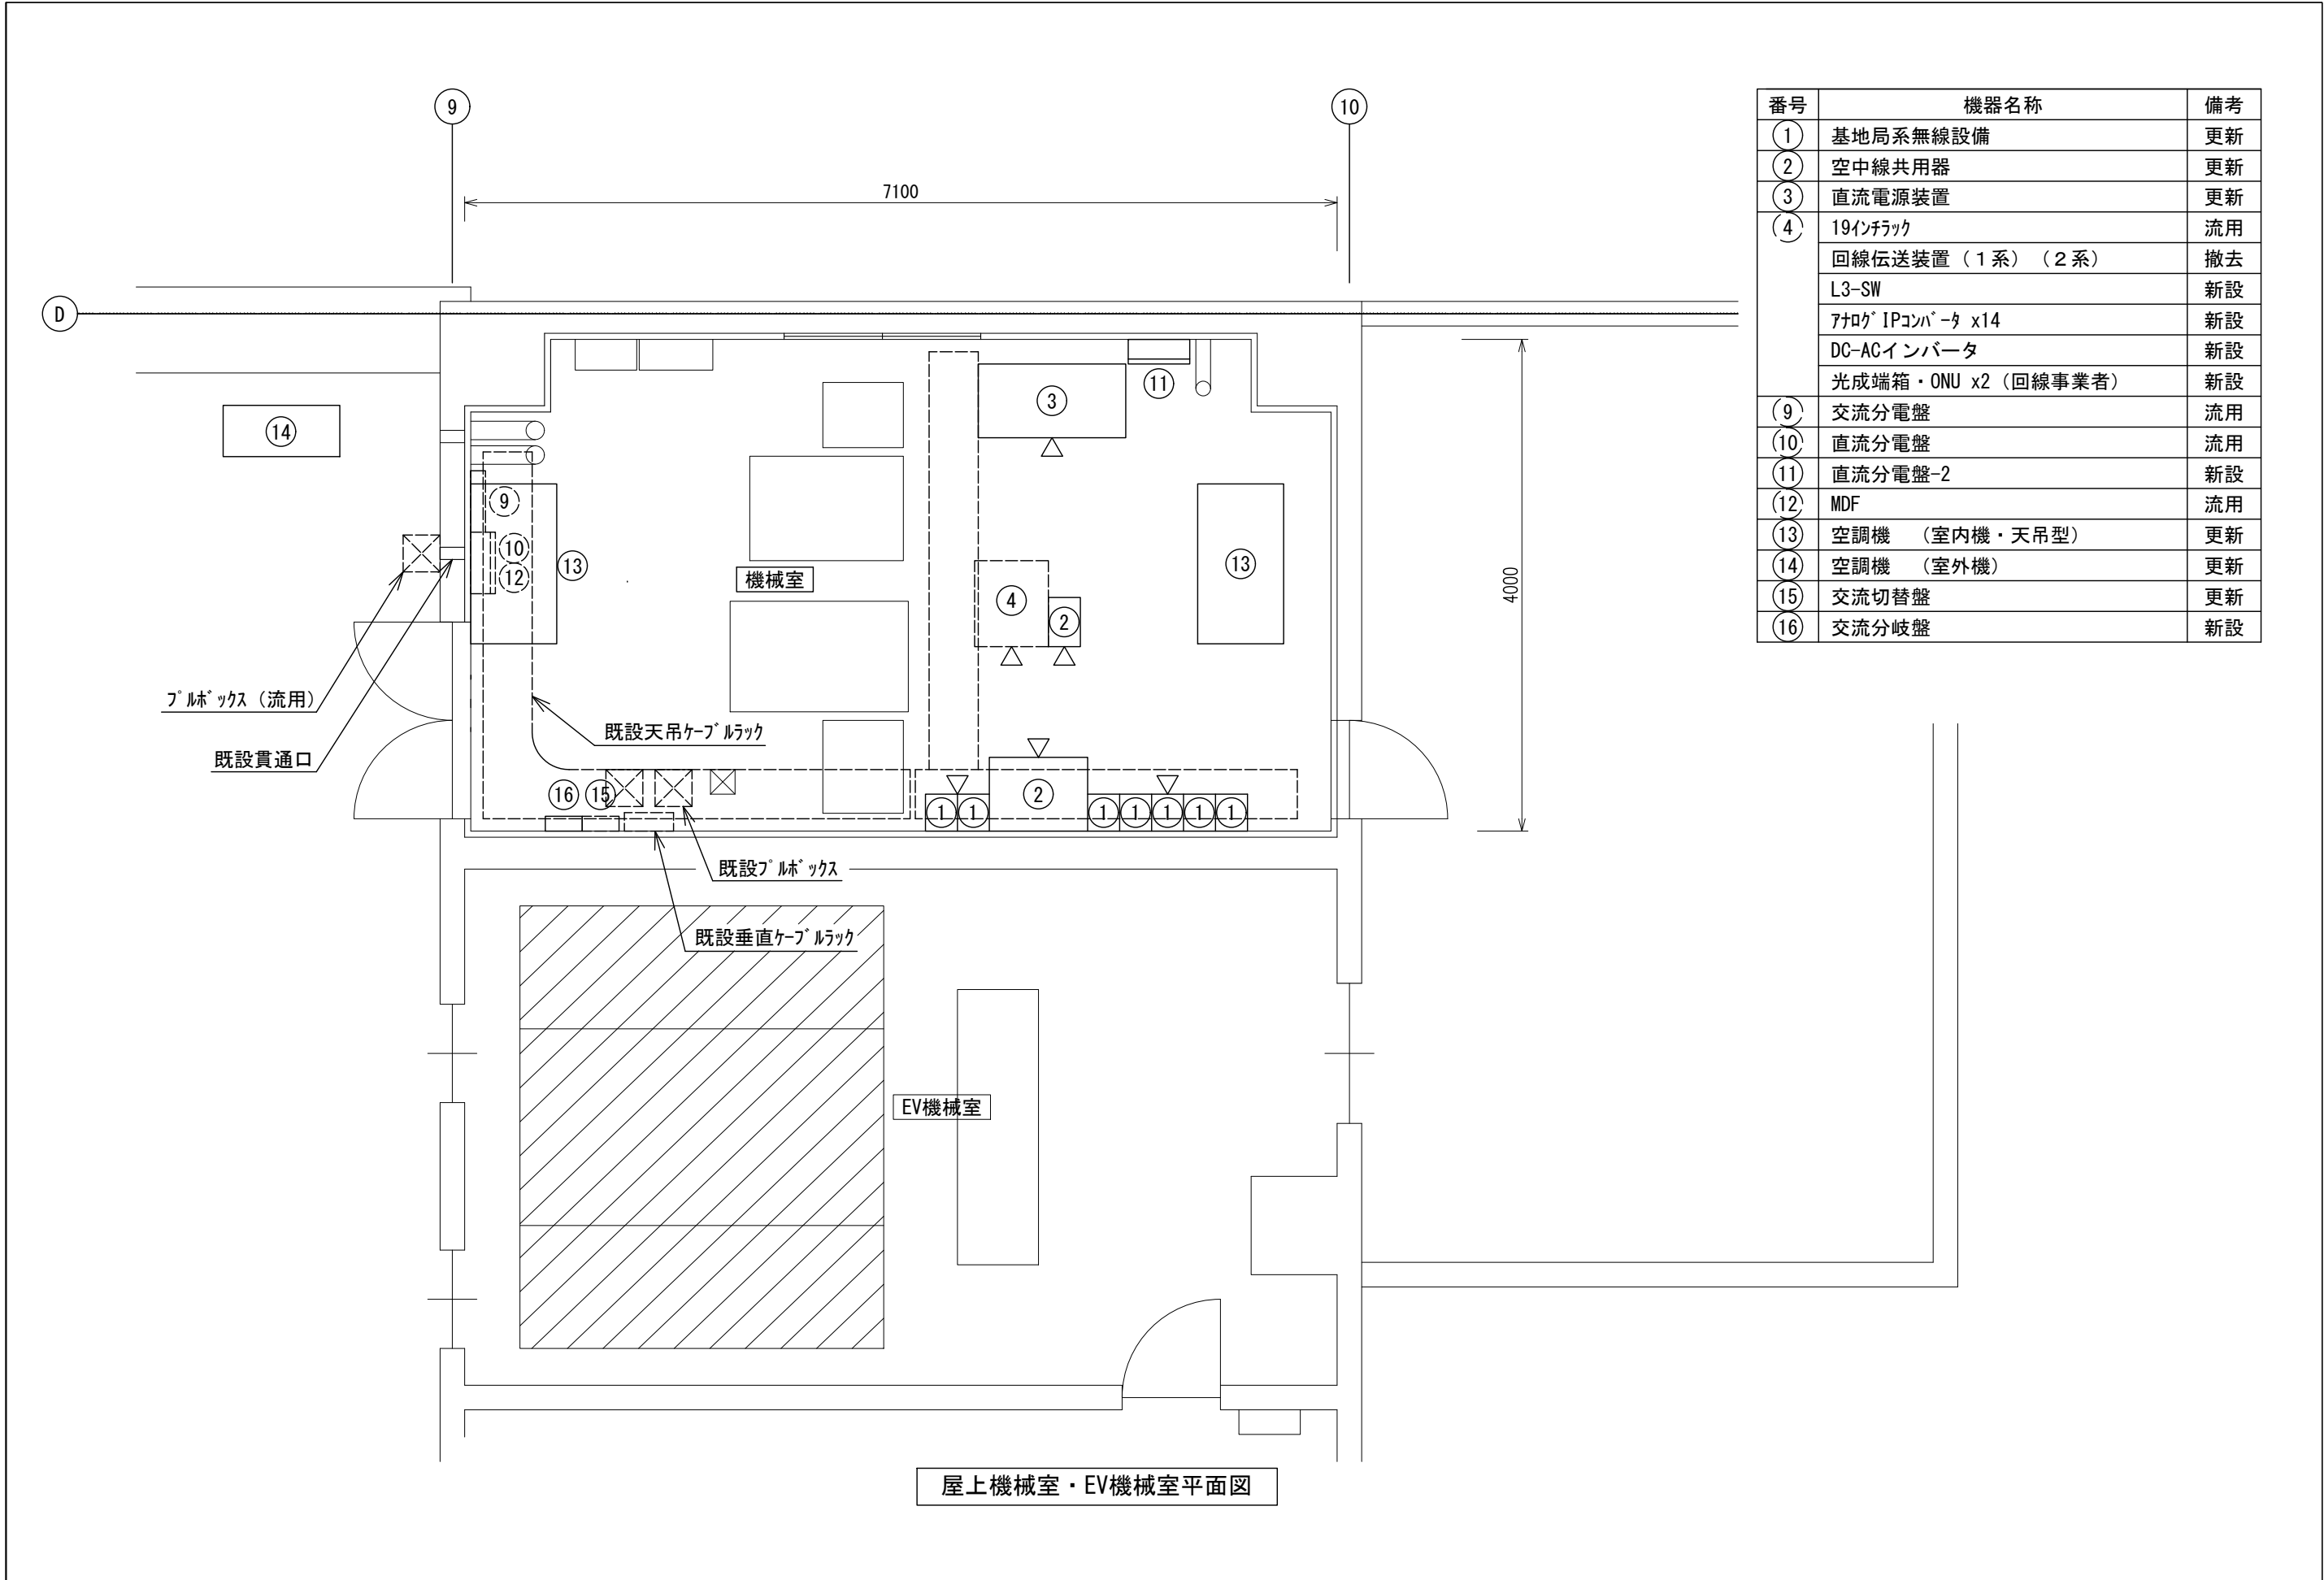


番号	機器名称	備考
①	基地局系無線設備	更新
②	空中線共用器	更新
③	直流電源装置	更新
④	19インチラック	流用
	回線伝送装置（１系）（２系）	撤去
	L3-SW	新設
	アナログ IPコンバータ x14	新設
	DC-ACインバータ	新設
	光成端箱・ONU x2（回線事業者）	新設
⑨	交流分電盤	流用
⑩	直流分電盤	流用
⑪	直流分電盤-2	新設
⑫	MDF	流用
⑬	空調機（室内機・天吊型）	更新
⑭	空調機（室外機）	更新
⑮	交流切替盤	更新
⑯	交流分岐盤	新設

版	年月日	設変番号	変更事項	承認	発注者	名称	設計	奥田	年月日	2025.06
					堺市消防局	消防救急デジタル無線設備更新業務	検図	山村	年月日	2025.06
					担当係長	担当	承認	牛田	年月日	2025.06
						南区役所 屋上機械室・EV機械室平面図	図番		03-04	
						縮尺 1/50				



ビーム計画設計株式会社  
Beam Planning Corporation

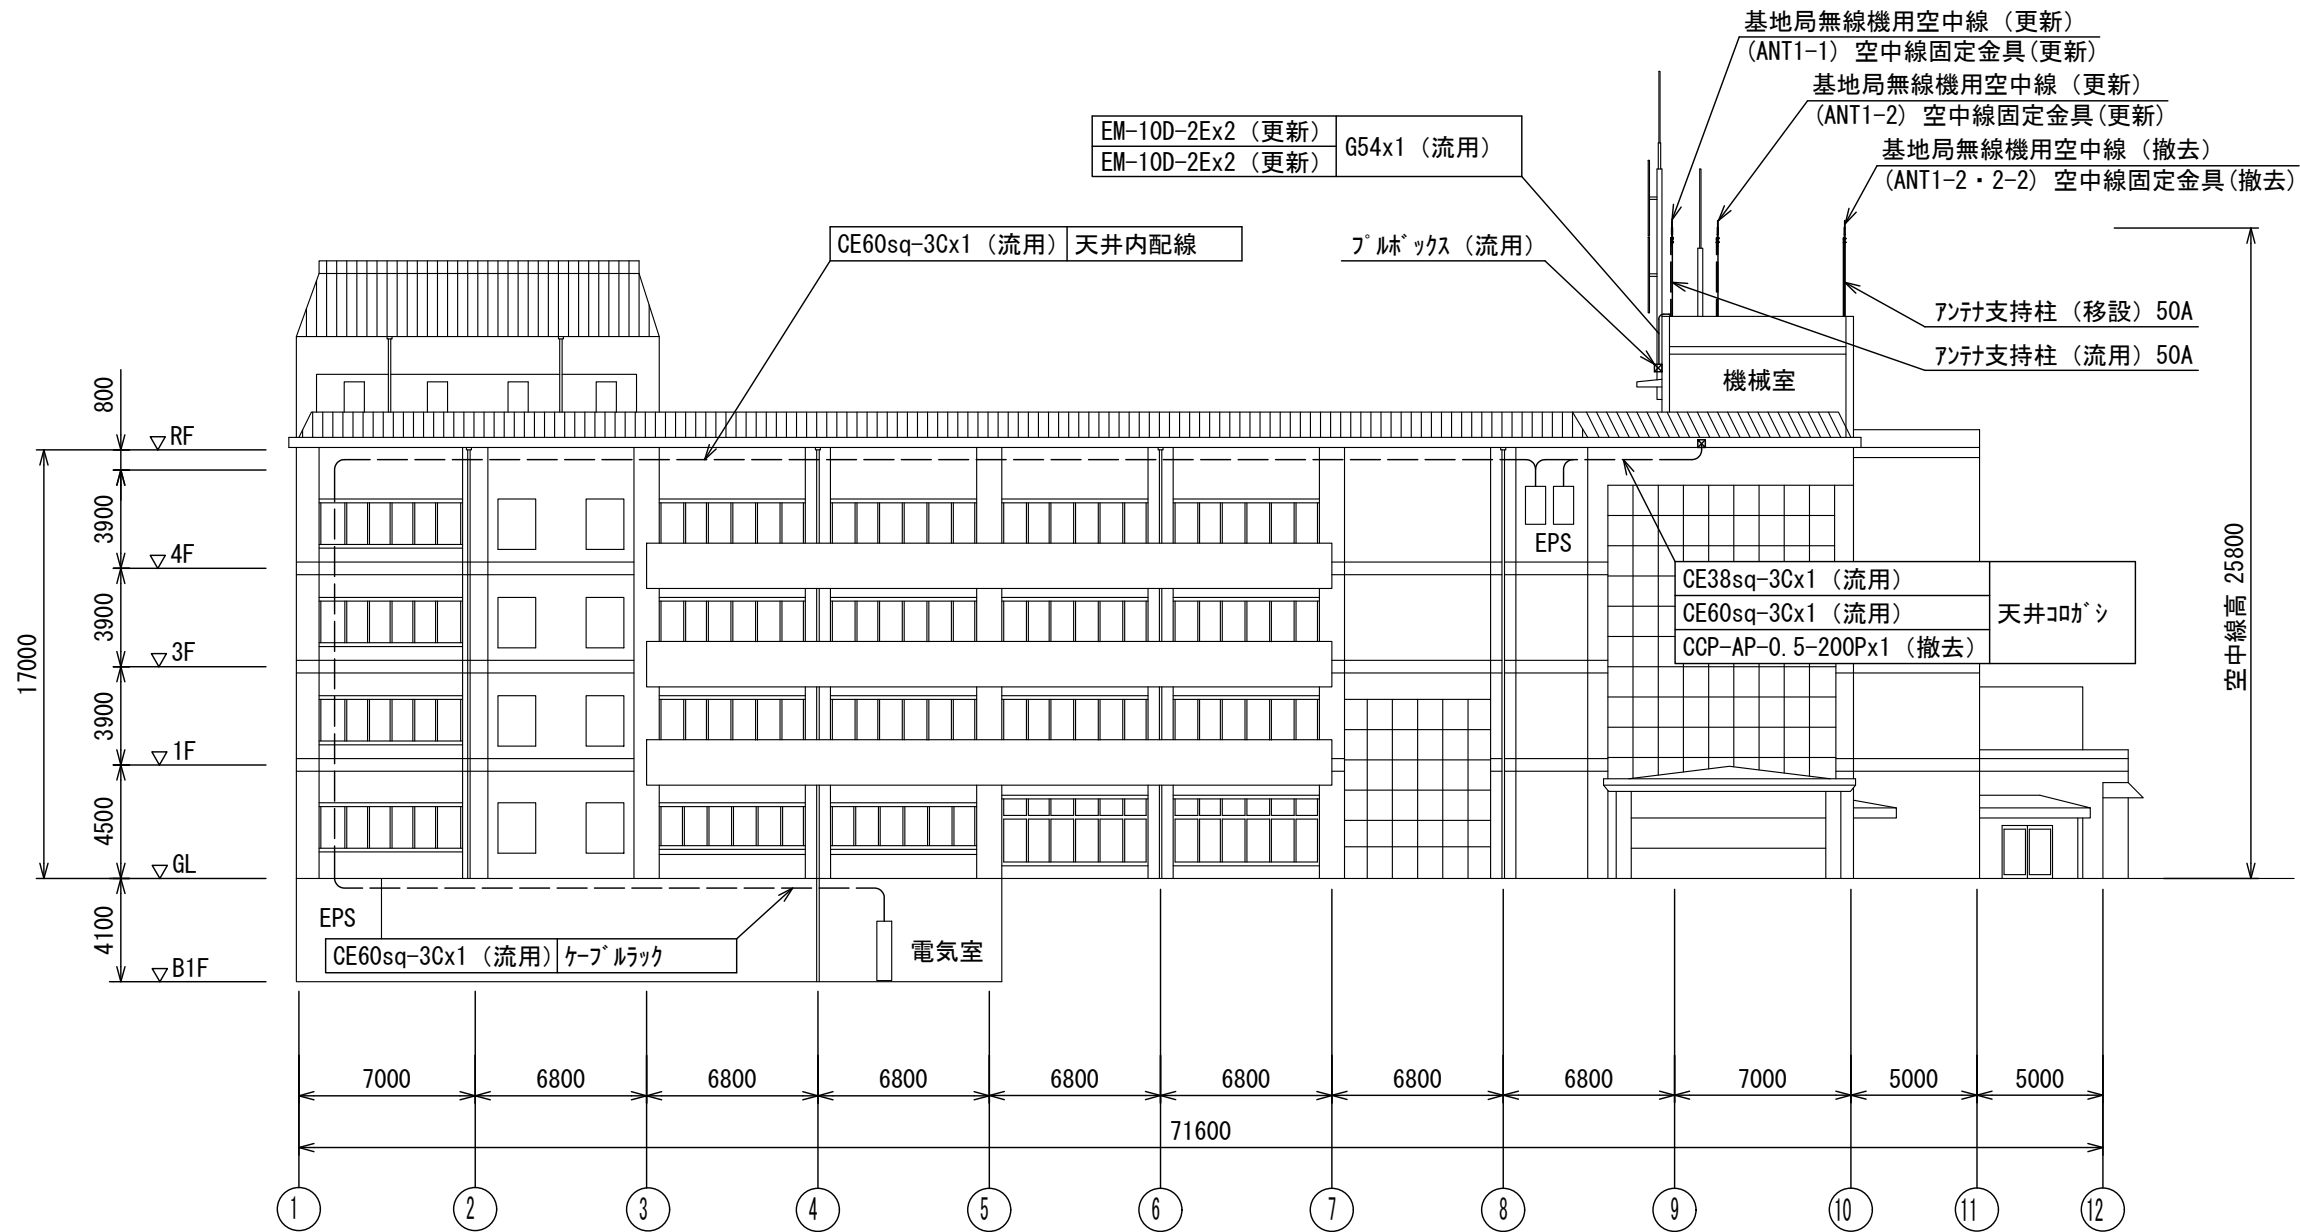

南側立面図

版	年月日	設変番号	変 更 事 項	承認	発注者	名称	図名	縮尺	設計	奥田	年月日	2025.06
					堺市消防局	消防救急デジタル無線設備更新業務	南区役所 南立面図	1/300	検図	山村	年月日	2025.06
					担当係長	担当			承認	牛田	年月日	2025.06
									図番			03-05



ビーム計画設計株式会社  
Beam Planning Corporation