


版	年月日	設変番号	変 更 事 項	承認	発注者	名称	設計	奥田	年月日	2025.06
					堺市消防局	消防救急デジタル無線設備更新業務	検図	山村	年月日	2025.06
					担当係長	担当	承認	牛田	年月日	2025.06
						図名	図番			04-01
						堺消防署 1階平面図	縮尺			
						1/100				



ビーム計画設計株式会社  
Beam Planning Corporation

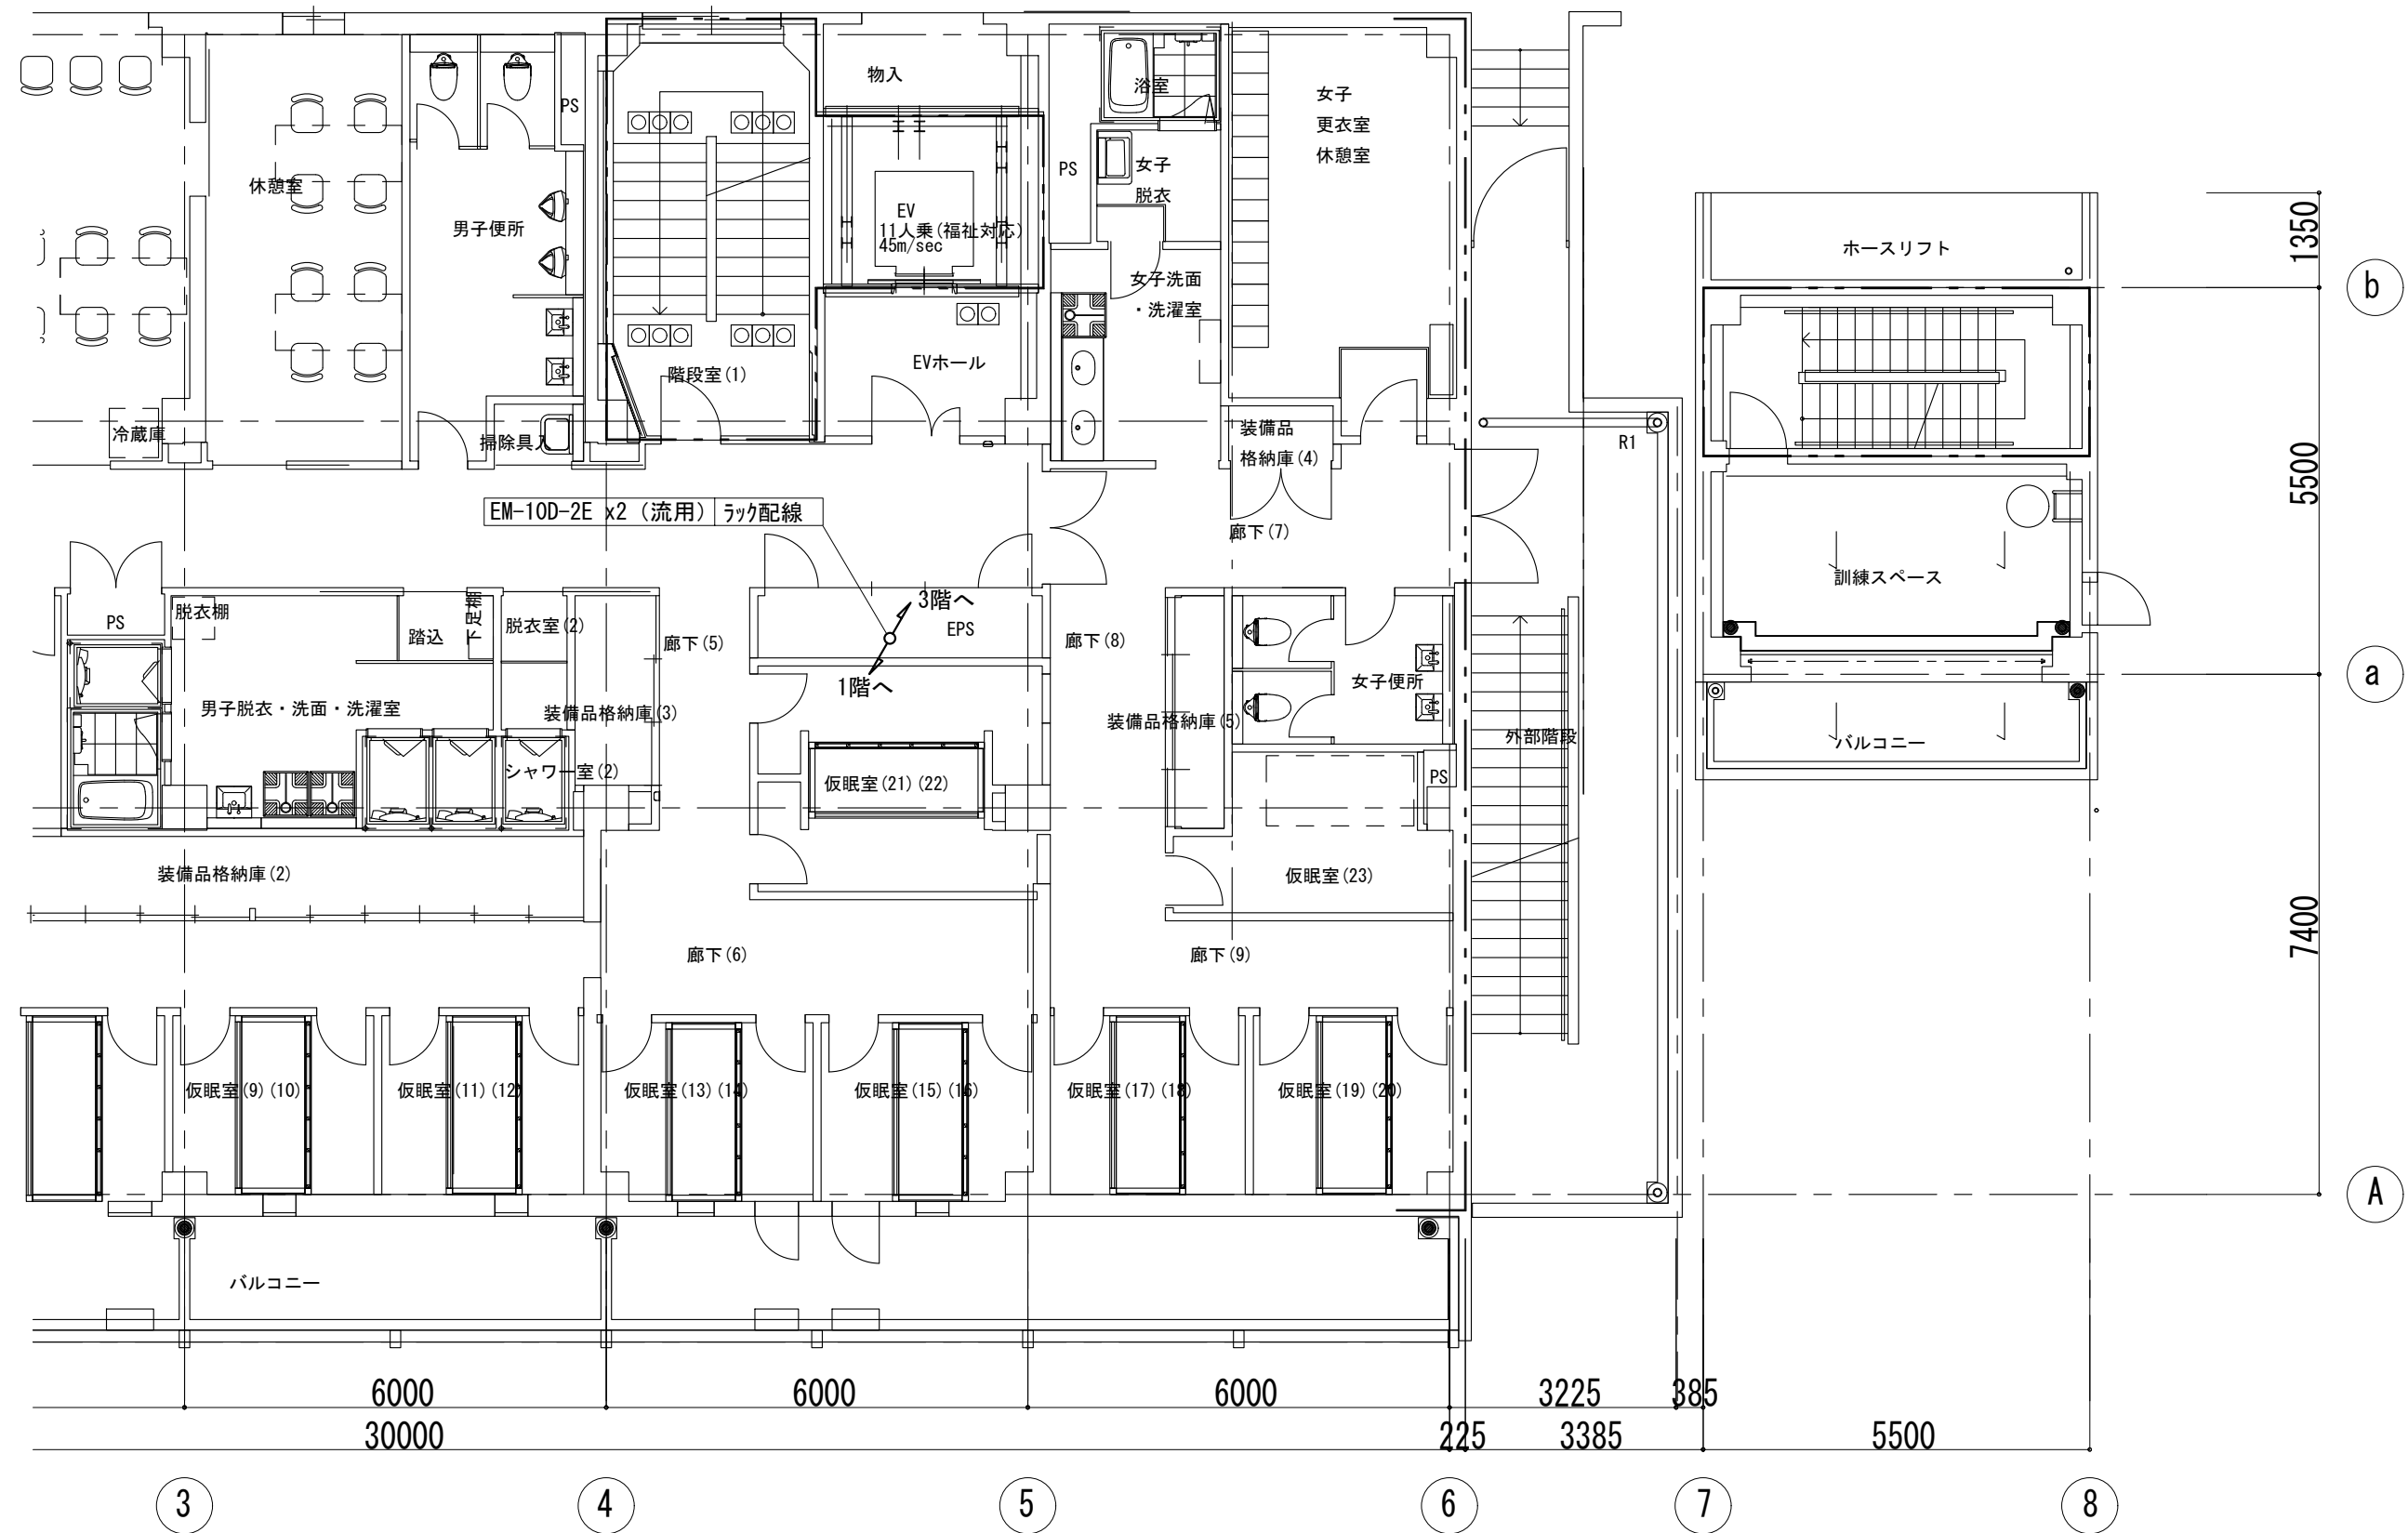

版	年月日	設変番号	変 更 事 項	承認	発注者	名称	設計	奥田	年月日	2025.06
					堺市消防局	消防救急デジタル無線設備更新業務	検図	山村	年月日	2025.06
					担当係長 担当	図名	承認	牛田	年月日	2025.06
						堺消防署 2階平面図	図番		04-02	
						縮尺 1/100				



ビーム計画設計株式会社  
Beam Planning Corporation



