


1 階平面図

| | | | | | | | | | | |
|---|-----|------|---------|----|-------|------------------|----|----|-------|---------|
| 版 | 年月日 | 設変番号 | 変 更 事 項 | 承認 | 発注者 | 名称 | 設計 | 奥田 | 年月日 | 2025.06 |
| | | | | | 堺市消防局 | 消防救急デジタル無線設備更新業務 | 検図 | 山村 | 年月日 | 2025.06 |
| | | | | | 担当係長 | 担当 | 承認 | 牛田 | 年月日 | 2025.06 |
| | | | | | | 中消防署 1階平面図 | 図番 | | 05-01 | |
| | | | | | | 縮尺 1/200 | | | | |




ビーム計画設計株式会社
Beam Planning Corporation

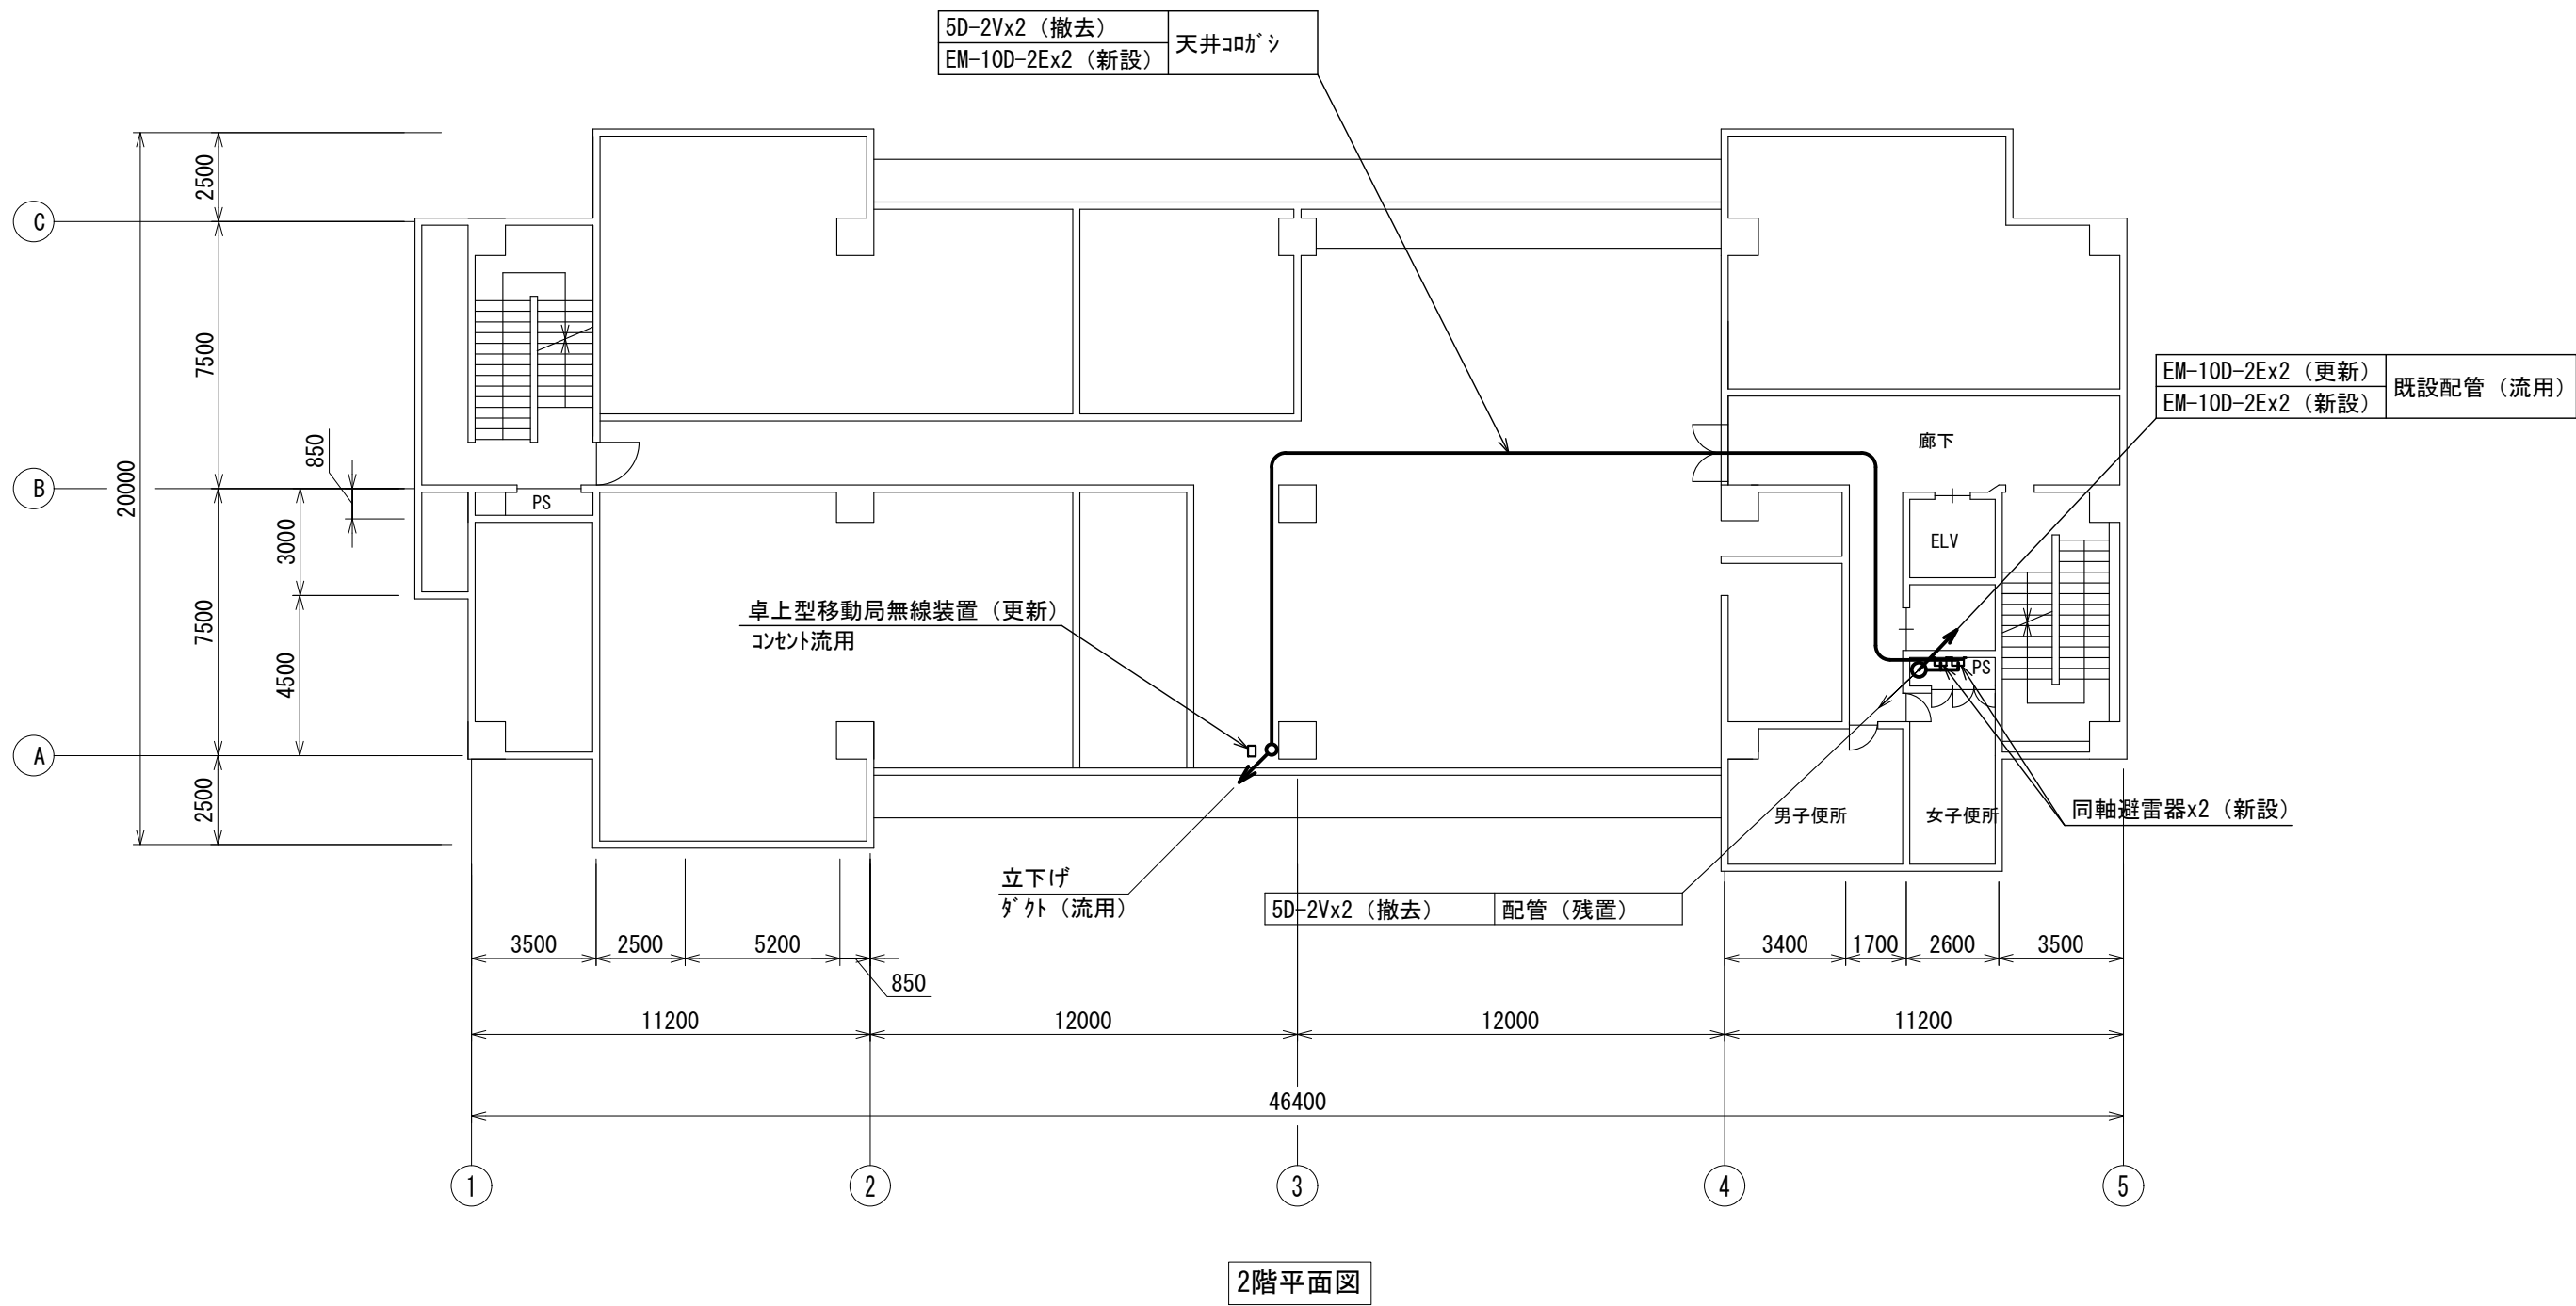


| | | | | | | | | | | | | |
|---|-----|------|------|----|-------|------------------|------------|-------|----|----|-------|---------|
| 版 | 年月日 | 設変番号 | 変更事項 | 承認 | 発注者 | 名称 | 図名 | 縮尺 | 設計 | 奥田 | 年月日 | 2025.06 |
| | | | | | 堺市消防局 | 消防救急デジタル無線設備更新業務 | 中消防署 2階平面図 | 1/200 | 検図 | 山村 | 年月日 | 2025.06 |
| | | | | | 担当係長 | 担当 | | | 承認 | 牛田 | 年月日 | 2025.06 |
| | | | | | | | | | 図番 | | 05-02 | |




ビーム計画設計株式会社
Beam Planning Corporation

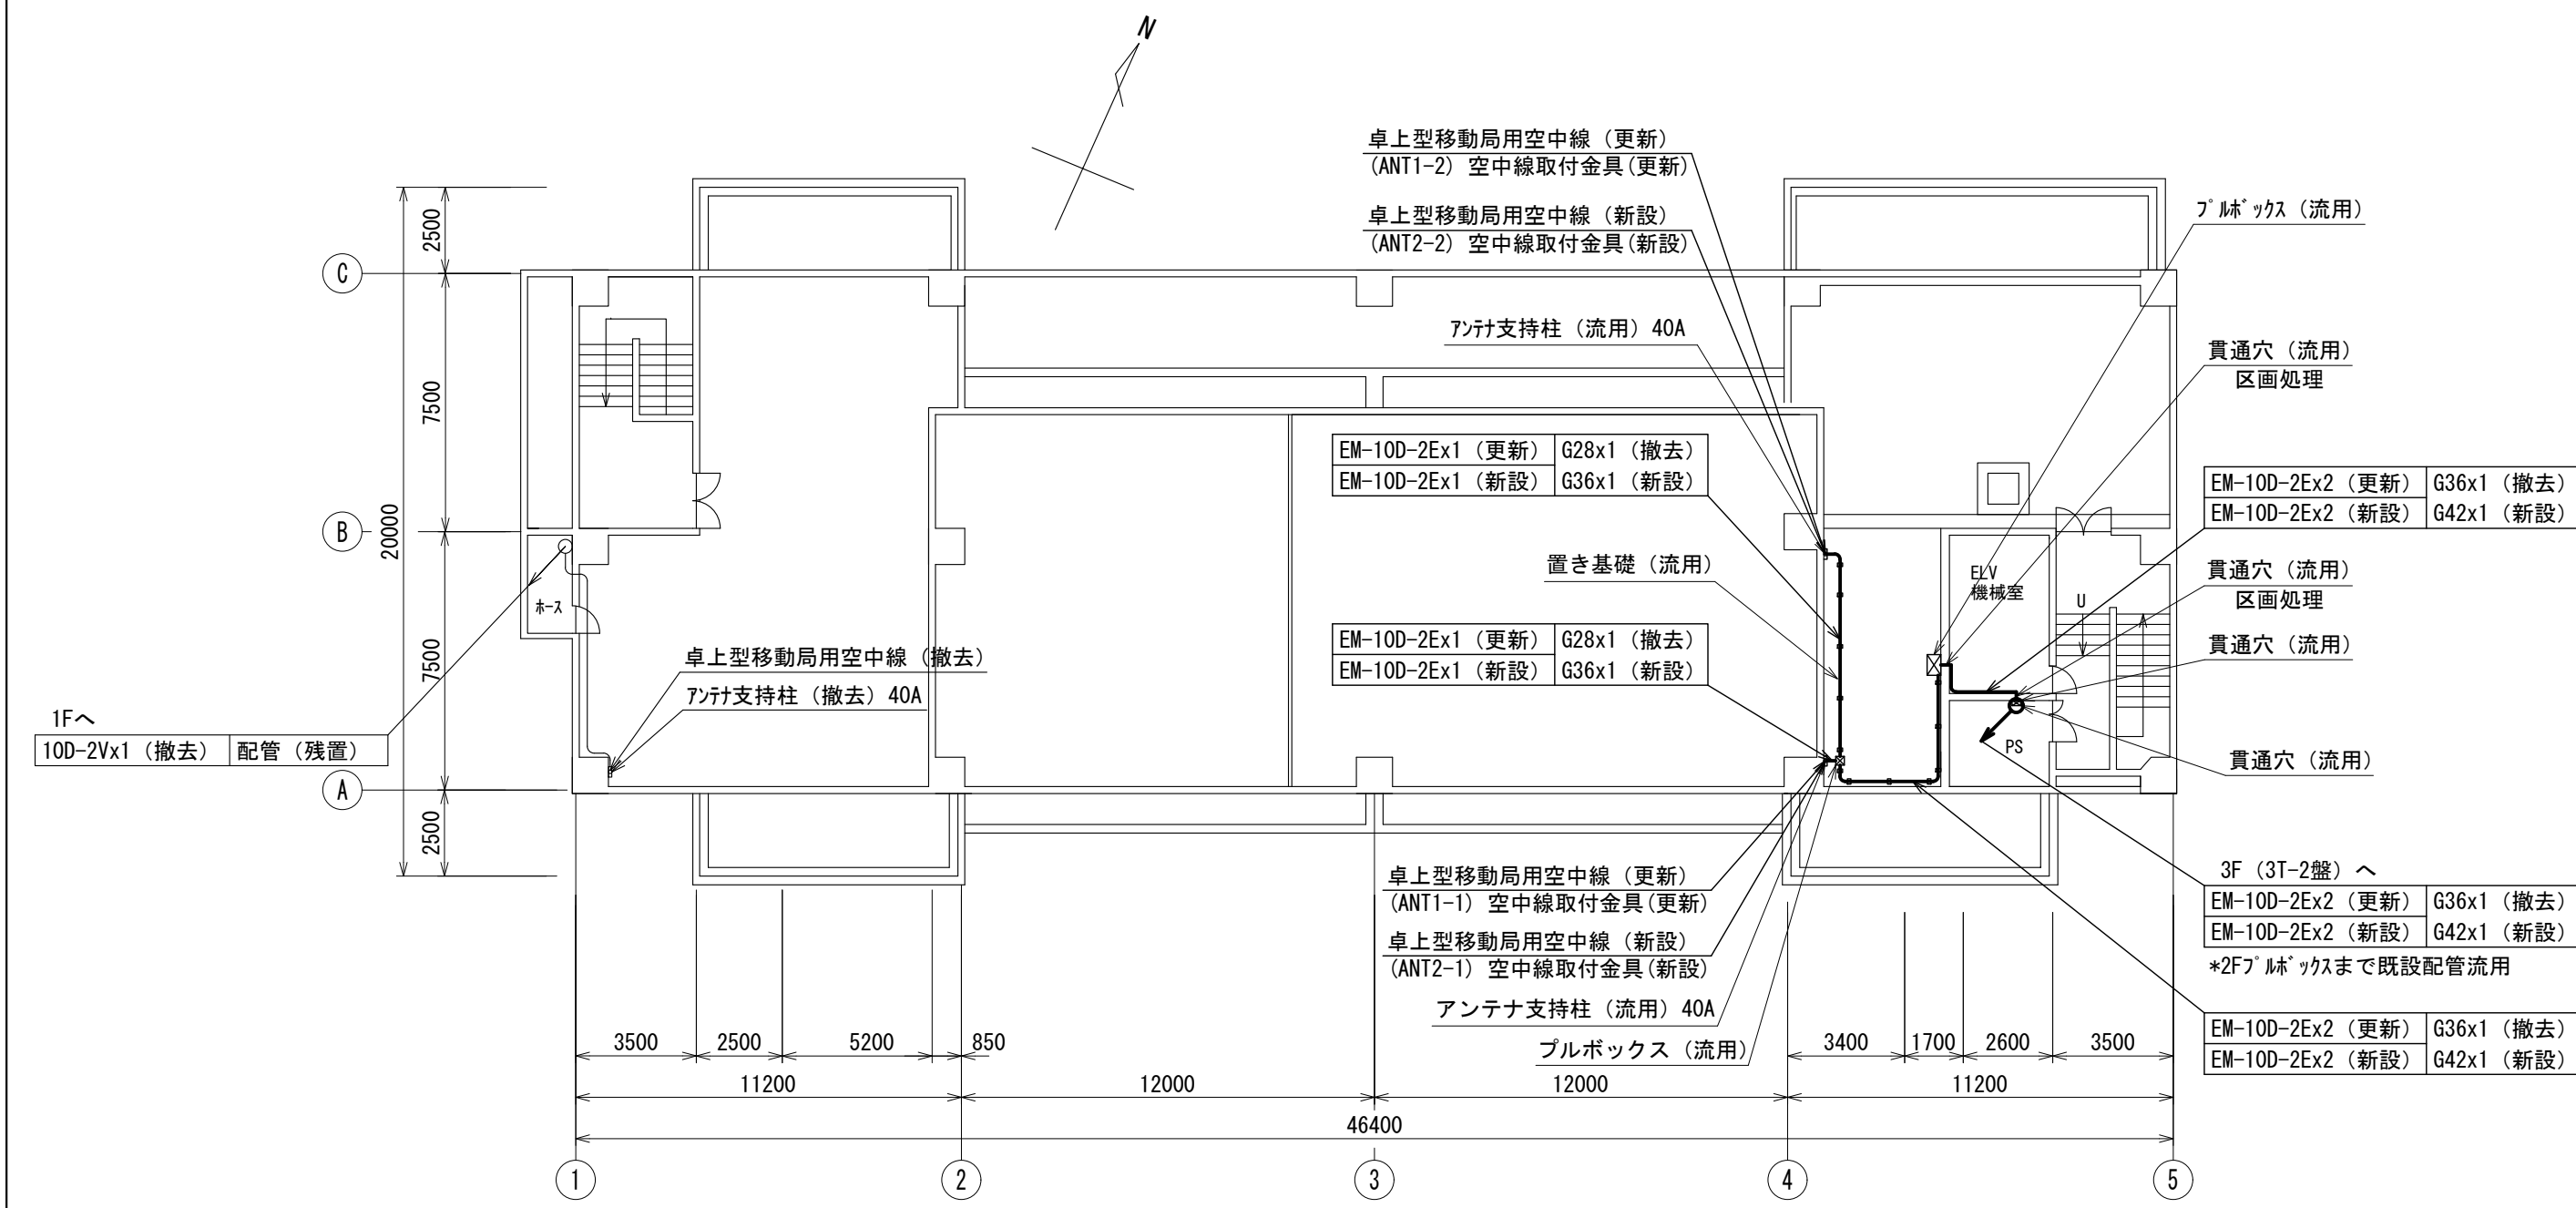


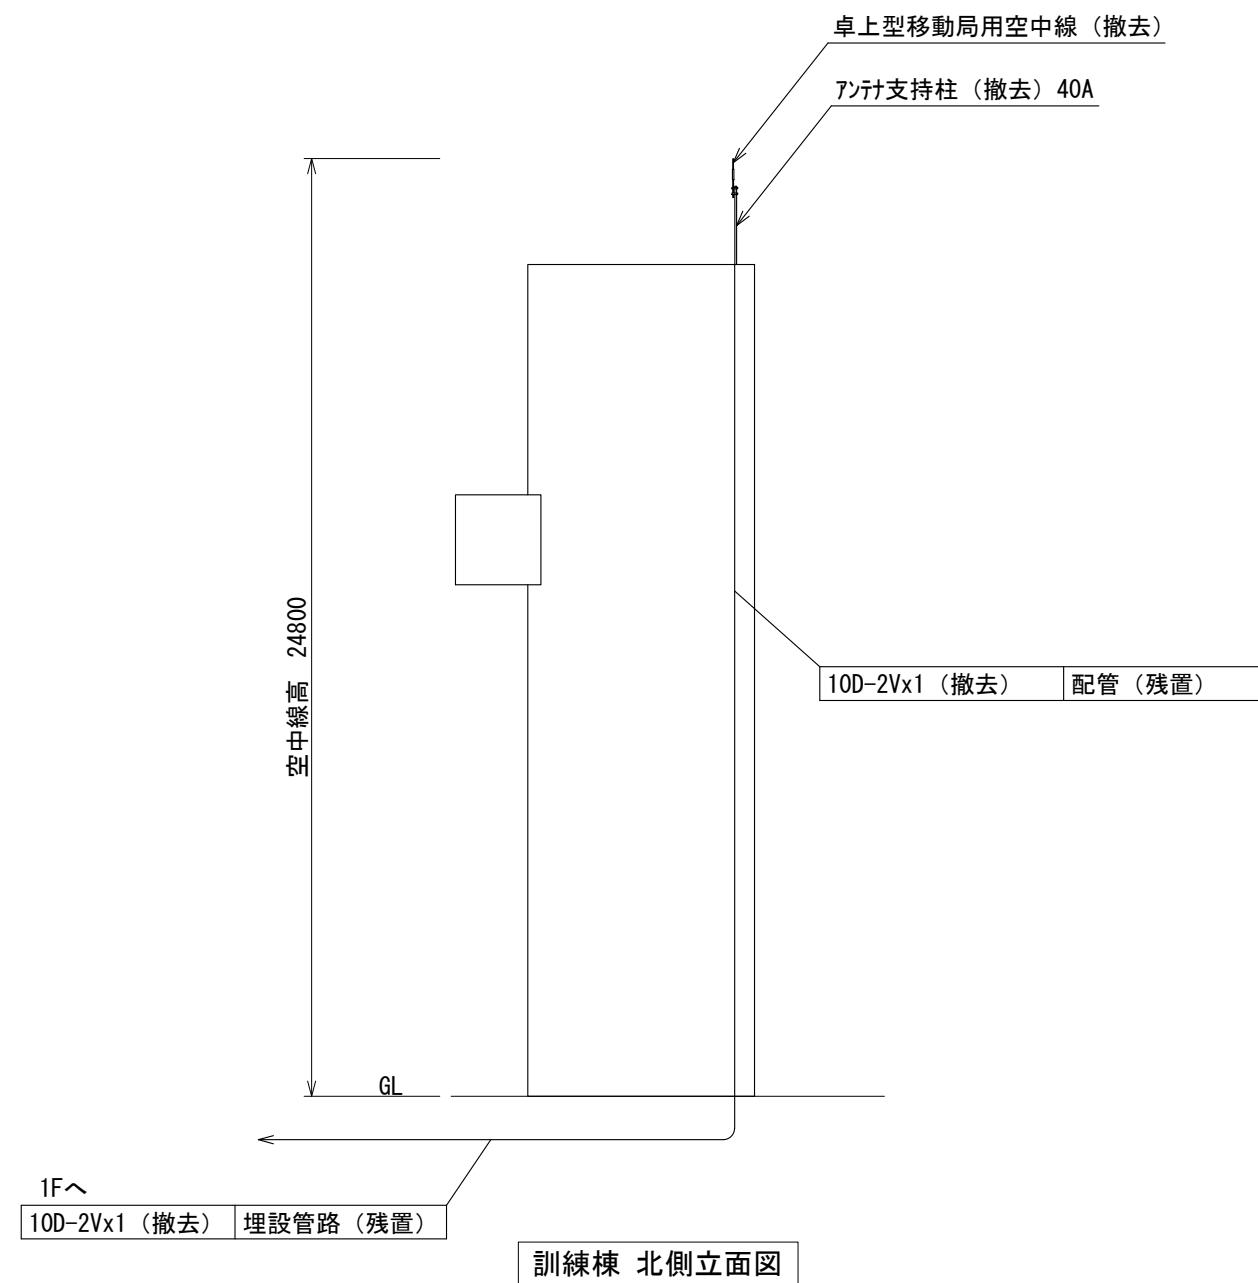
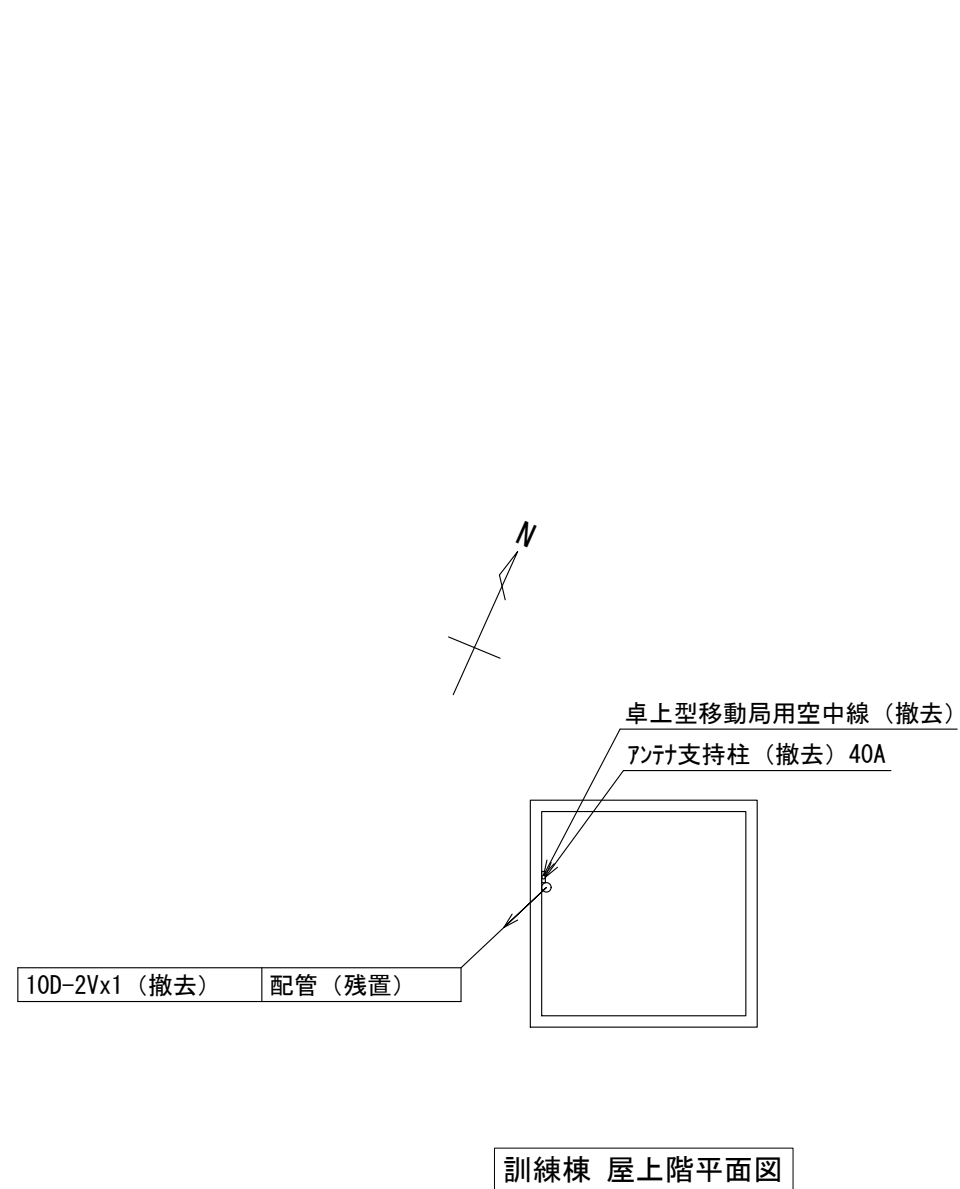
屋上階平面図


| | | | | | | | | | | | | | | | | | | | | |
|---|-----|------|---------|--|--|--|----|--------------|--|--|--|------------------------|--|-------------|----|--|----|-------|---------|---------|
| 版 | 年月日 | 設変番号 | 変 更 事 項 | | | | 承認 | 発注者 堺市消防局 | | | | 名称 消防救急デジタル無線設備更新業務 | | | | <div><div>ビーム計画設計株式会社 Beam Planning Corporation</div></div> | 設計 | 奥田 | 年月日 | 2025.06 |
| | | | | | | | | 担当係長 担当 | | | | 図名 中消防署 屋上階平面図 | | 縮尺 1/200 | 検図 | | 山村 | 年月日 | 2025.06 | |
| | | | | | | | | | | | | | | | 承認 | | 牛田 | 年月日 | 2025.06 | |
| | | | | | | | | | | | | | | | | | 図番 | 05-03 | | |

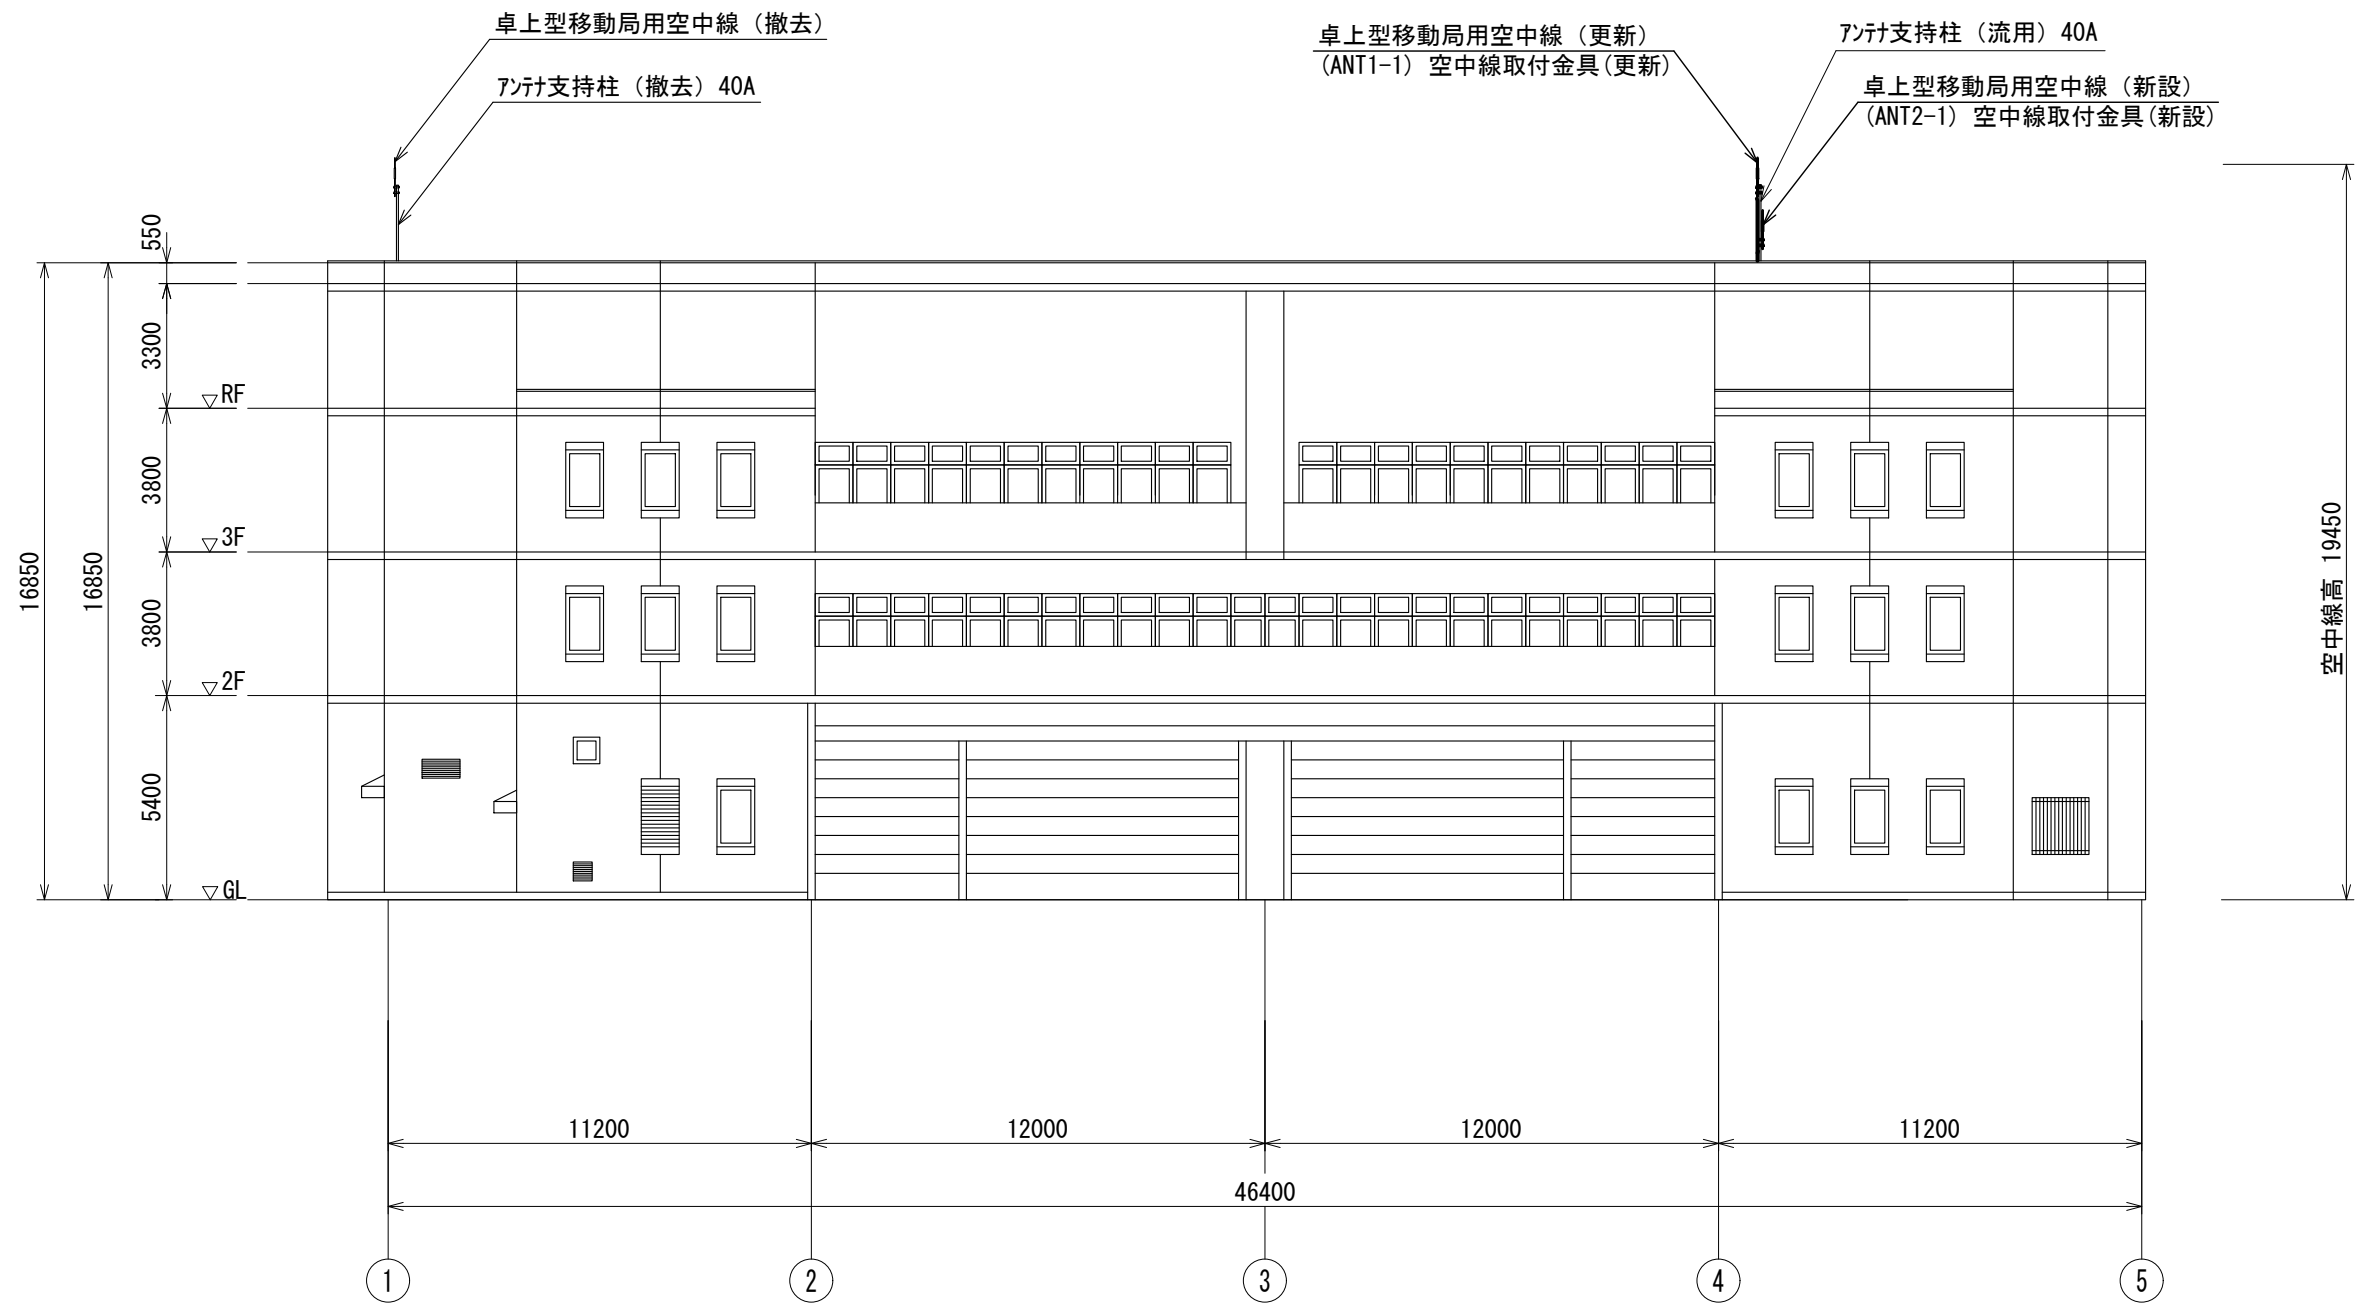

南側立面図

| | | | | | | | | | | | |
|---|-----|------|---------|----|-------|------------------------|---|----|-------|-----|---------|
| 版 | 年月日 | 設変番号 | 変 更 事 項 | 承認 | 発注者 | 名称 |  ビーム計画設計株式会社 Beam Planning Corporation | 設計 | 奥田 | 年月日 | 2025.06 |
| | | | | | 堺市消防局 | 消防救急デジタル無線設備更新業務 | | 検図 | 山村 | 年月日 | 2025.06 |
| | | | | | | 担当係長 担当 | | 承認 | 牛田 | 年月日 | 2025.06 |
| | | | | | | 図名 中消防署 南側立面図 縮尺 1/200 | | 図番 | 05-04 | | |



| | | | | | | | | | | | | | | | |
|---|-----|------|---------|----|--------------|----|--|--|-----------------------------|-------------|--|----|-------|-----|---------|
| 版 | 年月日 | 設定番号 | 変 更 事 項 | 承認 | 発注者 堺市消防局 | | | | 名称 消防救急デジタル無線設備更新業務 | |  ビーム計画設計株式会社 Beam Planning Corporation | 設計 | 奥田 | 年月日 | 2025.06 |
| | | | | | | | | | | | | 校閲 | 山村 | 年月日 | 2025.06 |
| | | | | | 担当係長 | 担当 | | | 図名 中消防署 訓練棟 屋上階平面図・北側立面図 | 縮尺 1/200 | | 承認 | 牛田 | 年月日 | 2025.06 |
| | | | | | | | | | | | | 図番 | 05-05 | | |