


版	年月日	設変番号	変 更 事 項	承認	発注者	名称	設計	奥田	年月日	2025.06
					堺市消防局	消防救急デジタル無線設備更新業務	検図	山村	年月日	2025.06
					担当係長	担当	承認	牛田	年月日	2025.06
						西消防署 1階平面図	縮尺			
						1/200				
株式会社ビー・プランニング								図番	07-01	




版	年月日	設変番号	変 更 事 項	承認	発注者	名称	図名	縮尺	設計	奥田	年月日	2025.06
					堺市消防局	消防救急デジタル無線設備更新業務	西消防署 2階平面図	1/200	校図	山村	年月日	2025.06
					担当係長	担当			承認	牛田	年月日	2025.06
									図番			07-02

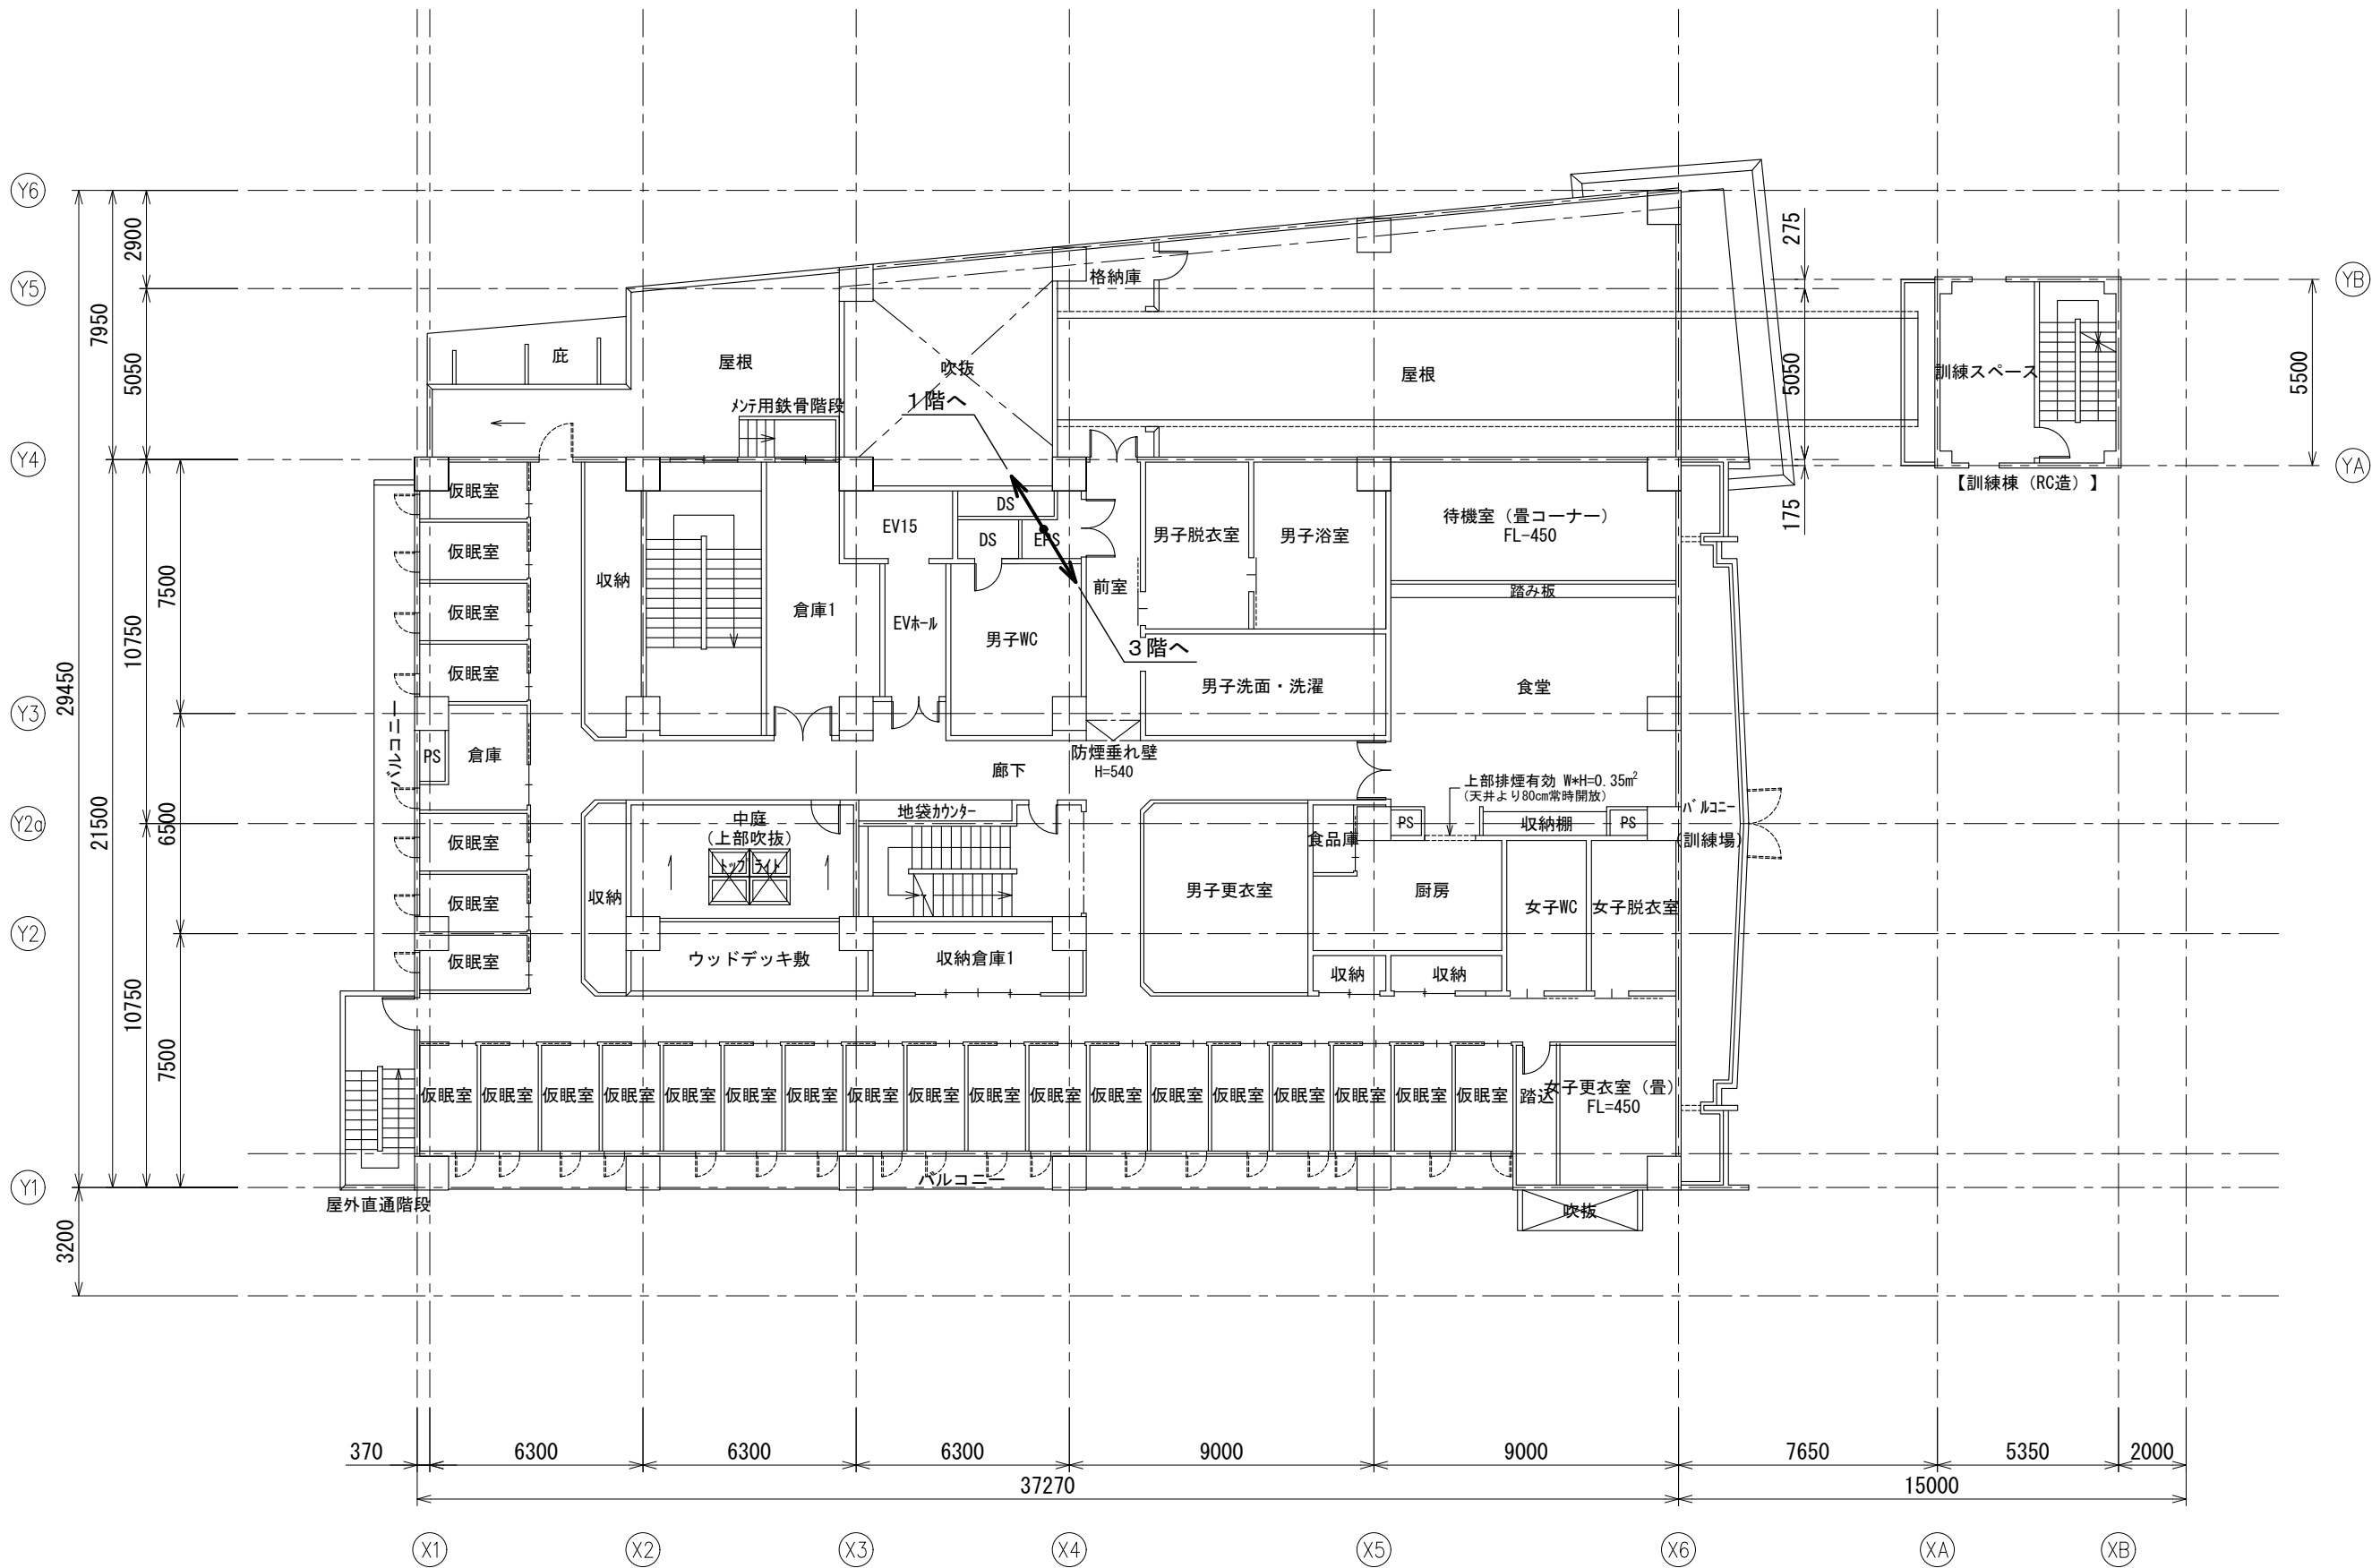

ビーム計画設計株式会社  
Beam Planning Corporation





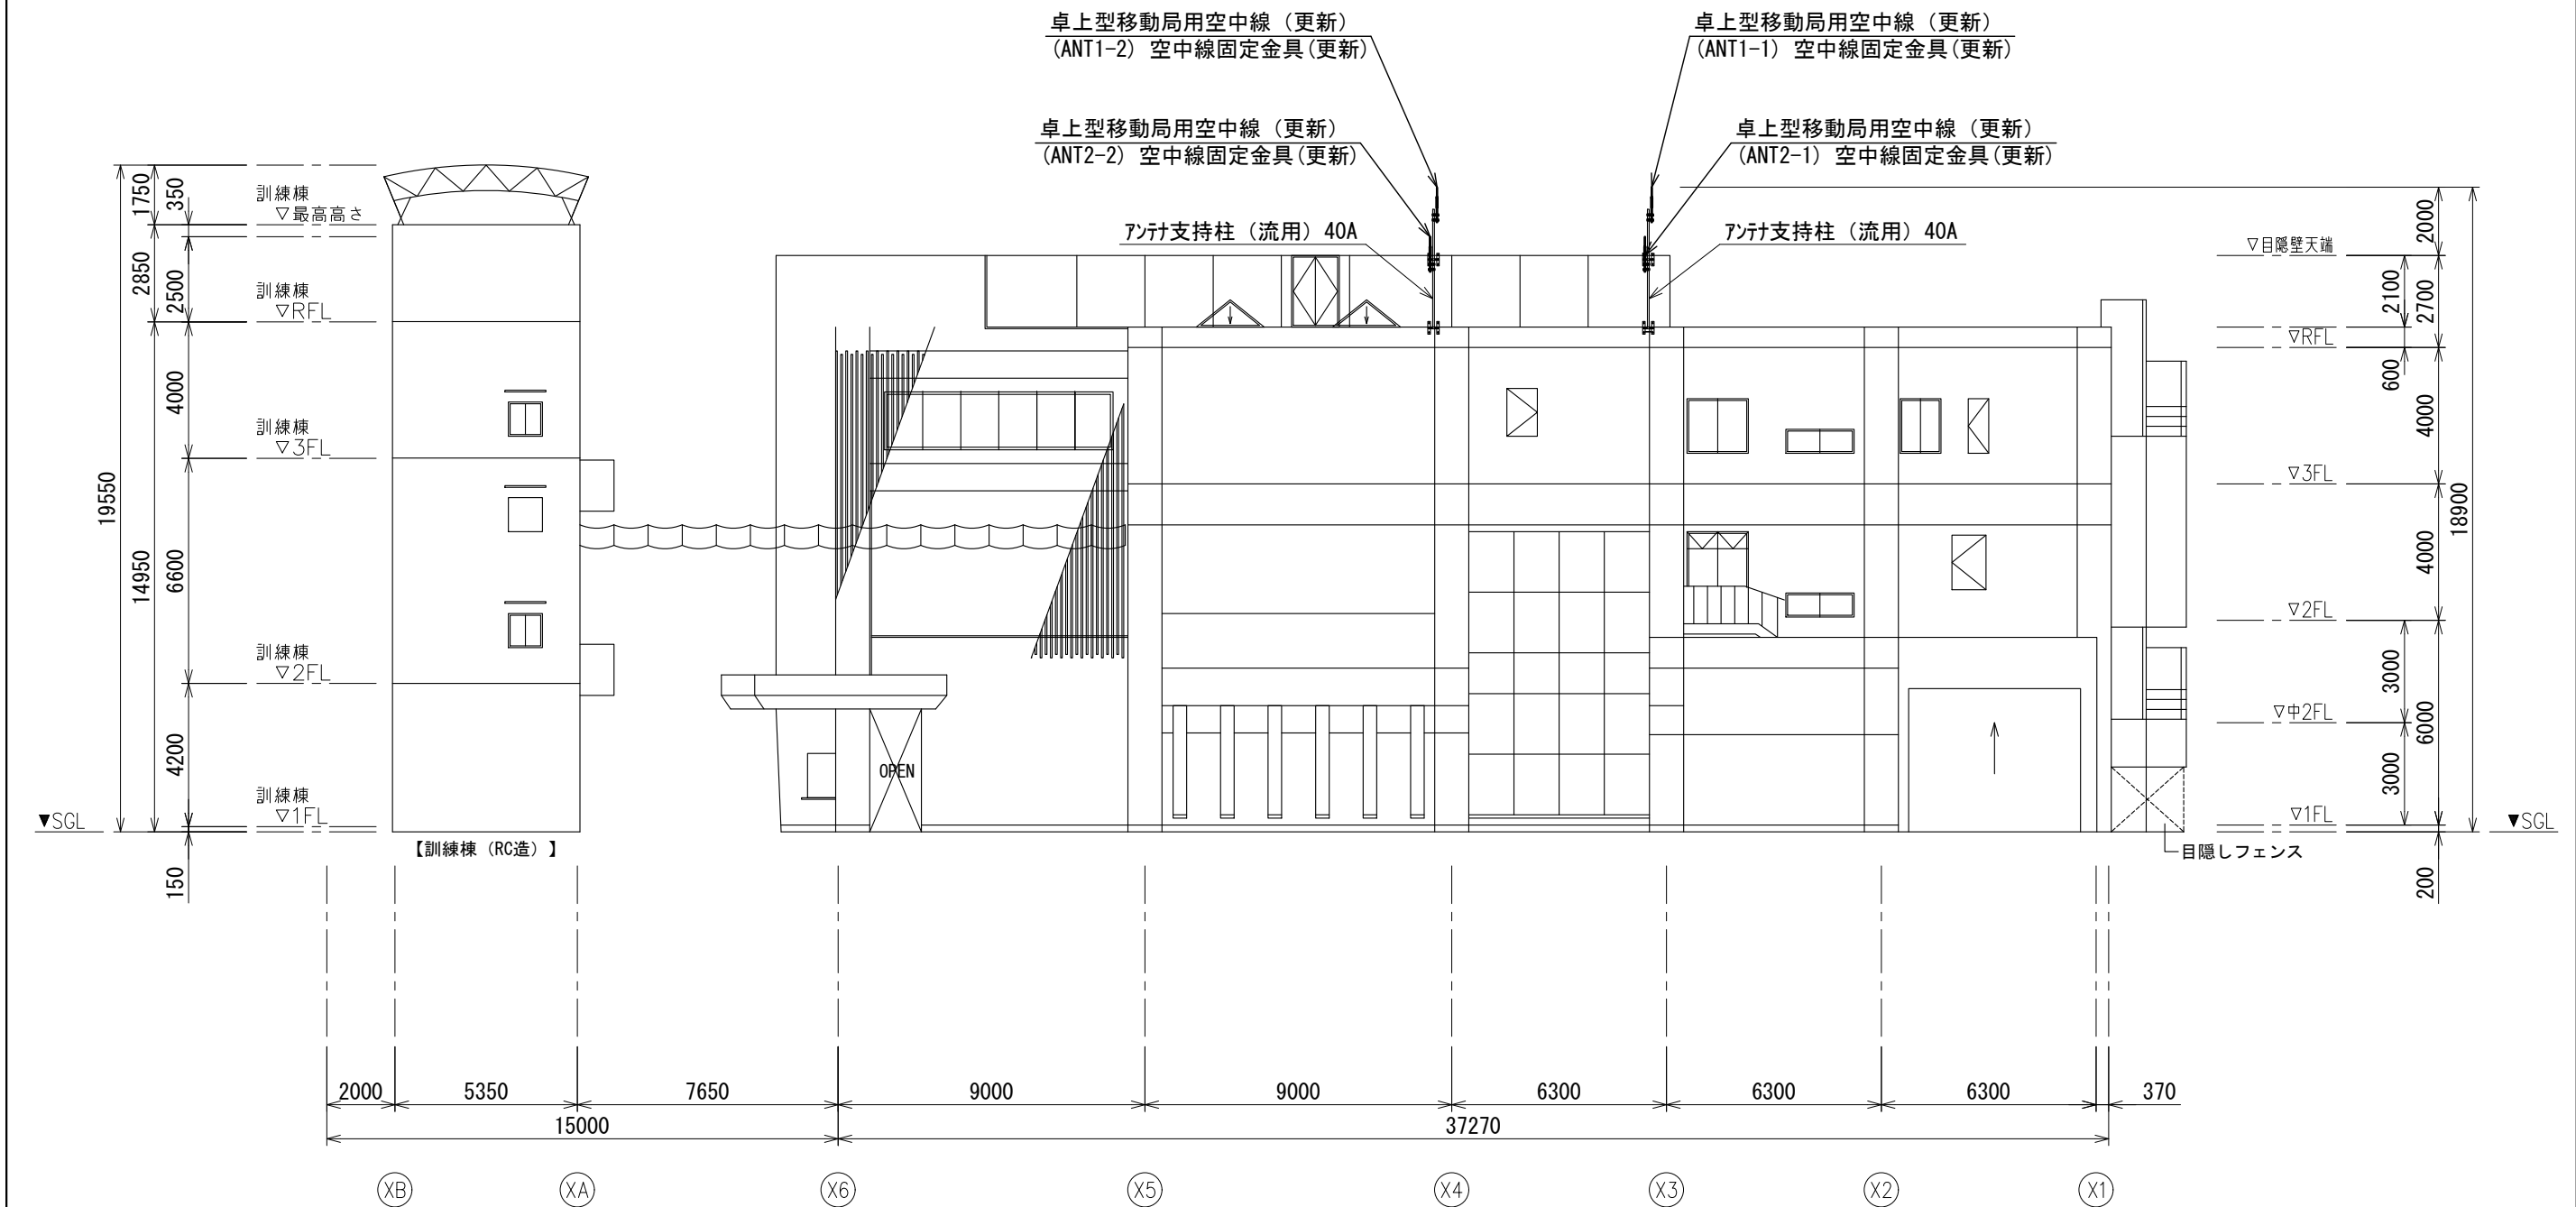

版	年月日	設変番号	変更事項	承認	発注者	名称	設計	奥田	年月日	2025.06
					堺市消防局	消防救急デジタル無線設備更新業務	検図	山村	年月日	2025.06
					担当係長	担当	承認	牛田	年月日	2025.06
						西消防署 東側立面図	図番		07-05	
						縮尺 1/200				



ビーム計画設計株式会社  
Beam Planning Corporation