


1階平面図

版	年月日	設変番号	変 更 事 項	承認	発注者	名称	図名	縮尺	設計	奥田	年月日	2025.06
					堺市消防局	消防救急デジタル無線設備更新業務	南消防署 1階平面図	1/200	検図	山村	年月日	2025.06
					担当係長	担当			承認	牛田	年月日	2025.06
									図番		08-01	




ビーム計画設計株式会社  
Beam Planning Corporation

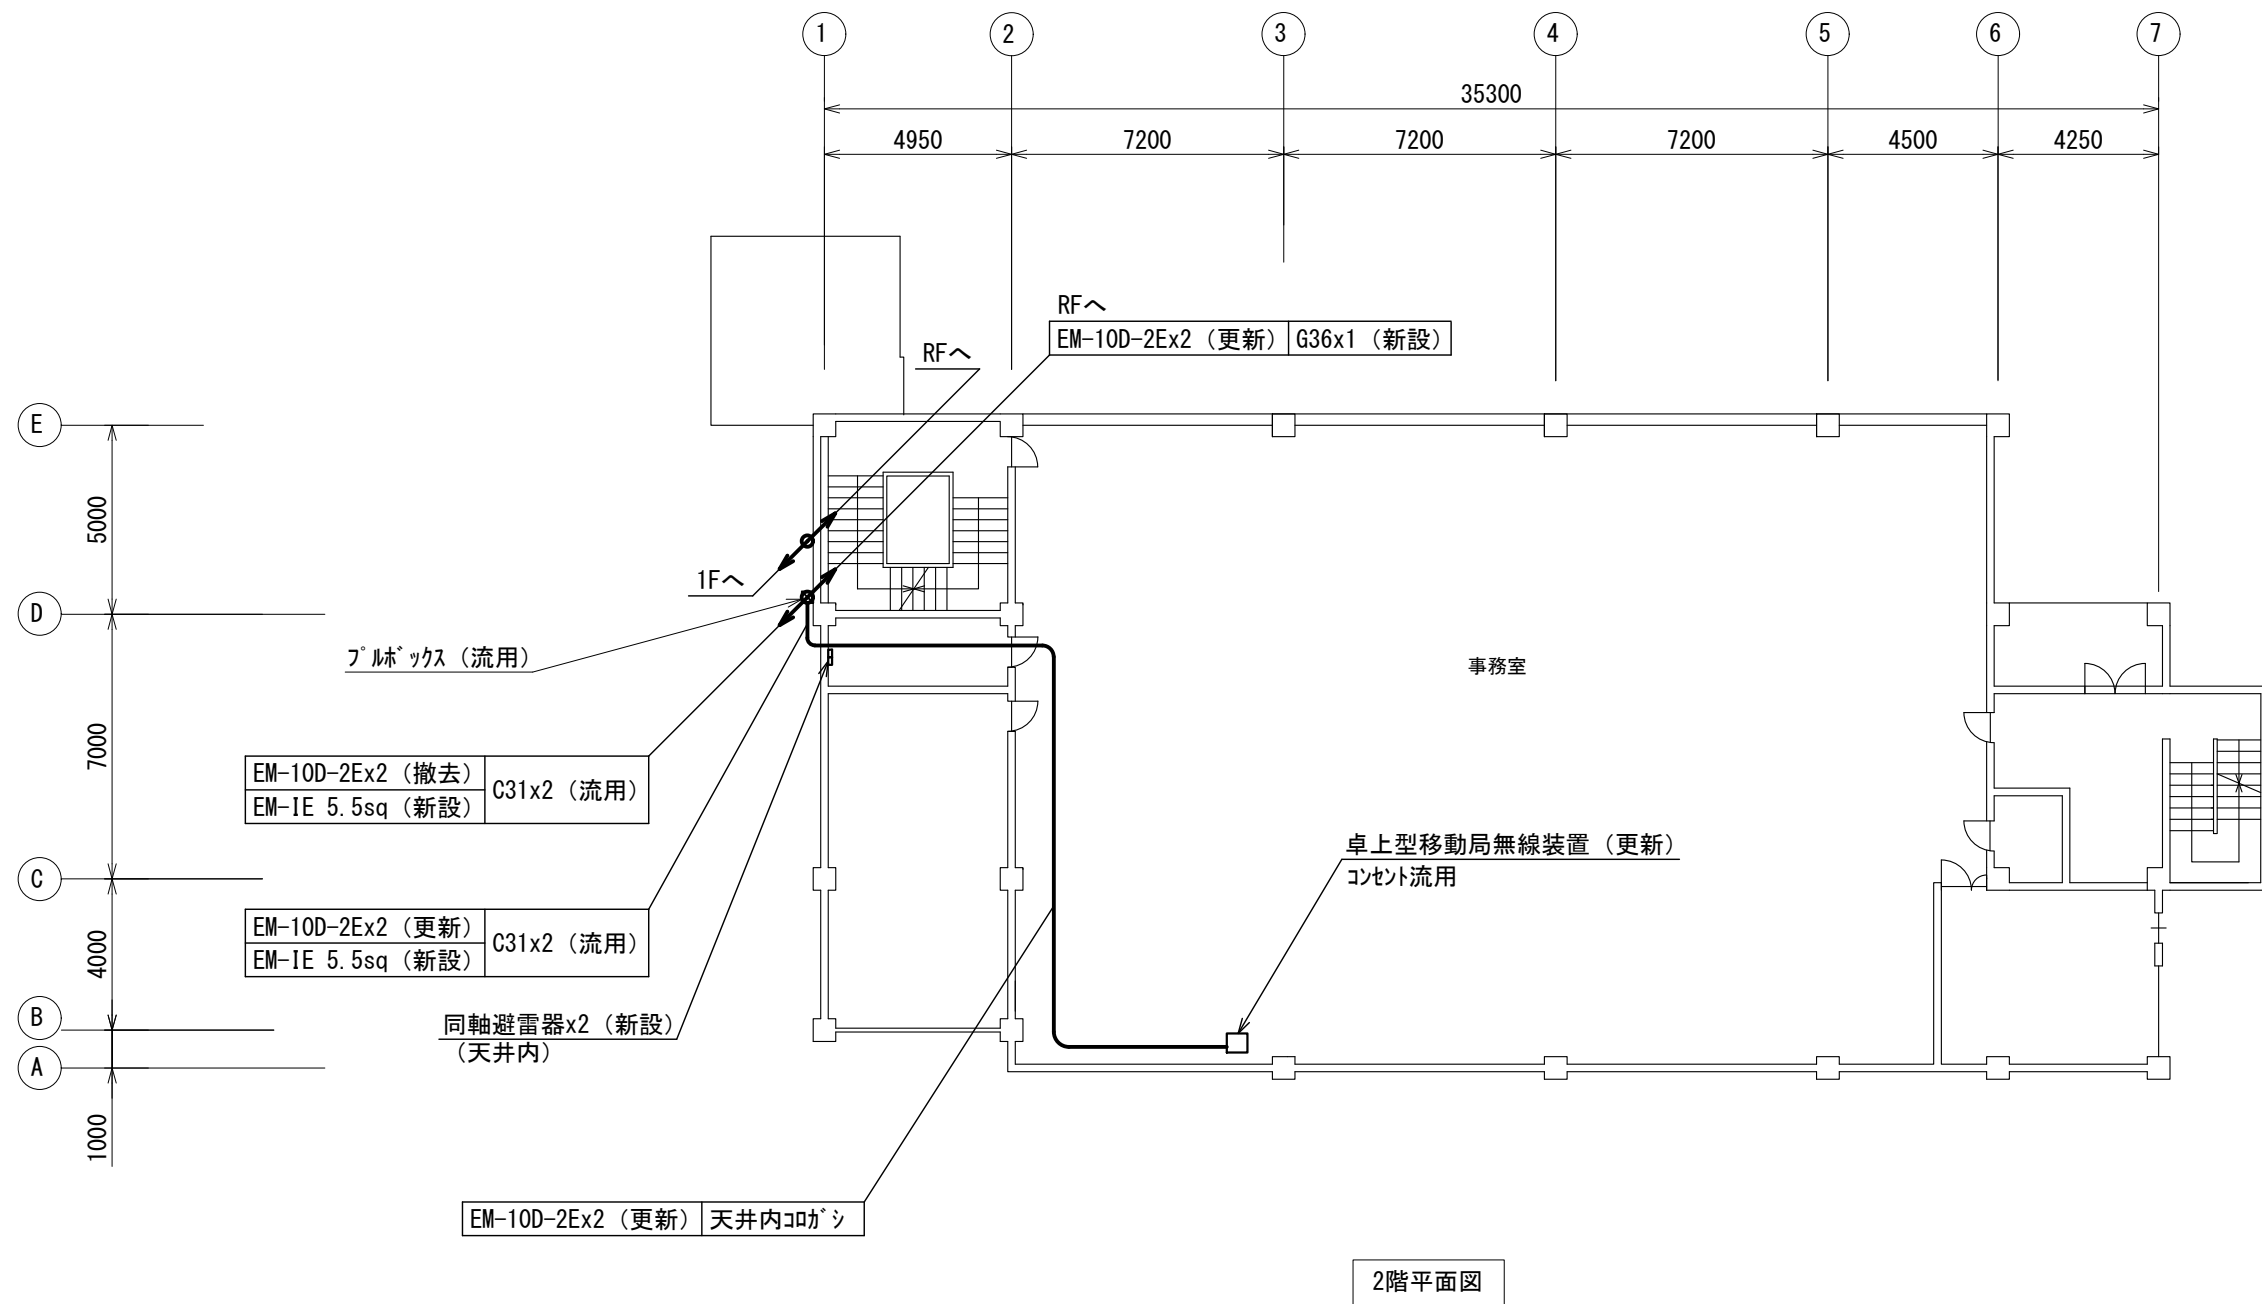

版	年月日	設変番号	変 更 事 項	承認	発注者	名称	図名	縮尺	設計	奥田	年月日	2025.06
					堺市消防局	消防救急デジタル無線設備更新業務	南消防署 2階平面図	1/200	検図	山村	年月日	2025.06
					担当係長	担当			承認	牛田	年月日	2025.06
									図番		08-02	




ビーム計画設計株式会社  
Beam Planning Corporation

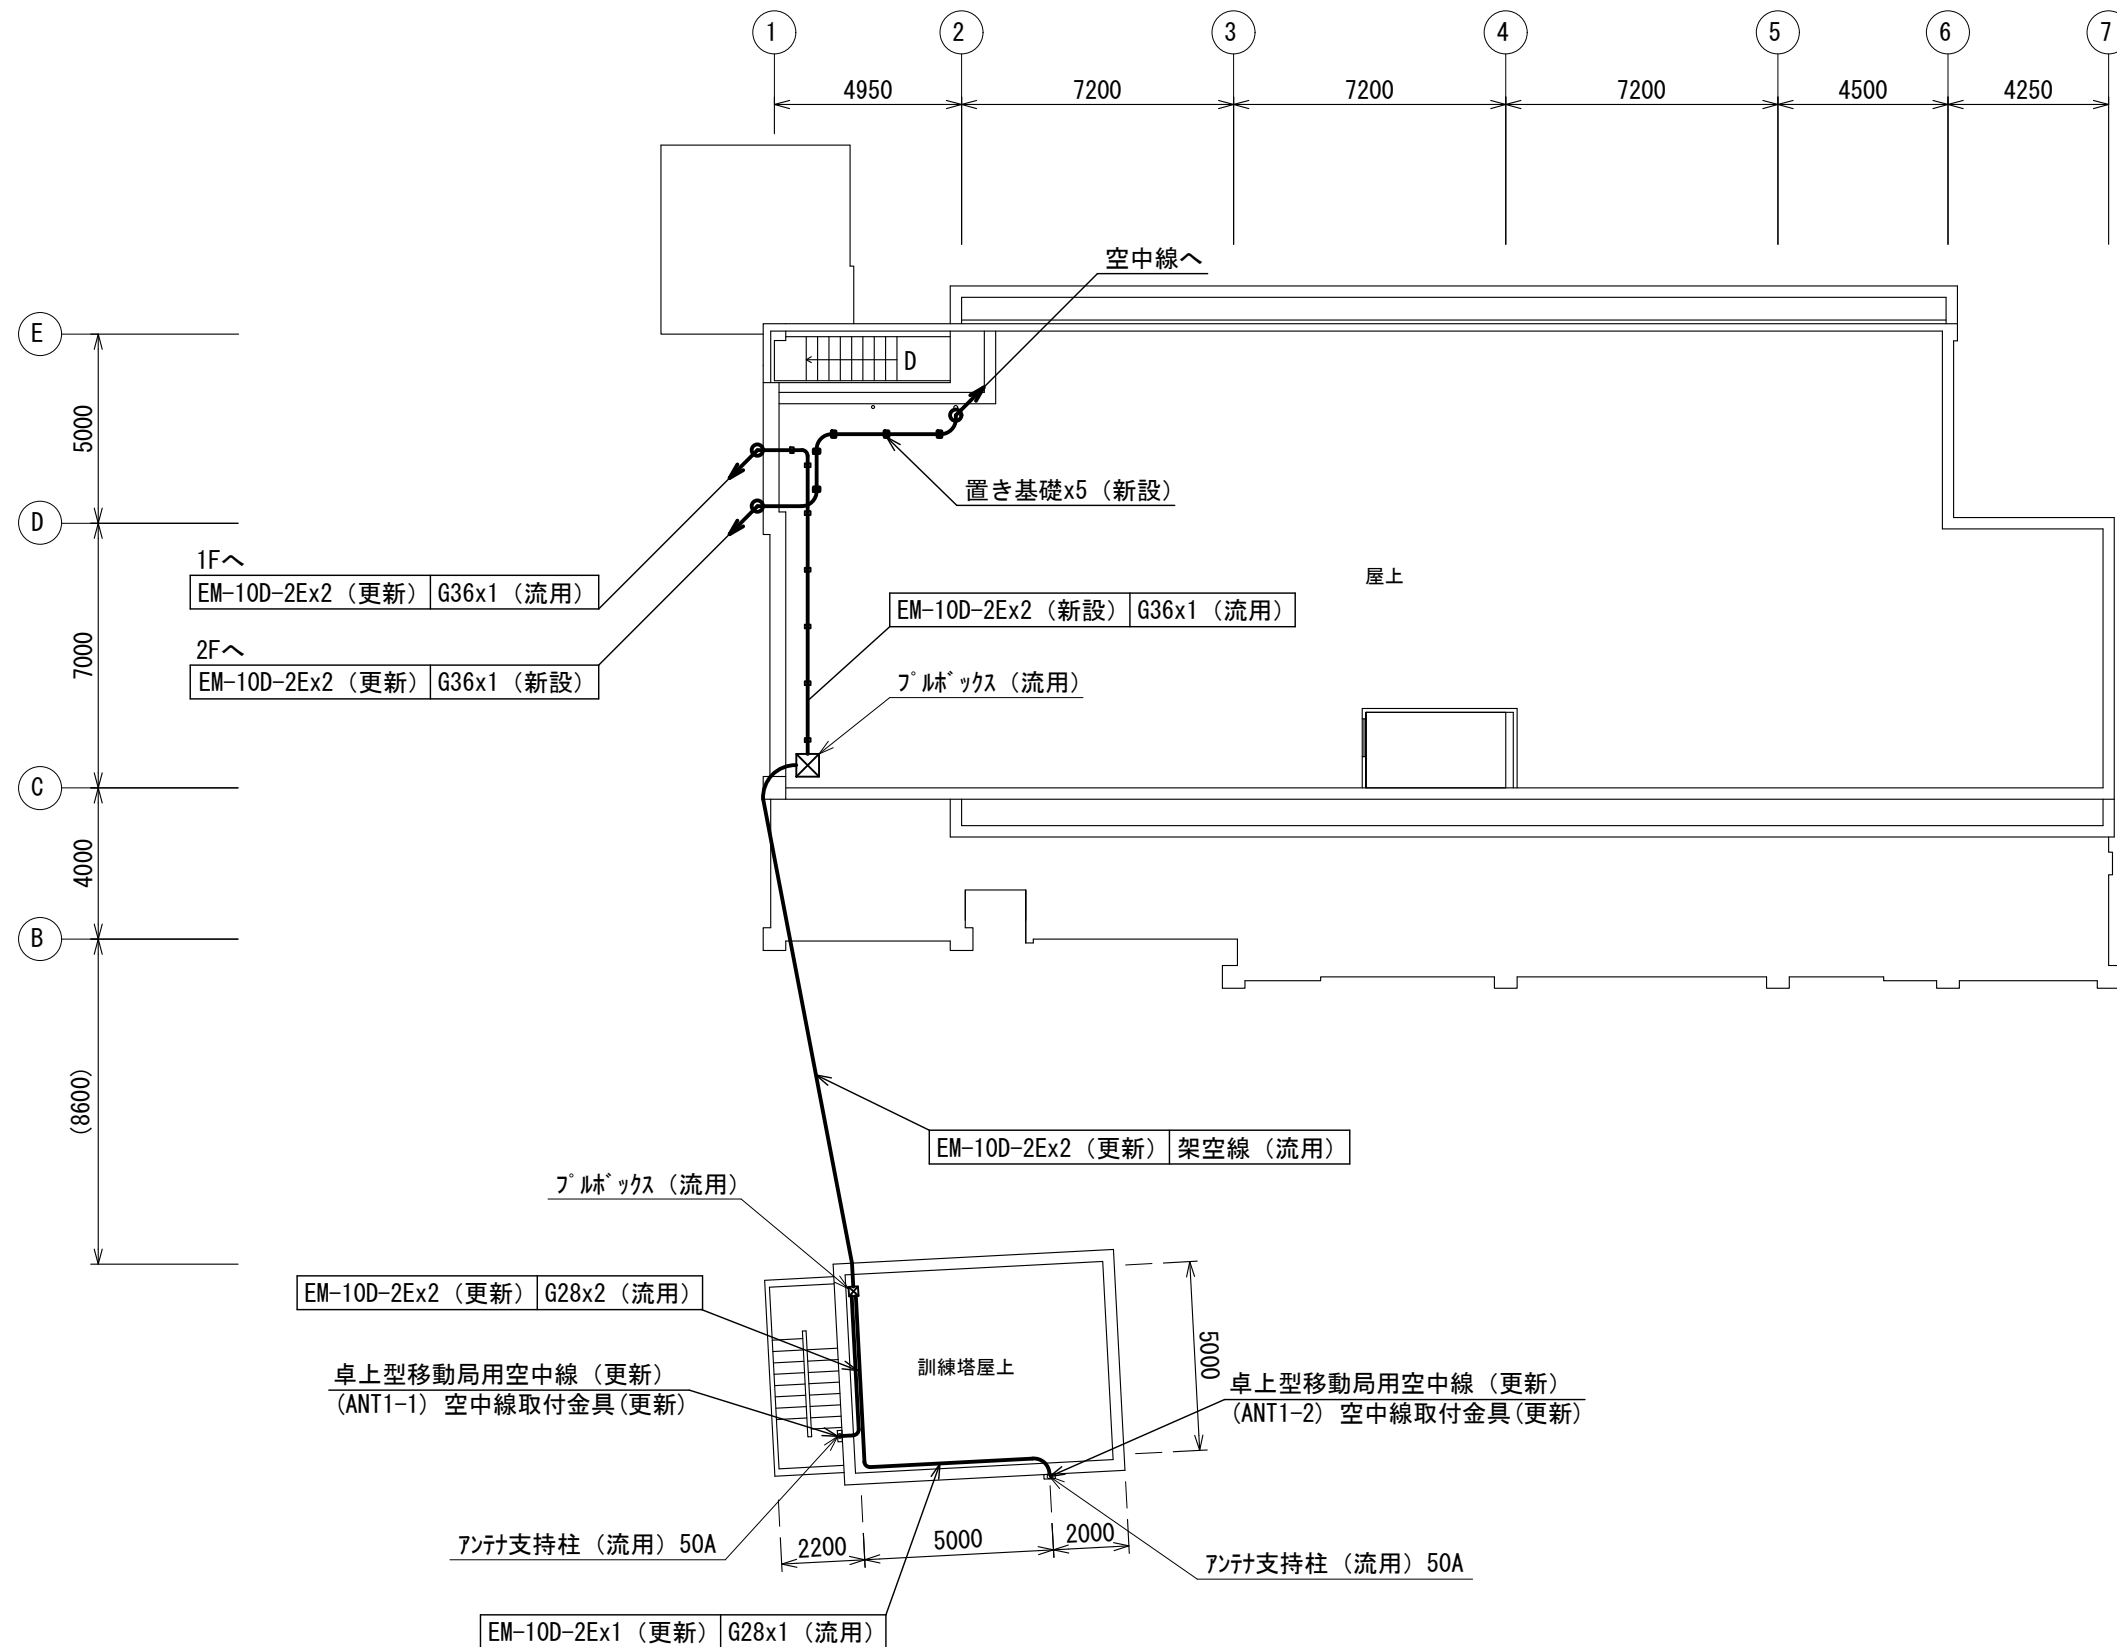

版	年月日	設変番号	変 更 事 項	承認	発注者	名称	設計	奥田	年月日	2025.06
					堺市消防局	消防救急デジタル無線設備更新業務	検図	山村	年月日	2025.06
					担当係長	担当	承認	牛田	年月日	2025.06
						図名	図番			08-03
						南消防署 屋上平面図	縮尺			1/200




ビーム計画設計株式会社  
Beam Planning Corporation

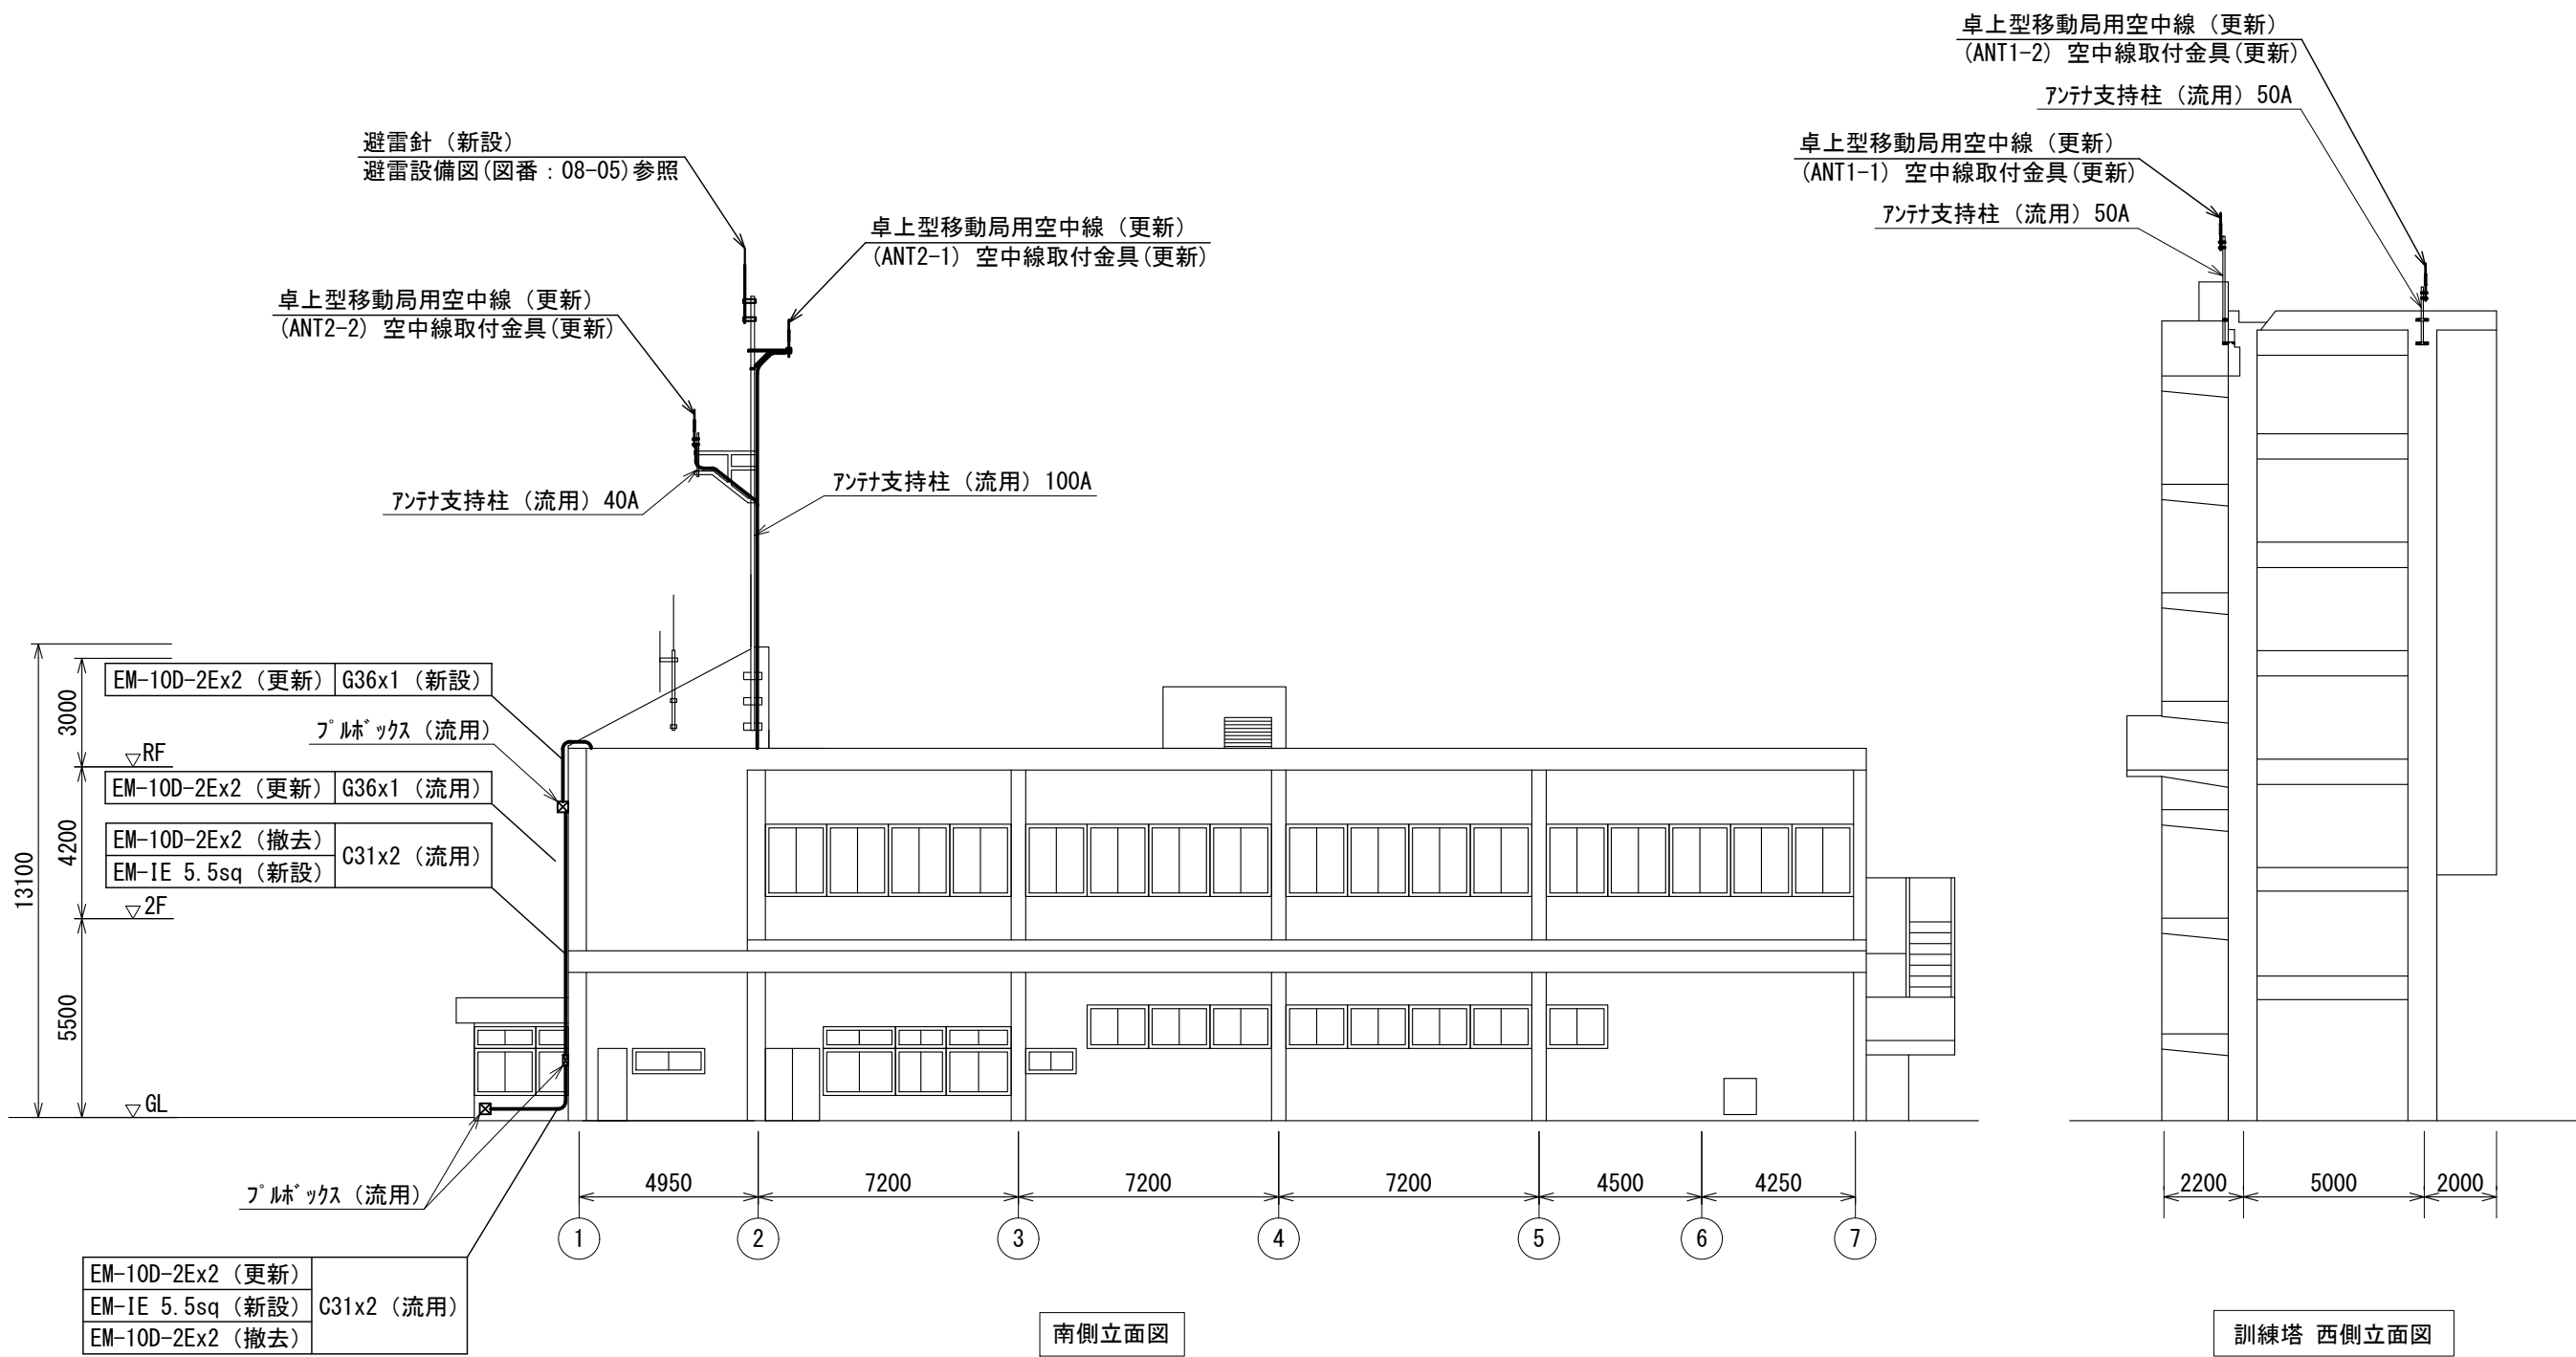

版	年月日	設定番号	変更事項	承認	発注者	名称	図名	縮尺	設計	奥田	年月日	2025.06
					堺市消防局	消防救急デジタル無線設備更新業務	南消防署 南側立面図・訓練塔 西側立面図	1/200	検図	山村	年月日	2025.06
					担当係長 担当				承認	牛田	年月日	2025.06
									図番	08-04		



ビーム計画設計株式会社  
Beam Planning Corporation

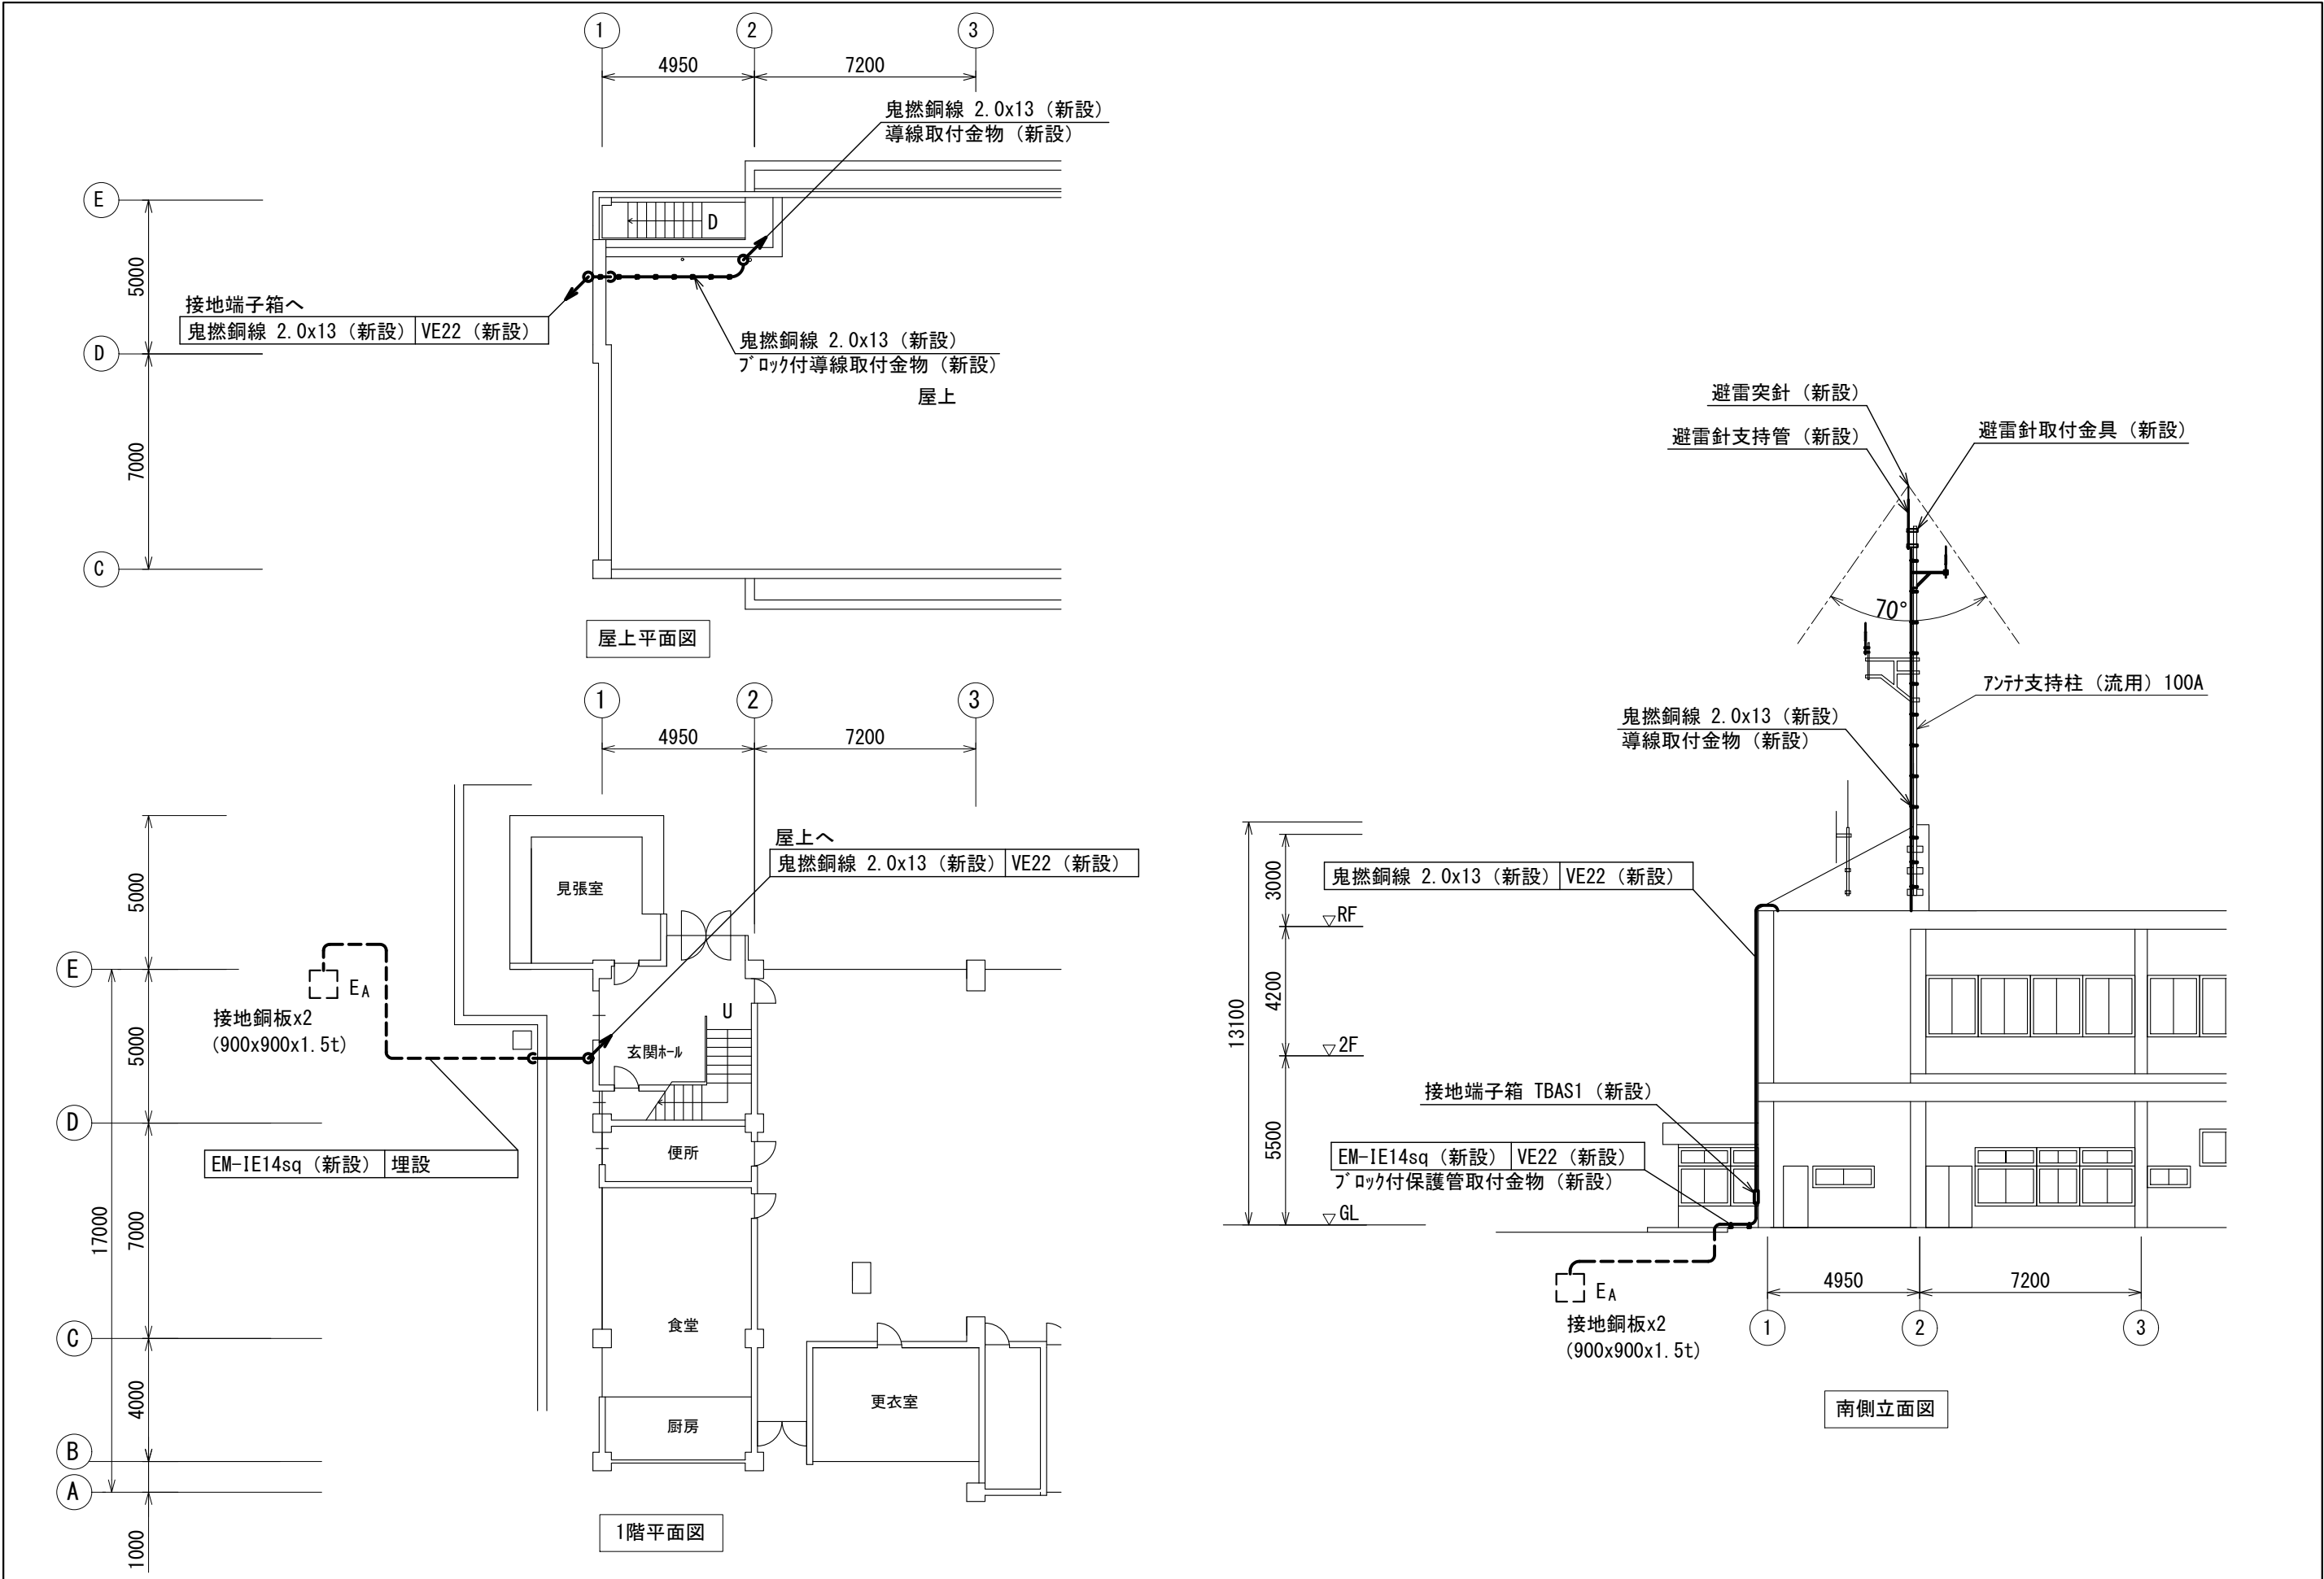

版	年月日	設変番号	変 更 事 項	承認	発注者	名称	設計	奥田	年月日	2025.06
					堺市消防局	消防救急デジタル無線設備更新業務	検図	山村	年月日	2025.06
					担当係長	担当	承認	牛田	年月日	2025.06
						図名	図番		08-05	
						南消防署 避雷設備設置図	縮尺			
						1/200				



ビーム計画設計株式会社  
Beam Planning Corporation