


1階平面図


版	年月日	設変番号	変 更 事 項	承認	発注者	名称	図名	縮尺	設計	奥田	年月日	2025.06
					堺市消防局	消防救急デジタル無線設備更新業務	北消防署 1階平面図	1/200	検図	山村	年月日	2025.06
					担当係長	担当			承認	牛田	年月日	2025.06
									図番		09-01	




ビーム計画設計株式会社
Beam Planning Corporation

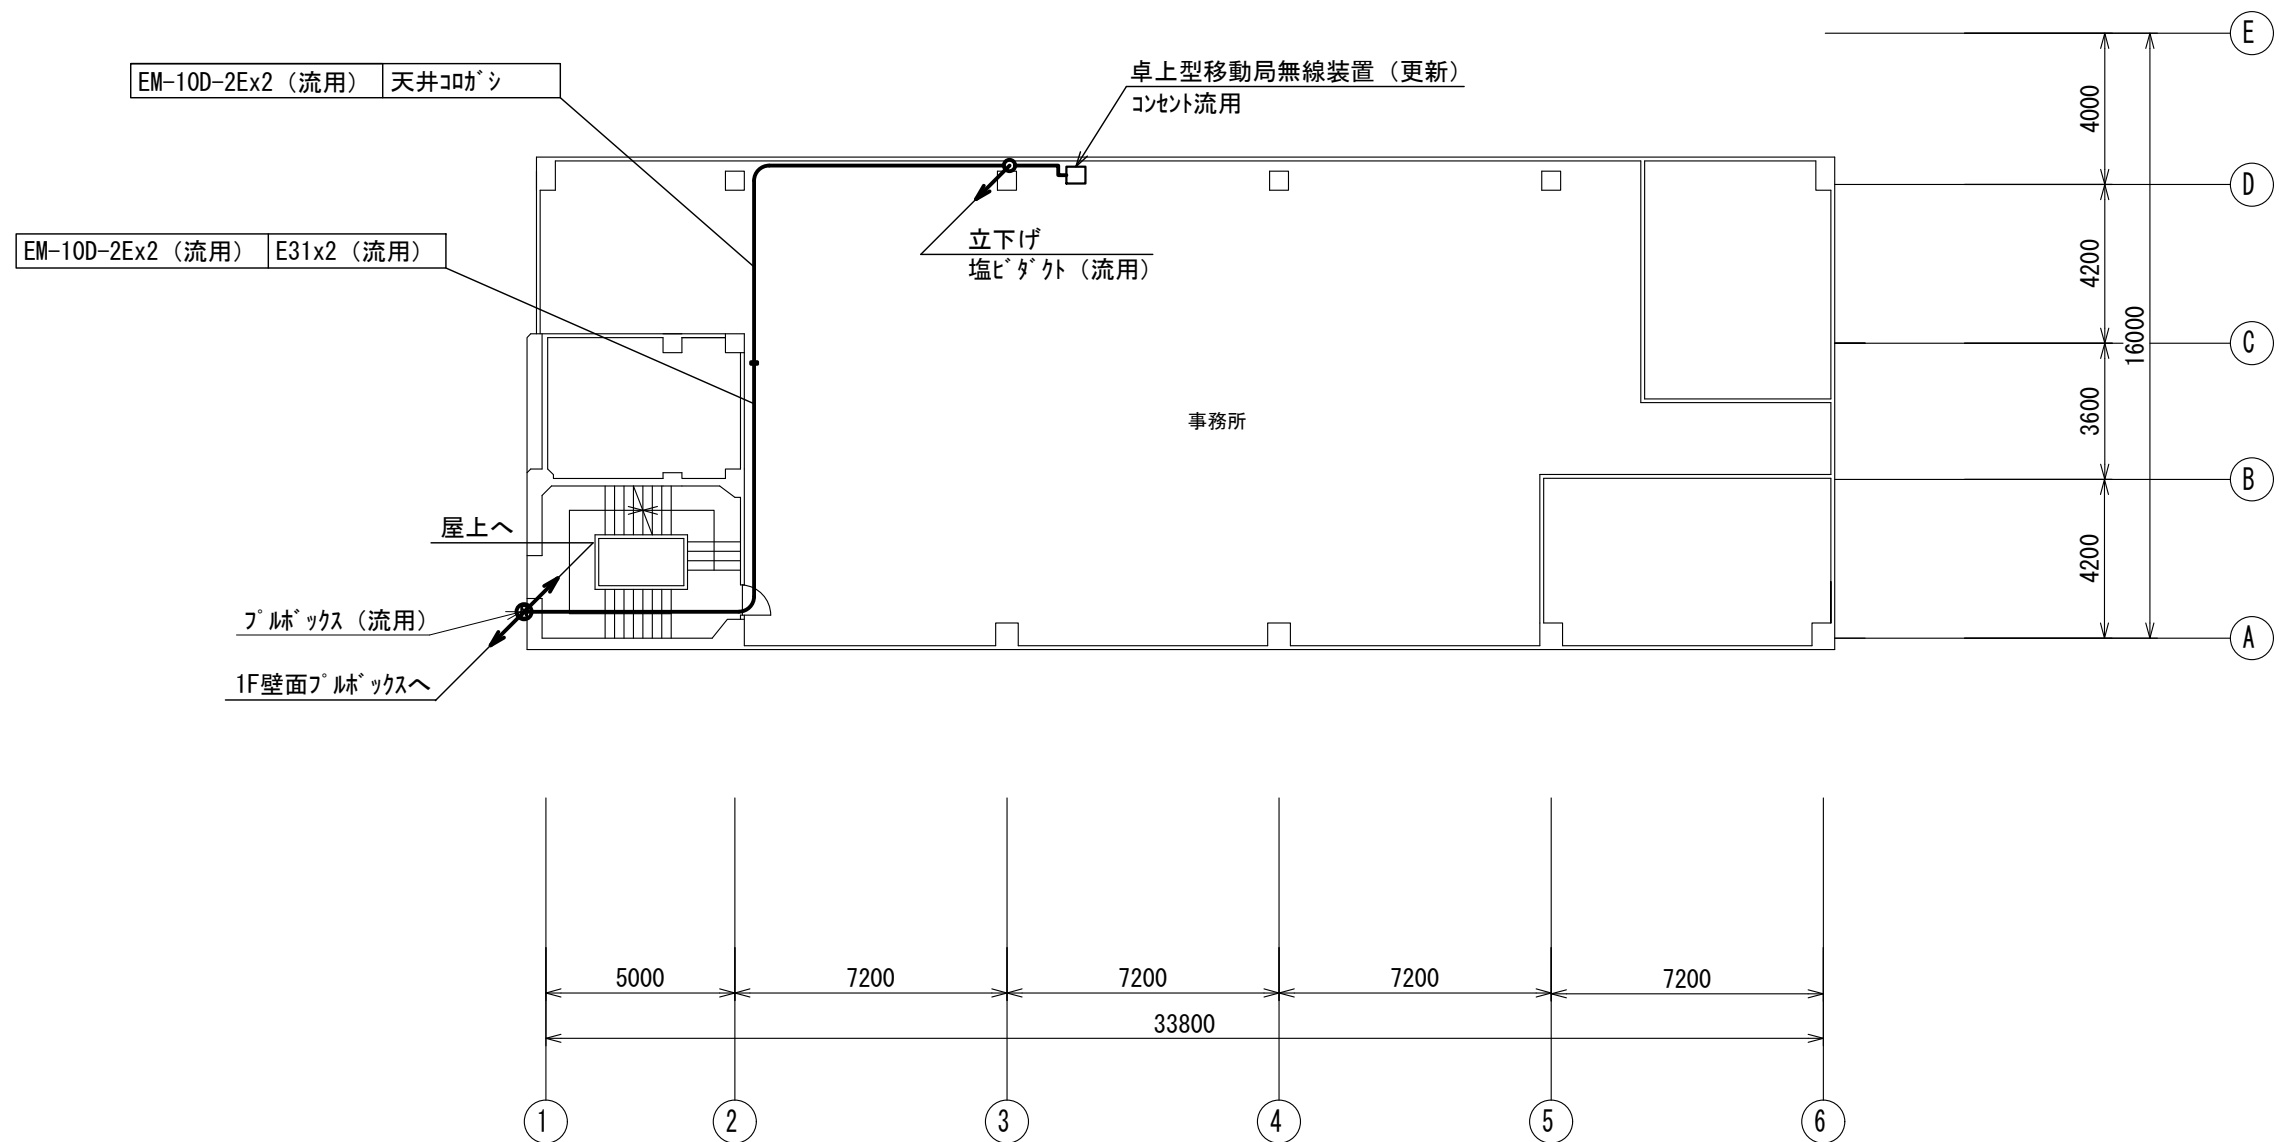


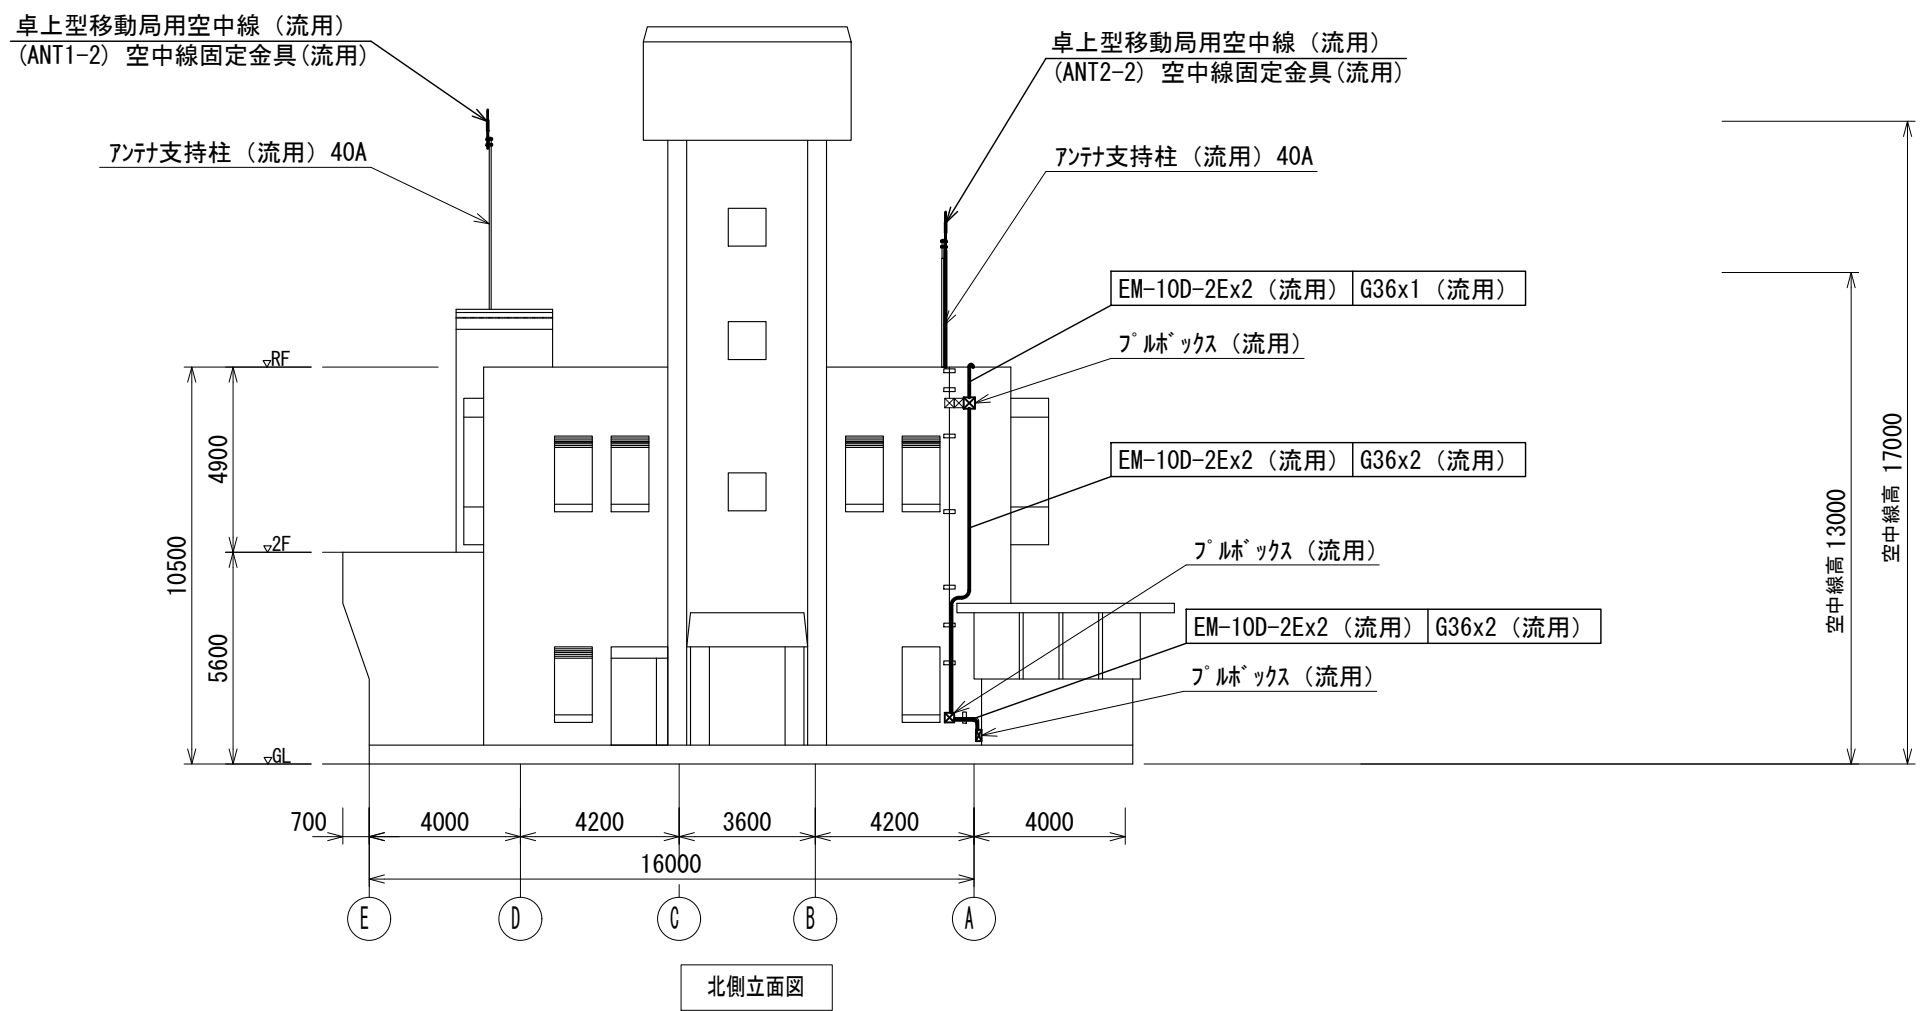
2階平面図


版	年月日	設変番号	変 更 事 項				承認	発注者 堺市消防局				名称 消防救急デジタル無線設備更新業務				 ビーム計画設計株式会社 Beam Planning Corporation	設計	奥田	年月日	2025.06		
								担当係長 担当				図名 北消防署 2階平面図			縮尺 1/200			検図	山村	年月日	2025.06	
																		承認	牛田	年月日	2025.06	
																		図番			09-02	

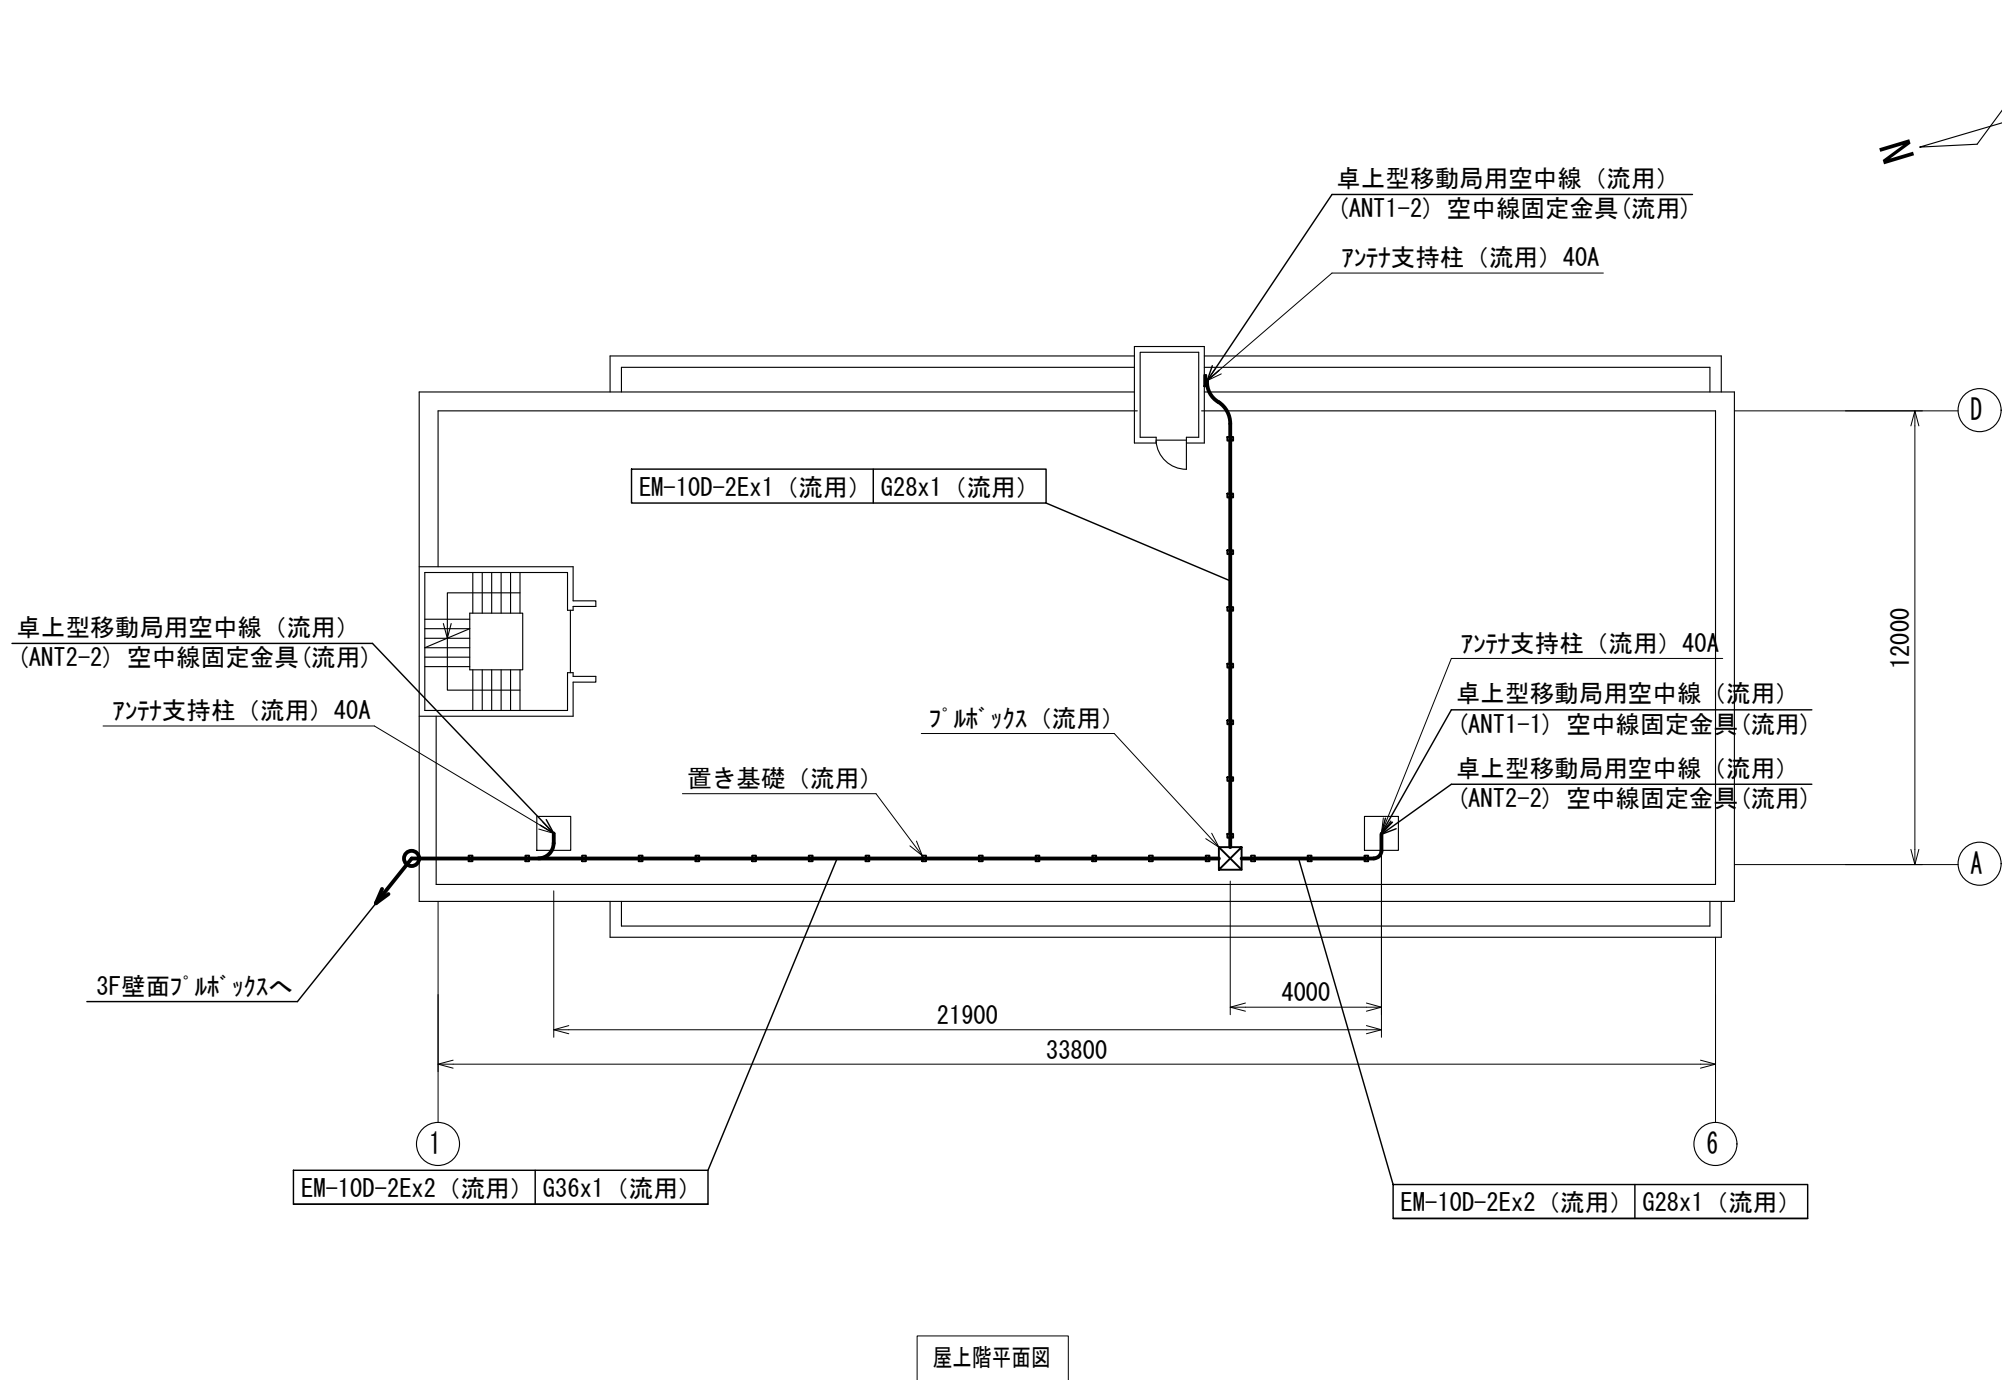

屋上階平面図

版	年月日	設変番号	変 更 事 項	承認	発注者 堺市消防局			名称 消防救急デジタル無線設備更新業務	 ビーム計画設計株式会社 Beam Planning Corporation	設計	奥田	年月日	2025.06	
					担当係長			図名 北消防署 屋上階平面図		縮尺 1/200	検図	山村	年月日	2025.06
					担当						承認	牛田	年月日	2025.06
											図番	09-03		



版	年月日	設変番号	変更事項	承認	発注者	名称	 ビーム計画設計株式会社 Beam Planning Corporation	設計	奥田	年月日	2025.06
					堺市消防局	消防救急デジタル無線設備更新業務		検図	山村	年月日	2025.06
					担当係長 担当	図名 北消防署 北側立面図		承認	牛田	年月日	2025.06
						縮尺 1/200		図番	09-04		