




1階平面図

版	年月日	設変番号	変 更 事 項	承認	発注者	名称	図名	縮尺	設計	奥田	年月日	2025.06
					堺市消防局	消防救急デジタル無線設備更新業務	高石消防署 1階平面図	1/200	検図	山村	年月日	2025.06
					担当係長	担当			承認	牛田	年月日	2025.06
									図番		11-01	

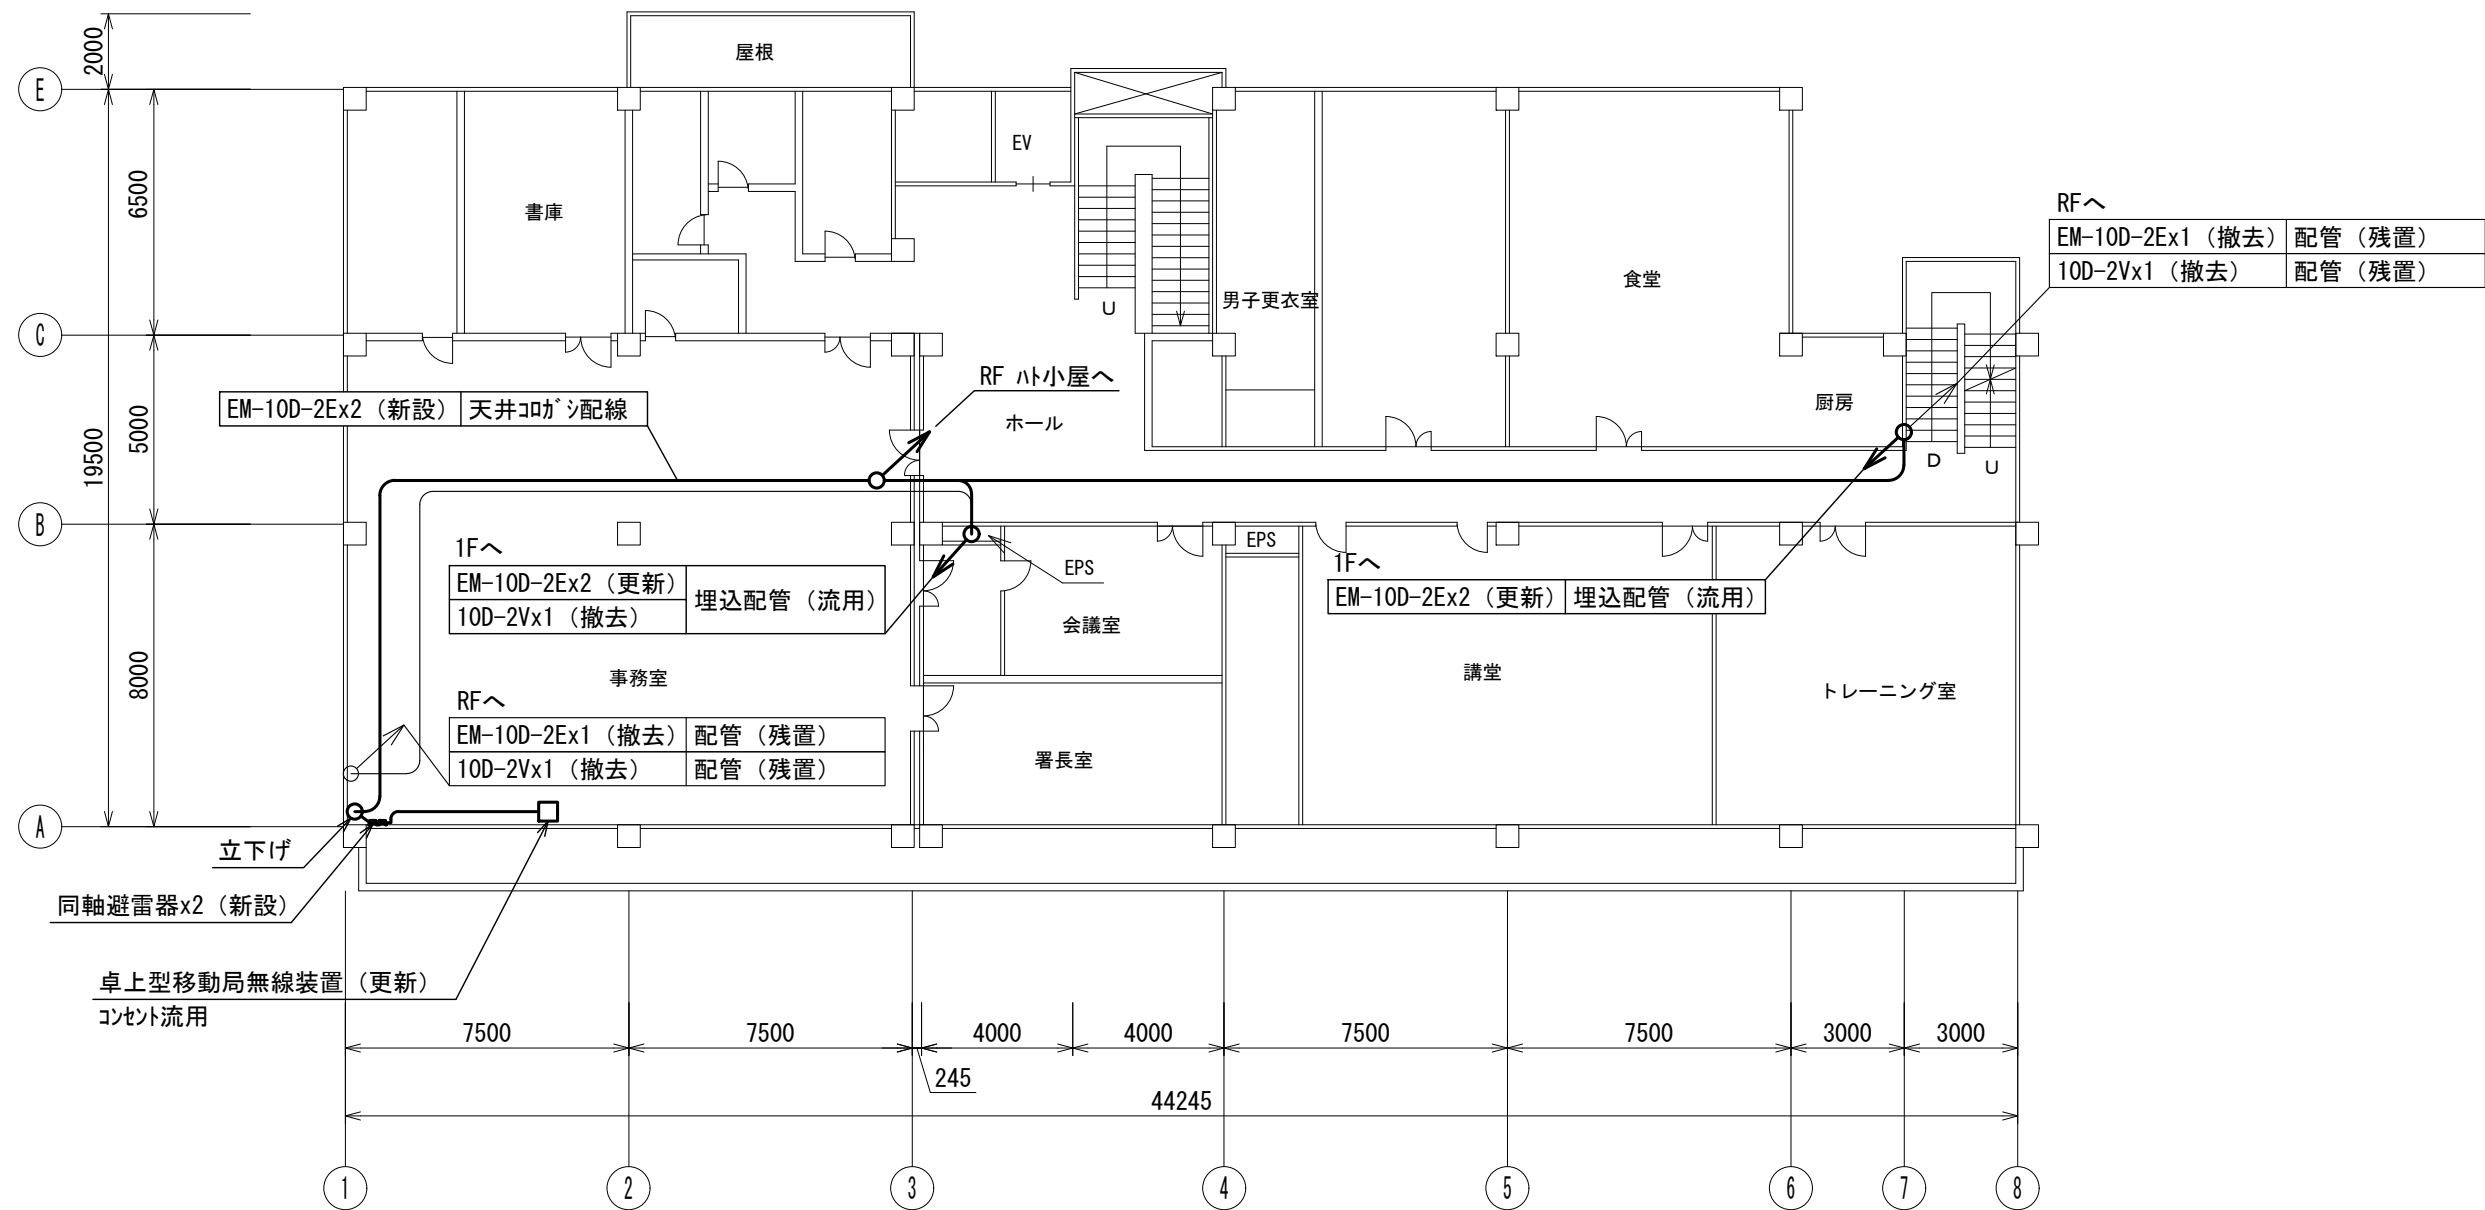

2階平面図

版	年月日	設変番号	変 更 事 項	承認	発注者	名称	図名	縮尺	設計	奥田	年月日	2025.06
					堺市消防局	消防救急デジタル無線設備更新業務	高石消防署 2階平面図	1/200	検図	山村	年月日	2025.06
					担当係長	担当			承認	牛田	年月日	2025.06
									図番		11-02	

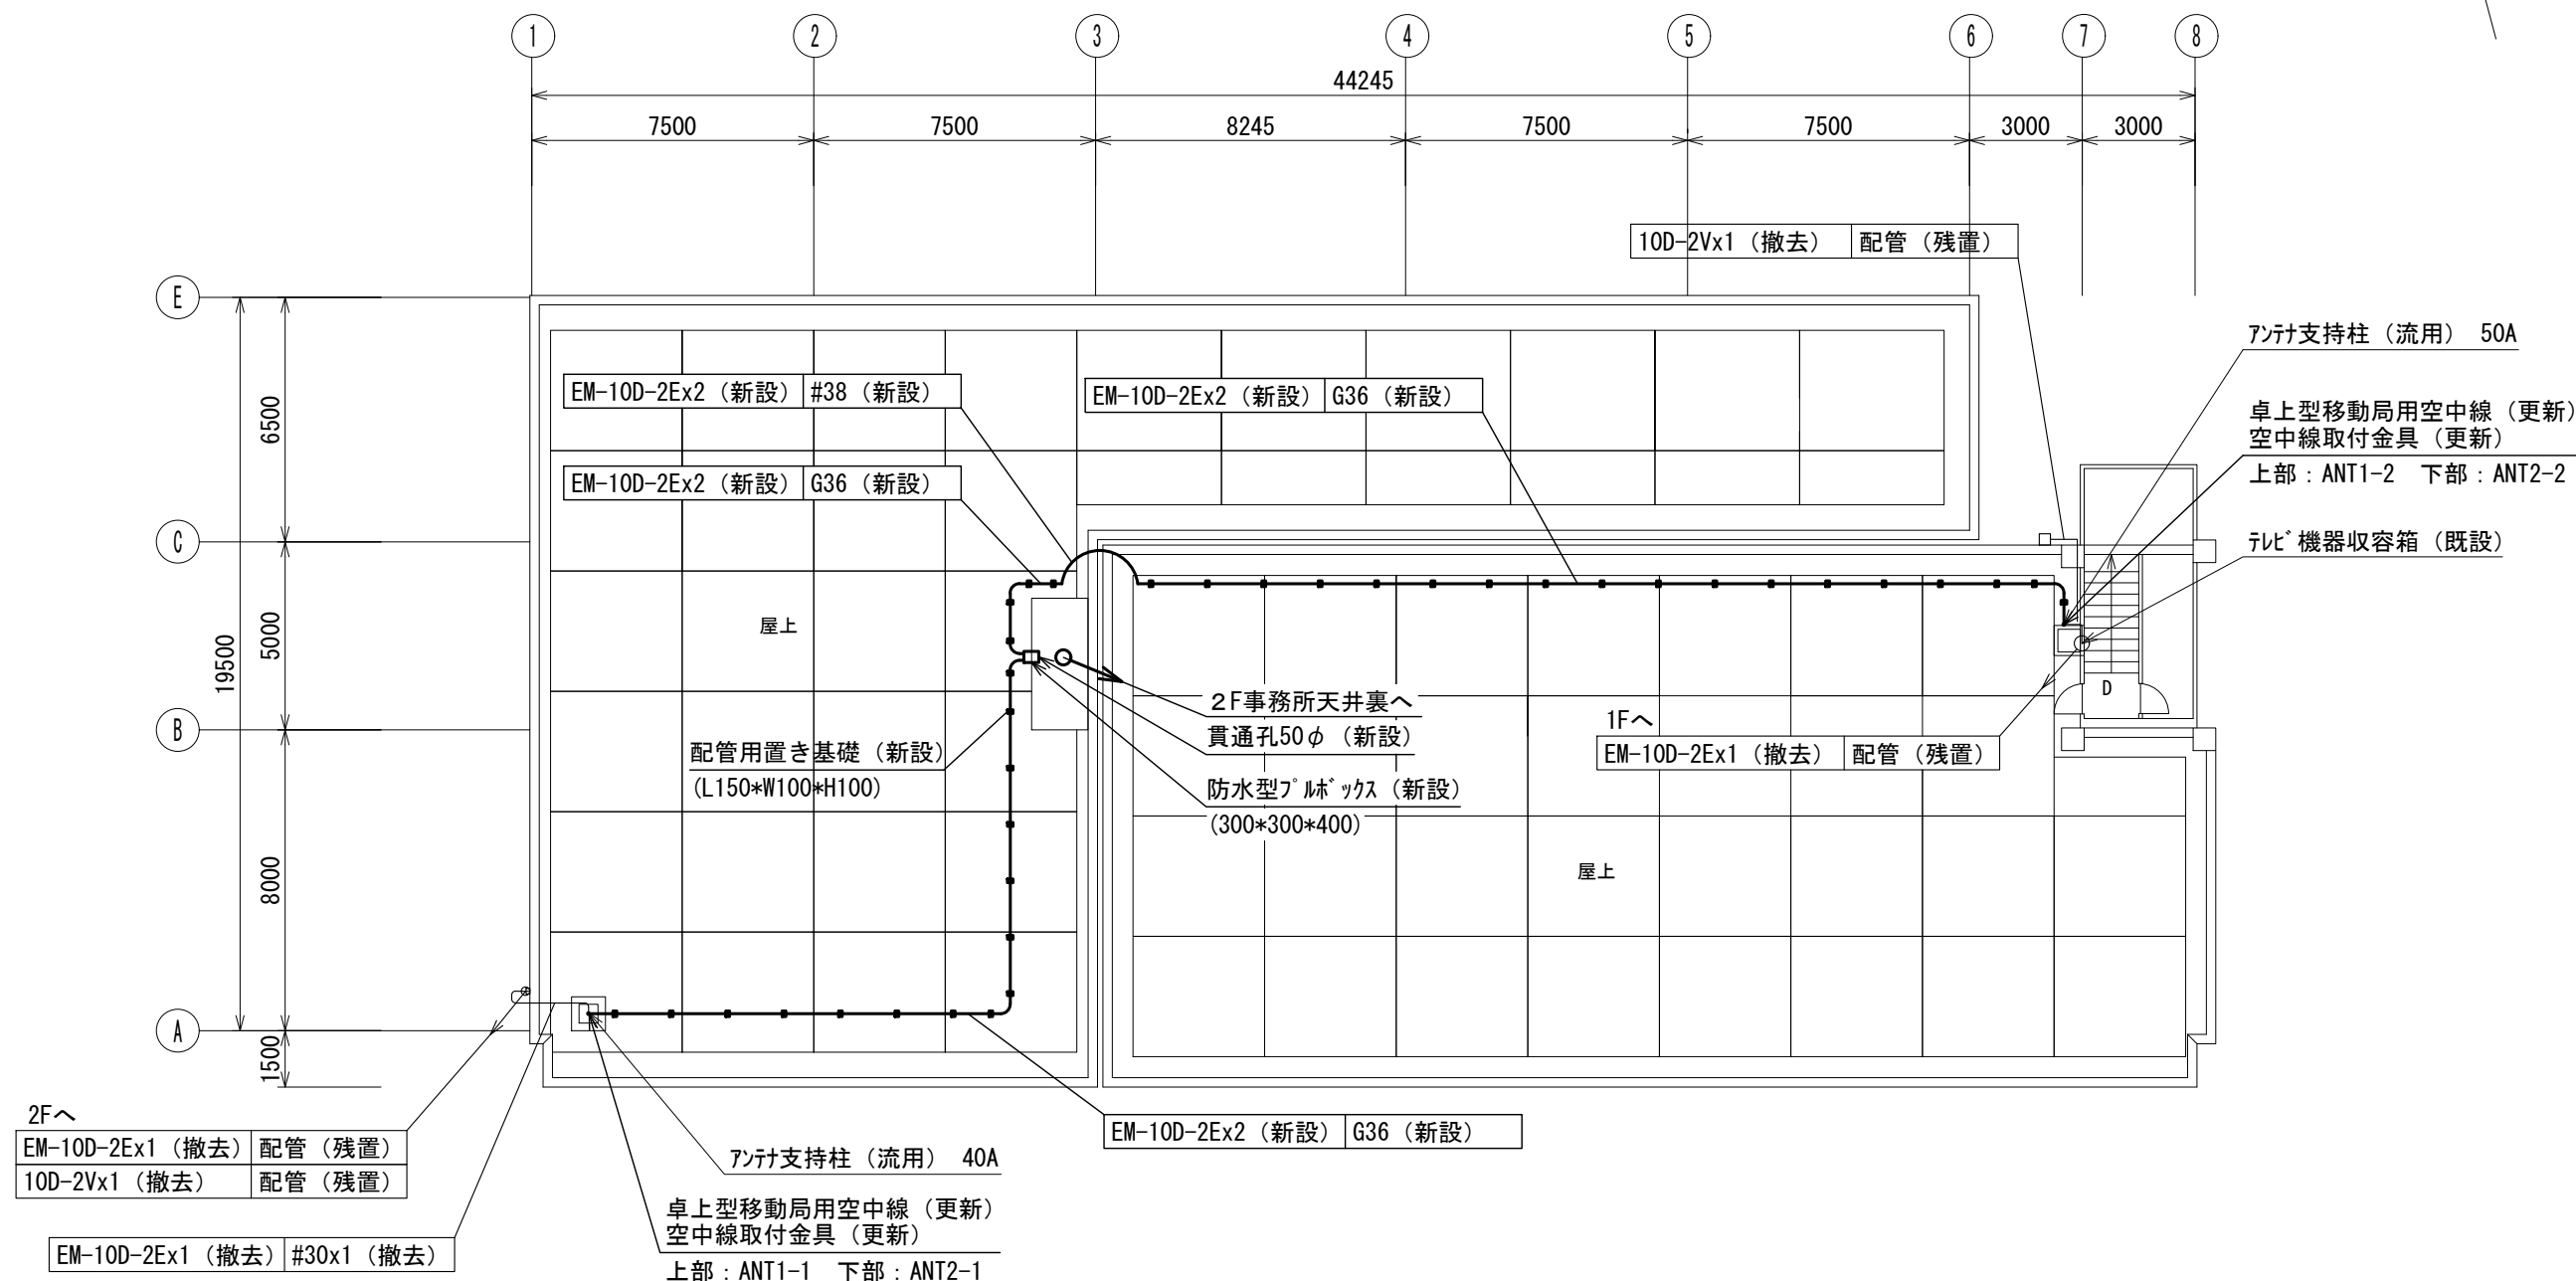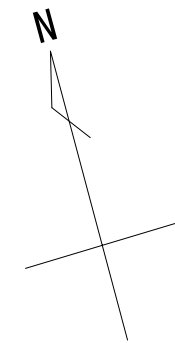


屋上平面図

版	年月日	設変番号	変 更 事 項			承認	発注者	名称				
							堺市消防局	消防救急デジタル無線設備更新業務	設計	奥田	年月日	2025.06
							担当係長	担当	検図	山村	年月日	2025.06
									承認	牛田	年月日	2025.06
								図名	高石消防署 屋上階平面図	縮尺	11-03	




ビーム計画設計株式会社

Beam Planning Corporation

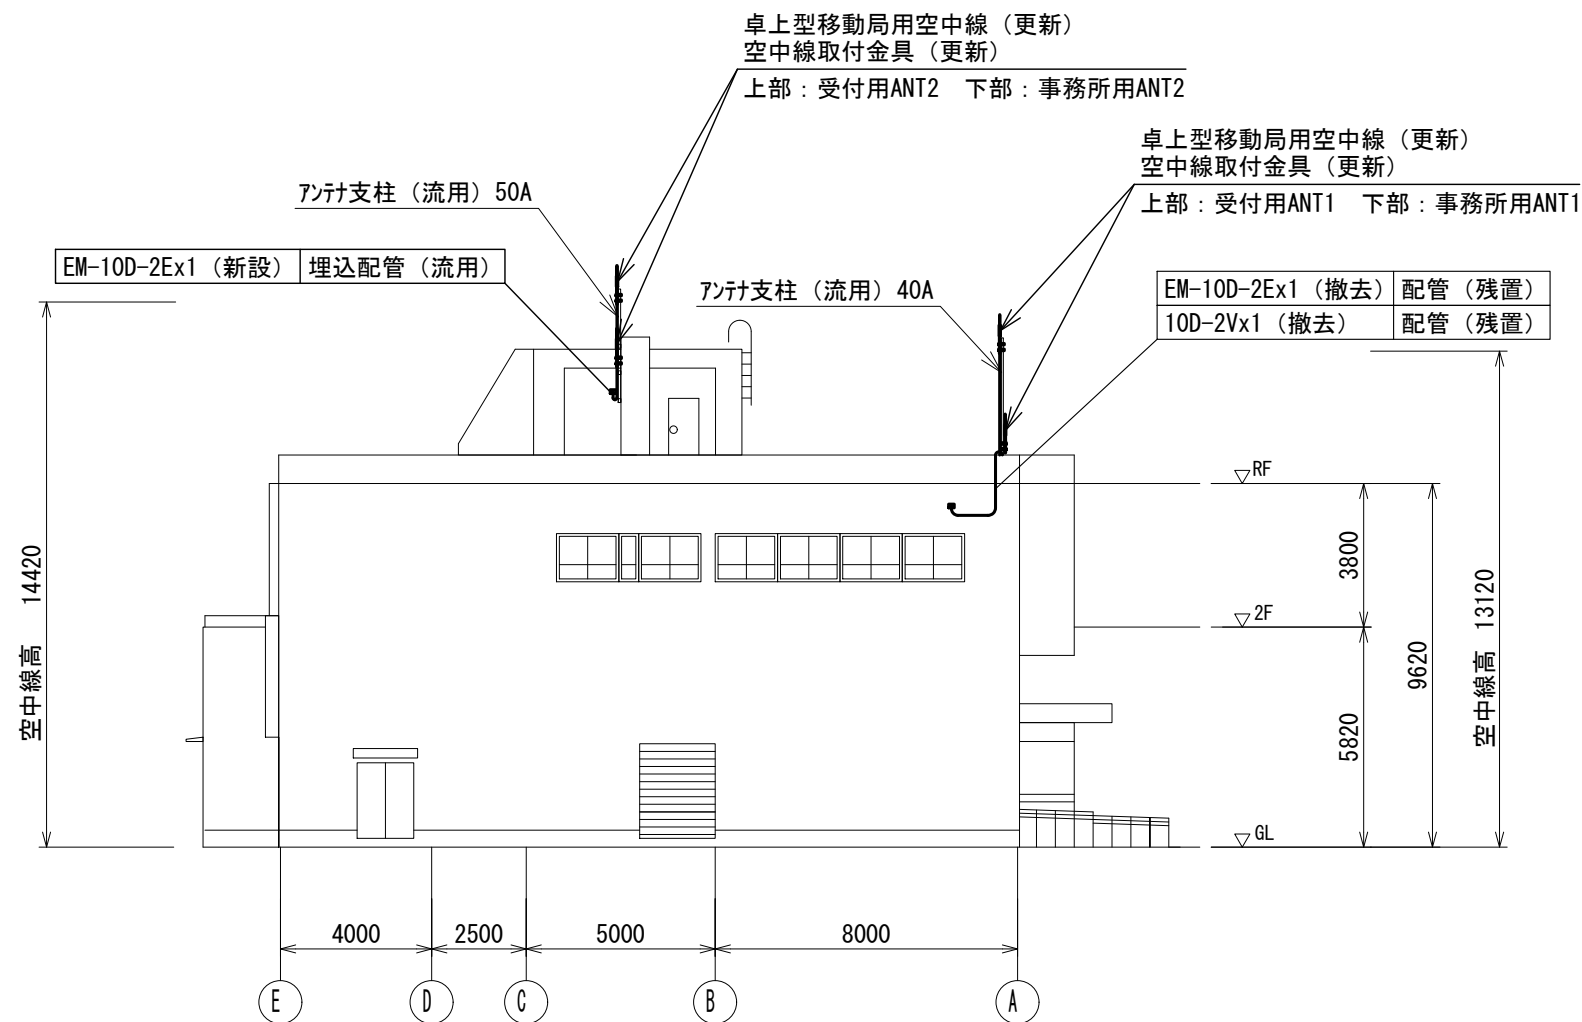

西側立面図

版	年月日	設変番号	変 更 事 項	承認	発注者 堺市消防局				名称 消防救急デジタル無線設備更新業務		 <b>ビーム計画設計株式会社</b> Beam Planning Corporation	設計	奥田	年月日	2025.06	
					担当係長 担当				図名 高石消防署 西側立面図			縮尺 1/200	検図	山村	年月日	2025.06
									承認			牛田	年月日	2025.06		
									図番			11-04				