
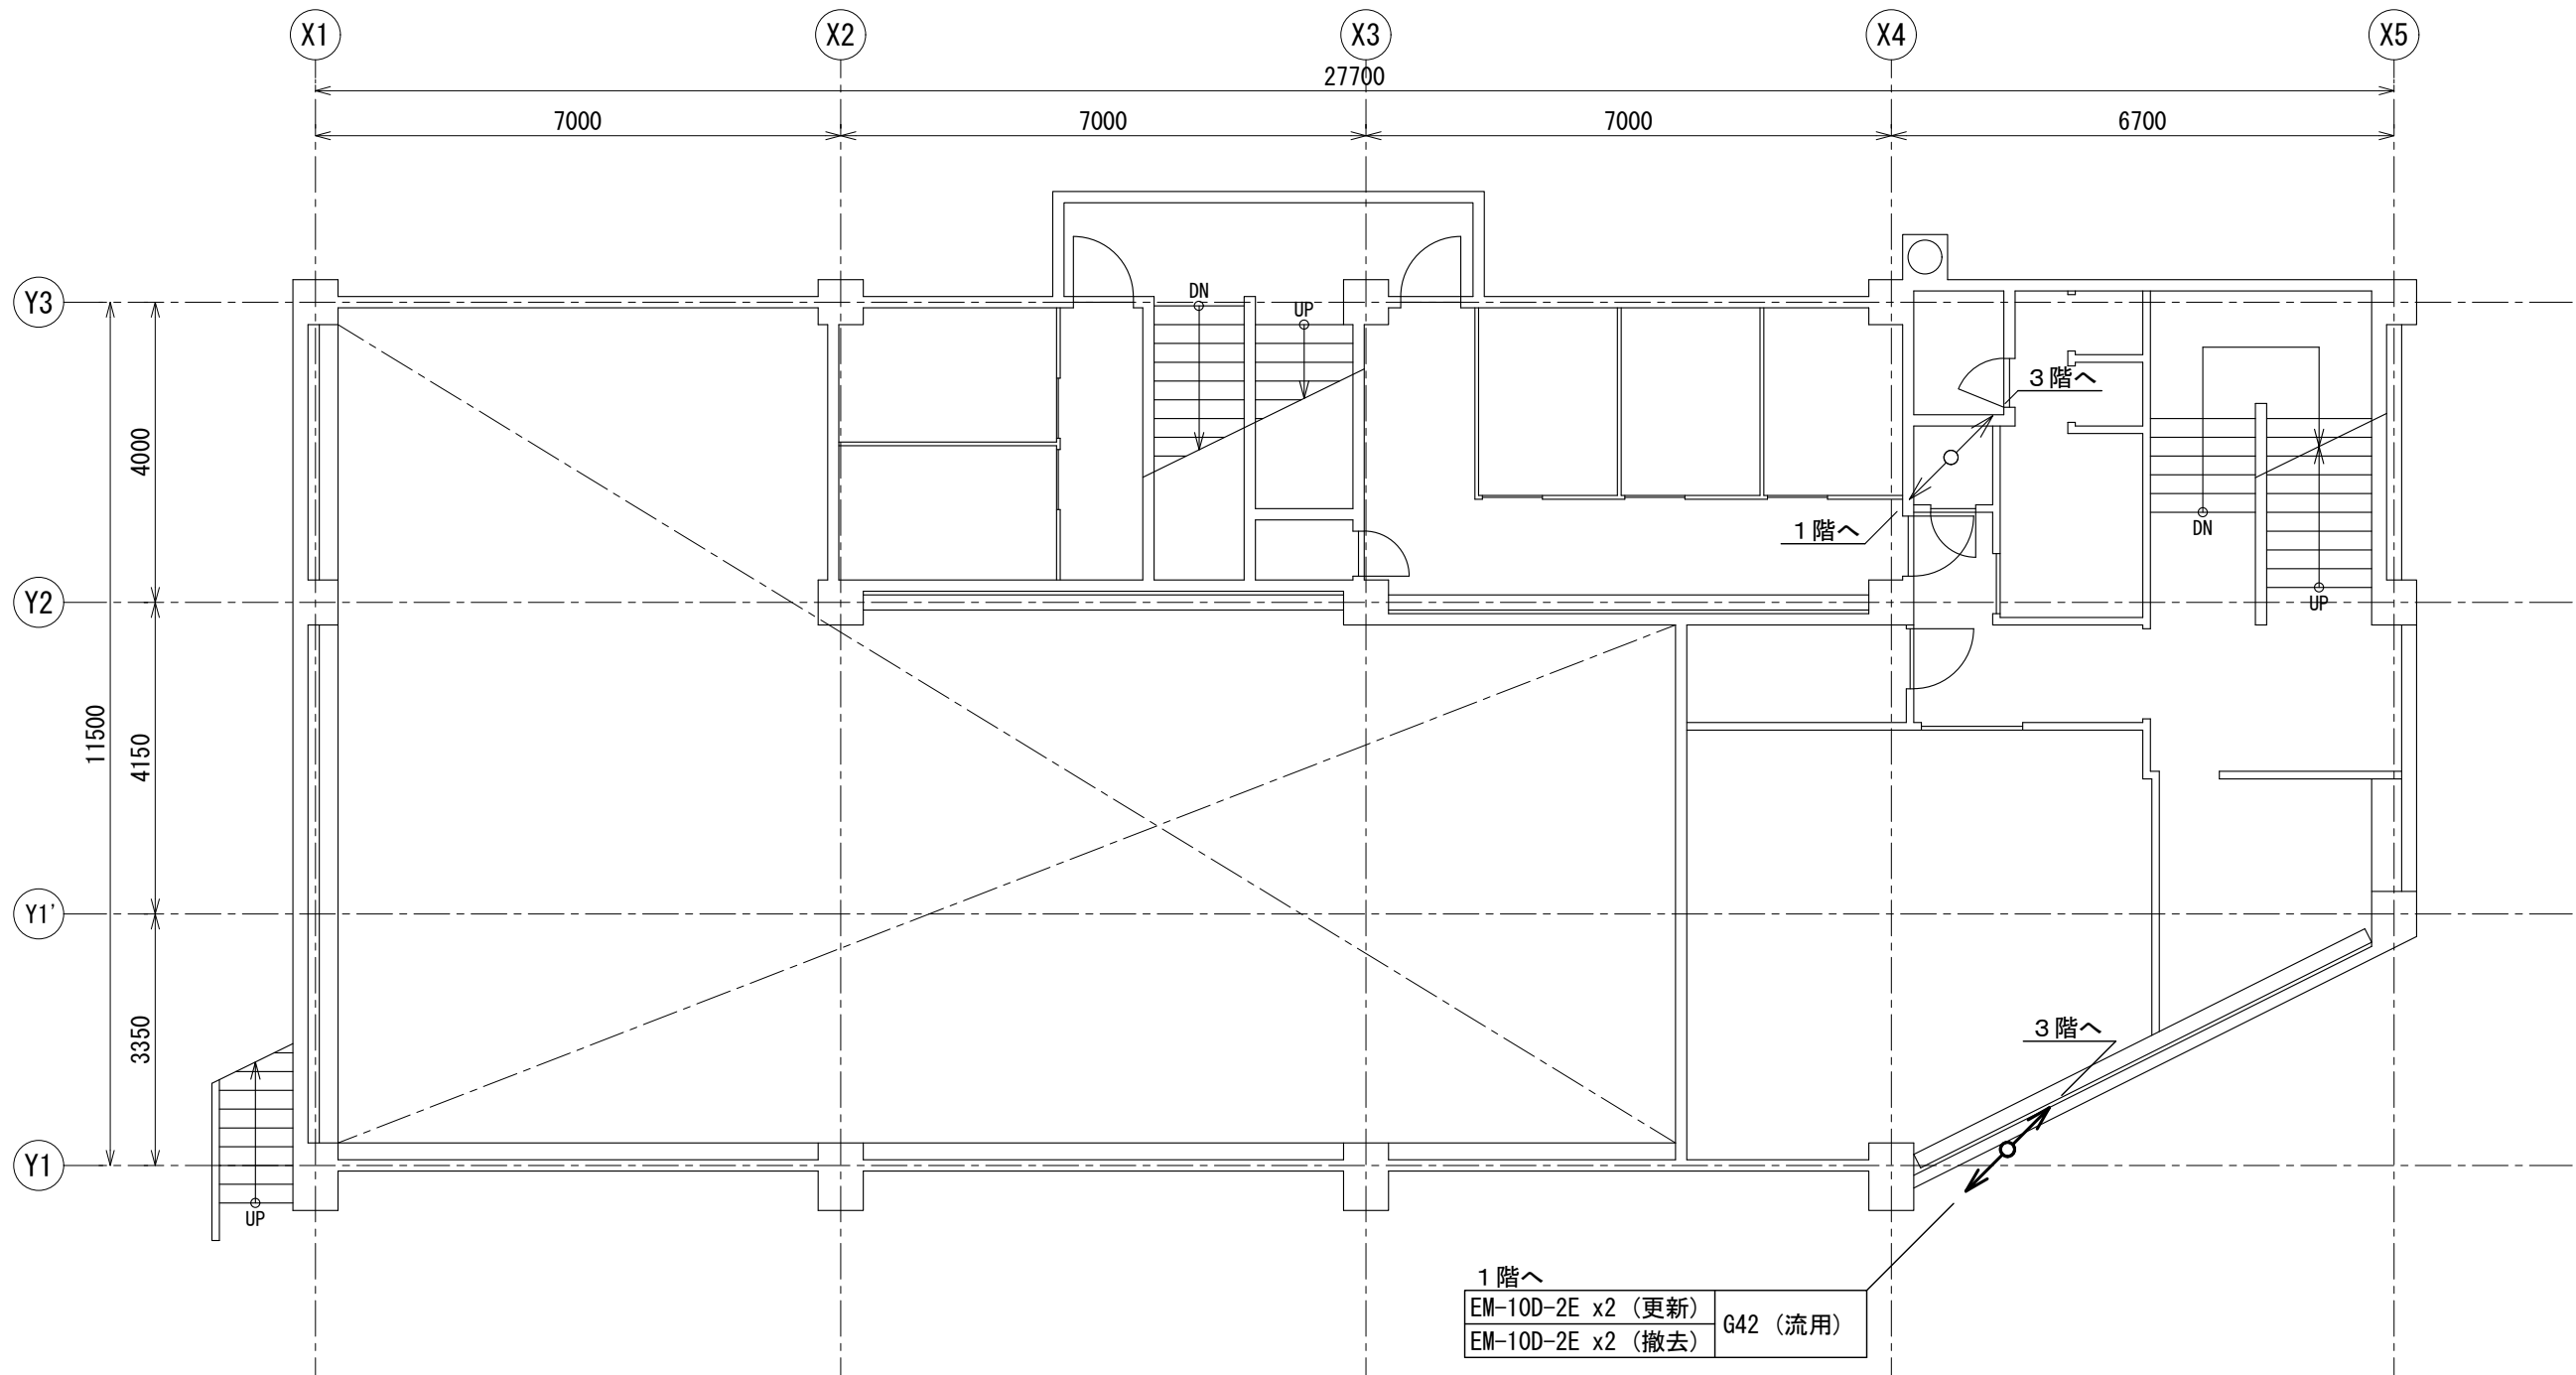



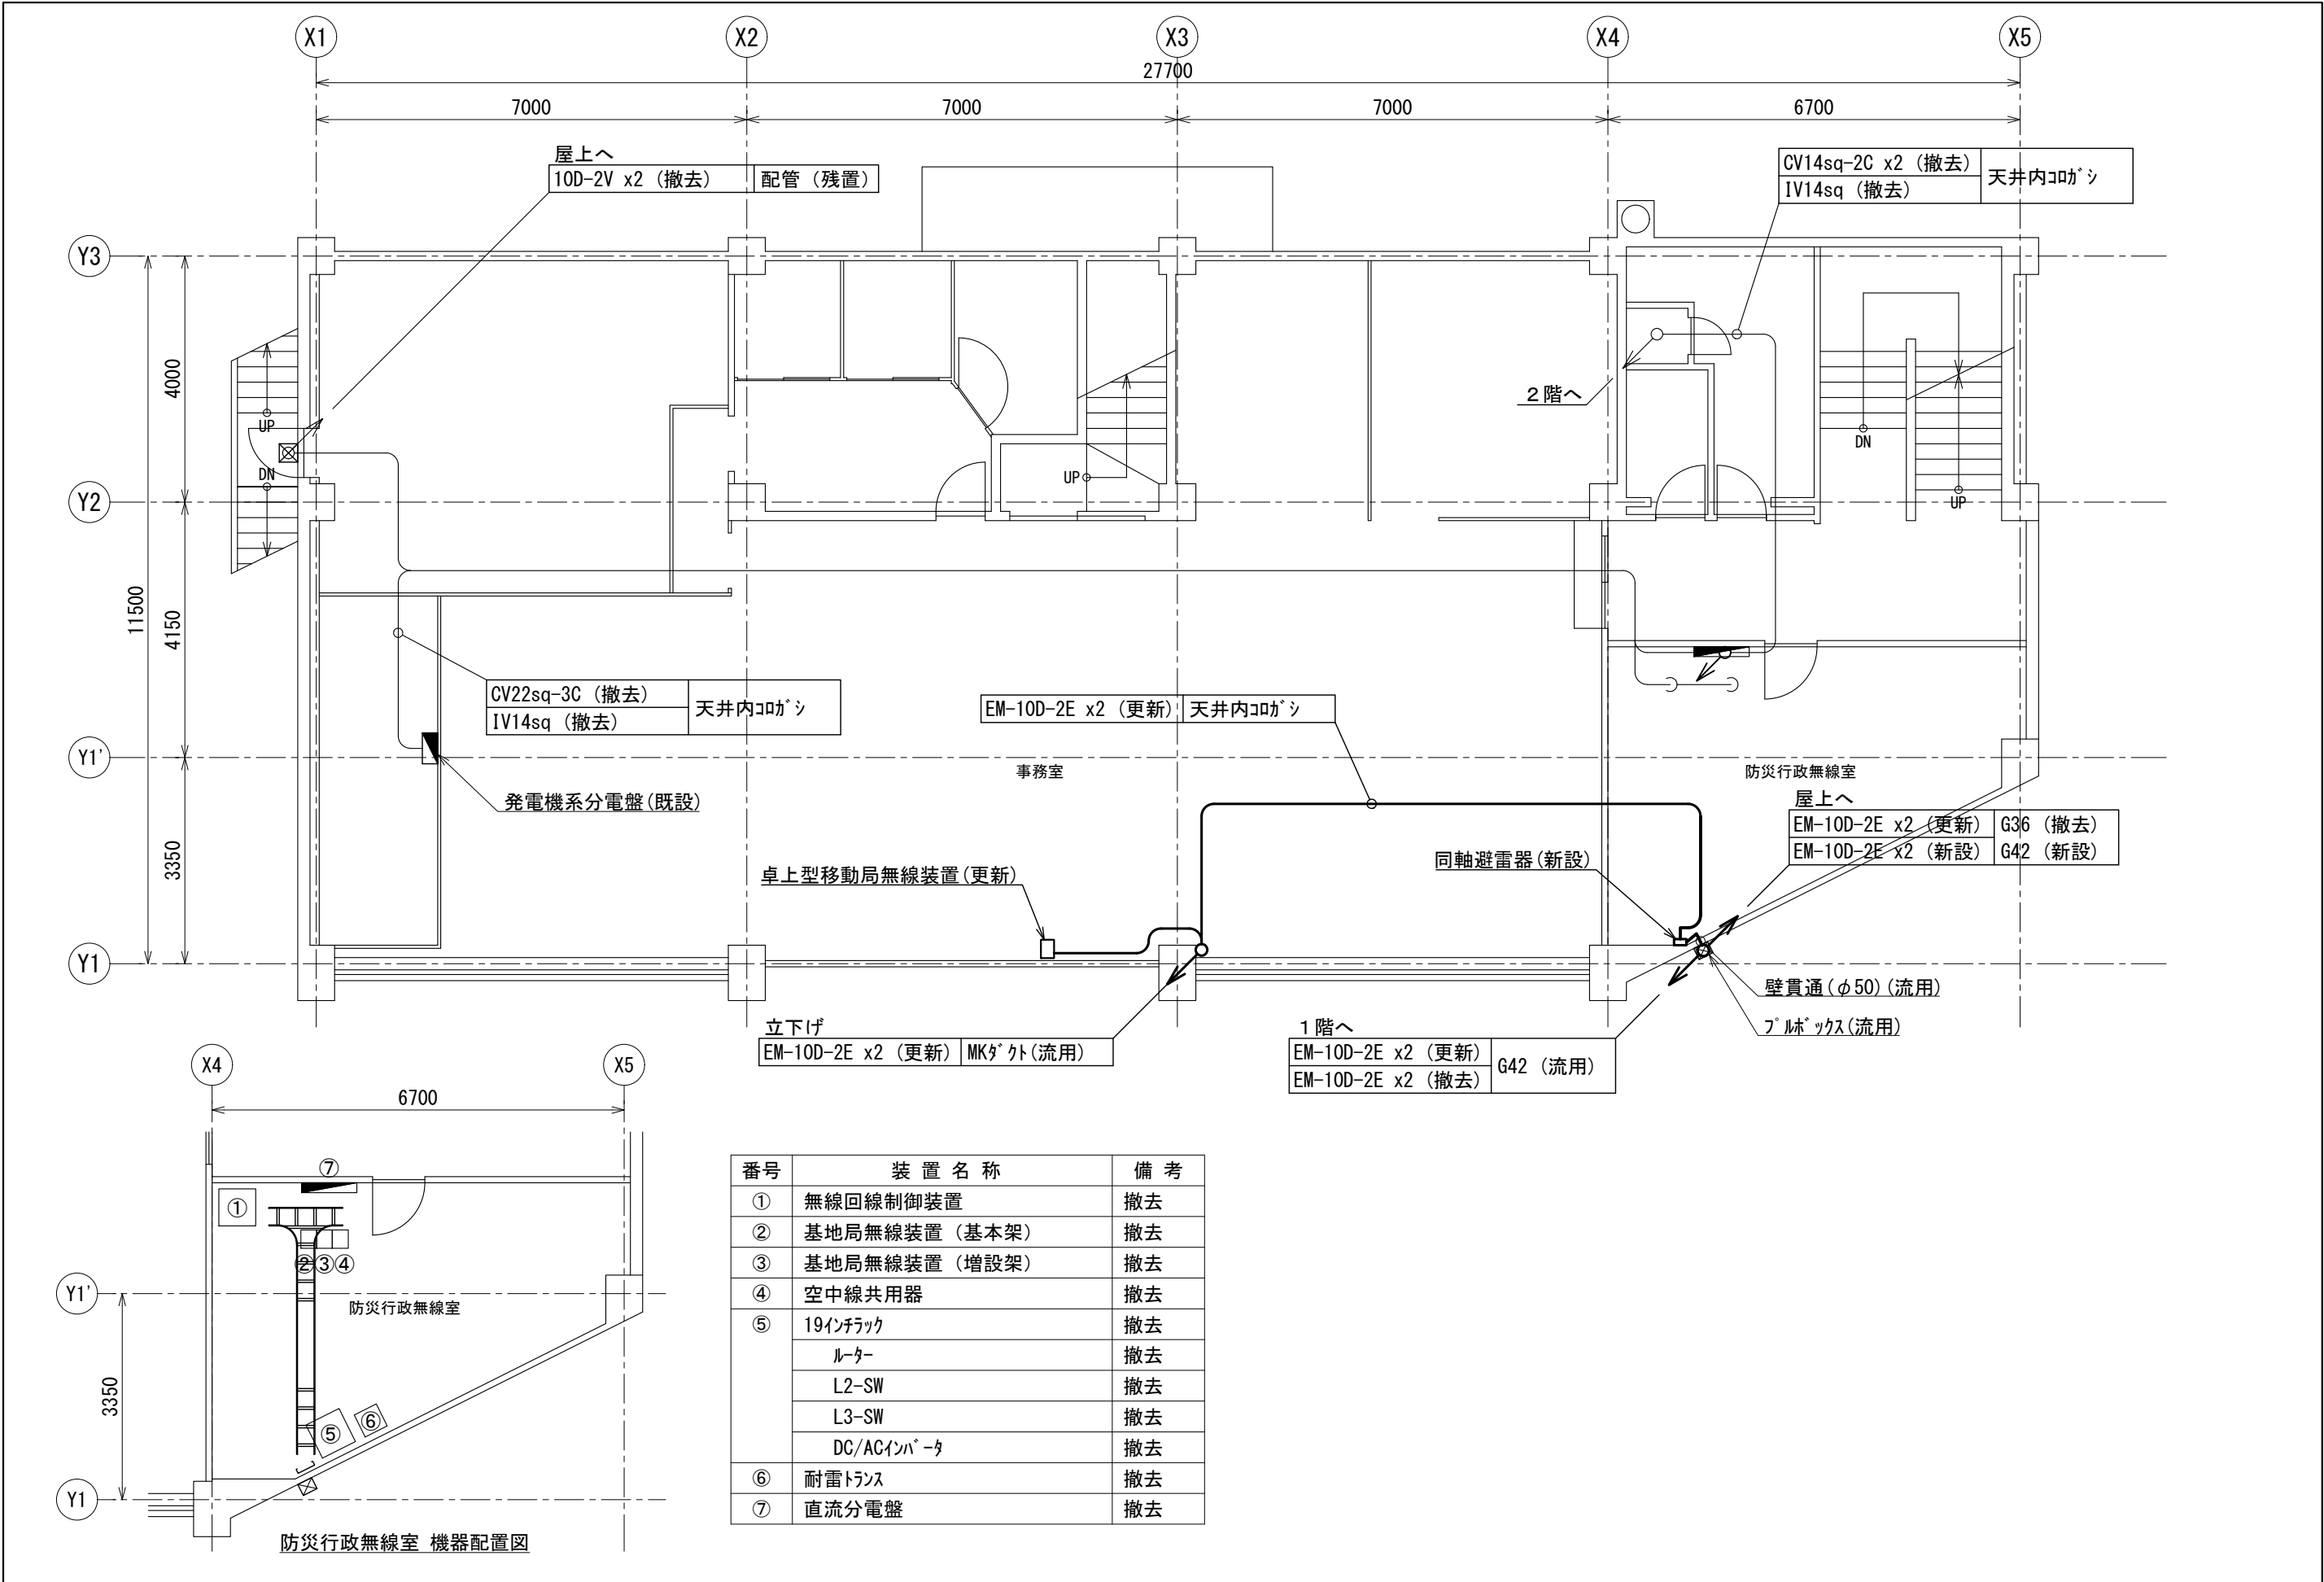
版	年月日	設変番号	変 更 事 項				承認	発注者				名称				<div> ビーム計画設計株式会社 Beam Planning Corporation</div>				設計	奥田	年月日	2025.06
								堺市消防局				消防救急デジタル無線設備更新業務								検図	山村	年月日	2025.06
								担当係長	担当			図名	大阪狭山消防署 1階平面図		縮尺					1/100	承認	牛田	年月日
																				図番	12-01		



ビーム計画設計株式会社
Beam Planning Corporation



版	年月日	設変番号	変 更 事 項	承認	発注者 堺市消防局				名称 消防救急デジタル無線設備更新業務		 ビーム計画設計株式会社 Beam Planning Corporation	設計	奥田	年月日	2025.06		
												検図	山村	年月日	2025.06		
					担当係長	担当			図名	大阪狭山消防署 2階平面図		縮尺	1/100	承認	牛田	年月日	2025.06
														図番	12-02		





番号	装置名称	備考
①	無線回線制御装置	撤去
②	基地局無線装置 (基本架)	撤去
③	基地局無線装置 (増設架)	撤去
④	空中線共用器	撤去
⑤	19インチラック	撤去
	ルーター	撤去
	L2-SW	撤去
	L3-SW	撤去
	DC/ACインバータ	撤去
⑥	耐雷トランス	撤去
⑦	直流分電盤	撤去

版	年月日	設変番号	変更事項	承認	発注者	名称	図名	縮尺	設計	奥田	年月日	2025.06
					堺市消防局	消防救急デジタル無線設備更新業務	大阪狭山消防署 3階平面図	1/100	検図	山村	年月日	2025.06
					担当係長	担当			承認	牛田	年月日	2025.06
									図番			12-03



ビーム計画設計株式会社
Beam Planning Corporation

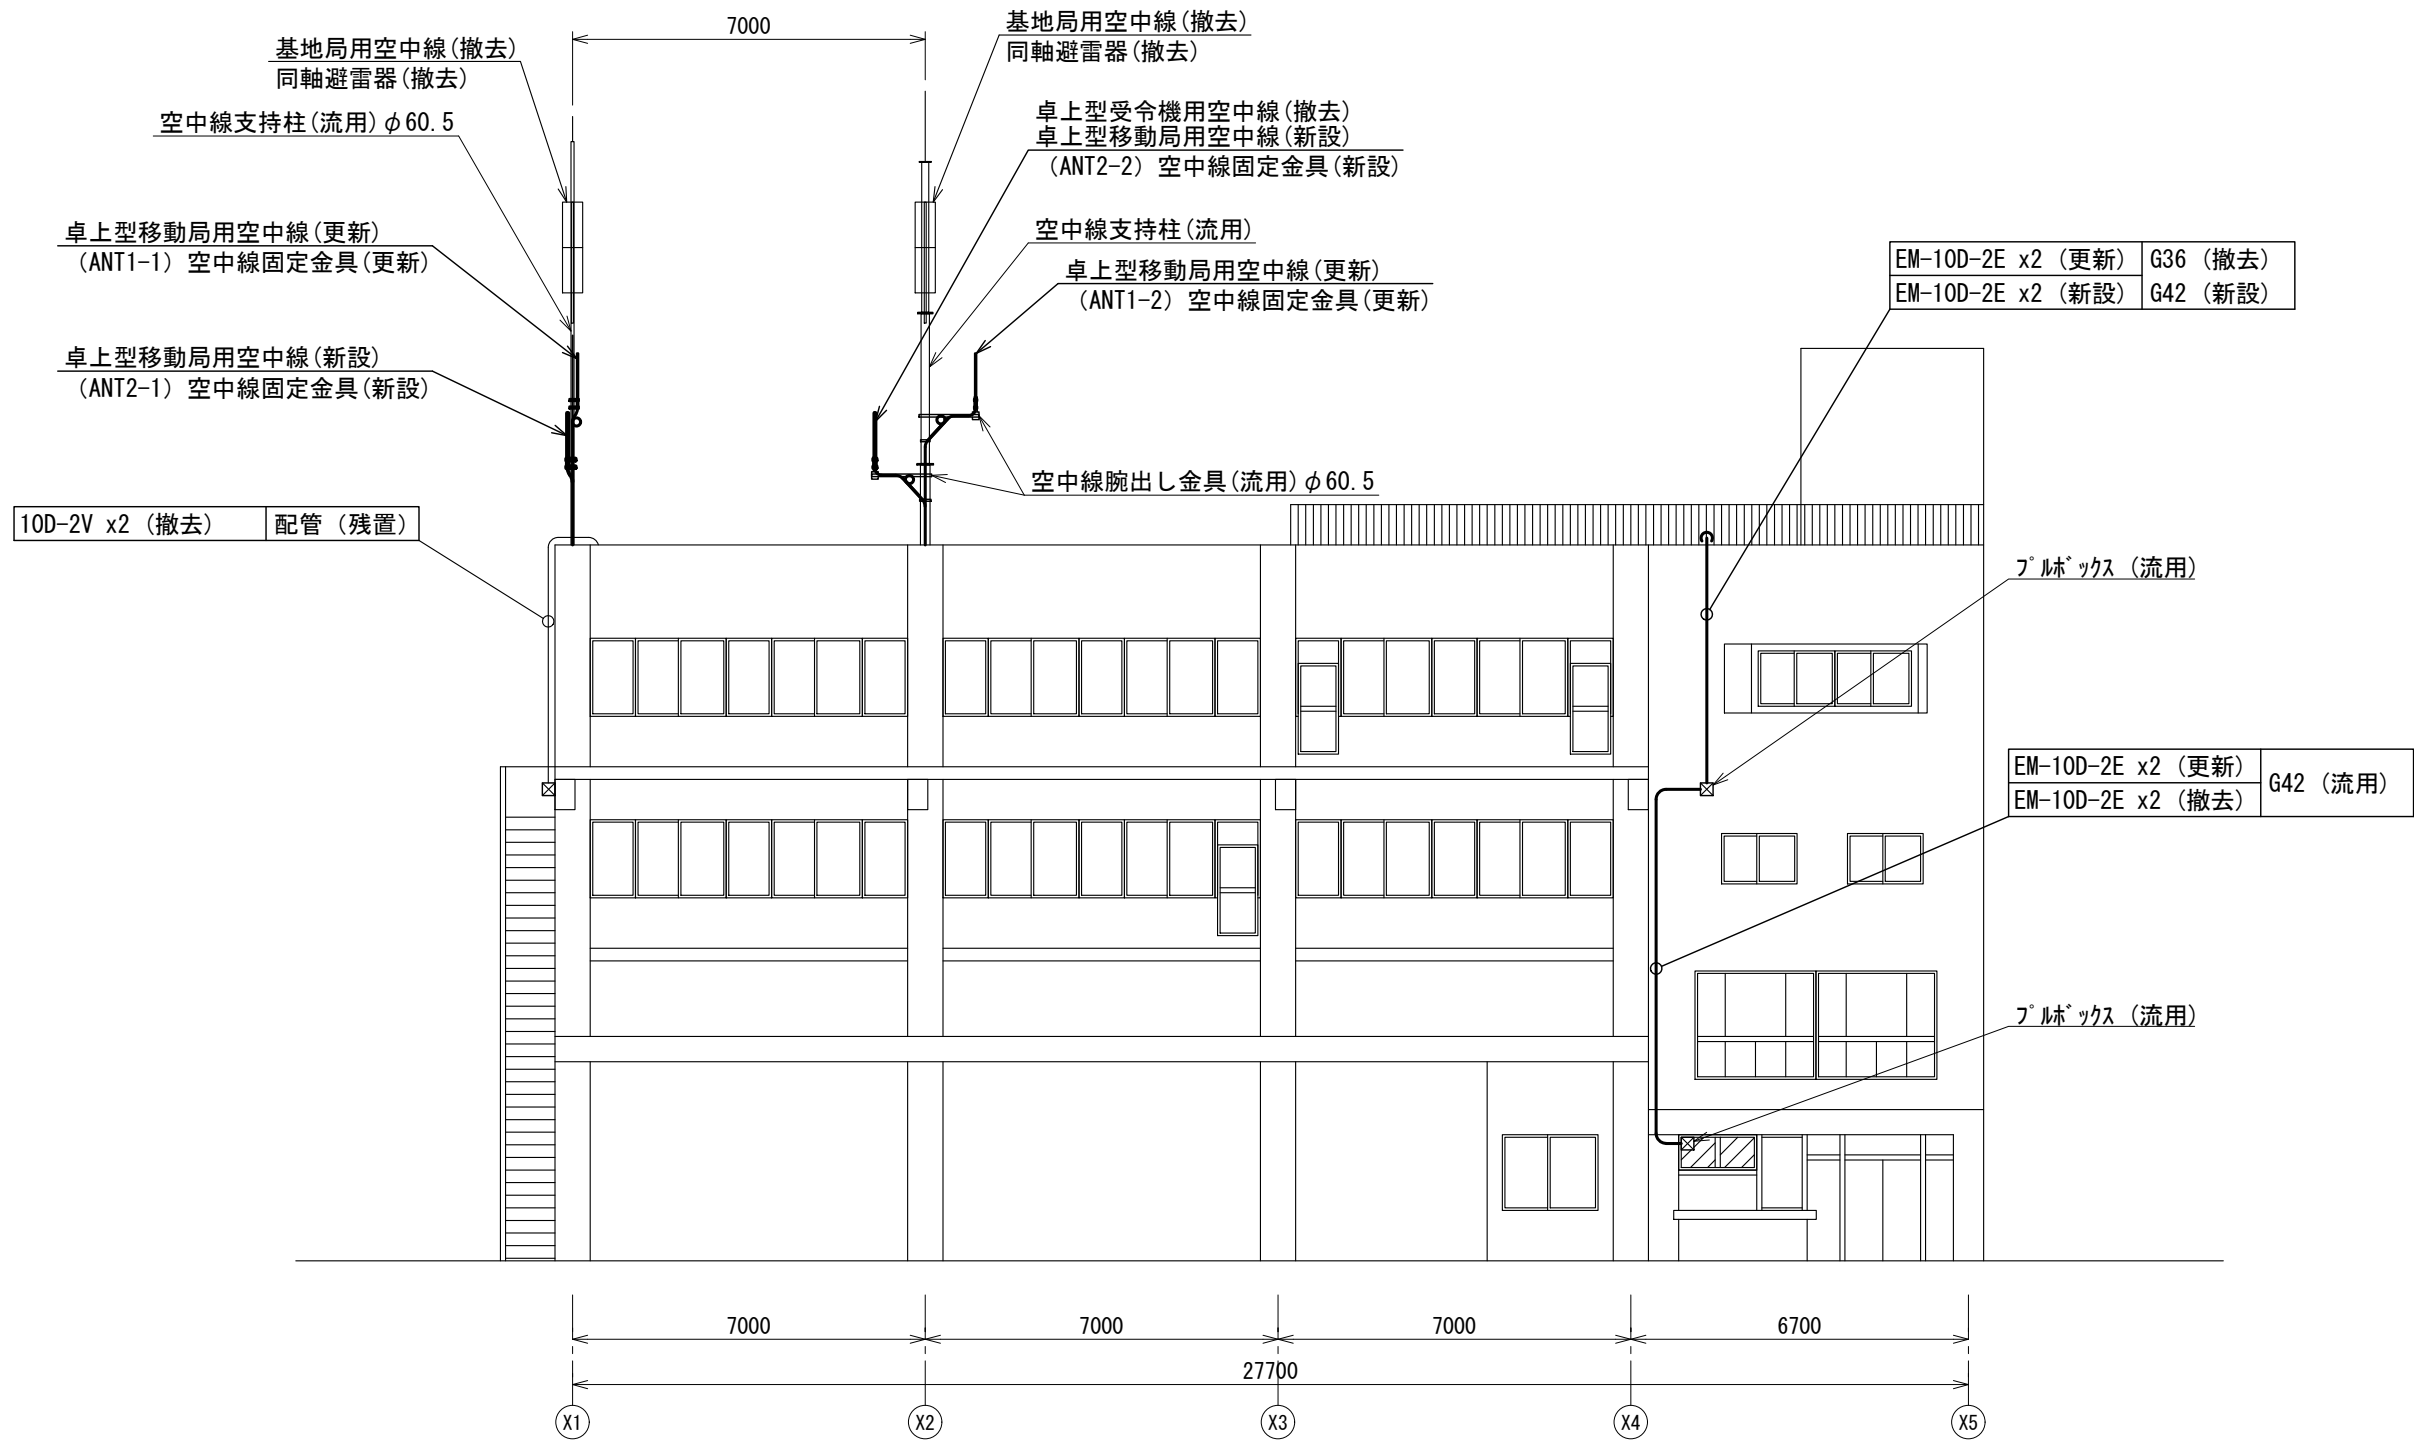

版	年月日	設変番号	変 更 事 項				承認	発注者 堺市消防局				名称 消防救急デジタル無線設備更新業務				 ビーム計画設計株式会社 Beam Planning Corporation	設計	奥田	年月日	2025.06
								担当係長 担当				図名 大阪狭山消防署 南側立面図		縮尺 1/150			検図	山村	年月日	2025.06
																	承認	牛田	年月日	2025.06
																	図番		12-05	