

2F EPSへ
EM-10D-2Ex2 (更新) ケーブルラック(流用)

EM-10D-2Ex2 (更新) ケーブルラック(流用)

防災盤内立ち下げ
同軸避雷器x2 (更新)


EM-10D-2Ex2 (更新) フリーアクセス内配線

指令バックアップ受令機 (撤去)
卓上型移動局無線装置 (更新)
分配器 (撤去)
コンセント流用

版	年月日	設変番号	変 更 事 項	承認	発注者	名称	図名	縮尺	設計	奥田	年月日	2025.06
					堺市消防局	消防救急デジタル無線設備更新業務			検図	山村	年月日	2025.06
					担当係長	担当	図名	縮尺	承認	牛田	年月日	2025.06
							三宝出張所 1階平面図	1/200	図番		14-01	




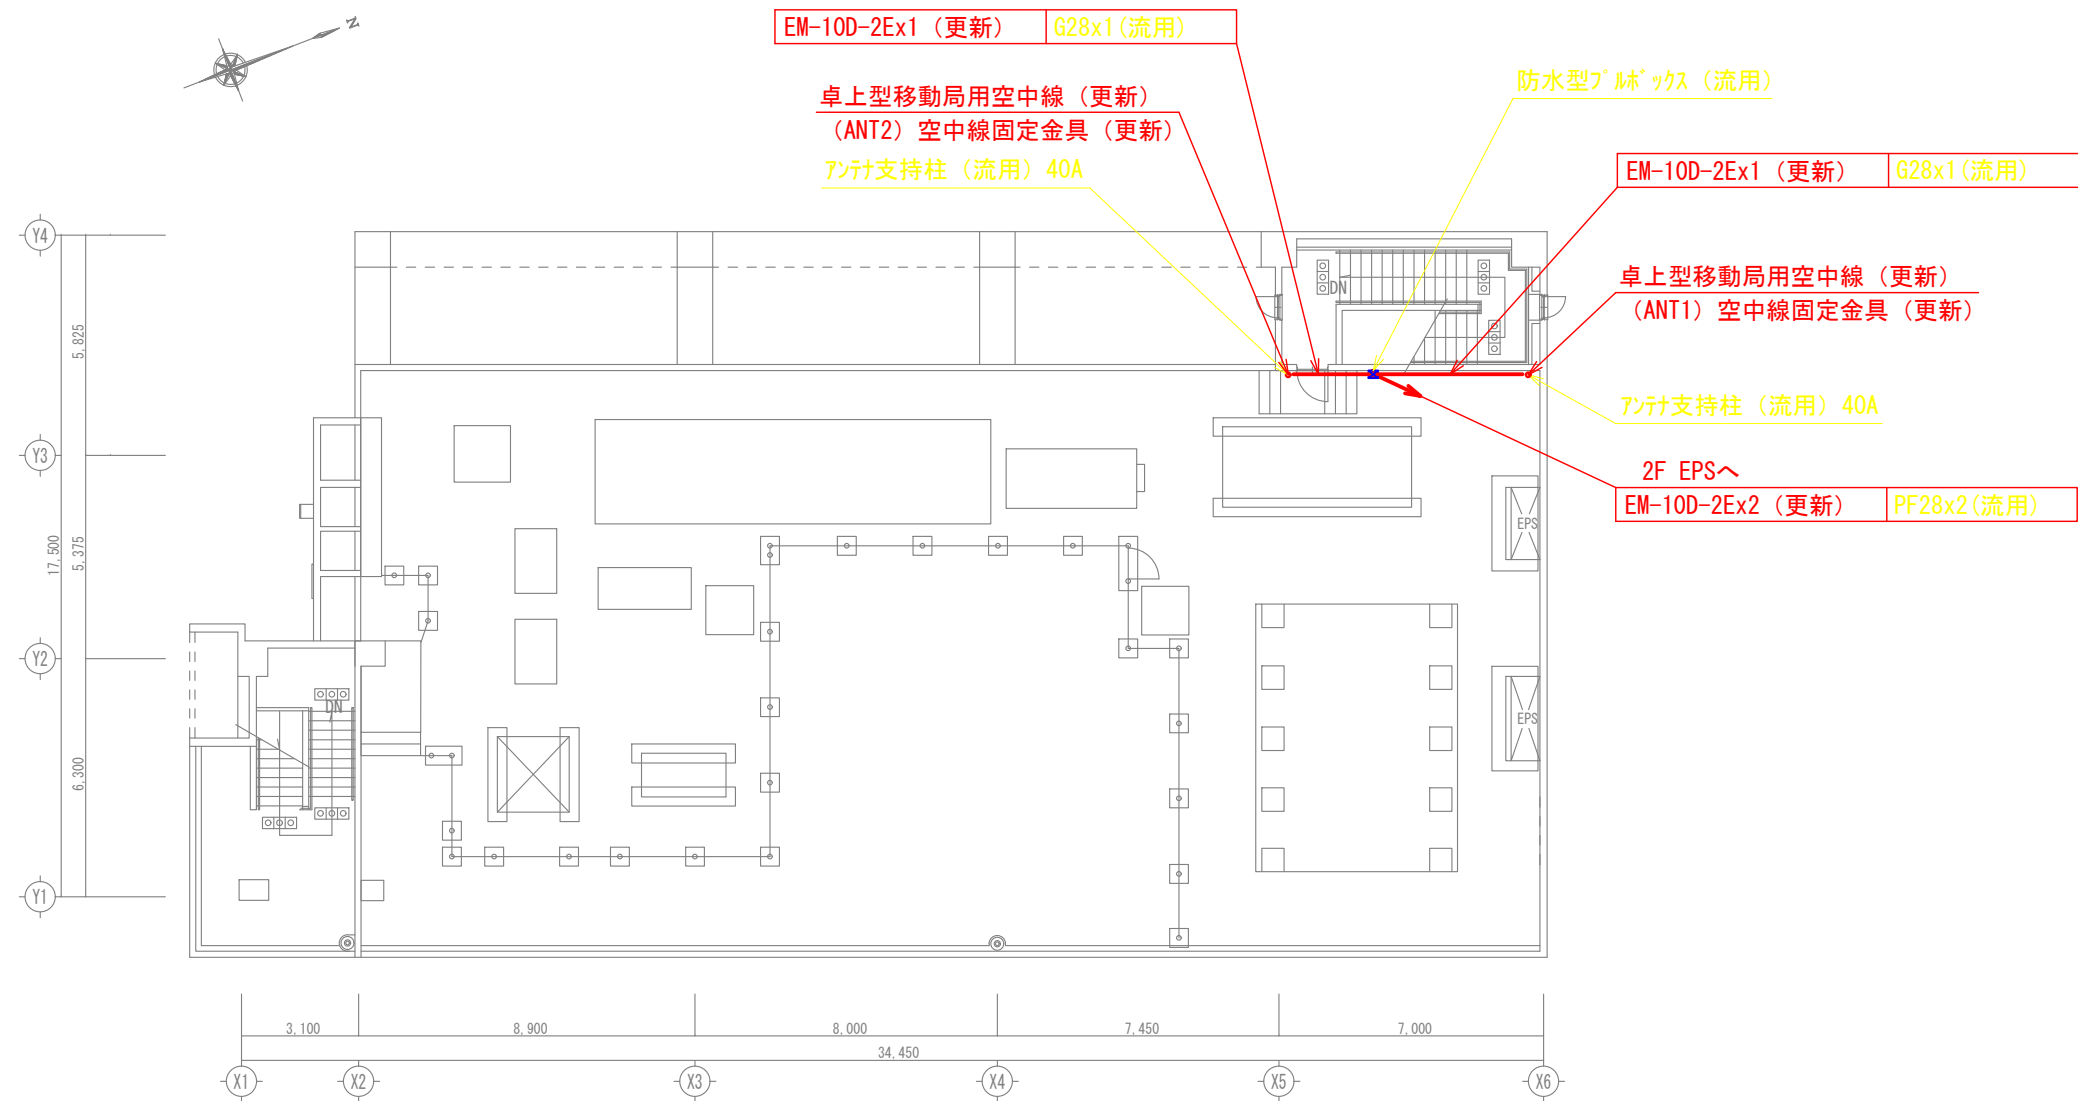
ビーム計画設計株式会社
Beam Planning Corporation

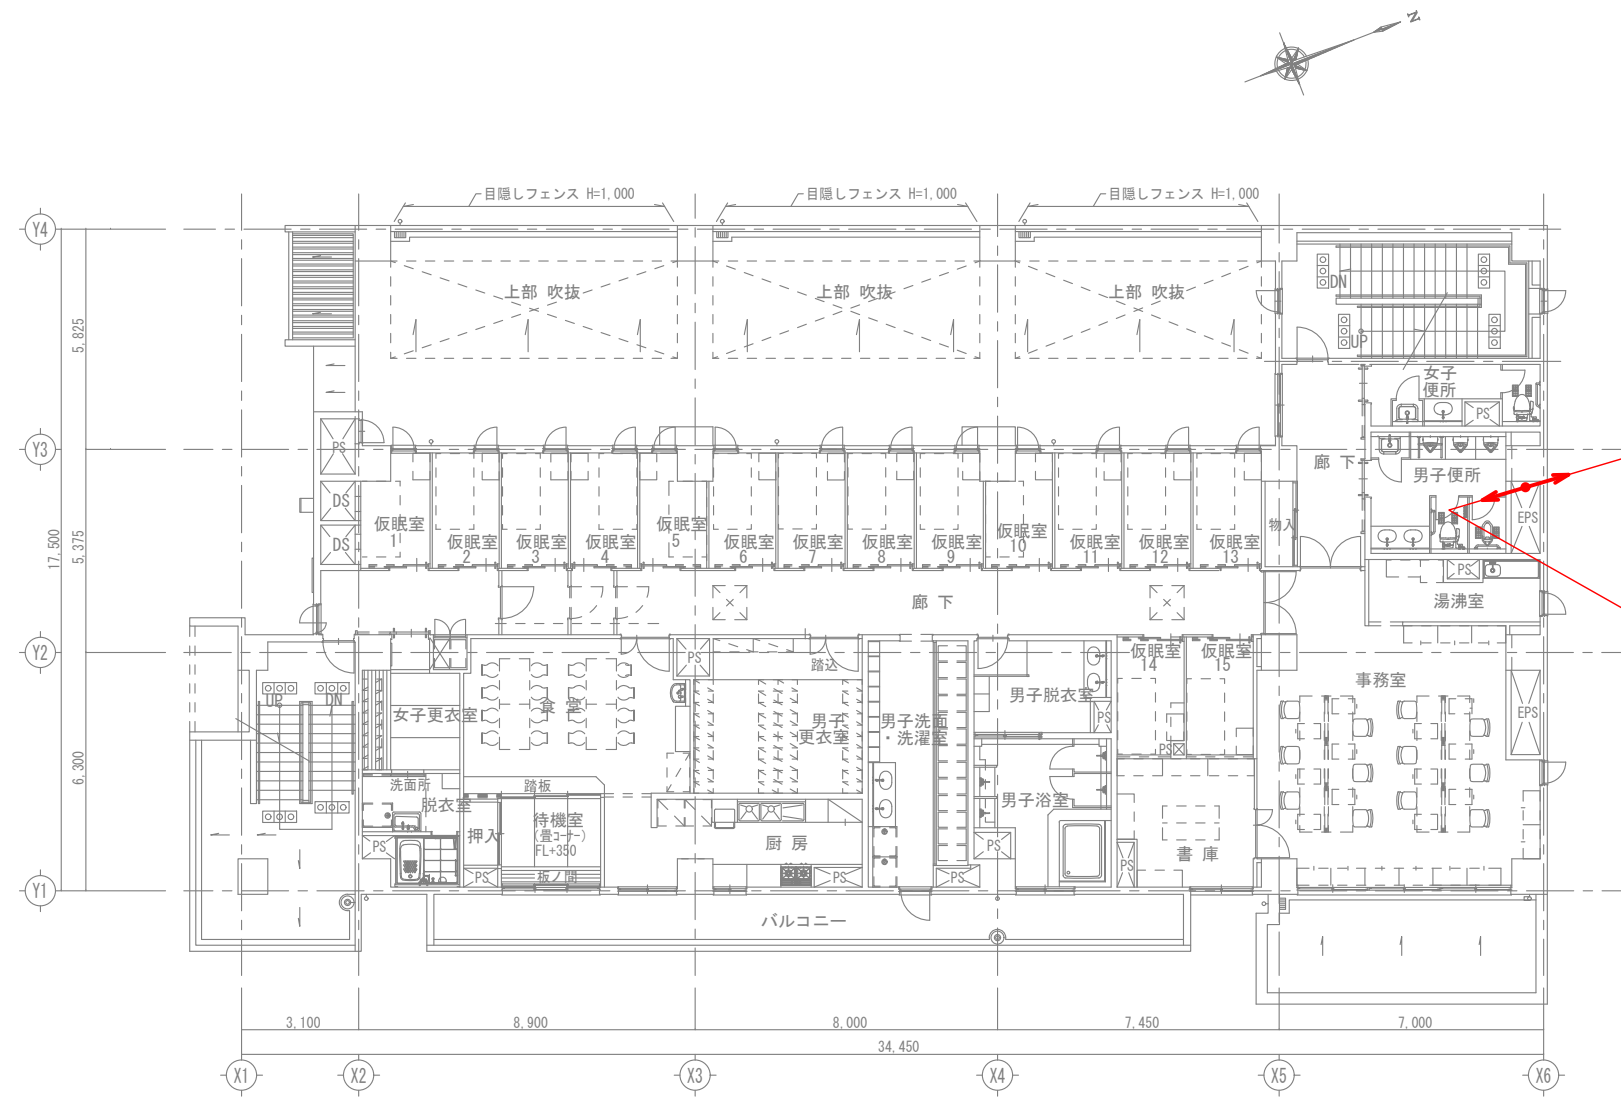


屋上塔屋壁面ﾌﾟﾙｯｸｽへ
EM-10D-2Ex2 (更新) PF28x2 (流用)

1F EPSへ
EM-10D-2Ex2 (更新) ケｰﾌﾞﾙﾗｯｸ (流用)

版	年月日	設変番号	変 更 事 項	承認	発注者 堺市消防局				名称 消防救急デジタル無線設備更新業務		 ビーム計画設計株式会社 Beam Planning Corporation	設計	奥田	年月日	2025.06
												検図	山村	年月日	2025.06
					担当係長	担当			図名	縮尺		承認	牛田	年月日	2025.06
									三宝出張所 2階平面図	1/200		図番	14-02		



版	年月日	設変番号	変 更 事 項	承認	発注者	名称	図名	縮尺	設計	奥田	年月日	2025.06
					堺市消防局	消防救急デジタル無線設備更新業務	三宝出張所 屋上階平面図	1/200	検図	山村	年月日	2025.06
					担当係長	担当			承認	牛田	年月日	2025.06
									図番		14-03	

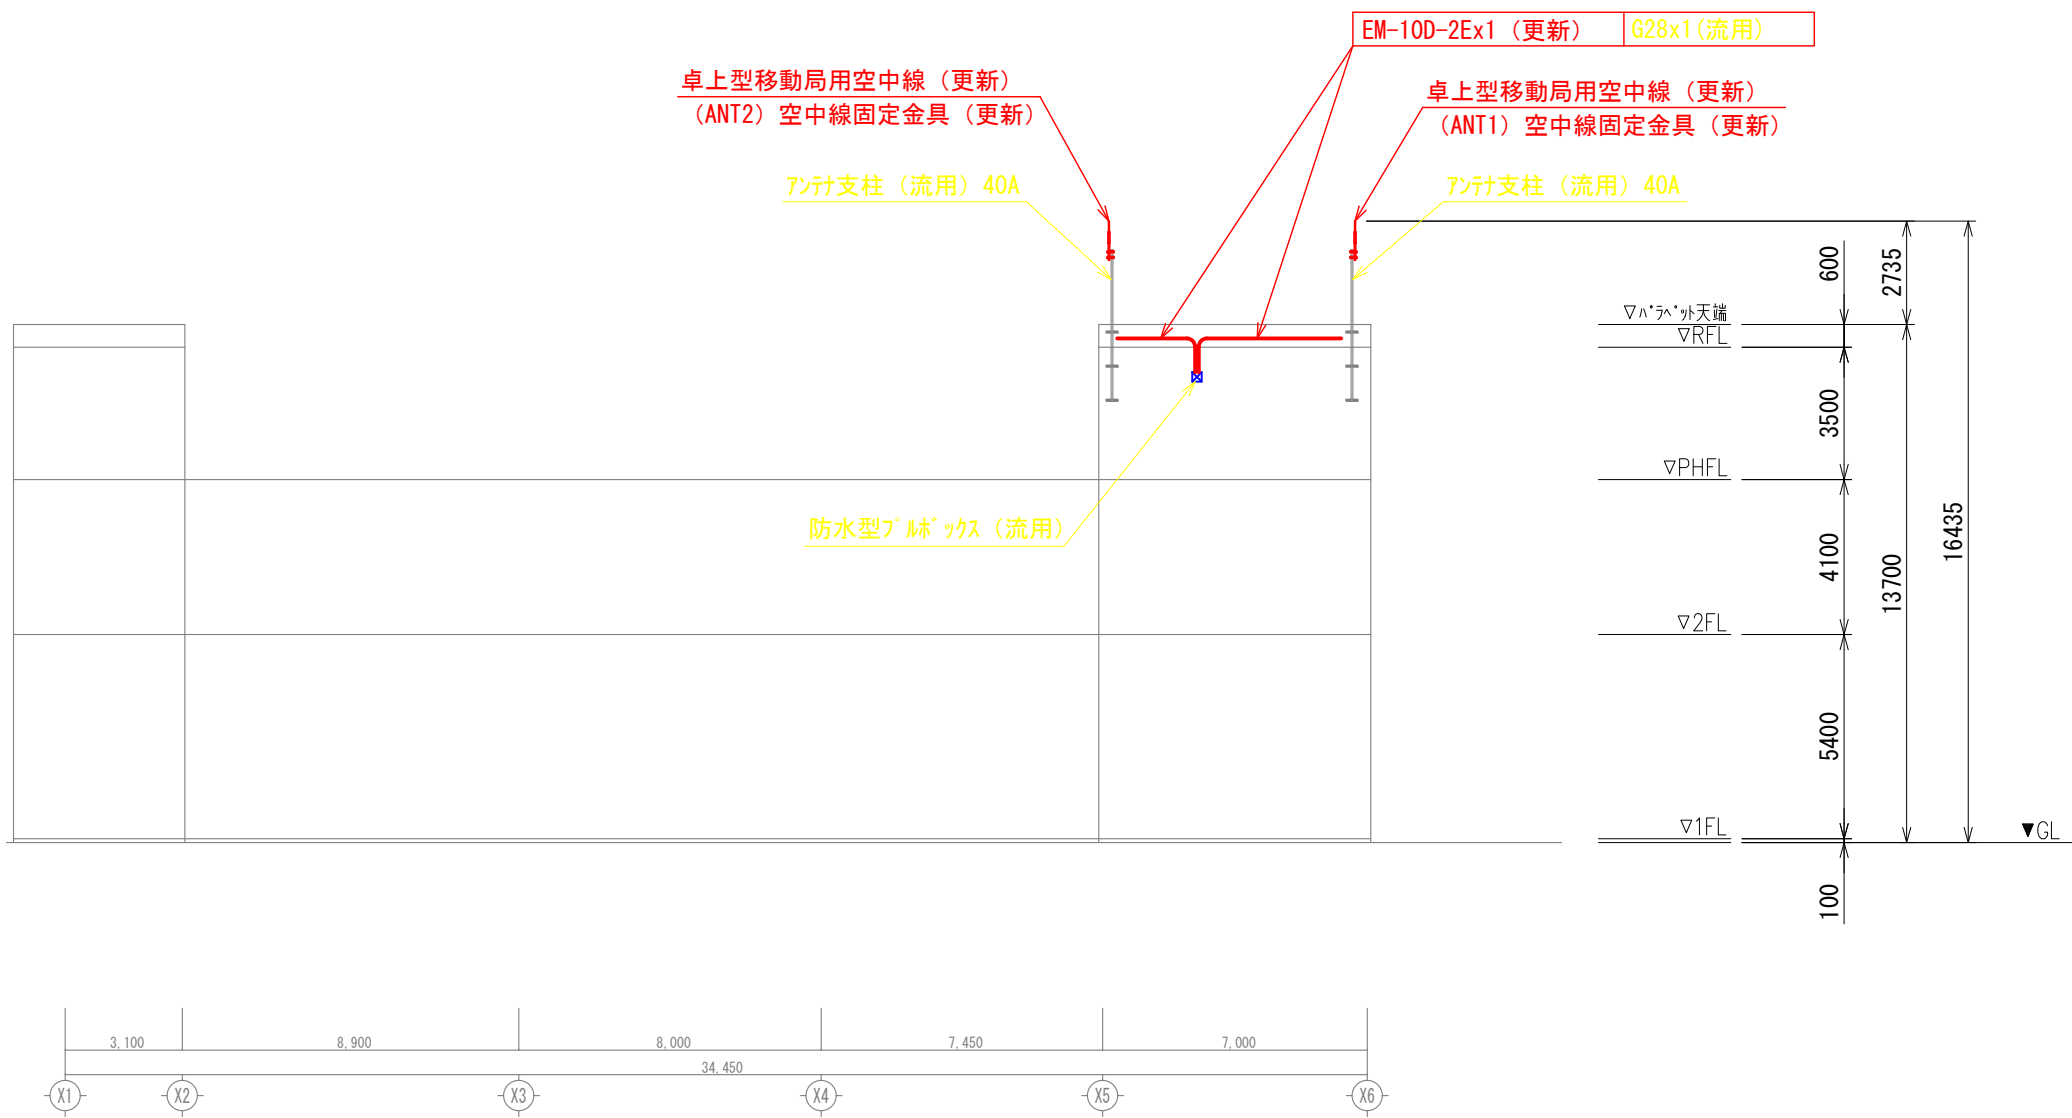

版	年月日	設変番号	変 更 事 項	承認	発注者	名称	図名	縮尺	設計	奥田	年月日	2025.06
					堺市消防局	消防救急デジタル無線設備更新業務	三宝出張所 東側立面図	1/200	検図	山村	年月日	2025.06
					担当係長	担当			承認	牛田	年月日	2025.06
									図番	14-04		