
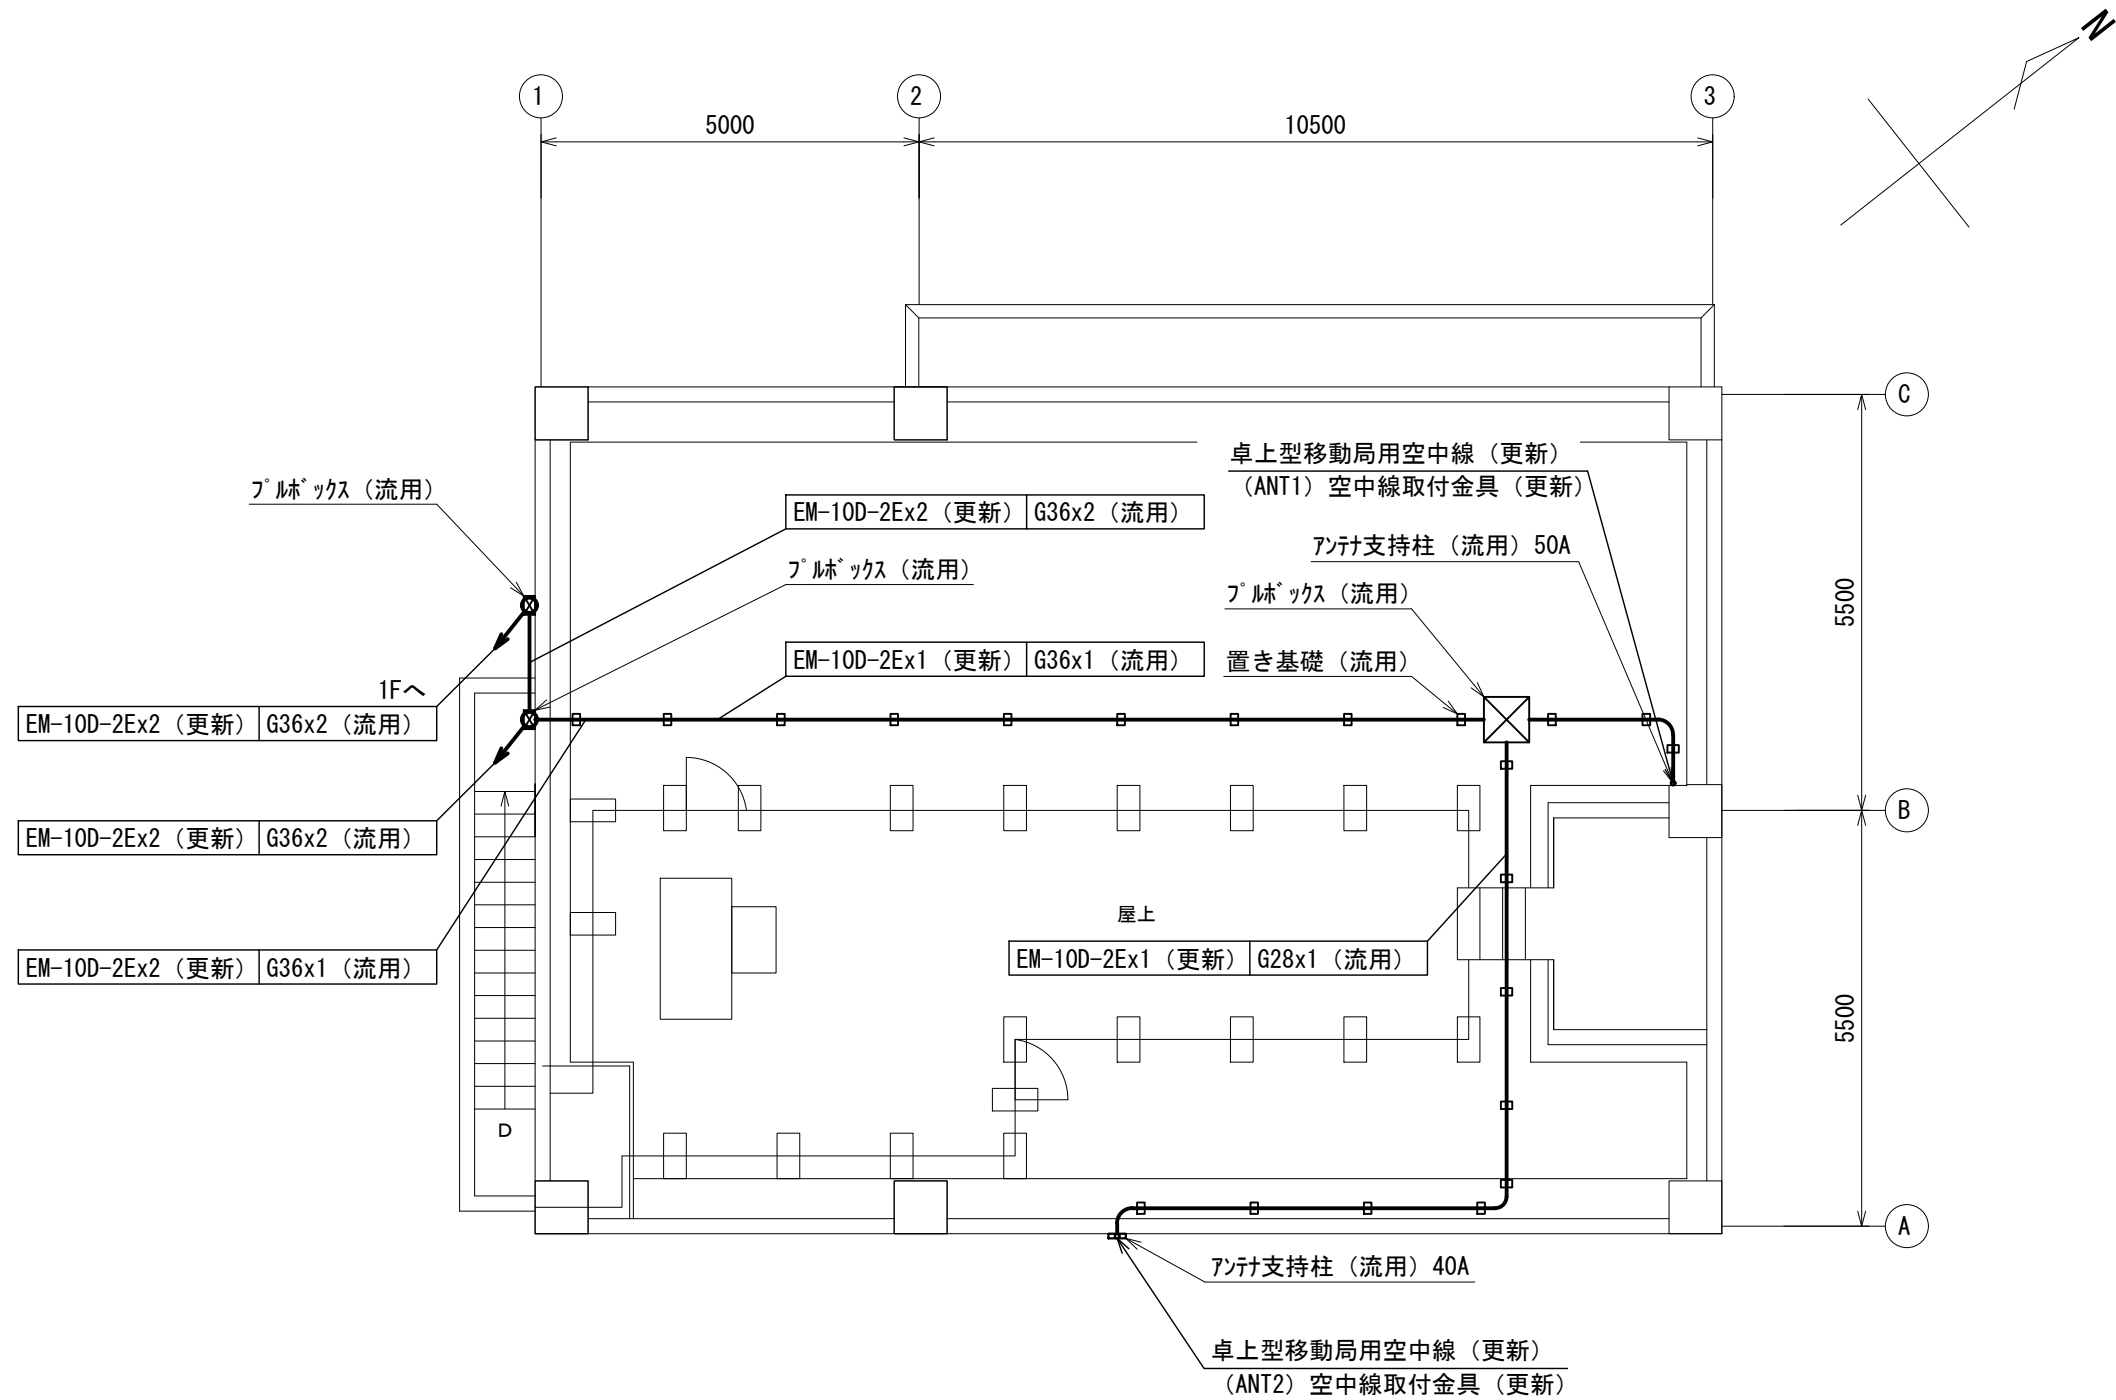


版	年月日	設変番号	変 更 事 項	承認	発注者 堺市消防局				名称 消防救急デジタル無線設備更新業務		 <div>ビーム計画設計株式会社 Beam Planning Corporation</div>	設計	奥田	年月日	2025.06		
					担当係長 担当				図名 福泉出張所 1階平面図			縮尺 1/100		検図	山村	年月日	2025.06
														承認	牛田	年月日	2025.06
														図番			18-01




屋上階平面図


版	年月日	設変番号	変 更 事 項	承認	発注者	名称	図名	縮尺	設計	奥田	年月日	2025.06
					堺市消防局	消防救急デジタル無線設備更新業務	福泉出張所 屋上階平面図	1/100	検図	山村	年月日	2025.06
					担当係長	担当			承認	牛田	年月日	2025.06
									図番			18-02



ビーム計画設計株式会社
Beam Planning Corporation

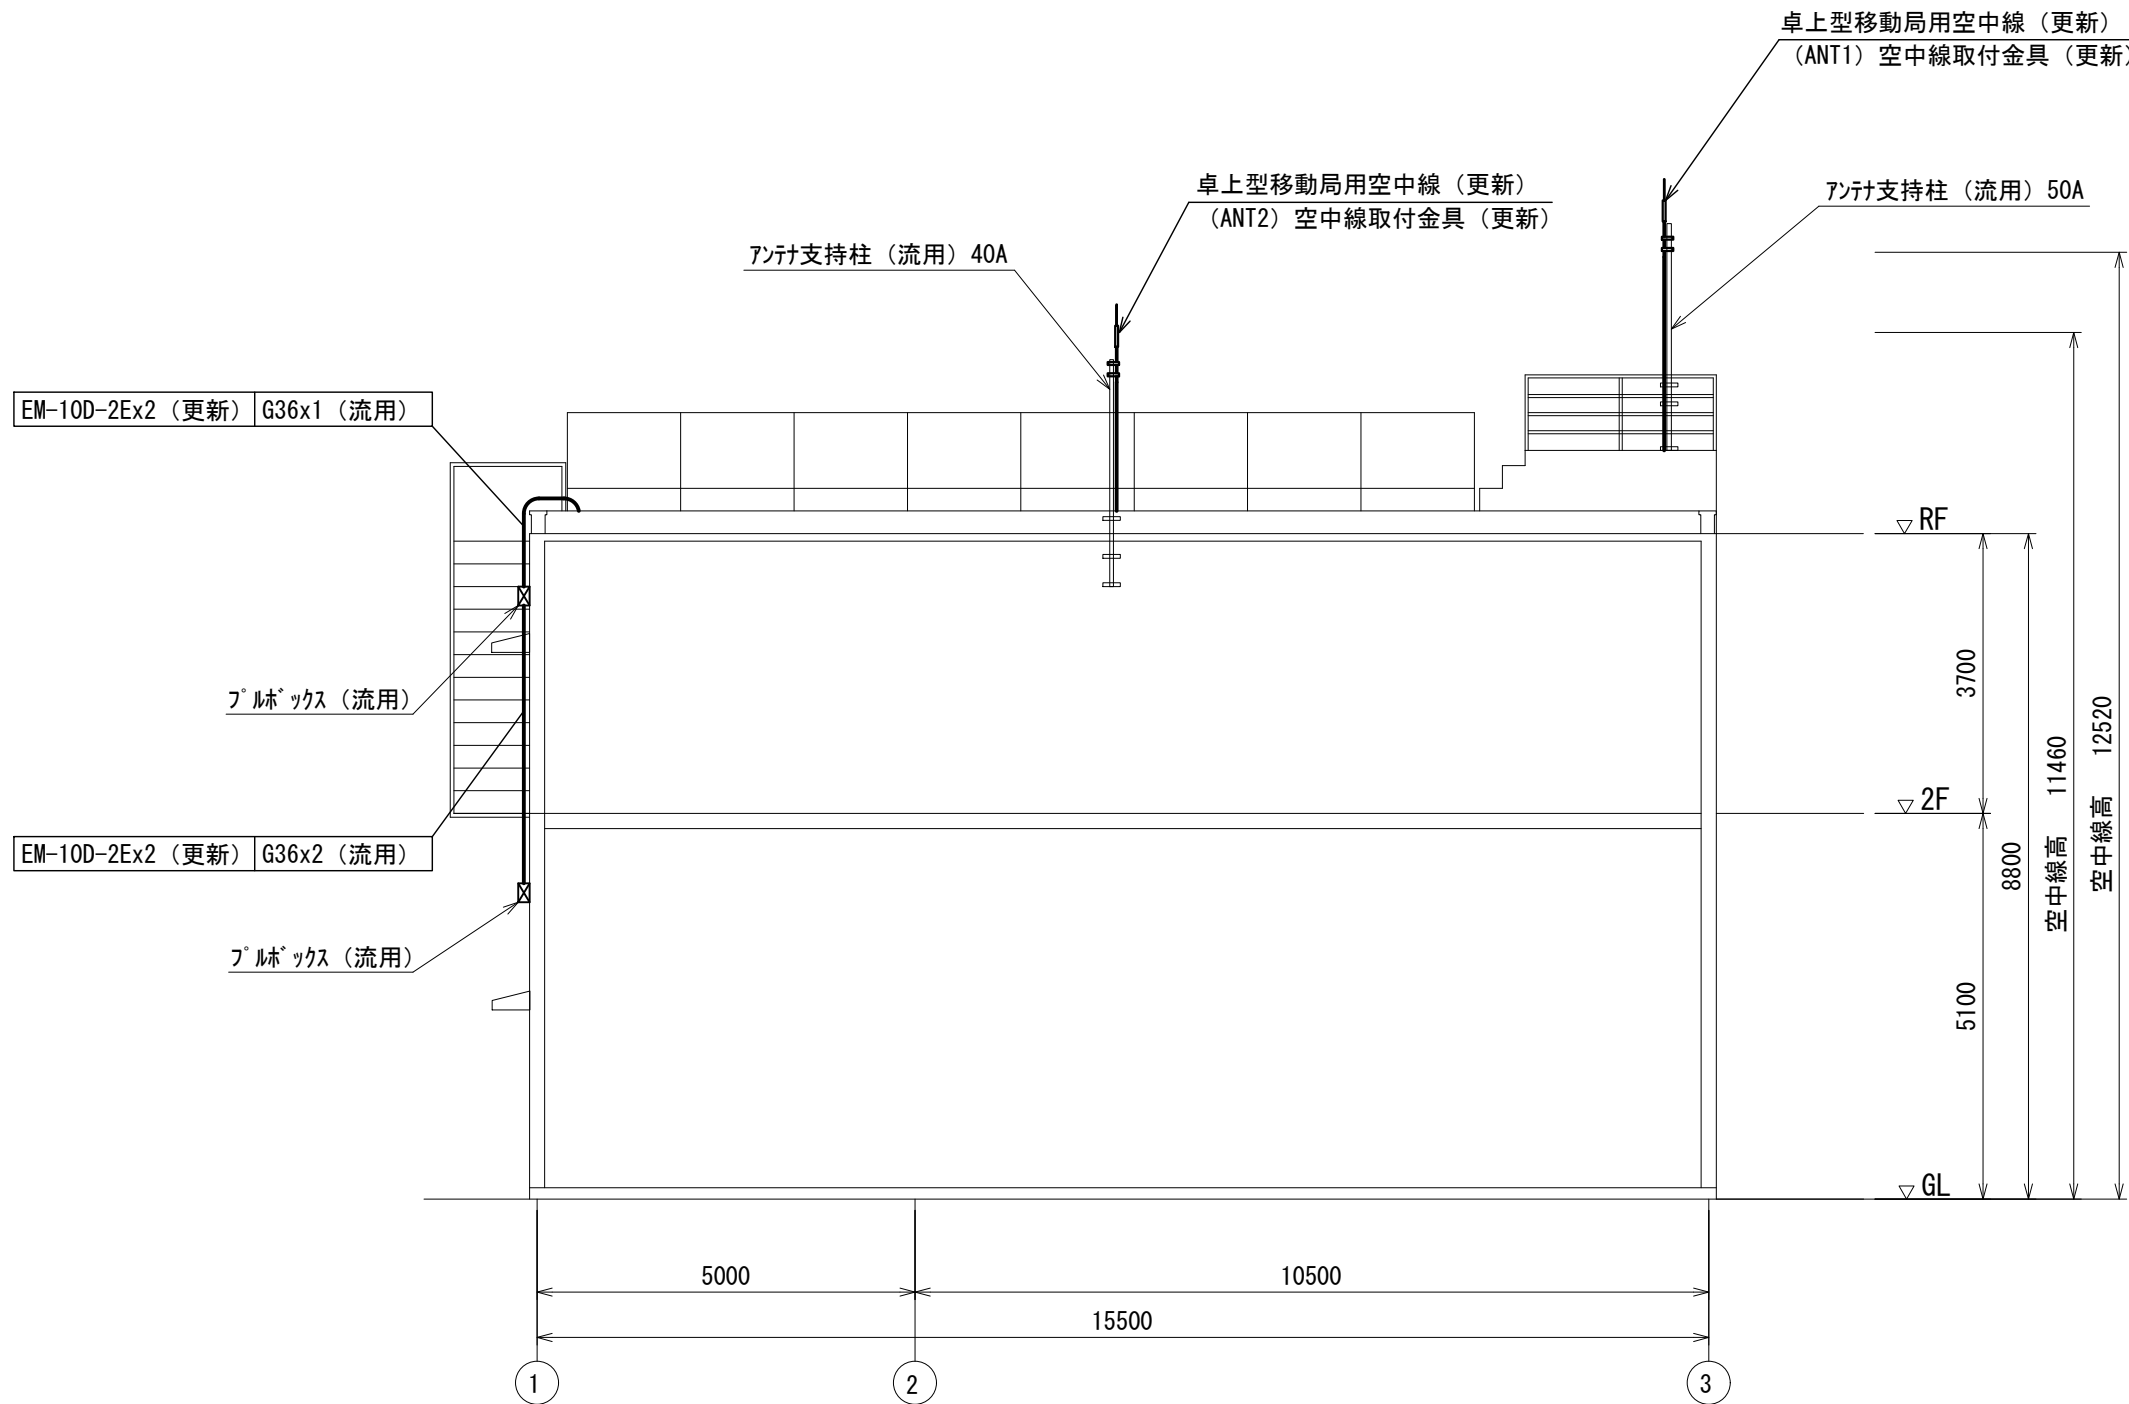

東側立面図

版	年月日	設変番号	変 更 事 項	承認	発注者 堺市消防局				名称 消防救急デジタル無線設備更新業務		 ビーム計画設計株式会社 Beam Planning Corporation	設計	奥田	年月日	2025.06	
					担当係長 担当				図名 福泉出張所 東側立面図			縮尺 1/100	検図	山村	年月日	2025.06
													承認	牛田	年月日	2025.06
													図番	18-03		