


版	年月日	設変番号	変 更 事 項	承認	発注者	名称	図名	縮尺	設計	奥田	年月日	2025.06
					堺市消防局	消防救急デジタル無線設備更新業務	Newtown出張所 1階平面図	1/150	検図	山村	年月日	2025.06
					担当係長	担当			承認	牛田	年月日	2025.06
									図番		22-01	



ビーム計画設計株式会社
Beam Planning Corporation

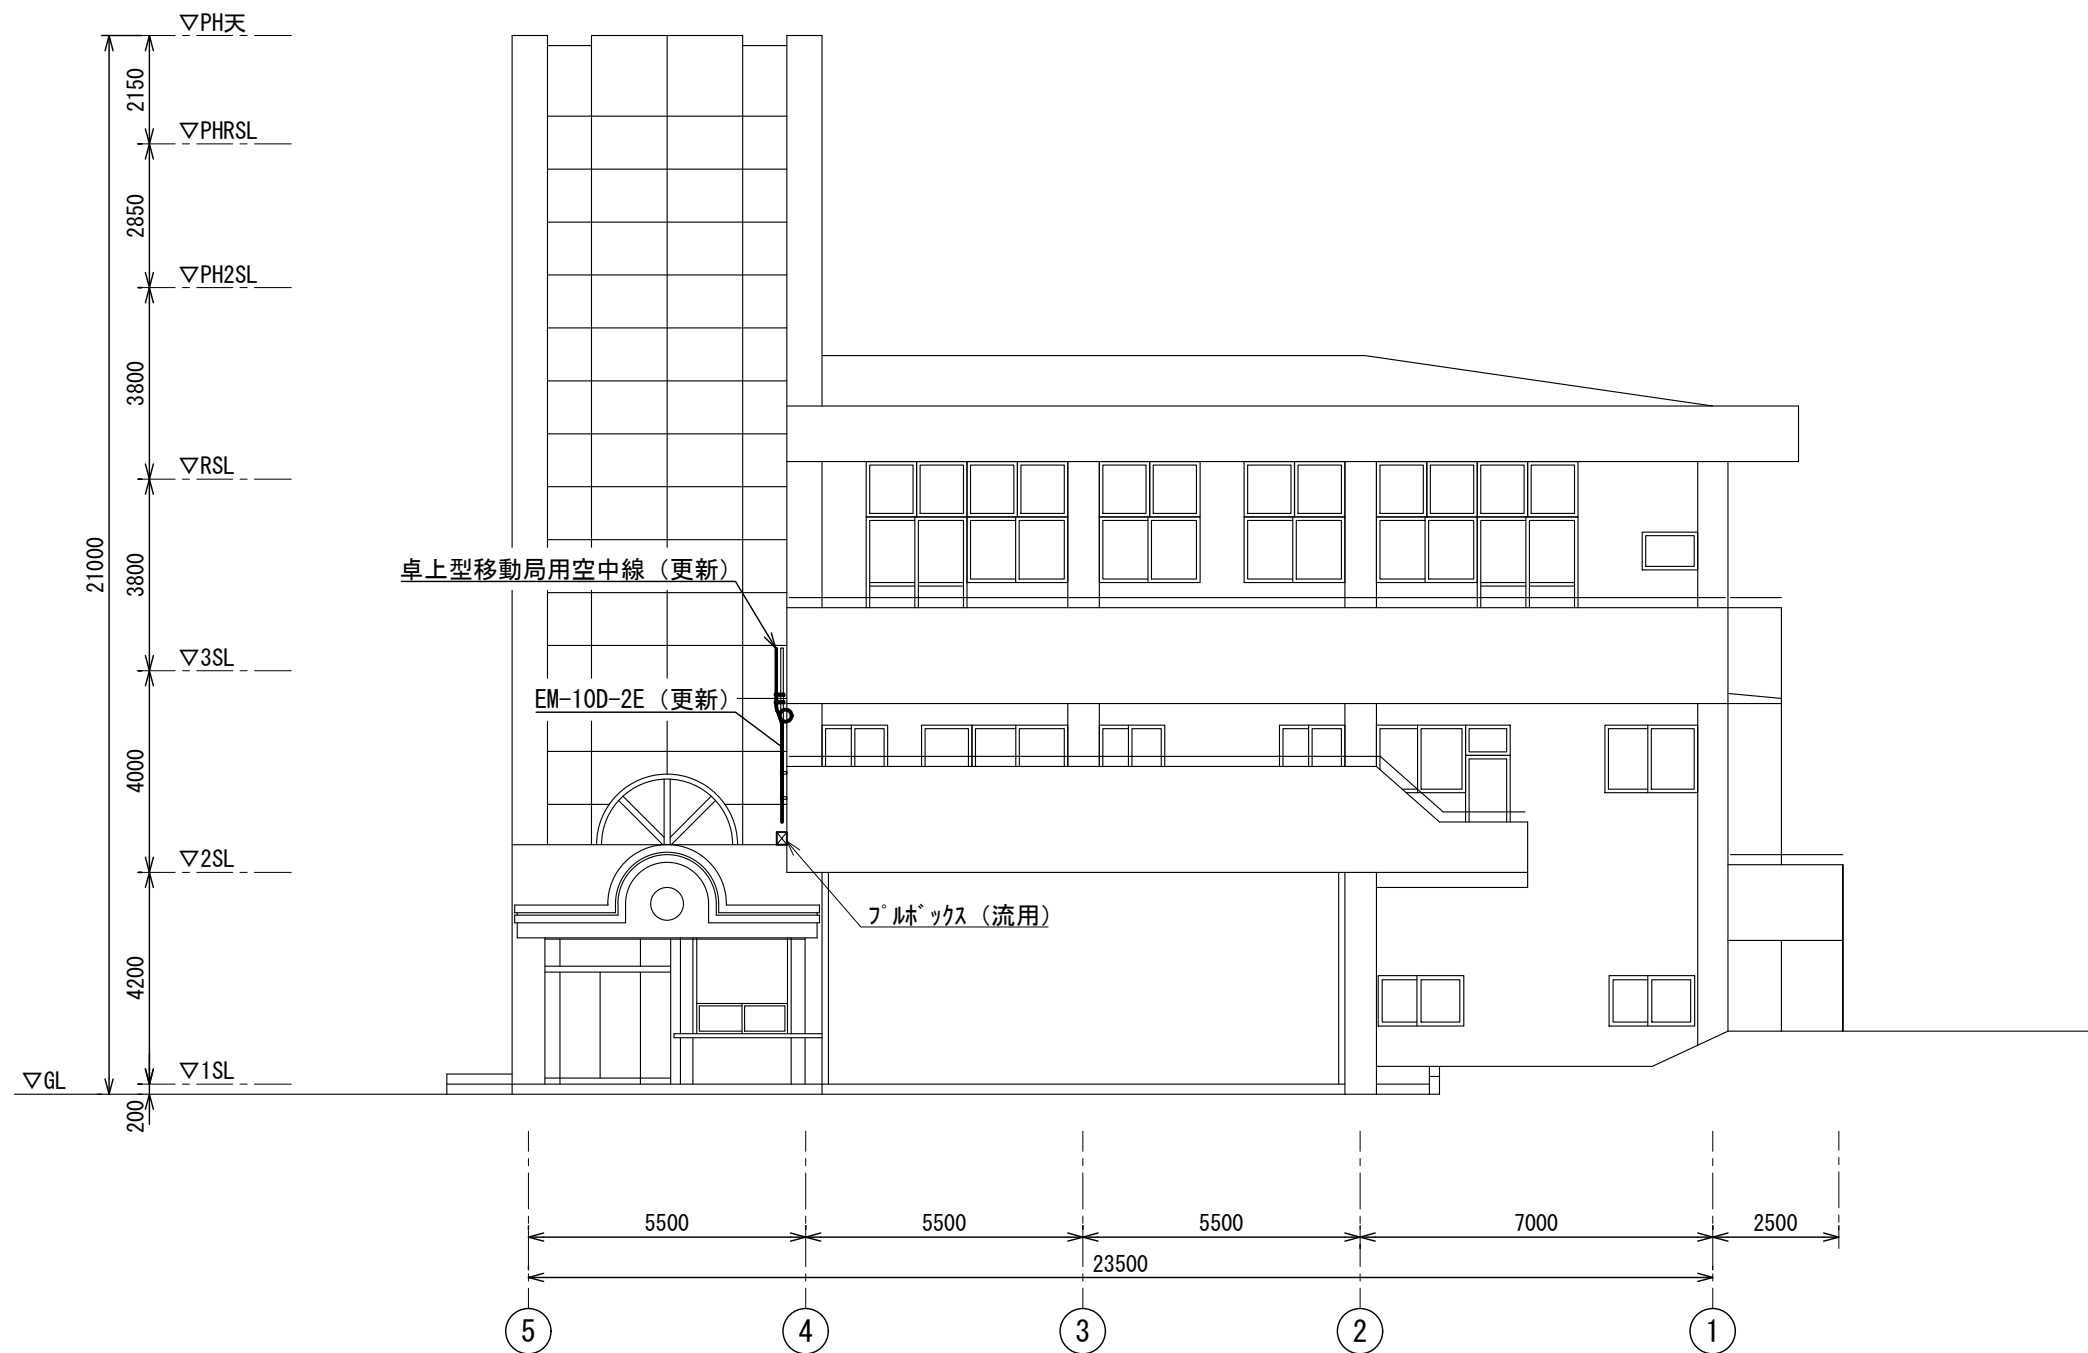

版	年月日	設変番号	変 更 事 項	承認	発注者	名称	設計	奥田	年月日	2025.06
					堺市消防局	消防救急デジタル無線設備更新業務	検図	山村	年月日	2025.06
					担当係長	担当	承認	牛田	年月日	2025.06
						図名	図番			22-03
						ニュートウン出張所 北側立面図	縮尺			
						1/150				



ビーム計画設計株式会社
Beam Planning Corporation