



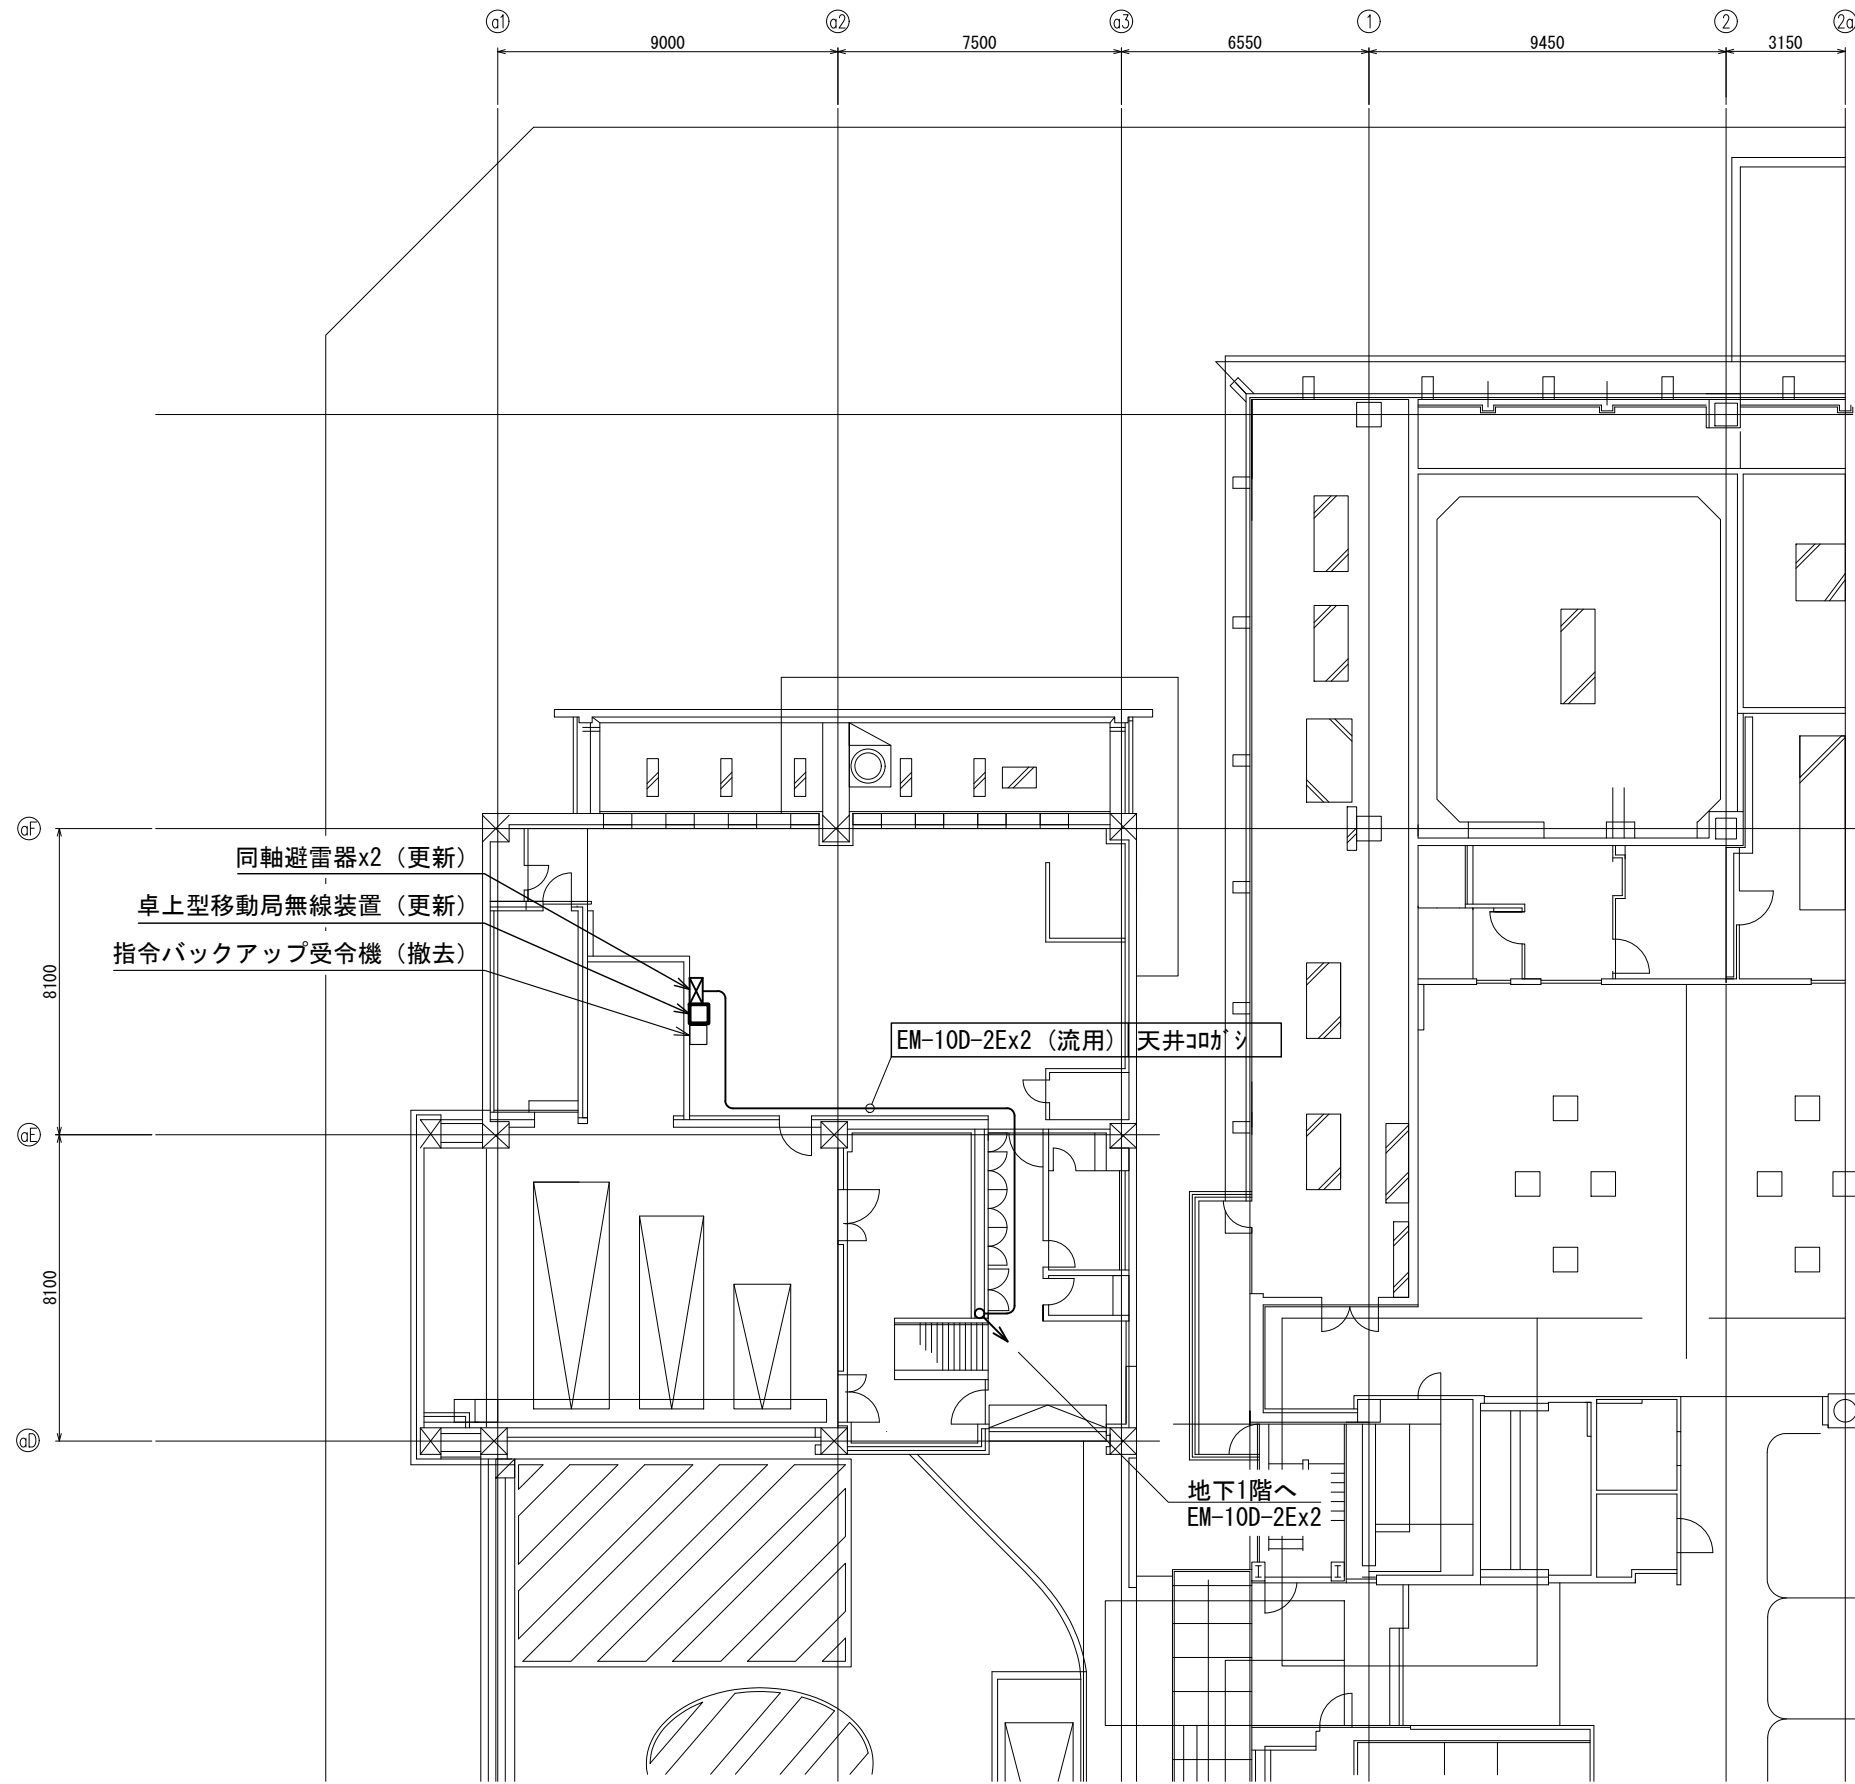
版	年月日	設定番号	変更事項	承認	発注者	名称	設計	奥田	年月日	2025.06
					堺市消防局	消防救急デジタル無線設備更新業務	検図	山村	年月日	2025.06
					担当係長 担当	図名	承認	牛田	年月日	2025.06
						消防局救急ワークステーション 免震階平面図	縮尺	図番	23-01	
							1/400			



ビーム計画設計株式会社  
Beam Planning Corporation

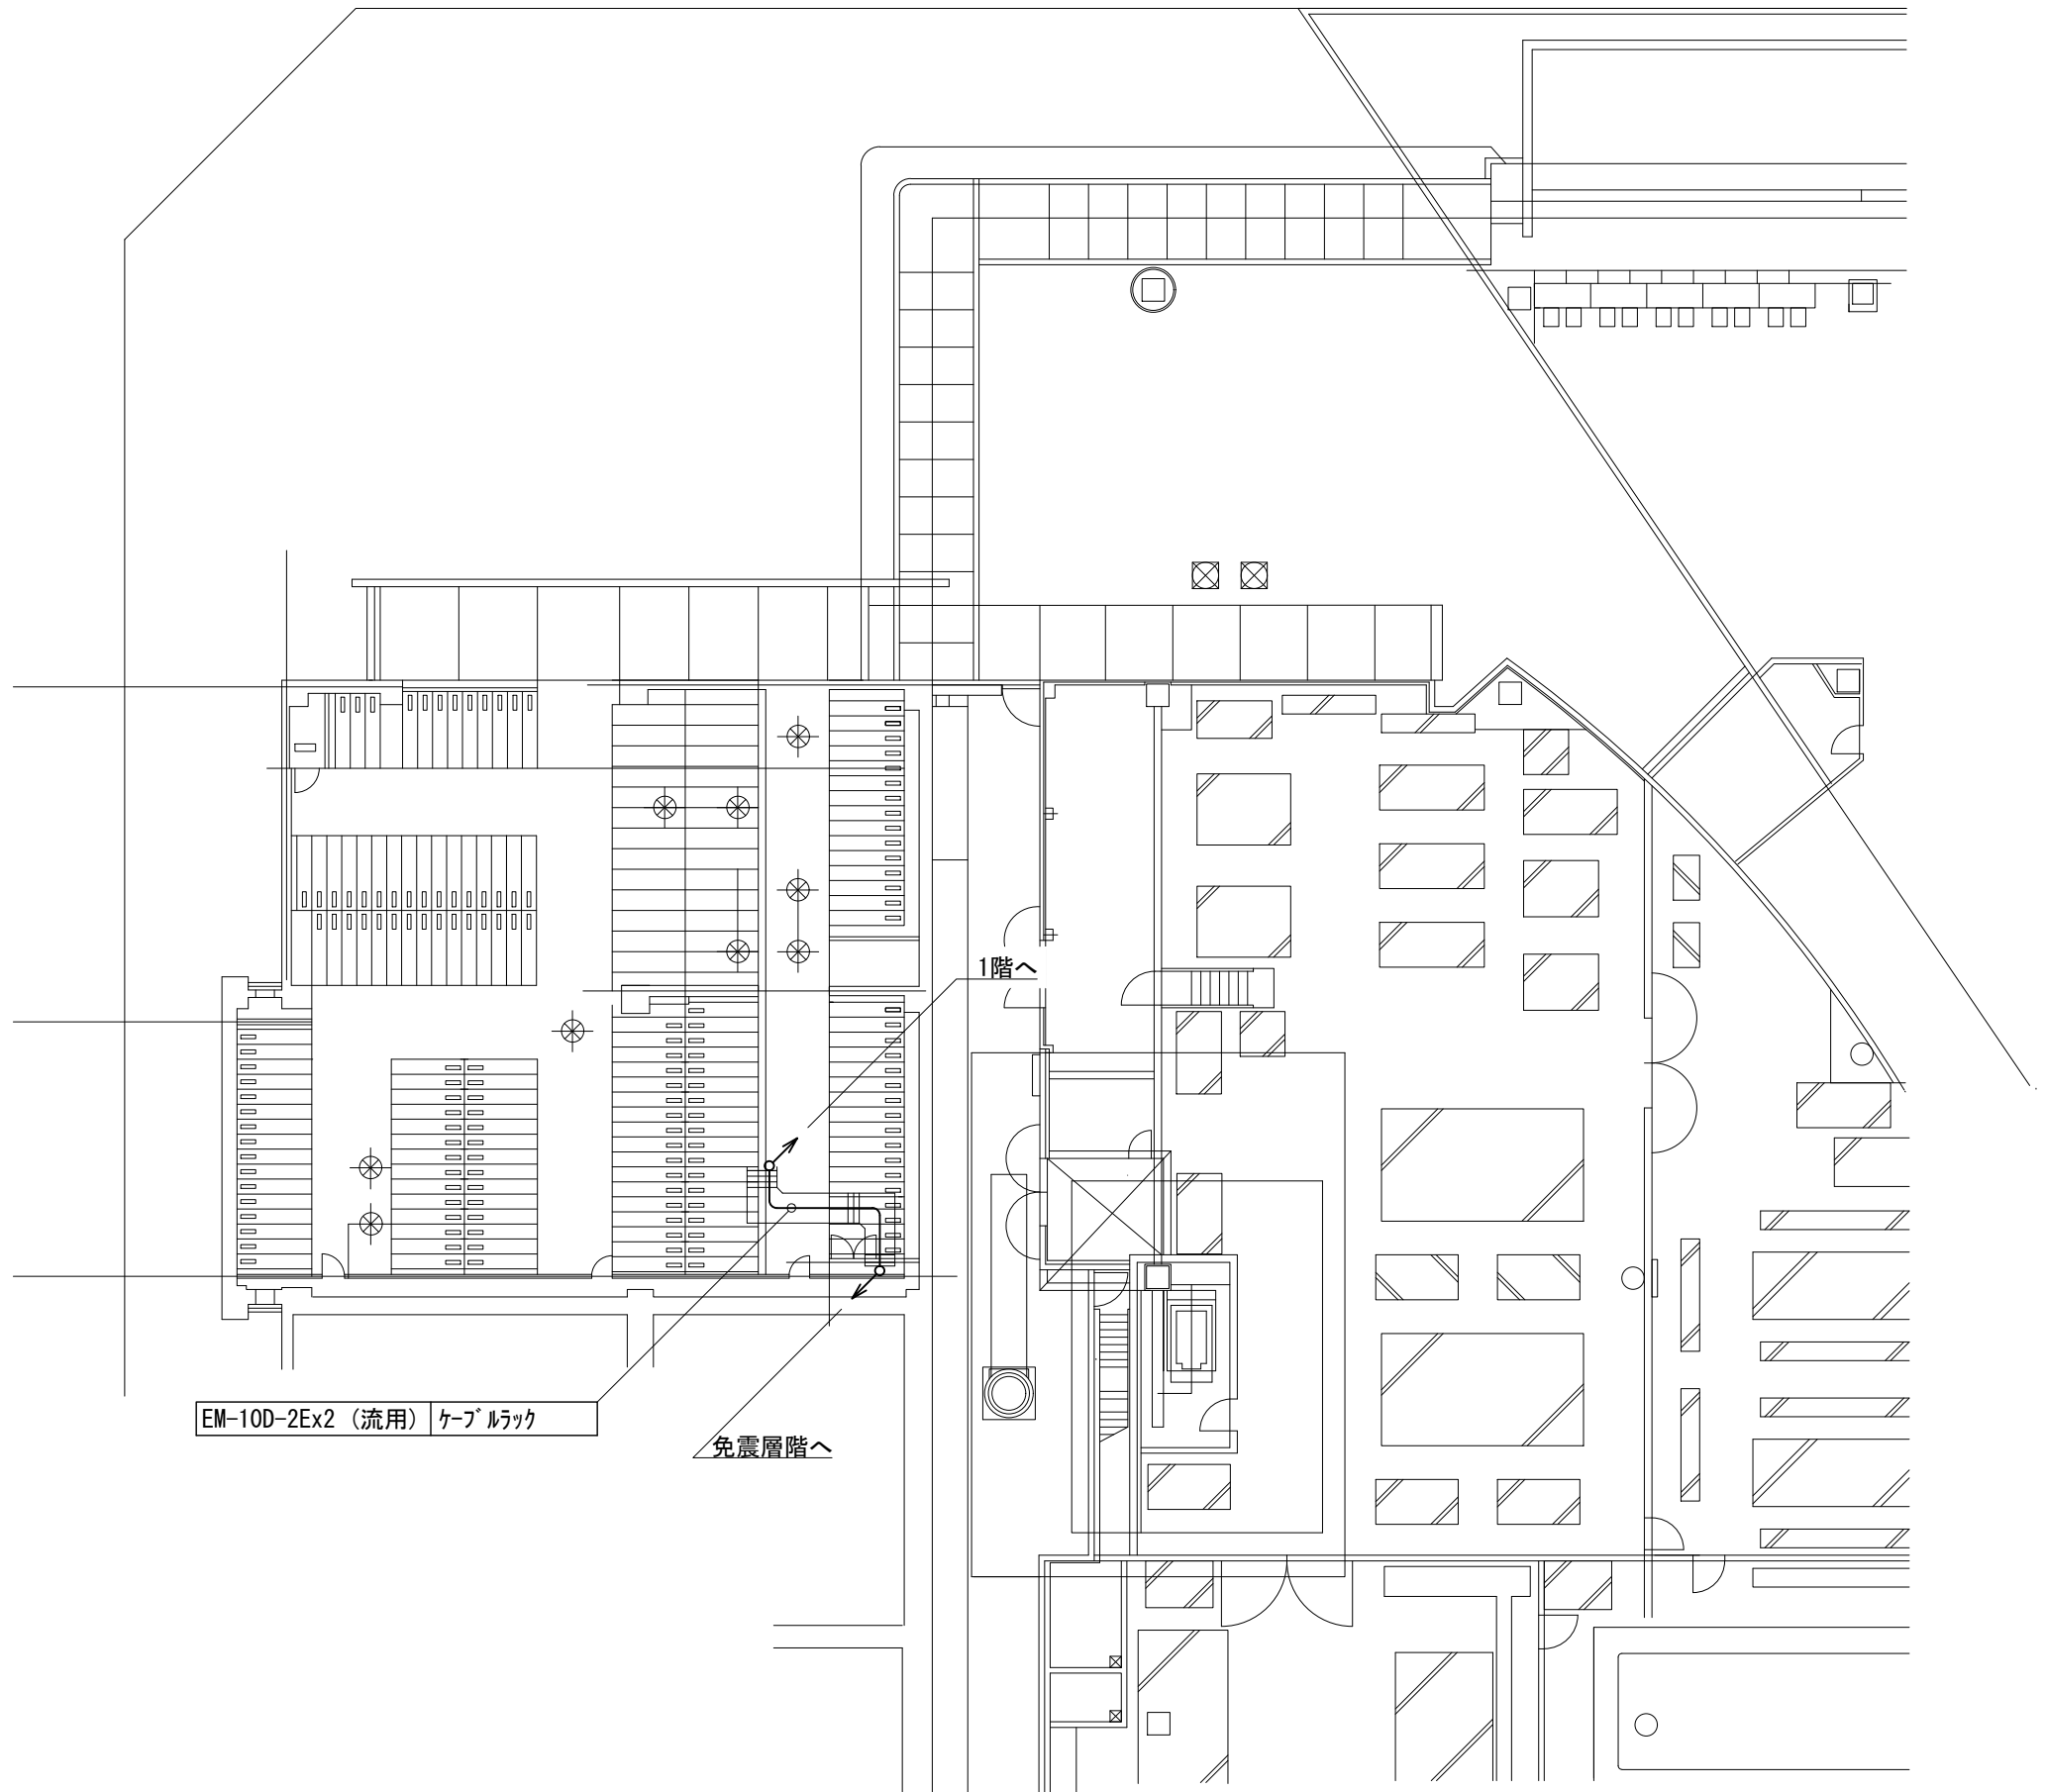


版	年月日	設変番号	変 更 事 項			承認	発注者			名称			<div><div></div><div>ビーム計画設計株式会社</div><div>Beam Planning Corporation</div></div>	設計	奥田	年月日	2025.06
							堺市消防局			消防救急デジタル無線設備更新業務				検図	山村	年月日	2025.06
							担当係長	担当		図名	消防局救急ワークステーション 地下1階平面図	縮尺		承認	牛田	年月日	2025.06
											消防局救急ワークステーション 地下1階平面図	1/200		図番	23-02		



版	年月日	設定番号	変更事項	承認	発注者	名称	設計	奥田	年月日	2025.06
					堺市消防局	消防救急デジタル無線設備更新業務	検図	山村	年月日	2025.06
					担当係長	担当	承認	牛田	年月日	2025.06
						図名	図番			23-03
						消防局救急ワークステーション 1階平面図	縮尺			1/200




ビーム計画設計株式会社  
Beam Planning Corporation

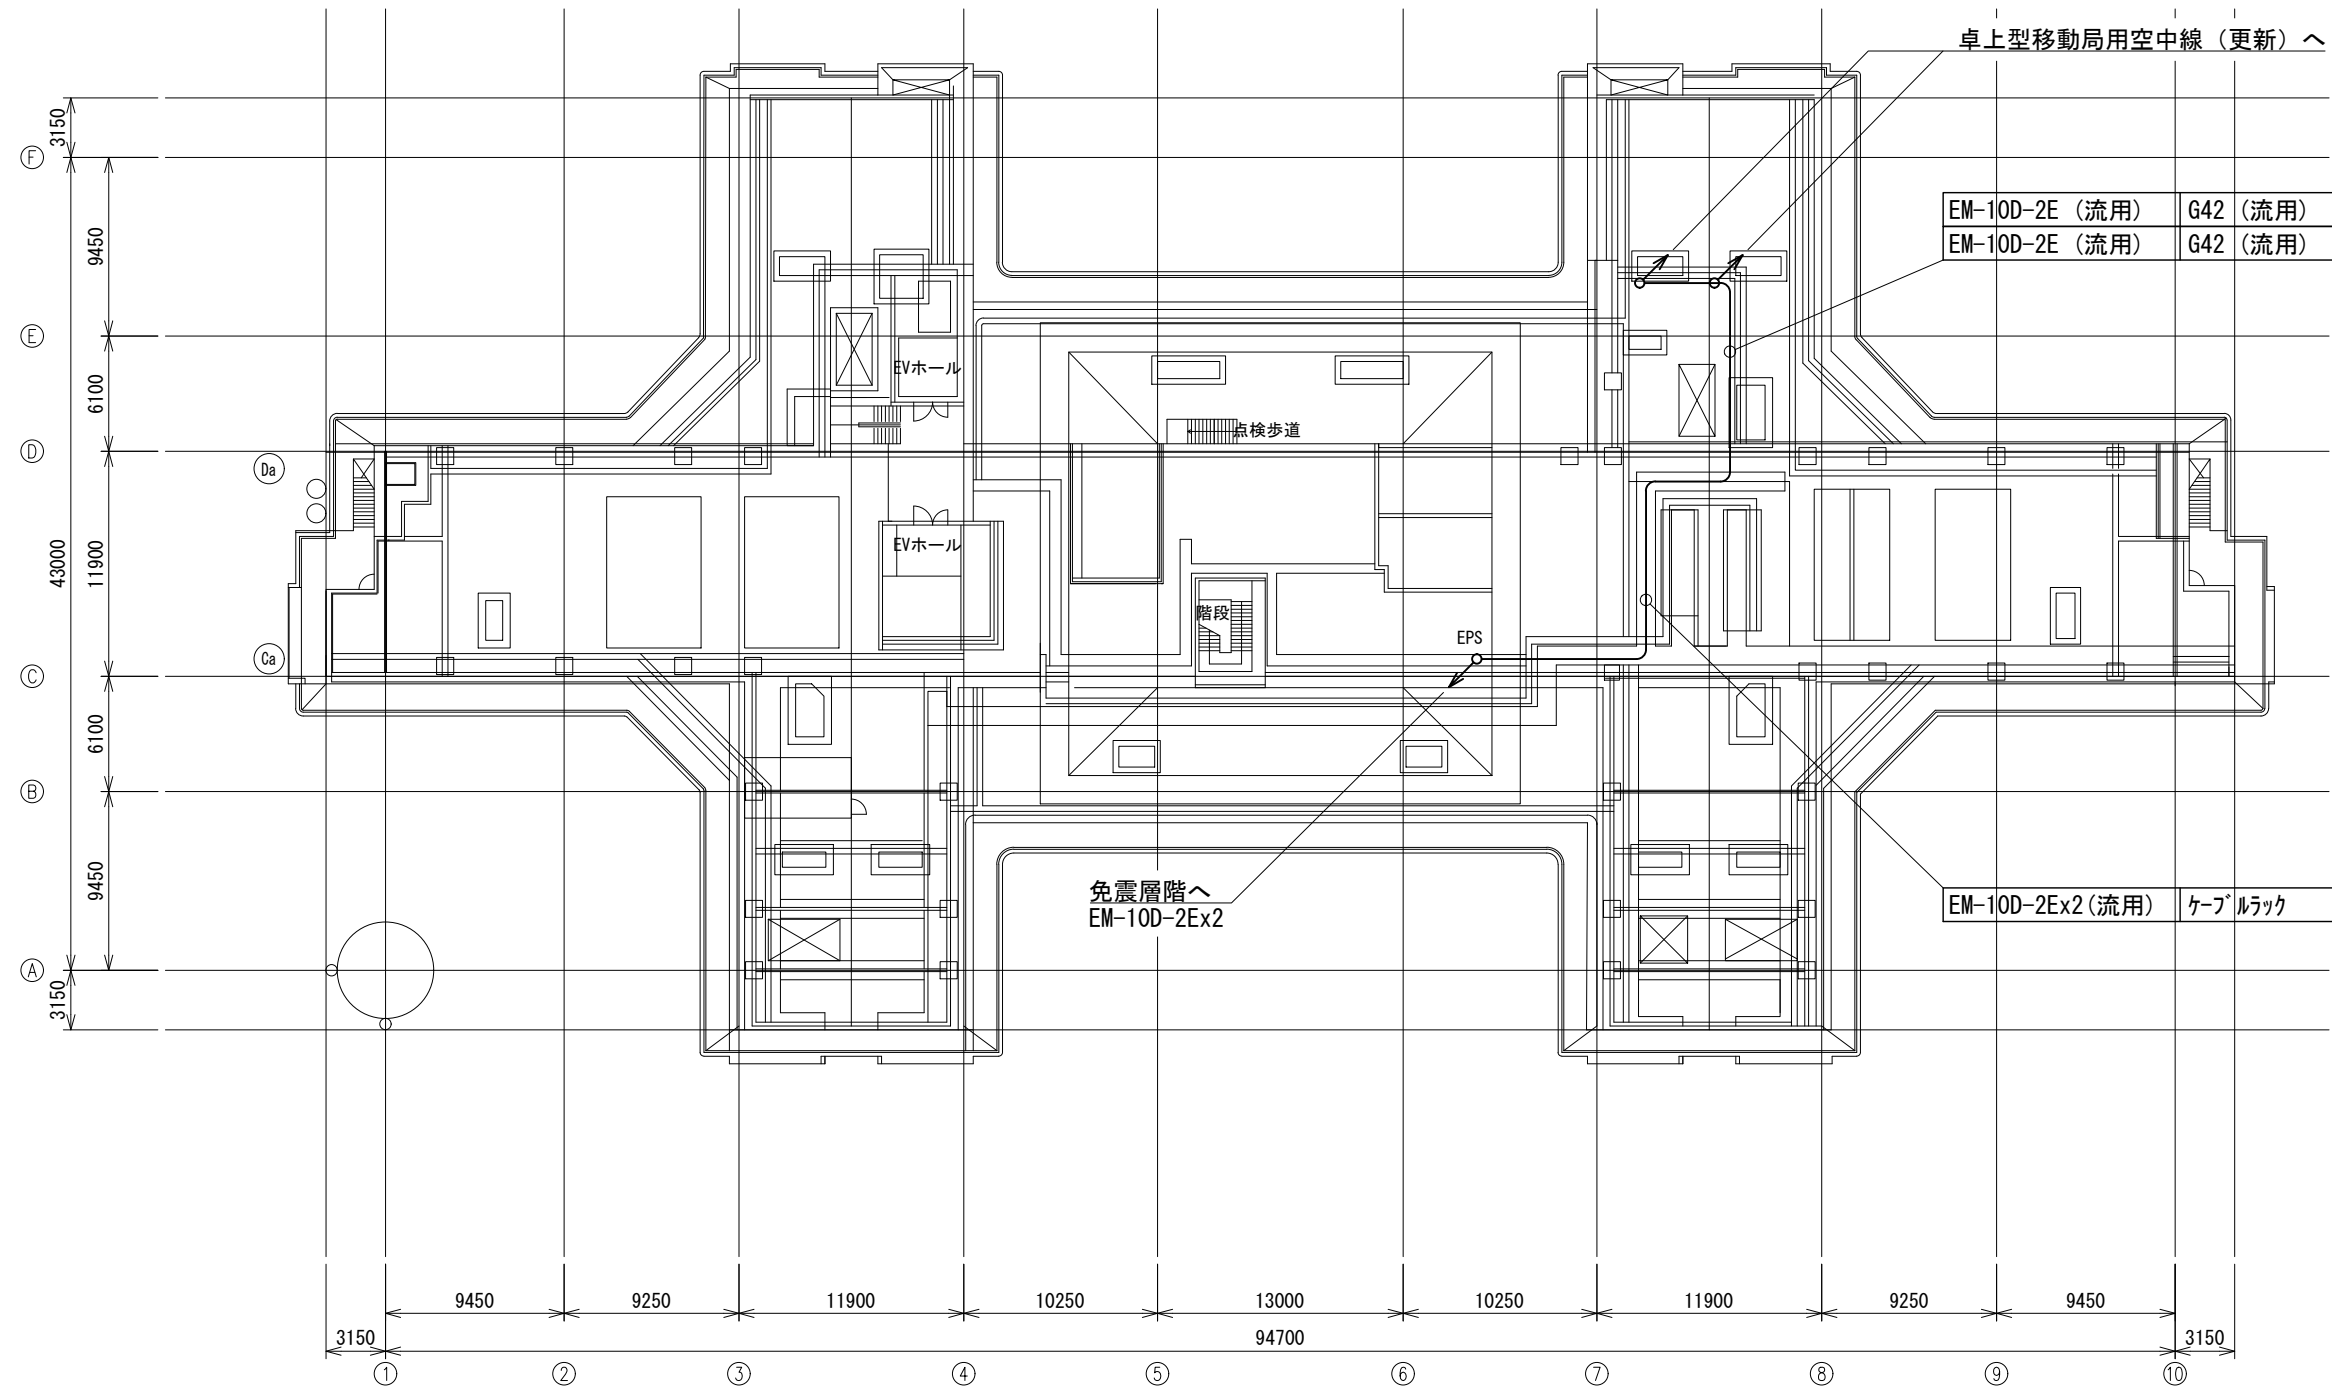


版	年月日	設変番号	変 更 事 項	承認	発注者	名称	設計	奥田	年月日	2025.06
					堺市消防局	消防救急デジタル無線設備更新業務	検図	山村	年月日	2025.06
					担当係長 担当	図名	承認	牛田	年月日	2025.06
						消防局救急ワークステーション PH階平面図	図番		23-04	
						縮尺 1/400				



ビーム計画設計株式会社  
Beam Planning Corporation

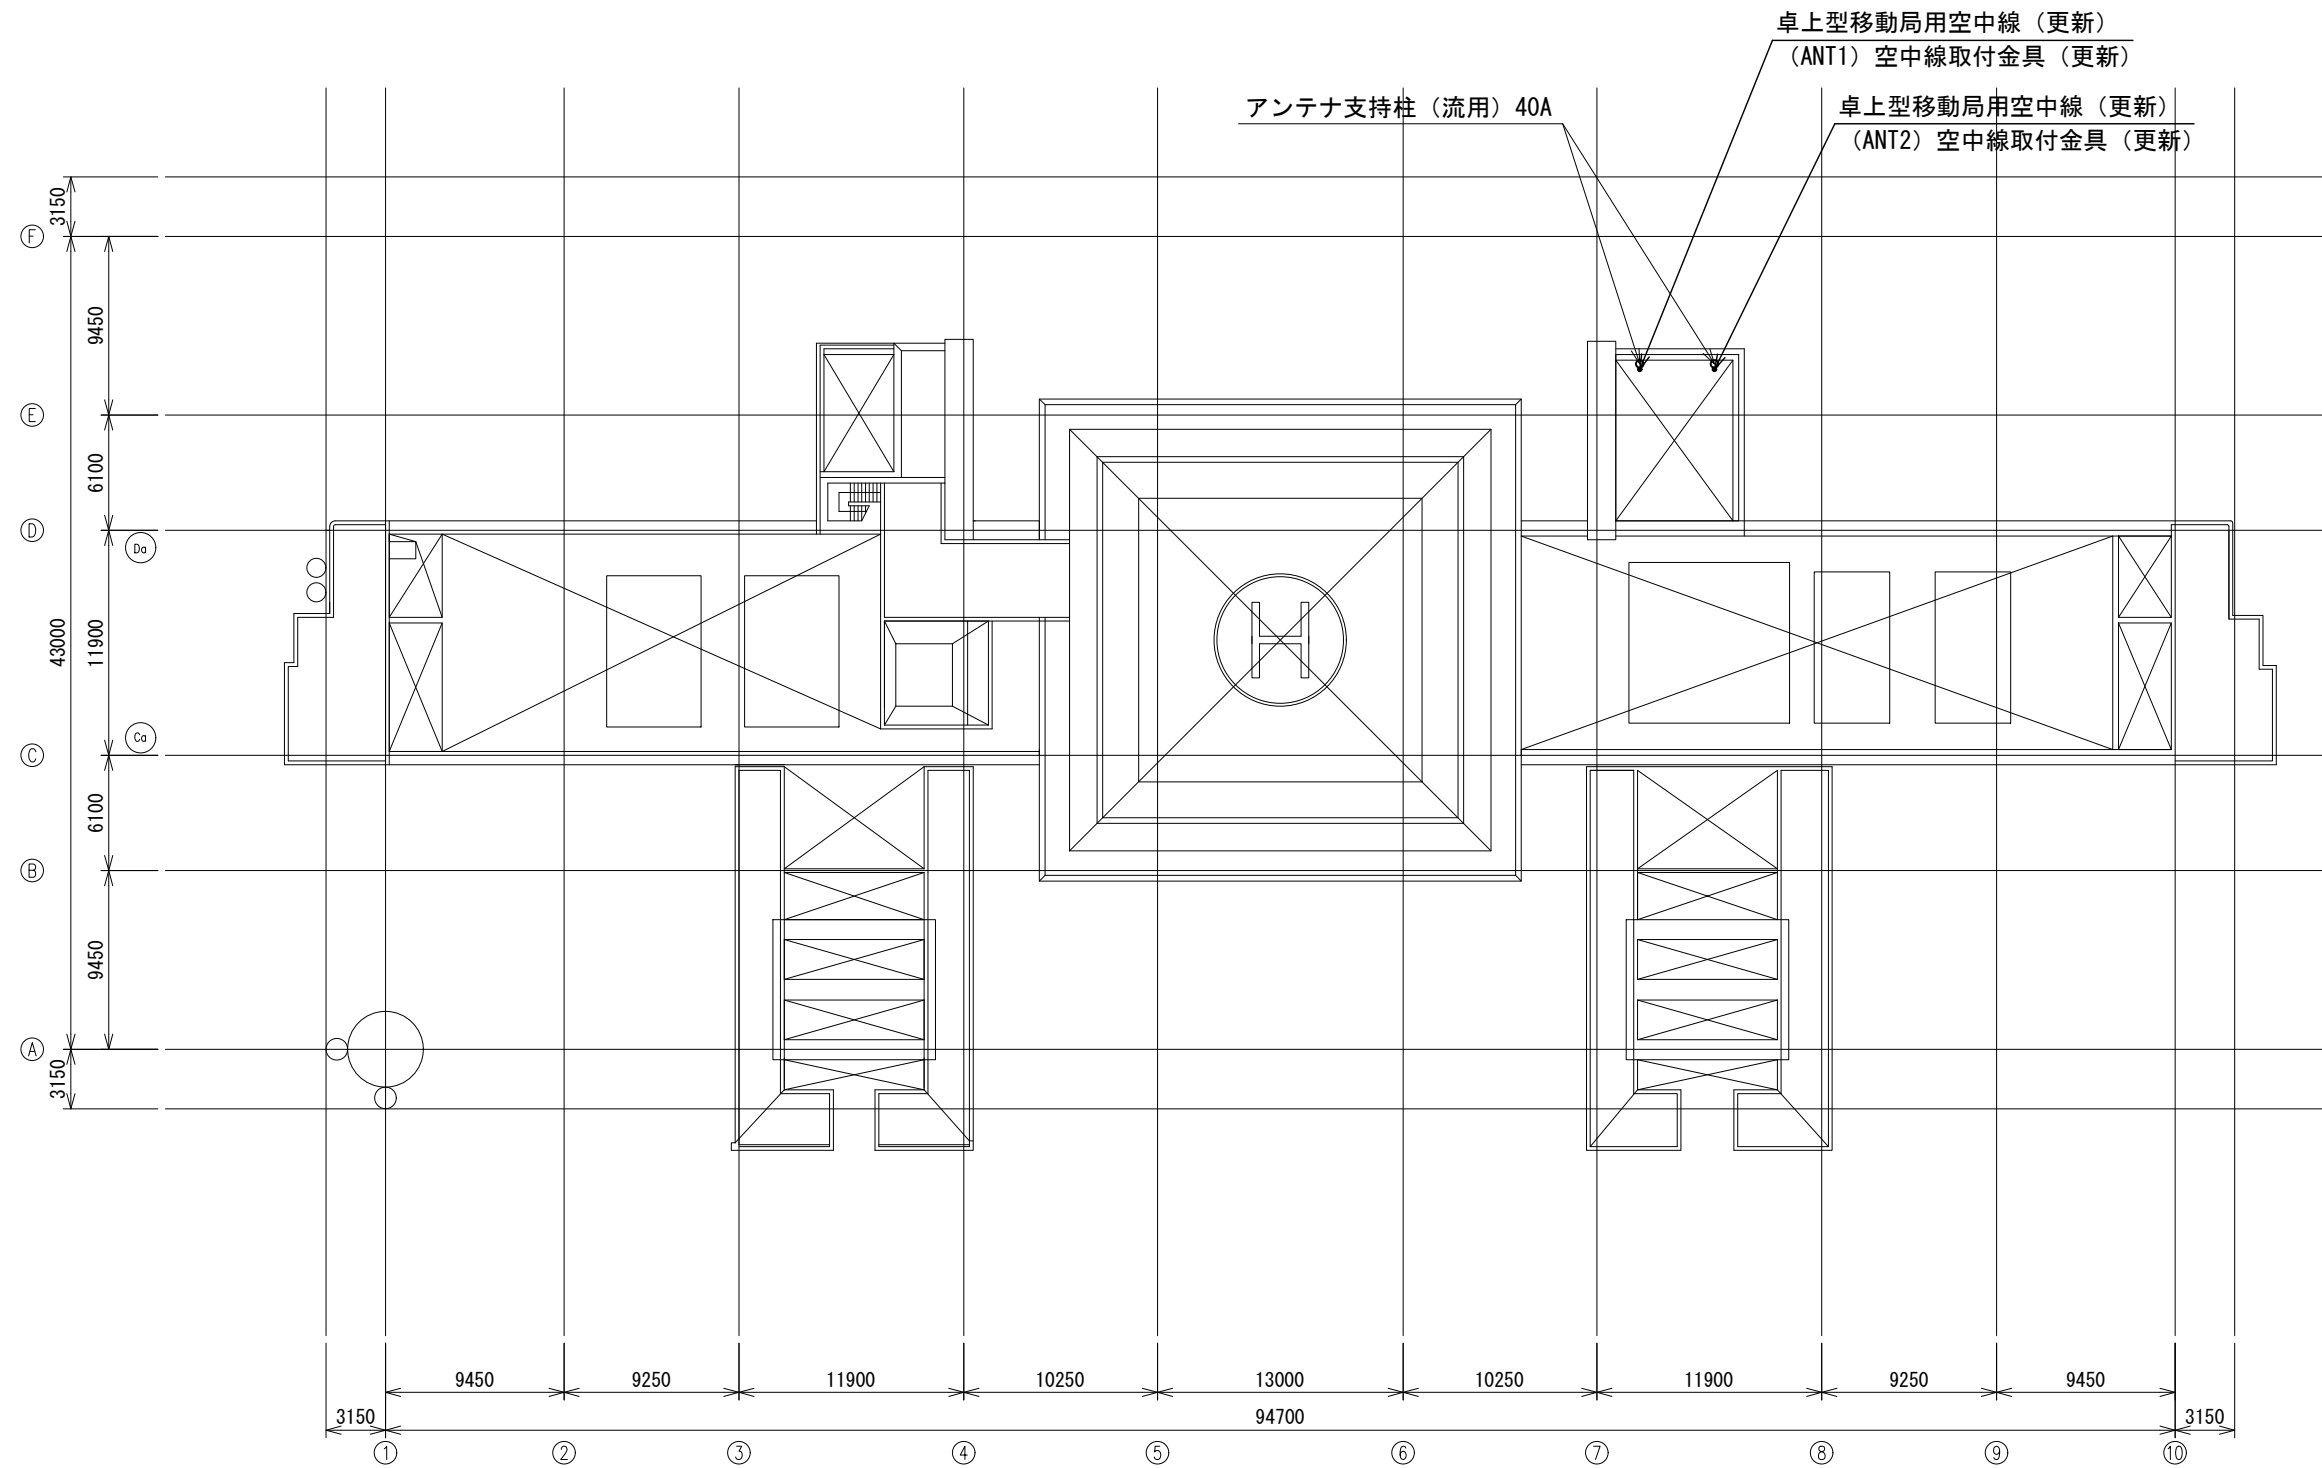

版	年月日	設変番号	変 更 事 項	承認	発注者	名称	図名	縮尺	設計	奥田	年月日	2025.06
					堺市消防局	消防救急デジタル無線設備更新業務	消防局救急ワークステーション 屋上階平面図	1/400	検図	山村	年月日	2025.06
					担当係長	担当			承認	牛田	年月日	2025.06
									図番		23-05	

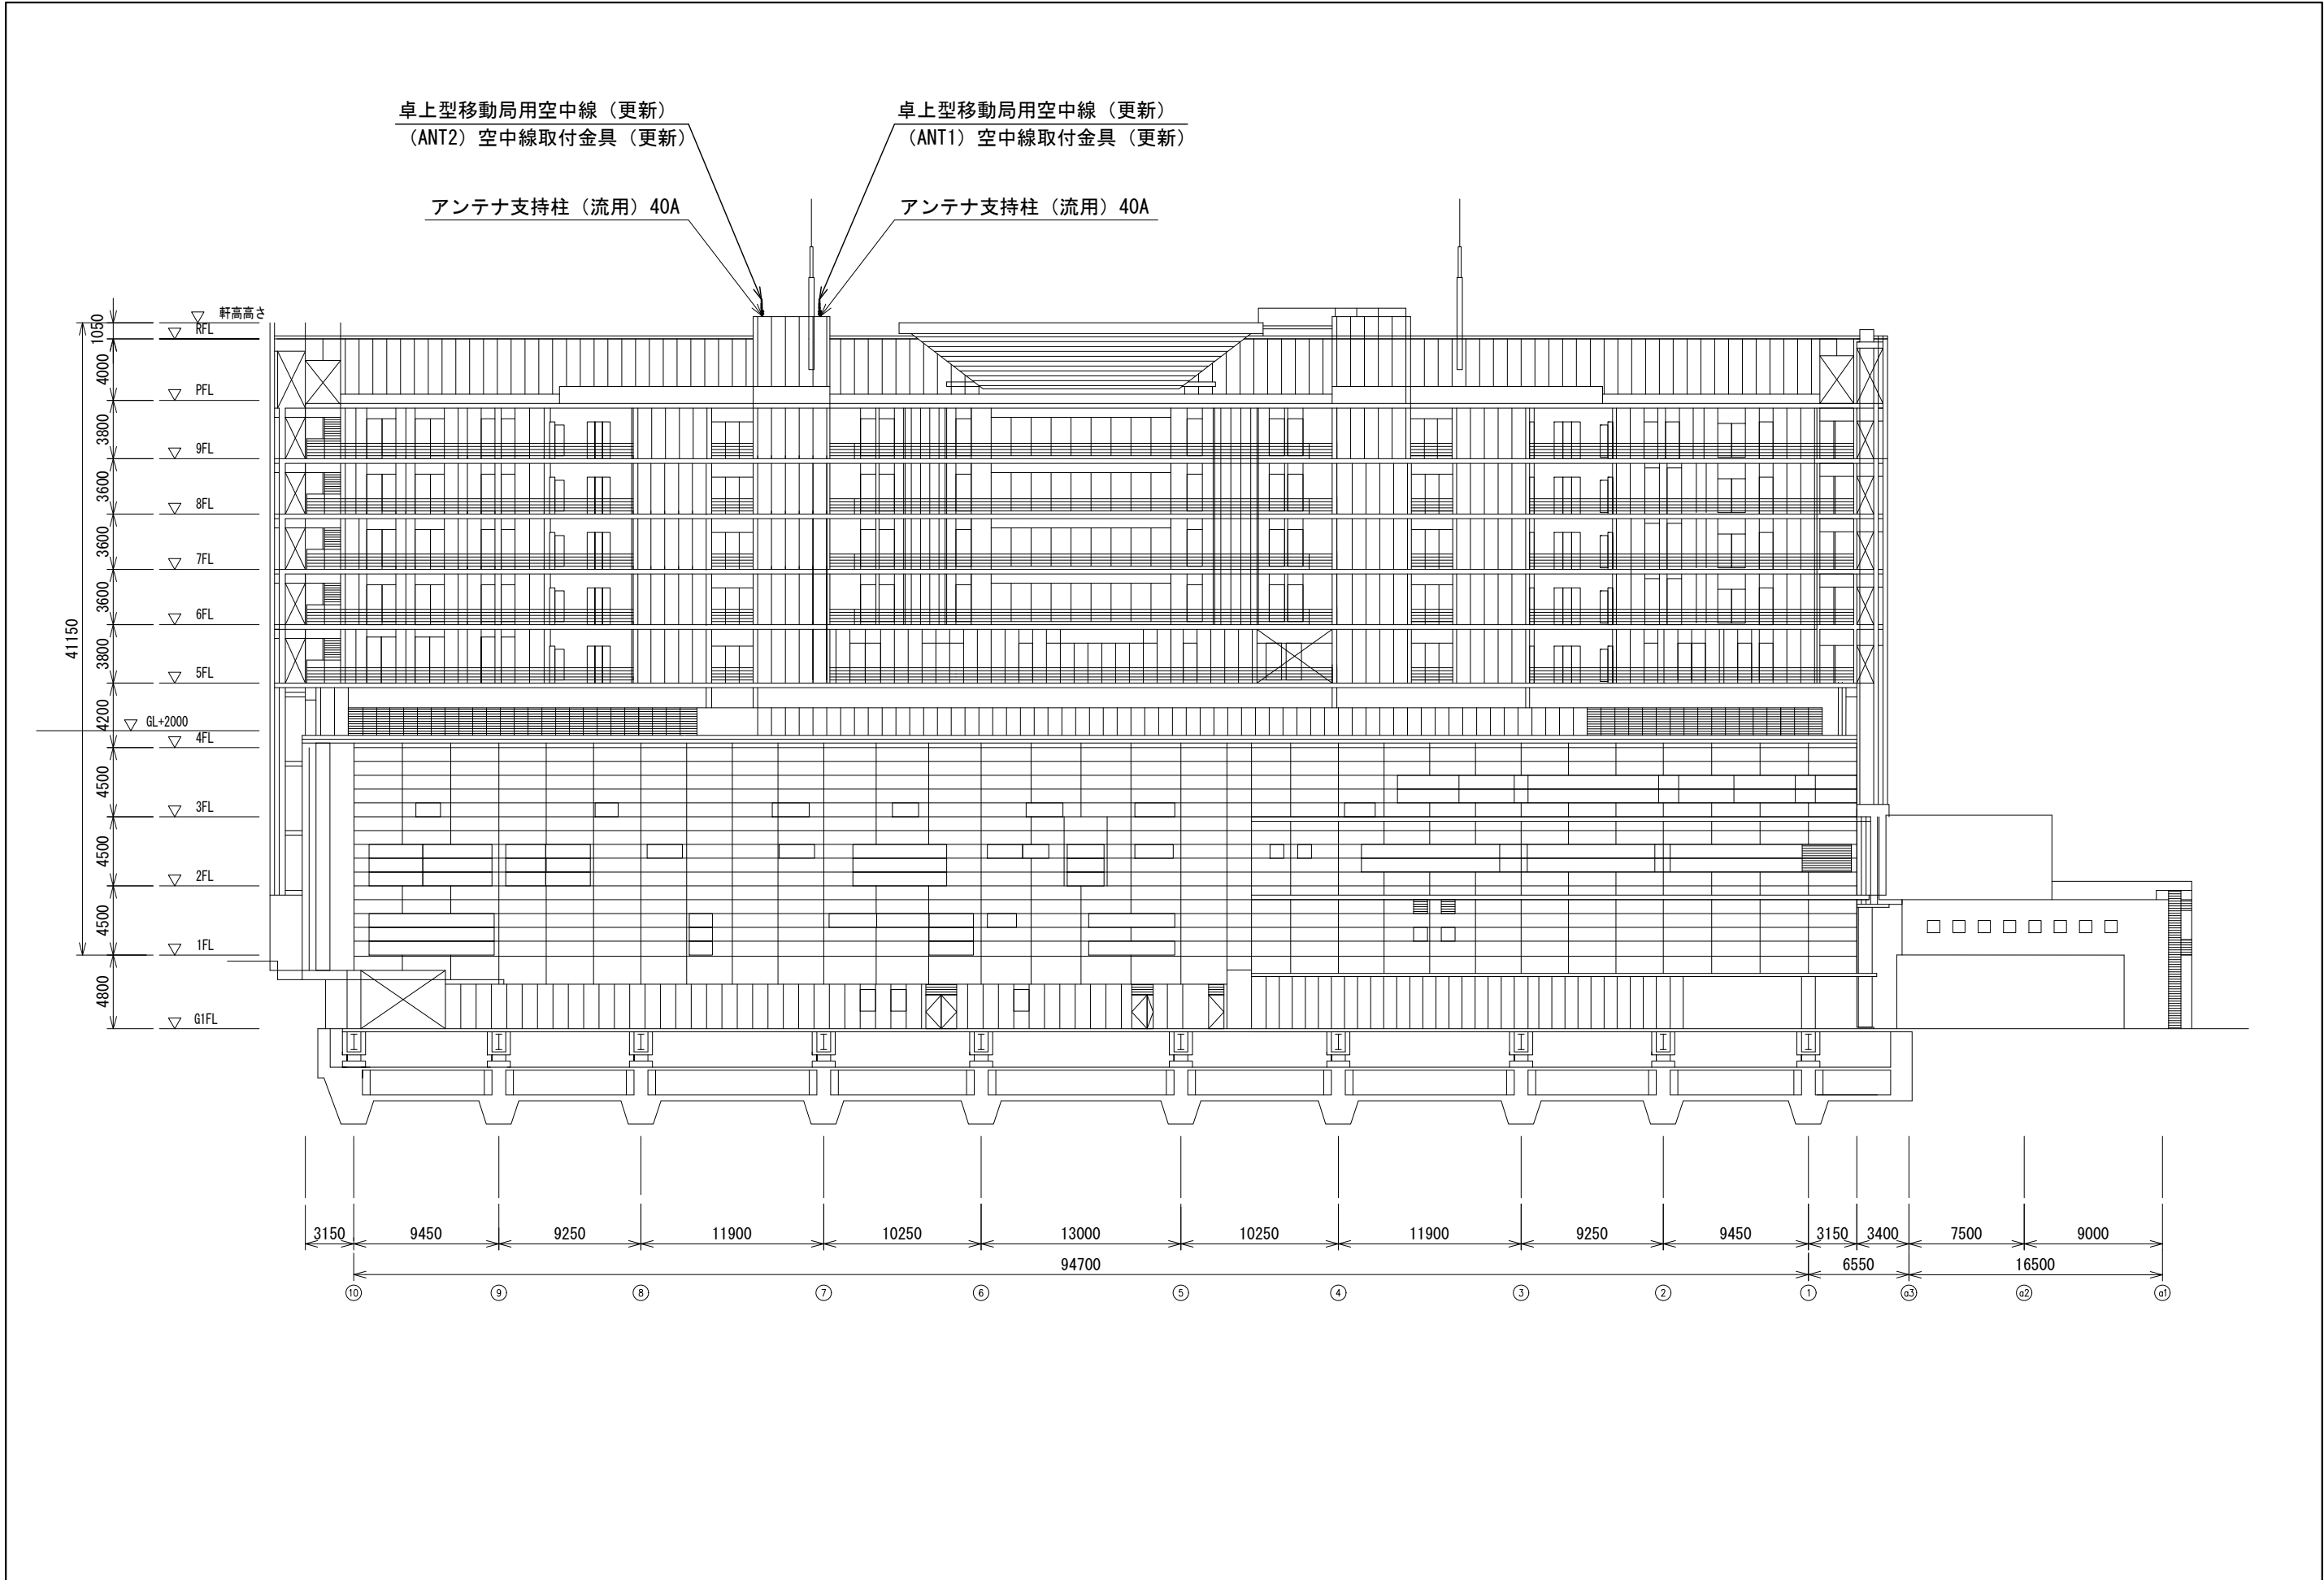

版	年月日	設変番号	変 更 事 項	承認	発注者	名称	図名	縮尺	設計	奥田	年月日	2025.06
					堺市消防局	消防救急デジタル無線設備更新業務	消防局救急ワークステーション 立面図	1/400	検図	山村	年月日	2025.06
					担当係長	担当			承認	牛田	年月日	2025.06
									図番		23-06	



ビーム計画設計株式会社  
Beam Planning Corporation