




| | | | | | | | | | | |
|---|-----|------|---------|----|-------|------------------|----|----|-----|---------|
| 版 | 年月日 | 設変番号 | 変 更 事 項 | 承認 | 発注者 | 名称 | 設計 | 奥田 | 年月日 | 2025.06 |
| | | | | | 堺市消防局 | 消防救急デジタル無線設備更新業務 | 検図 | 山村 | 年月日 | 2025.06 |
| | | | | | 担当係長 | 担当 | 承認 | 牛田 | 年月日 | 2025.06 |
| | | | | | | 図名 | 図番 | | | 24-01 |
| | | | | | | 堺市役所 3階平面図 | 縮尺 | | | |
| | | | | | | 1/300 | | | | |

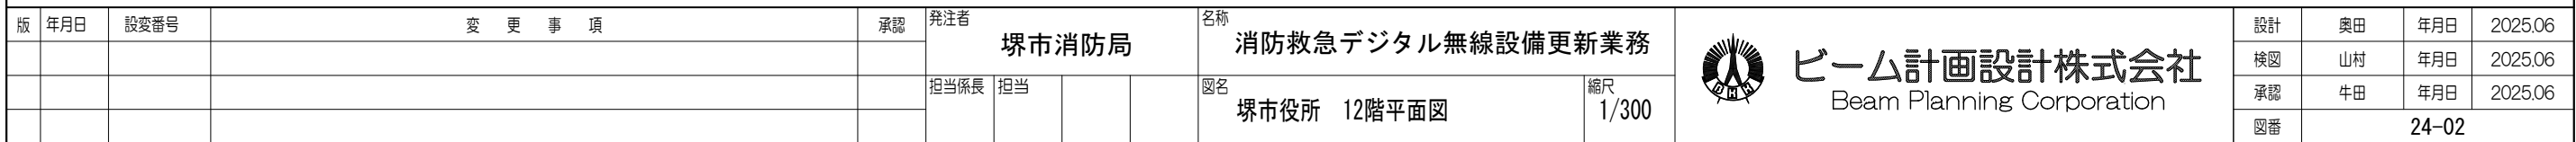



ビーム計画設計株式会社
Beam Planning Corporation

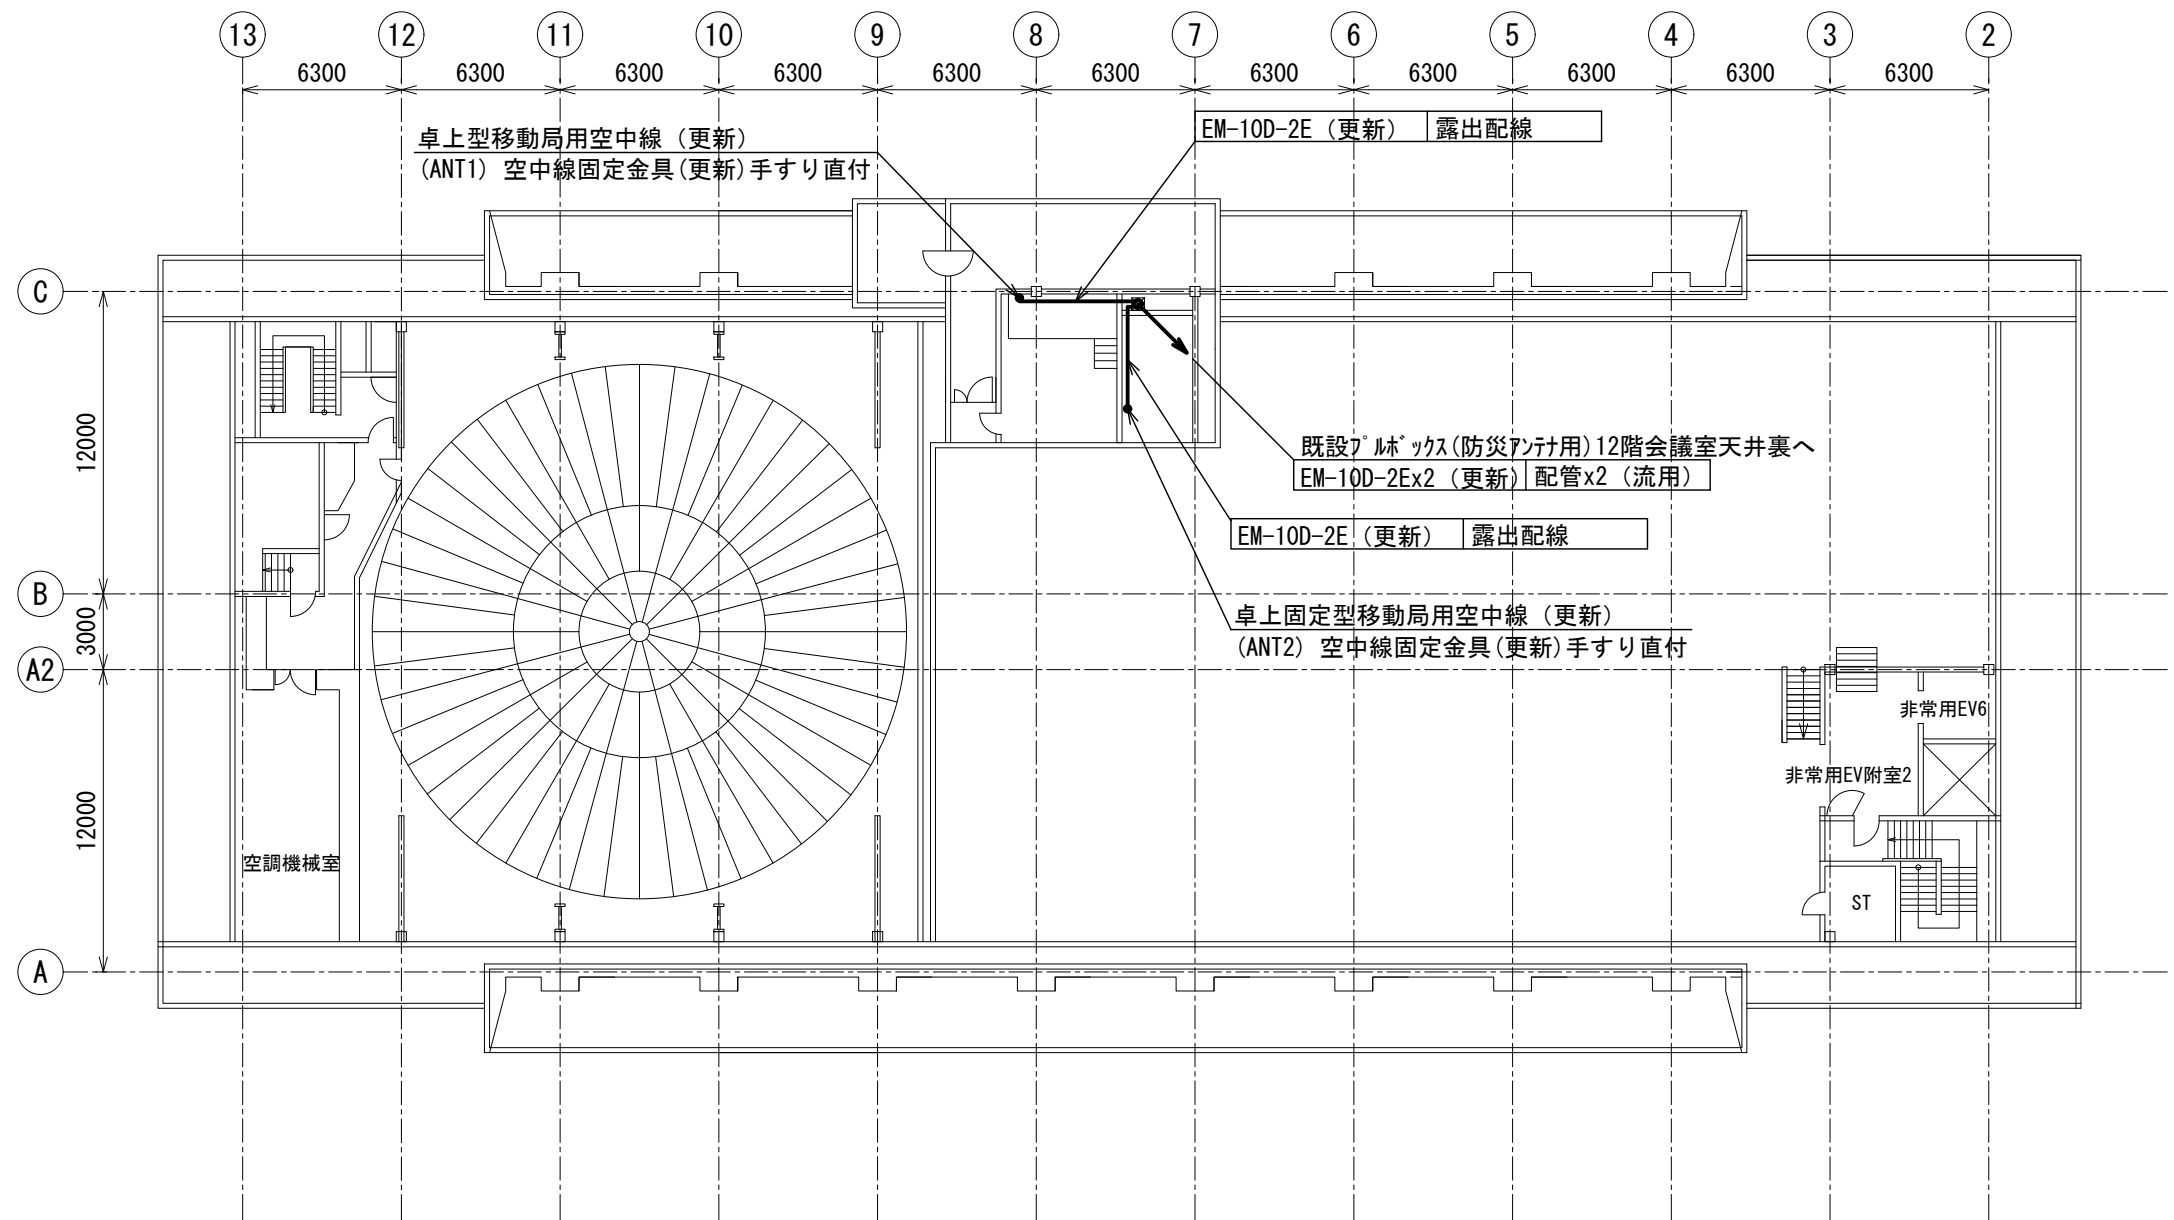



| | | | | | | | | | | | |
|---|-----|------|---------|----|---------|-------------------------|---|----|-------|-----|---------|
| 版 | 年月日 | 設変番号 | 変 更 事 項 | 承認 | 発注者 | 名称 |  ビーム計画設計株式会社 Beam Planning Corporation | 設計 | 奥田 | 年月日 | 2025.06 |
| | | | | | 堺市消防局 | 消防救急デジタル無線設備更新業務 | | 検図 | 山村 | 年月日 | 2025.06 |
| | | | | | 担当係長 担当 | 図名 堺市役所 屋上階平面図 縮尺 1/300 | | 承認 | 牛田 | 年月日 | 2025.06 |
| | | | | | | | | 図番 | 24-03 | | |

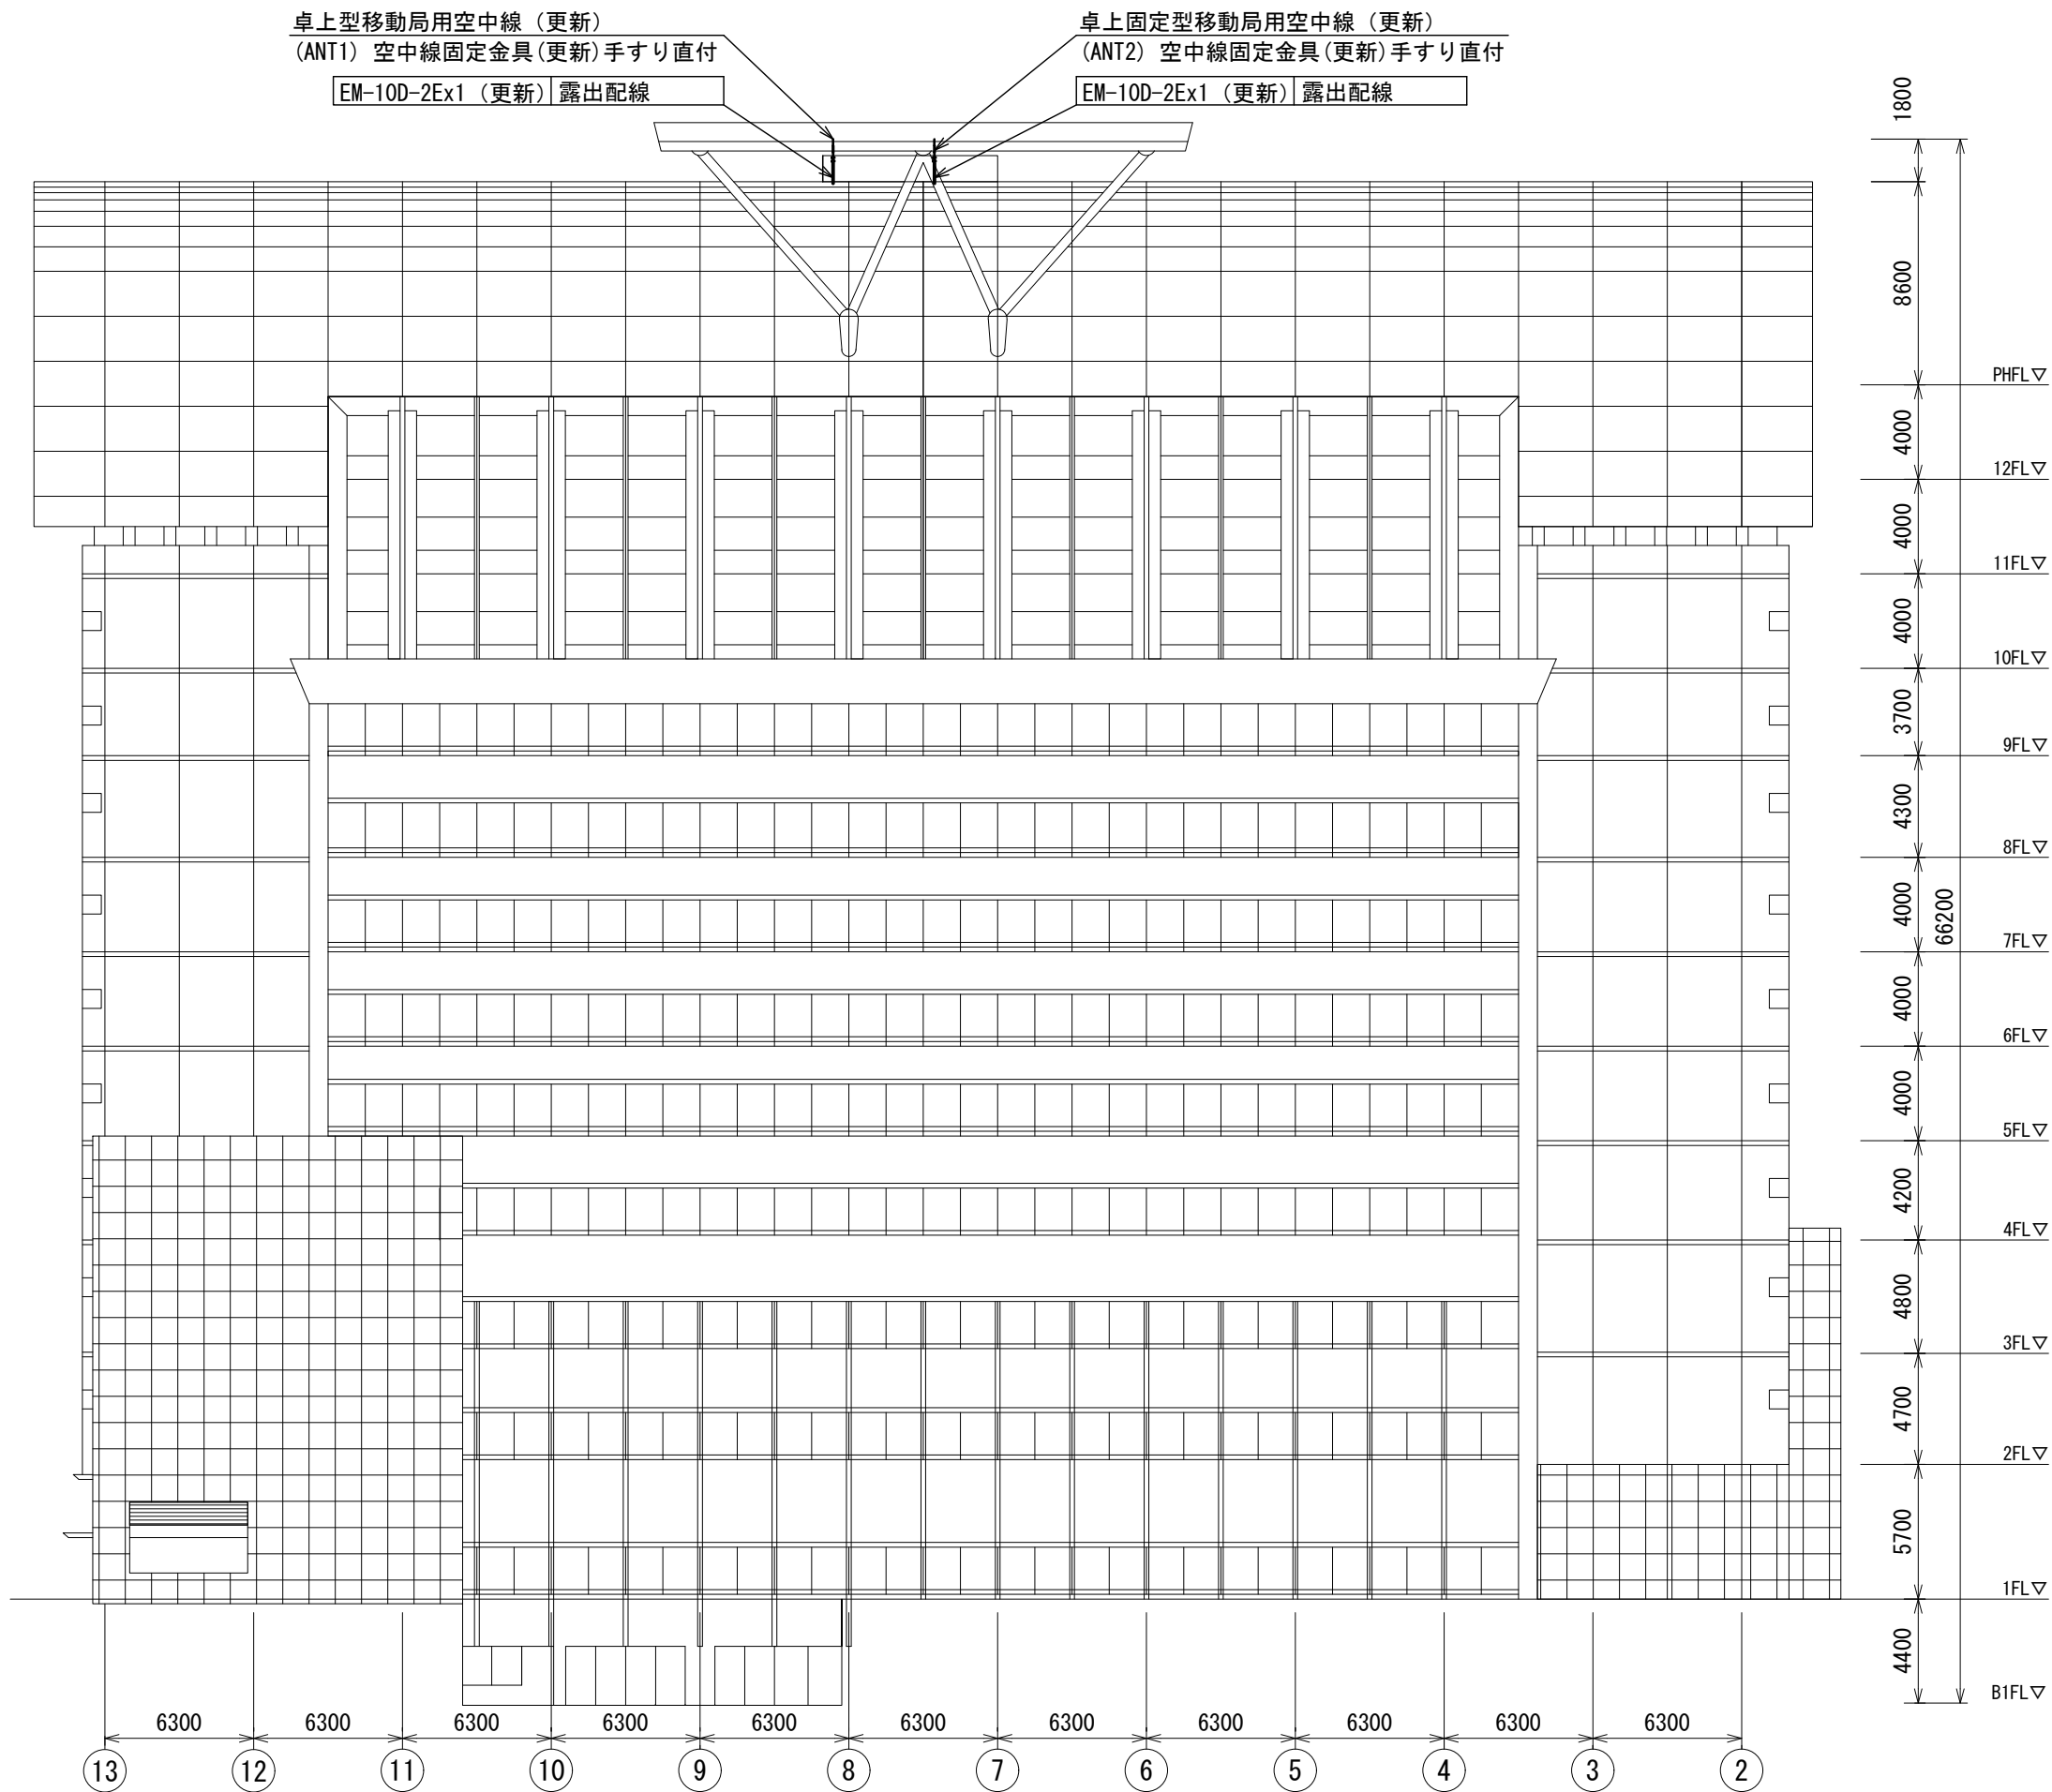

| | | | | | | | | | | | |
|---|-----|------|---------|----|-------|------------------|---|----|-------|-----|---------|
| 版 | 年月日 | 設変番号 | 変 更 事 項 | 承認 | 発注者 | 名称 |  ビーム計画設計株式会社 Beam Planning Corporation | 設計 | 奥田 | 年月日 | 2025.06 |
| | | | | | 堺市消防局 | 消防救急デジタル無線設備更新業務 | | 検図 | 山村 | 年月日 | 2025.06 |
| | | | | | 担当係長 | 担当 | | 承認 | 牛田 | 年月日 | 2025.06 |
| | | | | | | 図名 堺市役所 南側立面図 | | 図番 | 24-04 | | |
| | | | | | | 縮尺 1/300 | | | | | |