
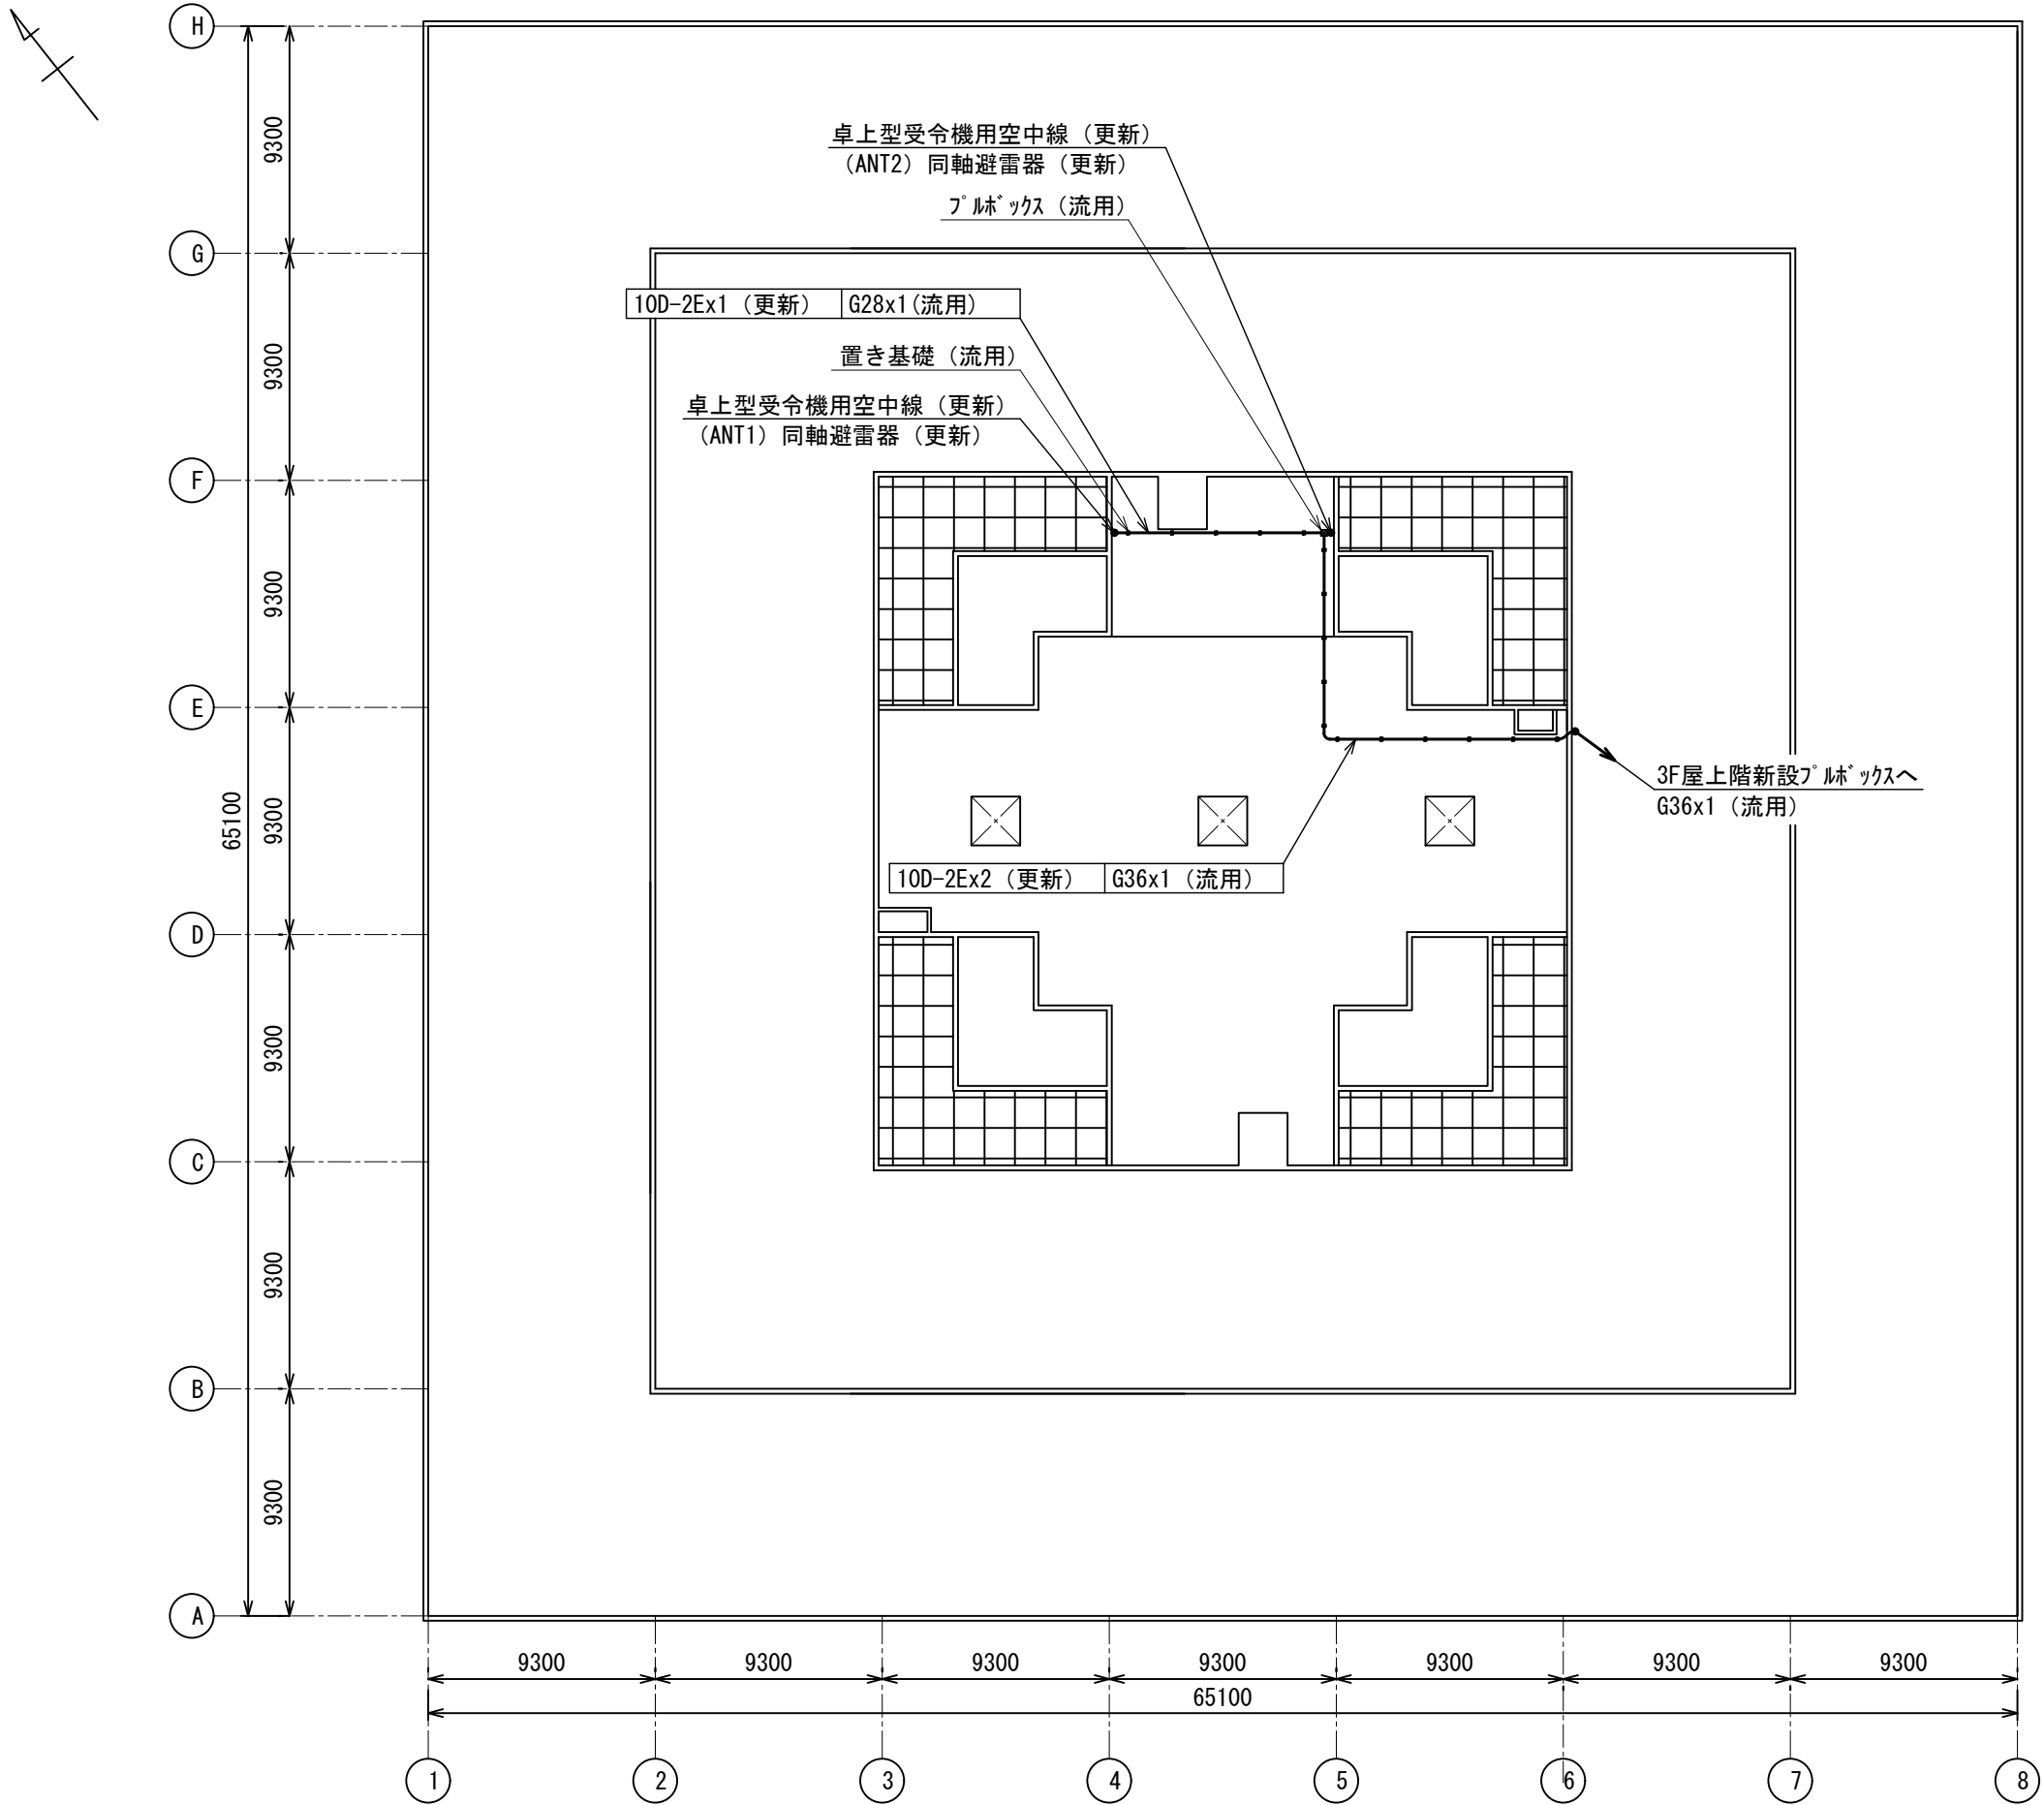

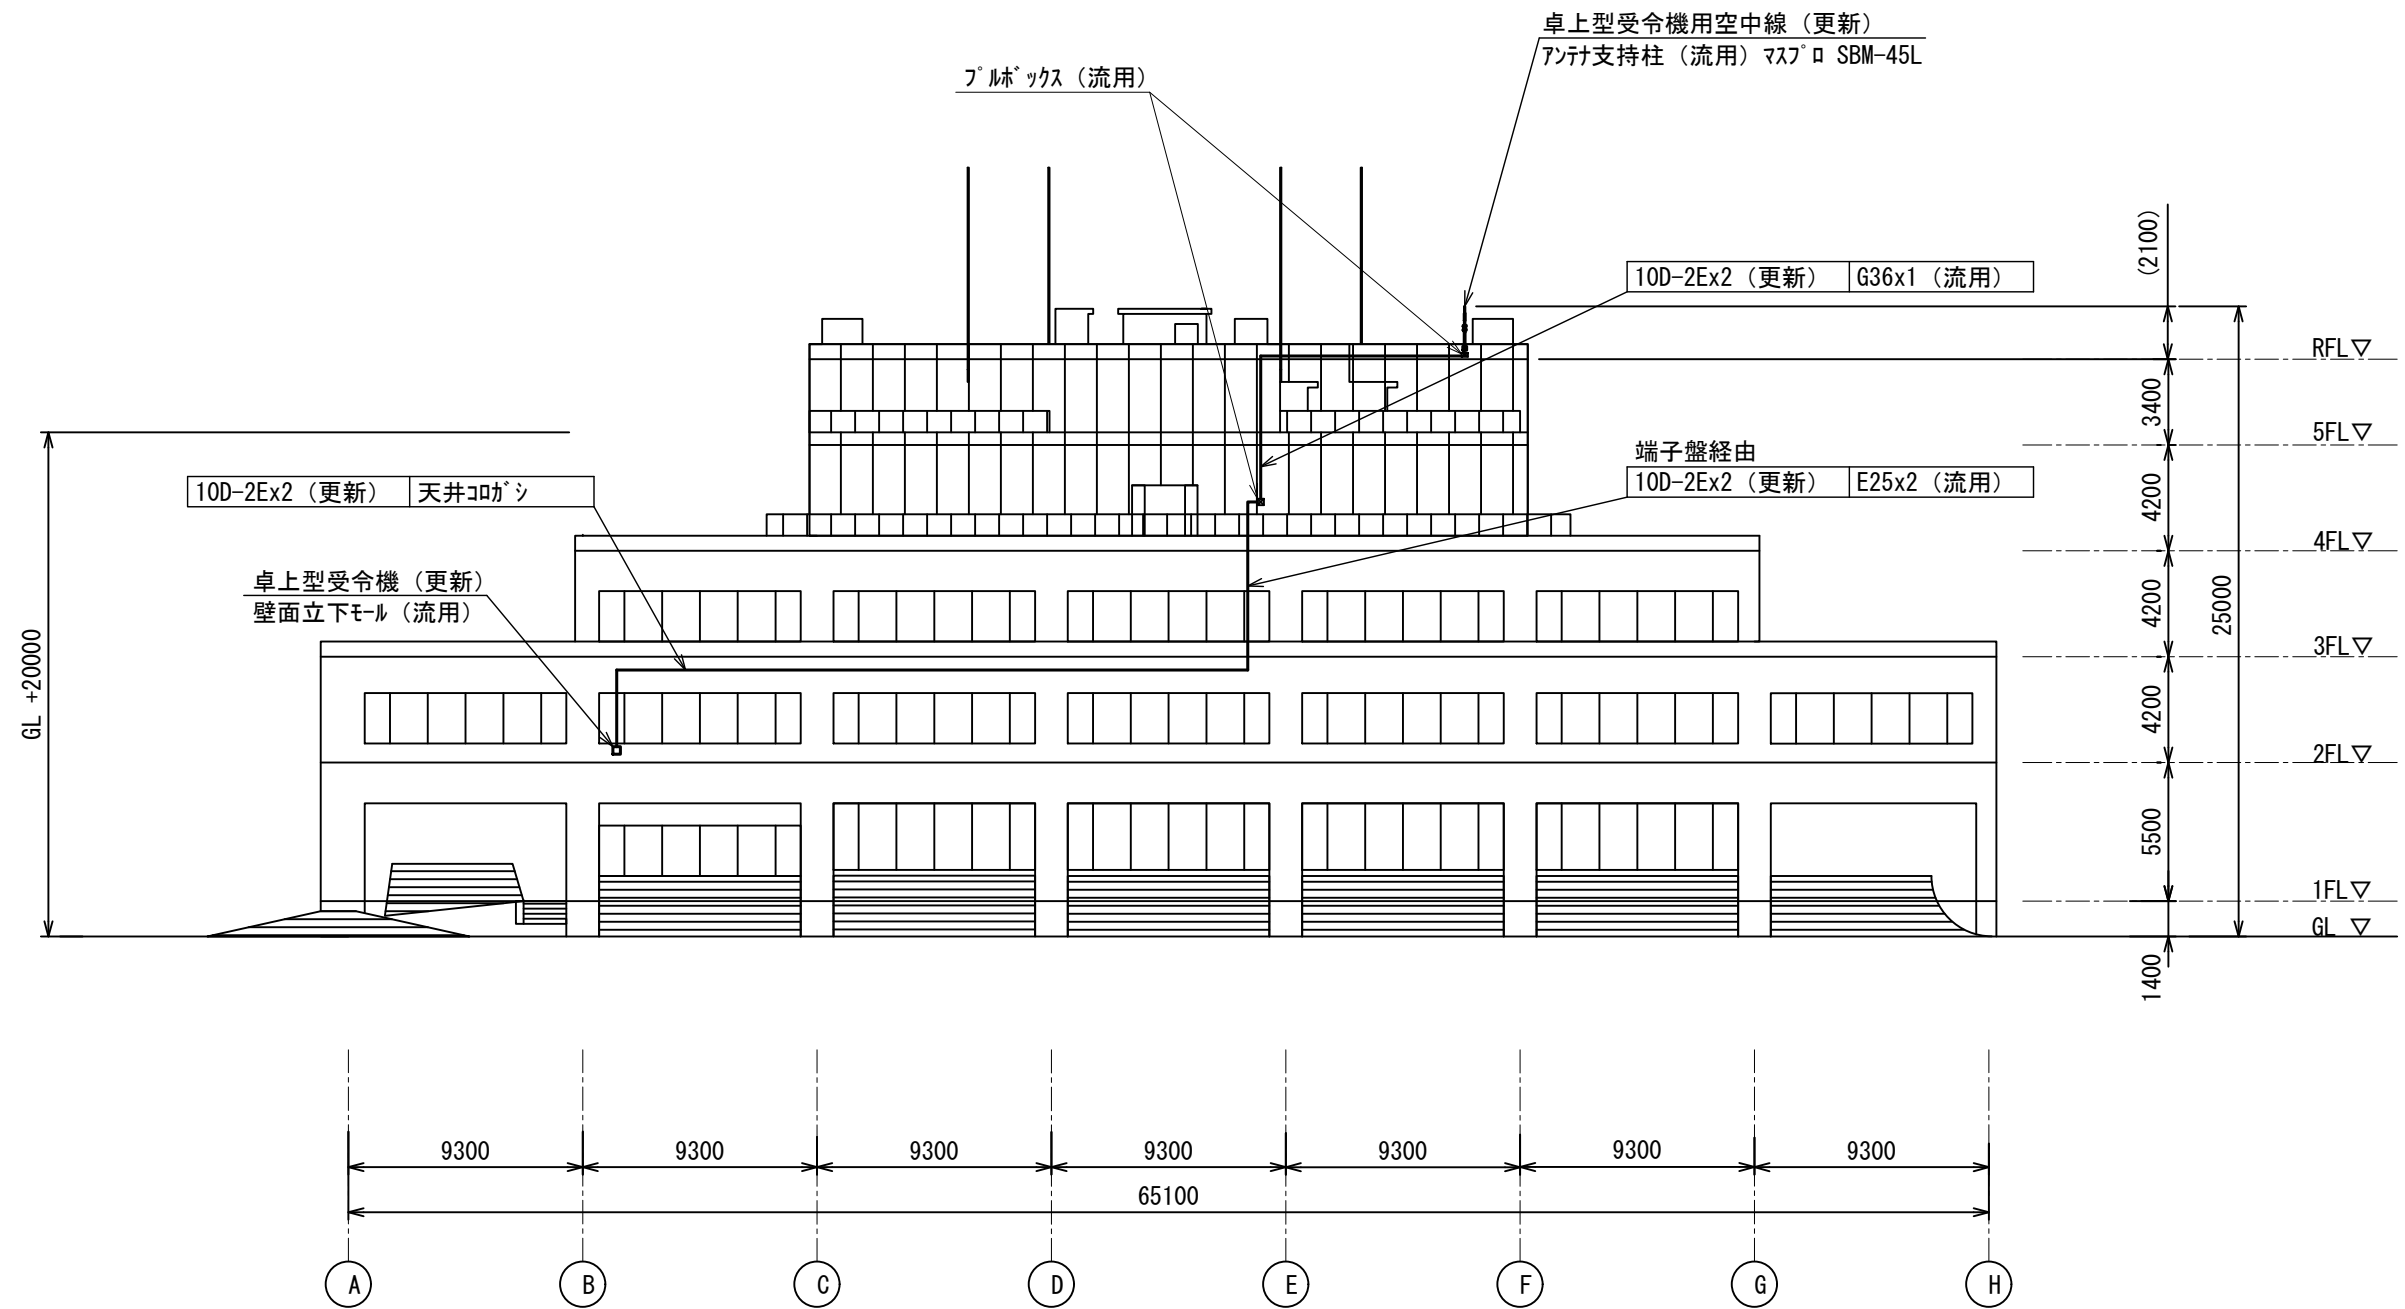


| | | | | | | | | | | | | | | | | |
|---|-----|------|---------|----|--------------|----|--|--|------------------------|--|--------------------------------------------------------------------------------------------------------------------------------------------|-------------|----|-------|---------|---------|
| 版 | 年月日 | 設変番号 | 変 更 事 項 | 承認 | 発注者 堺市消防局 | | | | 名称 消防救急デジタル無線設備更新業務 | |  <div>ビーム計画設計株式会社 Beam Planning Corporation</div> | 設計 | 奥田 | 年月日 | 2025.06 | |
| | | | | | | | | | | | | 検図 | 山村 | 年月日 | 2025.06 | |
| | | | | | 担当係長 | 担当 | | | 図名 高石市役所 4階平面図 | | | 縮尺 1/300 | 承認 | 牛田 | 年月日 | 2025.06 |
| | | | | | | | | | | | | | 図番 | 25-02 | | |



| | | | | | | | | | | | |
|---|-----|------|---------|----|-------|--------------------------|---------------------------------------------------------------------------------------------------------------------------------------|----|-------|-----|---------|
| 版 | 年月日 | 設変番号 | 変 更 事 項 | 承認 | 発注者 | 名称 |  ビーム計画設計株式会社 Beam Planning Corporation | 設計 | 奥田 | 年月日 | 2025.06 |
| | | | | | 堺市消防局 | 消防救急デジタル無線設備更新業務 | | 検図 | 山村 | 年月日 | 2025.06 |
| | | | | | | 担当係長 担当 | | 承認 | 牛田 | 年月日 | 2025.06 |
| | | | | | | 図名 高石市役所 PH階平面図 縮尺 1/300 | | 図番 | 25-03 | | |



| | | | | | | | | | | | | |
|---|-----|------|---------|----|-------|------------------|-------------|-------|----|----|-------|---------|
| 版 | 年月日 | 設変番号 | 変 更 事 項 | 承認 | 発注者 | 名称 | 図名 | 縮尺 | 設計 | 奥田 | 年月日 | 2025.06 |
| | | | | | 堺市消防局 | 消防救急デジタル無線設備更新業務 | 高石市役所 東側立面図 | 1/300 | 検図 | 山村 | 年月日 | 2025.06 |
| | | | | | 担当係長 | 担当 | | | 承認 | 牛田 | 年月日 | 2025.06 |
| | | | | | | | | | 図番 | | 25-04 | |