
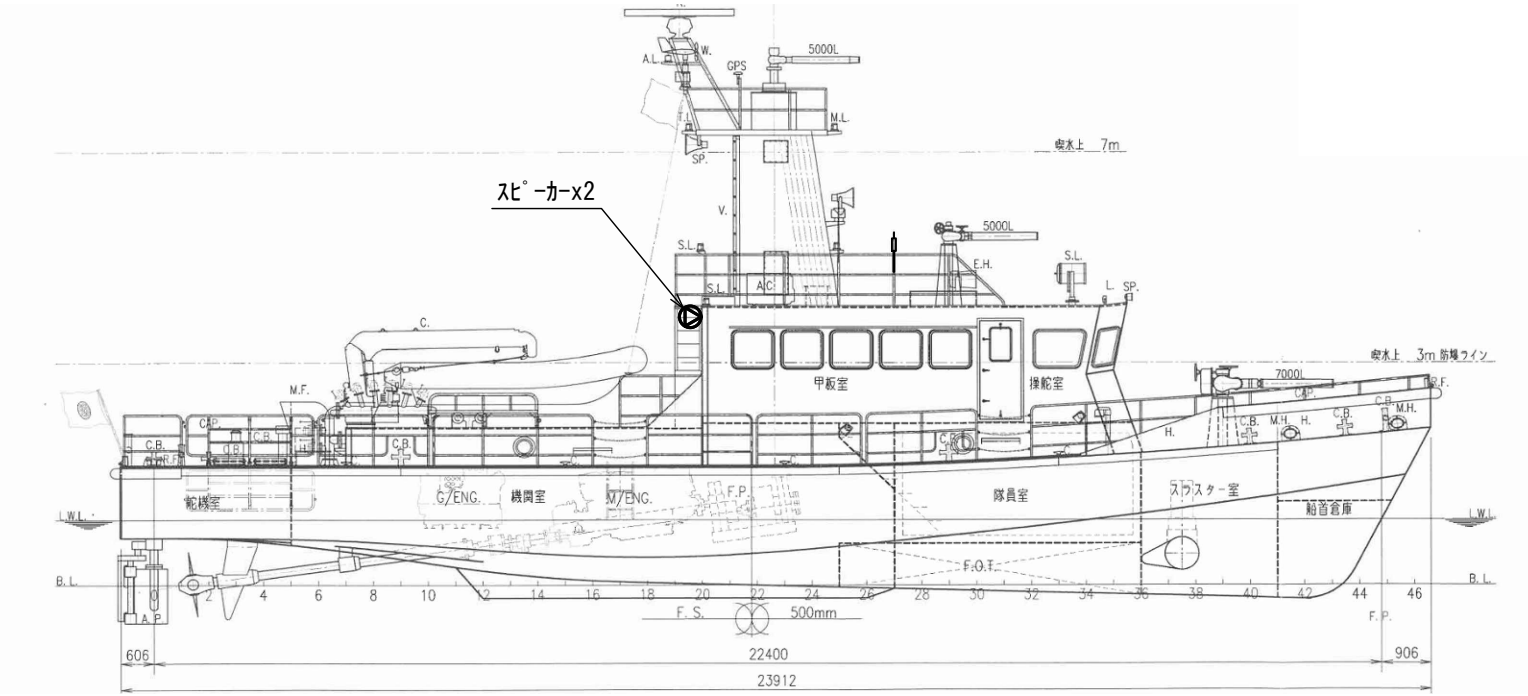
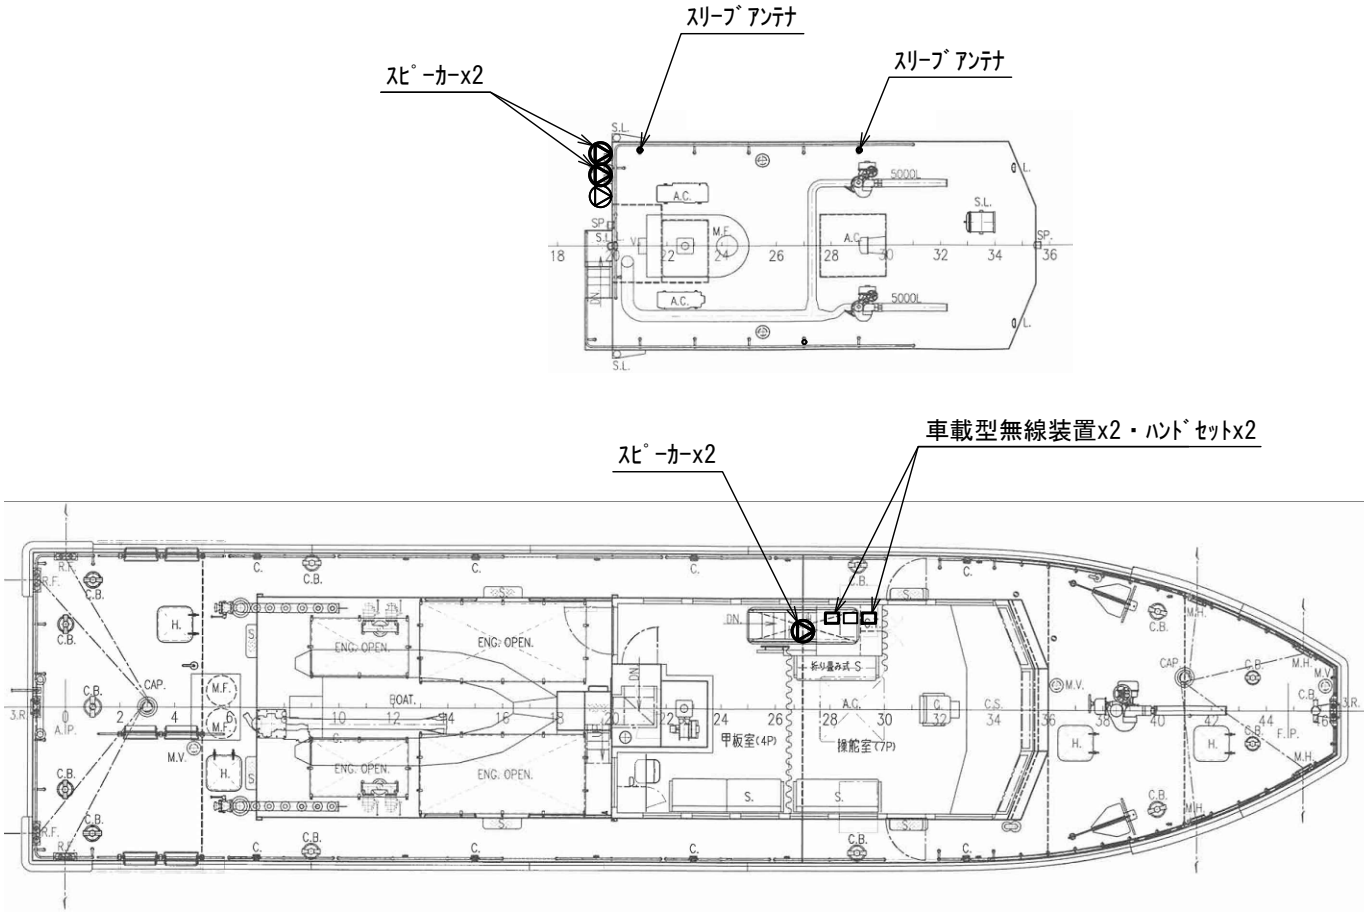



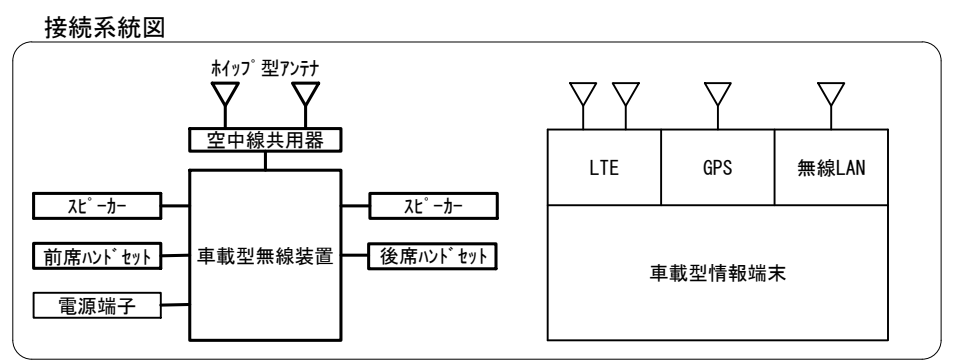
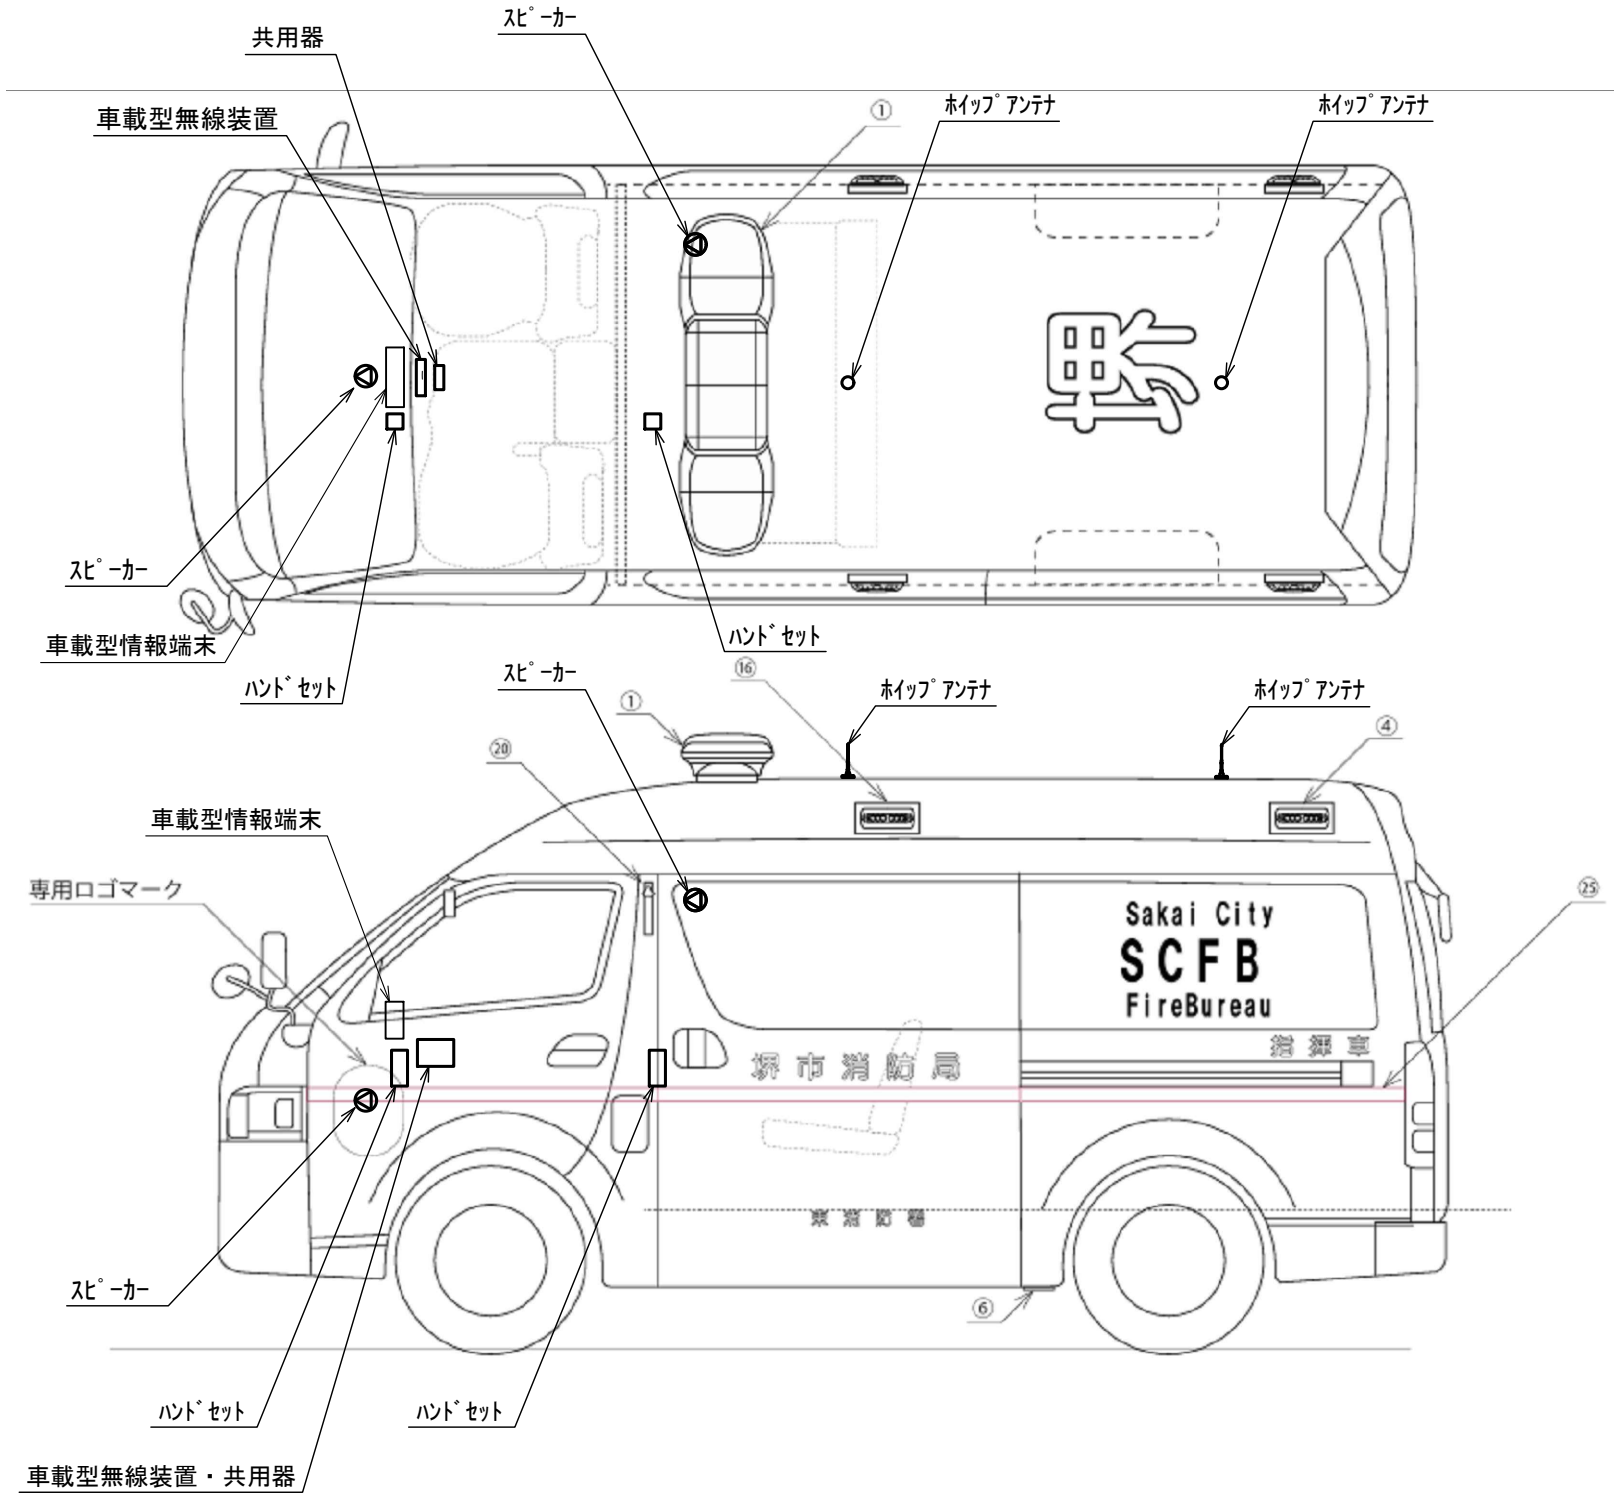
※参考図につき詳細は別途協議とする

版	年月日	設変番号	変 更 事 項				承認	発注者	名称	<div><div></div><div>ビーム計画設計株式会社 Beam Planning Corporation</div></div>	設計	奥田	年月日	2025.06
								堺市消防局	消防救急デジタル無線設備更新業務		検図	山村	年月日	2025.06
								担当係長 担当	図名		承認	牛田	年月日	2025.06
									車両取付参考図（救急車）		図番	27-01		
										縮尺				
										1/40				




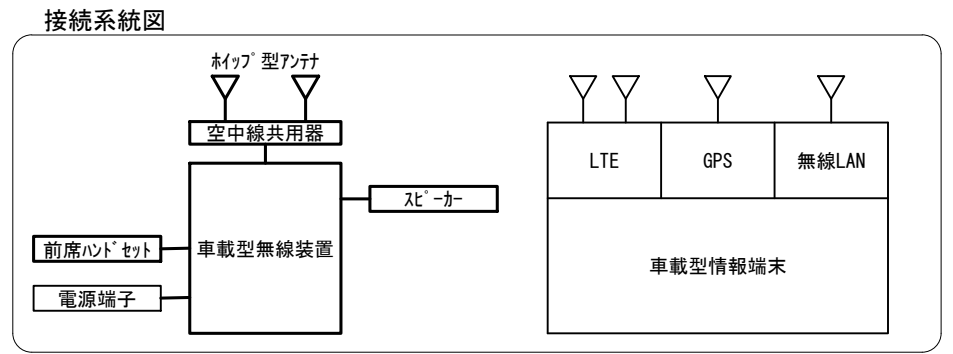
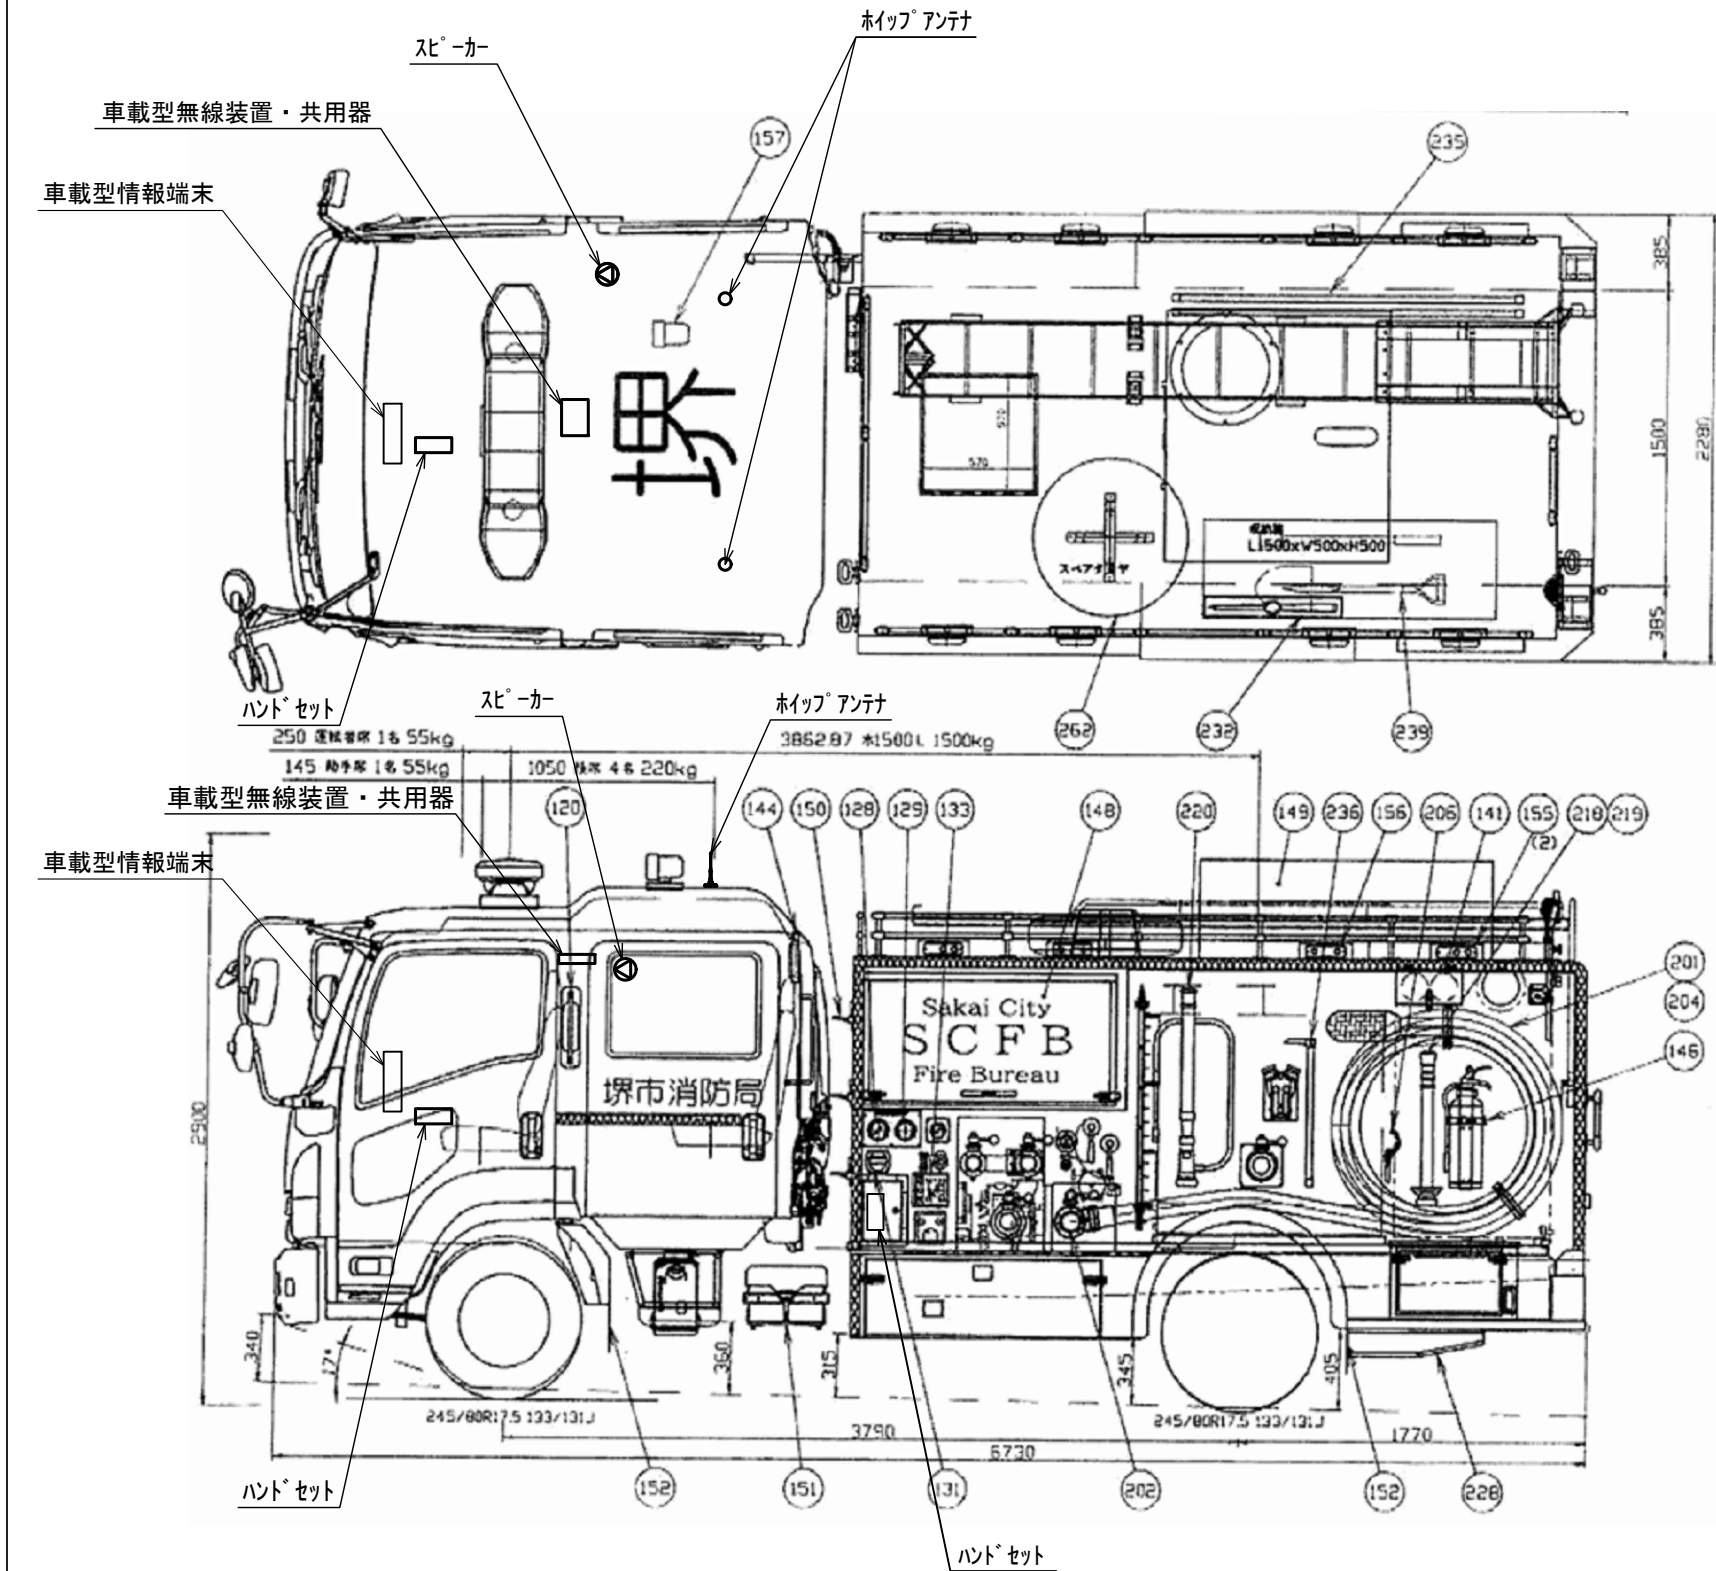
※配線は流用とする
※参考図につき詳細は別途協議とする

版	年月日	設変番号	変 更 事 項				承認	発注者 堺市消防局				名称 消防救急デジタル無線設備更新業務		 ビーム計画設計株式会社 Beam Planning Corporation	設計	奥田	年月日	2025.06
															検図	山村	年月日	2025.06
								担当係長	担当			図名	縮尺		承認	牛田	年月日	2025.06
												車両取付参考図（消防艇）	NTS		図番	27-02		




※参考図につき詳細は別途協議とする

版	年月日	設変番号	変 更 事 項				承認	発注者 堺市消防局				名称 消防救急デジタル無線設備更新業務				<div> ビーム計画設計株式会社 Beam Planning Corporation</div>	設計	奥田	年月日	2025.06
																	検図	山村	年月日	2025.06
								担当係長 担当				図名 車両取付参考図（指揮車）		縮尺 NTS			承認	牛田	年月日	2025.06
																	図番	27-03		



※参考図につき詳細は別途協議とする

版	年月日	設変番号	変更事項				承認	発注者	名称				
								堺市消防局	消防救急デジタル無線設備更新業務				
								担当係長	担当				
									図名	縮尺			
									車両取付参考図 (タンク車)	NTS			



ビーム計画設計株式会社
Beam Planning Corporation

設計	奥田	年月日	2025.06
検図	山村	年月日	2025.06
承認	牛田	年月日	2025.06
図番	27-04		