


既存撤去工作物一覧表

U型バリカー	7カ所
電灯	5カ所
メッシュフェンス	124.05m
フェンス基礎	68カ所
発券機基礎	2カ所
縁石	54.56m
ポール型コーン	2カ所
反射ポール	5カ所
車止め①	98カ所
車止め②	4カ所
U字側溝 (グレーソク 蓋含む)	111.72m
I型バリカー①	3カ所
I型バリカー②	1カ所
精算機基礎	1カ所
雨水会所	1カ所
埋設排水配管	15.00m
埋設電気配管 (配線含む)	392.46m
架空配線	24.65m
アスファルト舗装 (t=50)	4604.63m ²

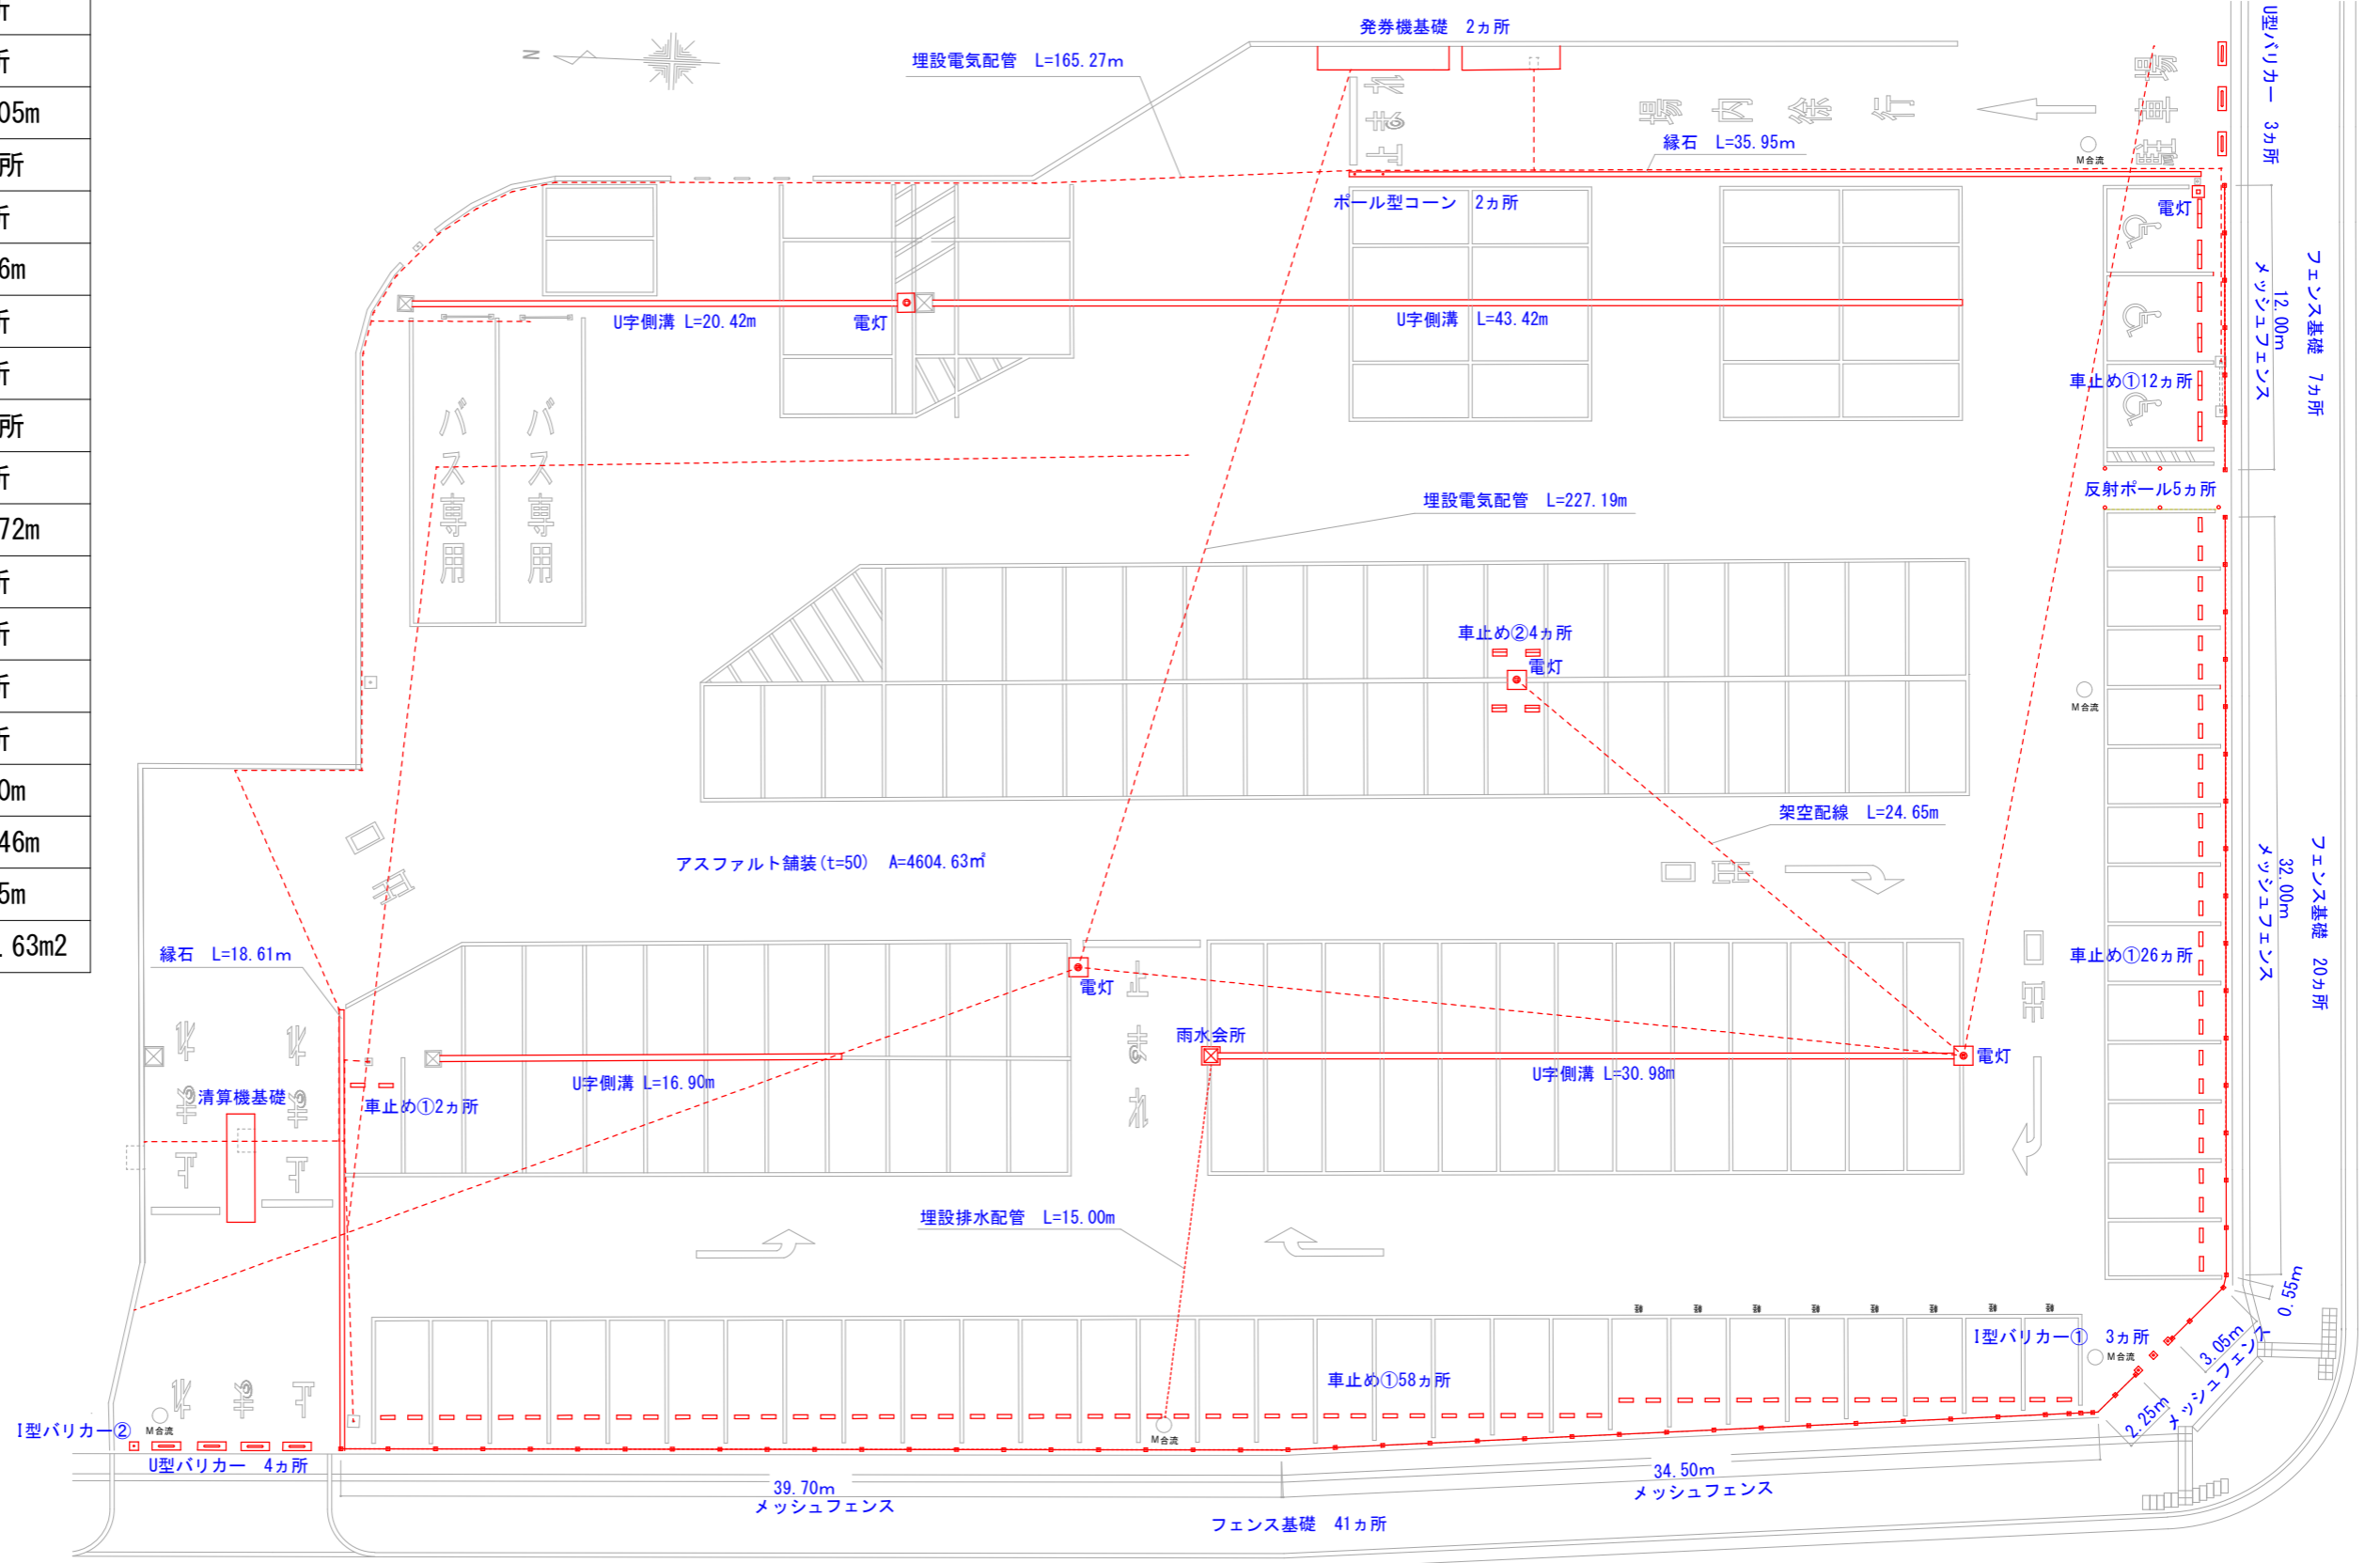

図面名称	既存撤去工作物想定図	縮尺	S=1/300
調査年月日	令和3年		